
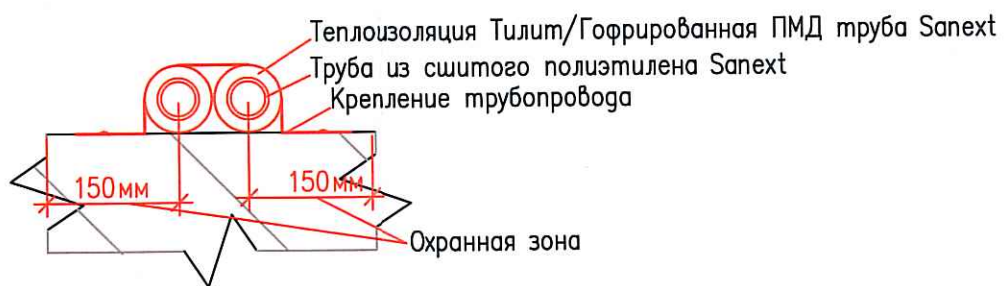


Исполнительная схема №29. Водоснабжение.

План 2 этажа.

Секция 3.

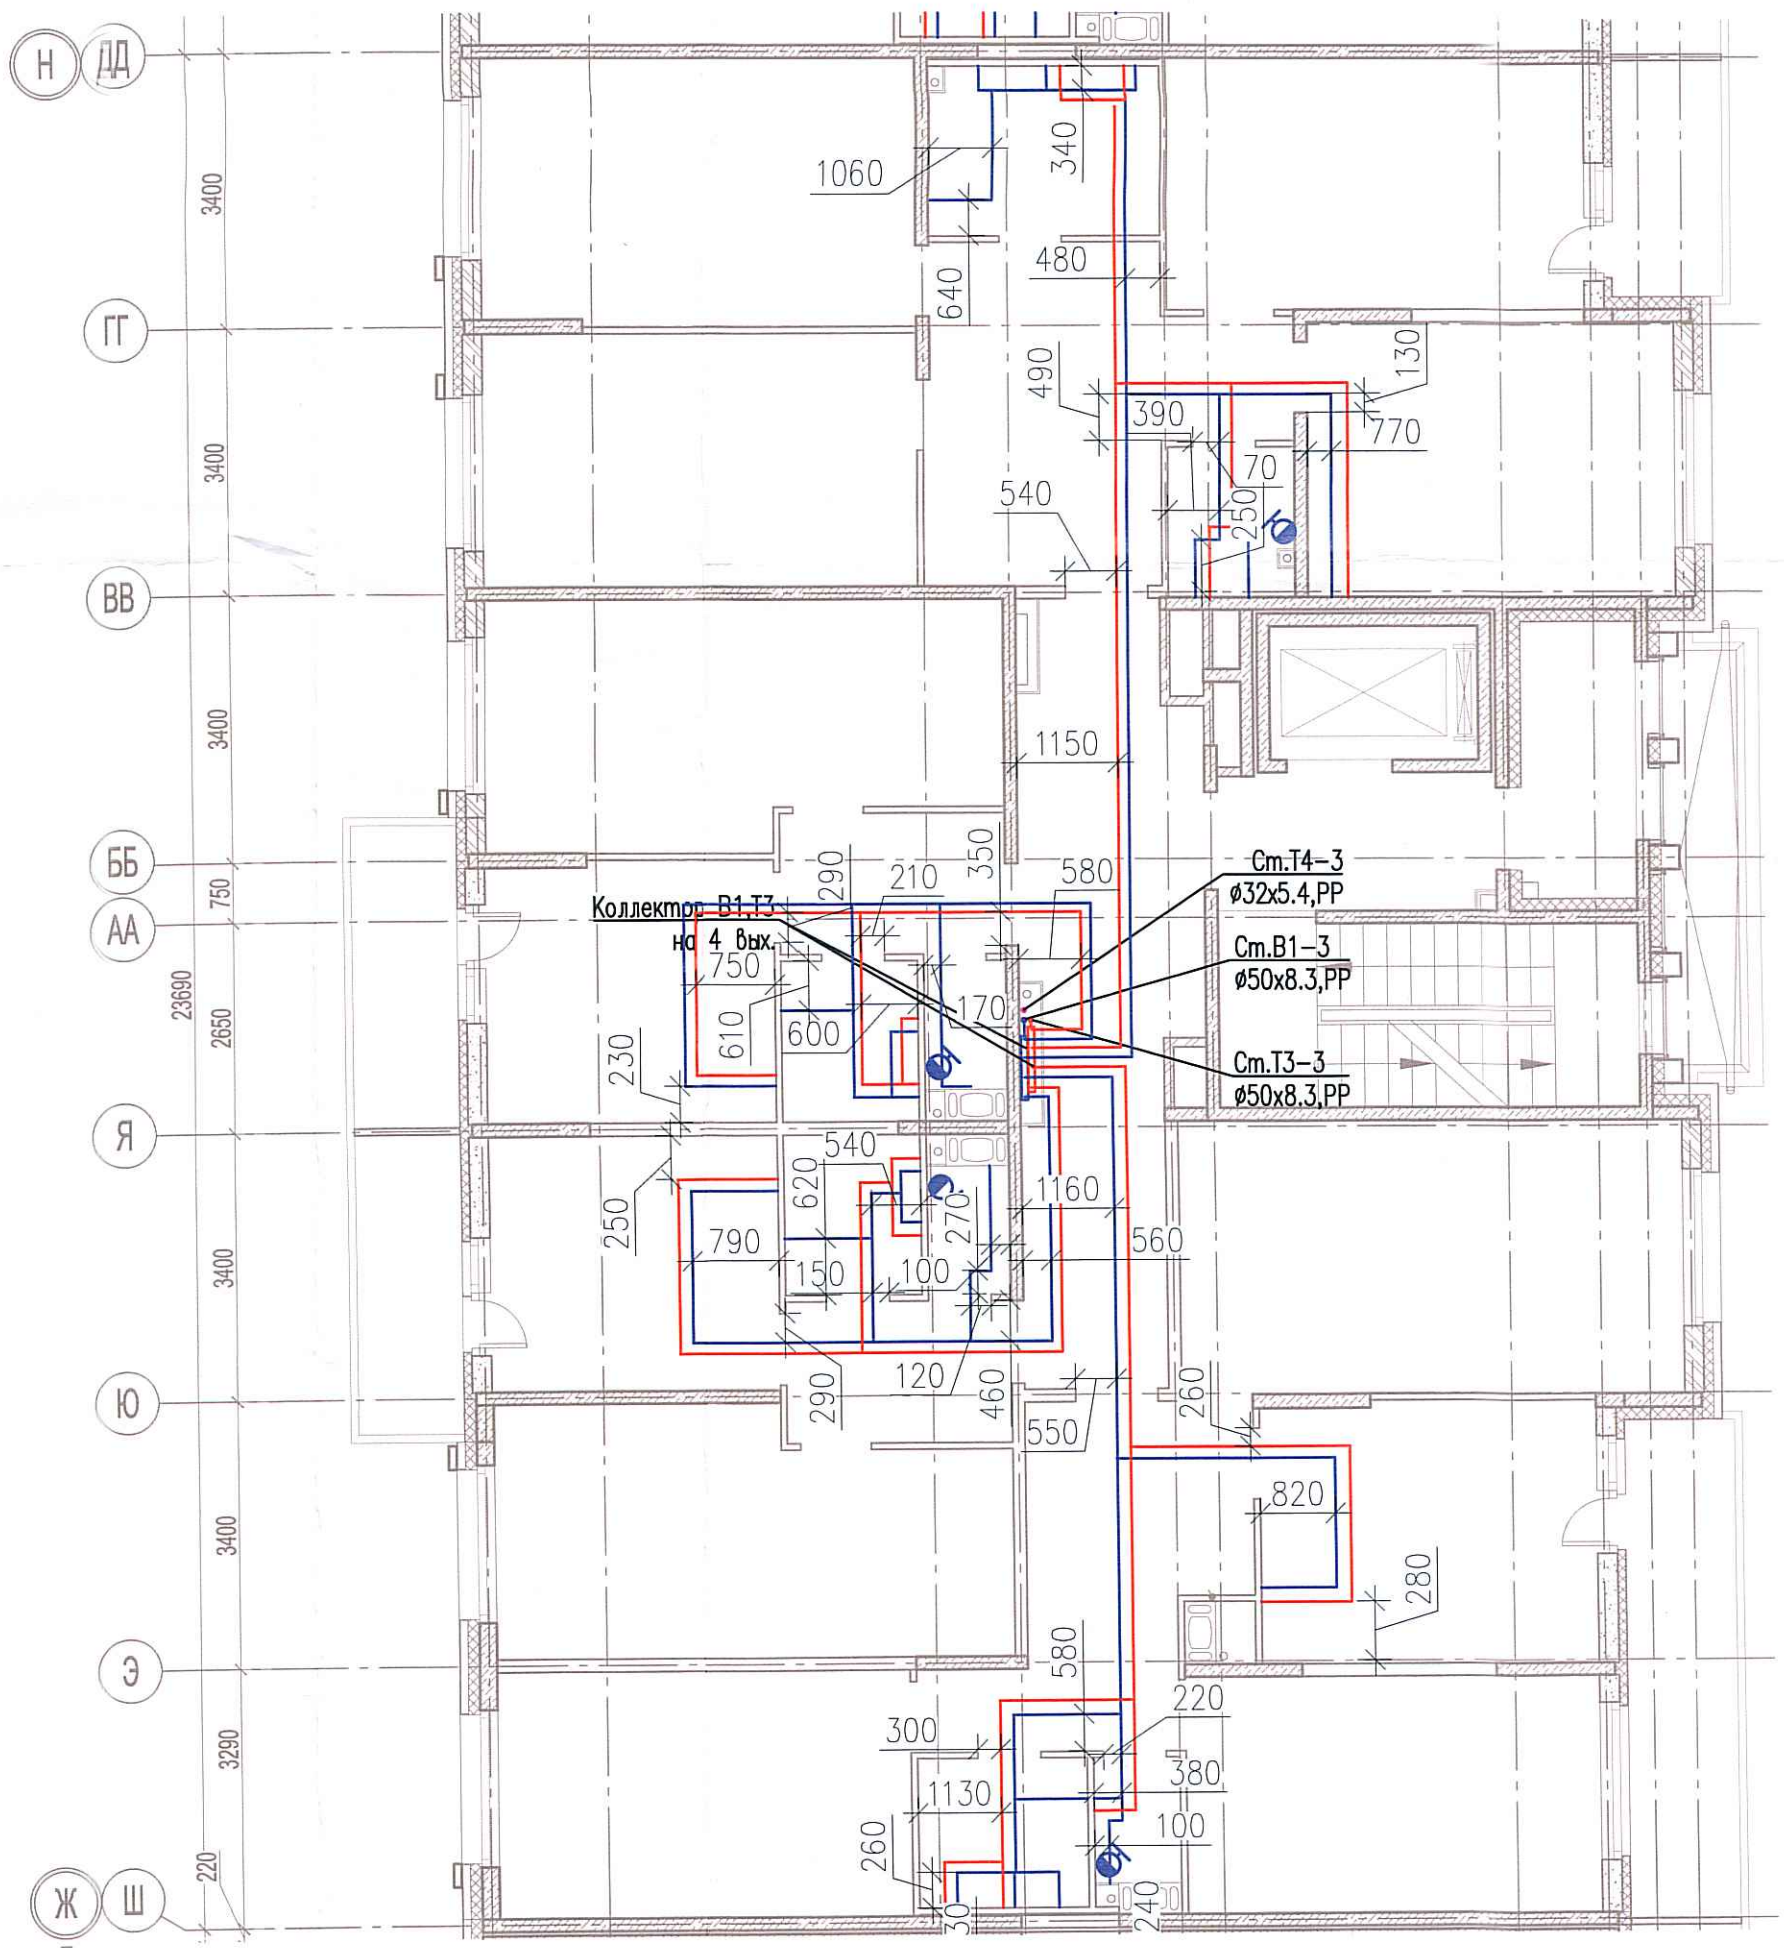

Согласовано

Взам. ил.

Подпись и дата

Инв. № подл.

						03-2017-БС66-4-ВК			
						Многоэтажная жилая застройка (жилой комплекс со встроенными помещениями, подземными автостоянками) по адресу: г. Санкт-Петербург, Большой Сампсониевский проспект (кад. номер участка 78:36:0005016:1309)			
Изм.	Кол. уч.	Лист	№ док.	Подп.	Дата	Корпус 4	Стадия	Лист	Листов
Разраб.				Бабаев Р.И.			ИД	596	
						Исполнительная схема №29. Водоснабжение. План 2 этажа. Секция 3.		000 "ПСК"	

Формат А3