
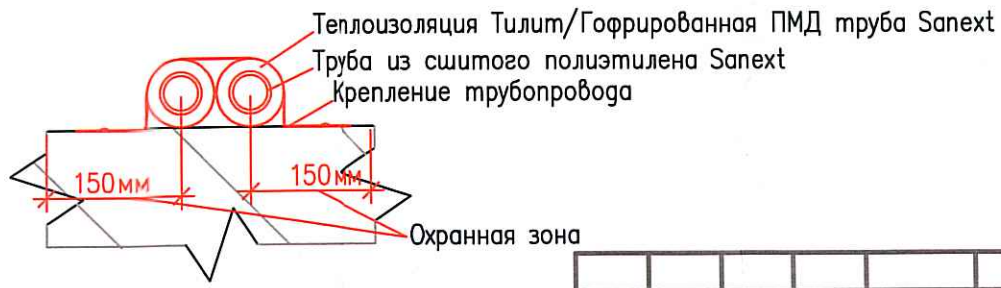


# Исполнительная схема №32. Водоснабжение.

## План 5 этажа.

### Секция 3.

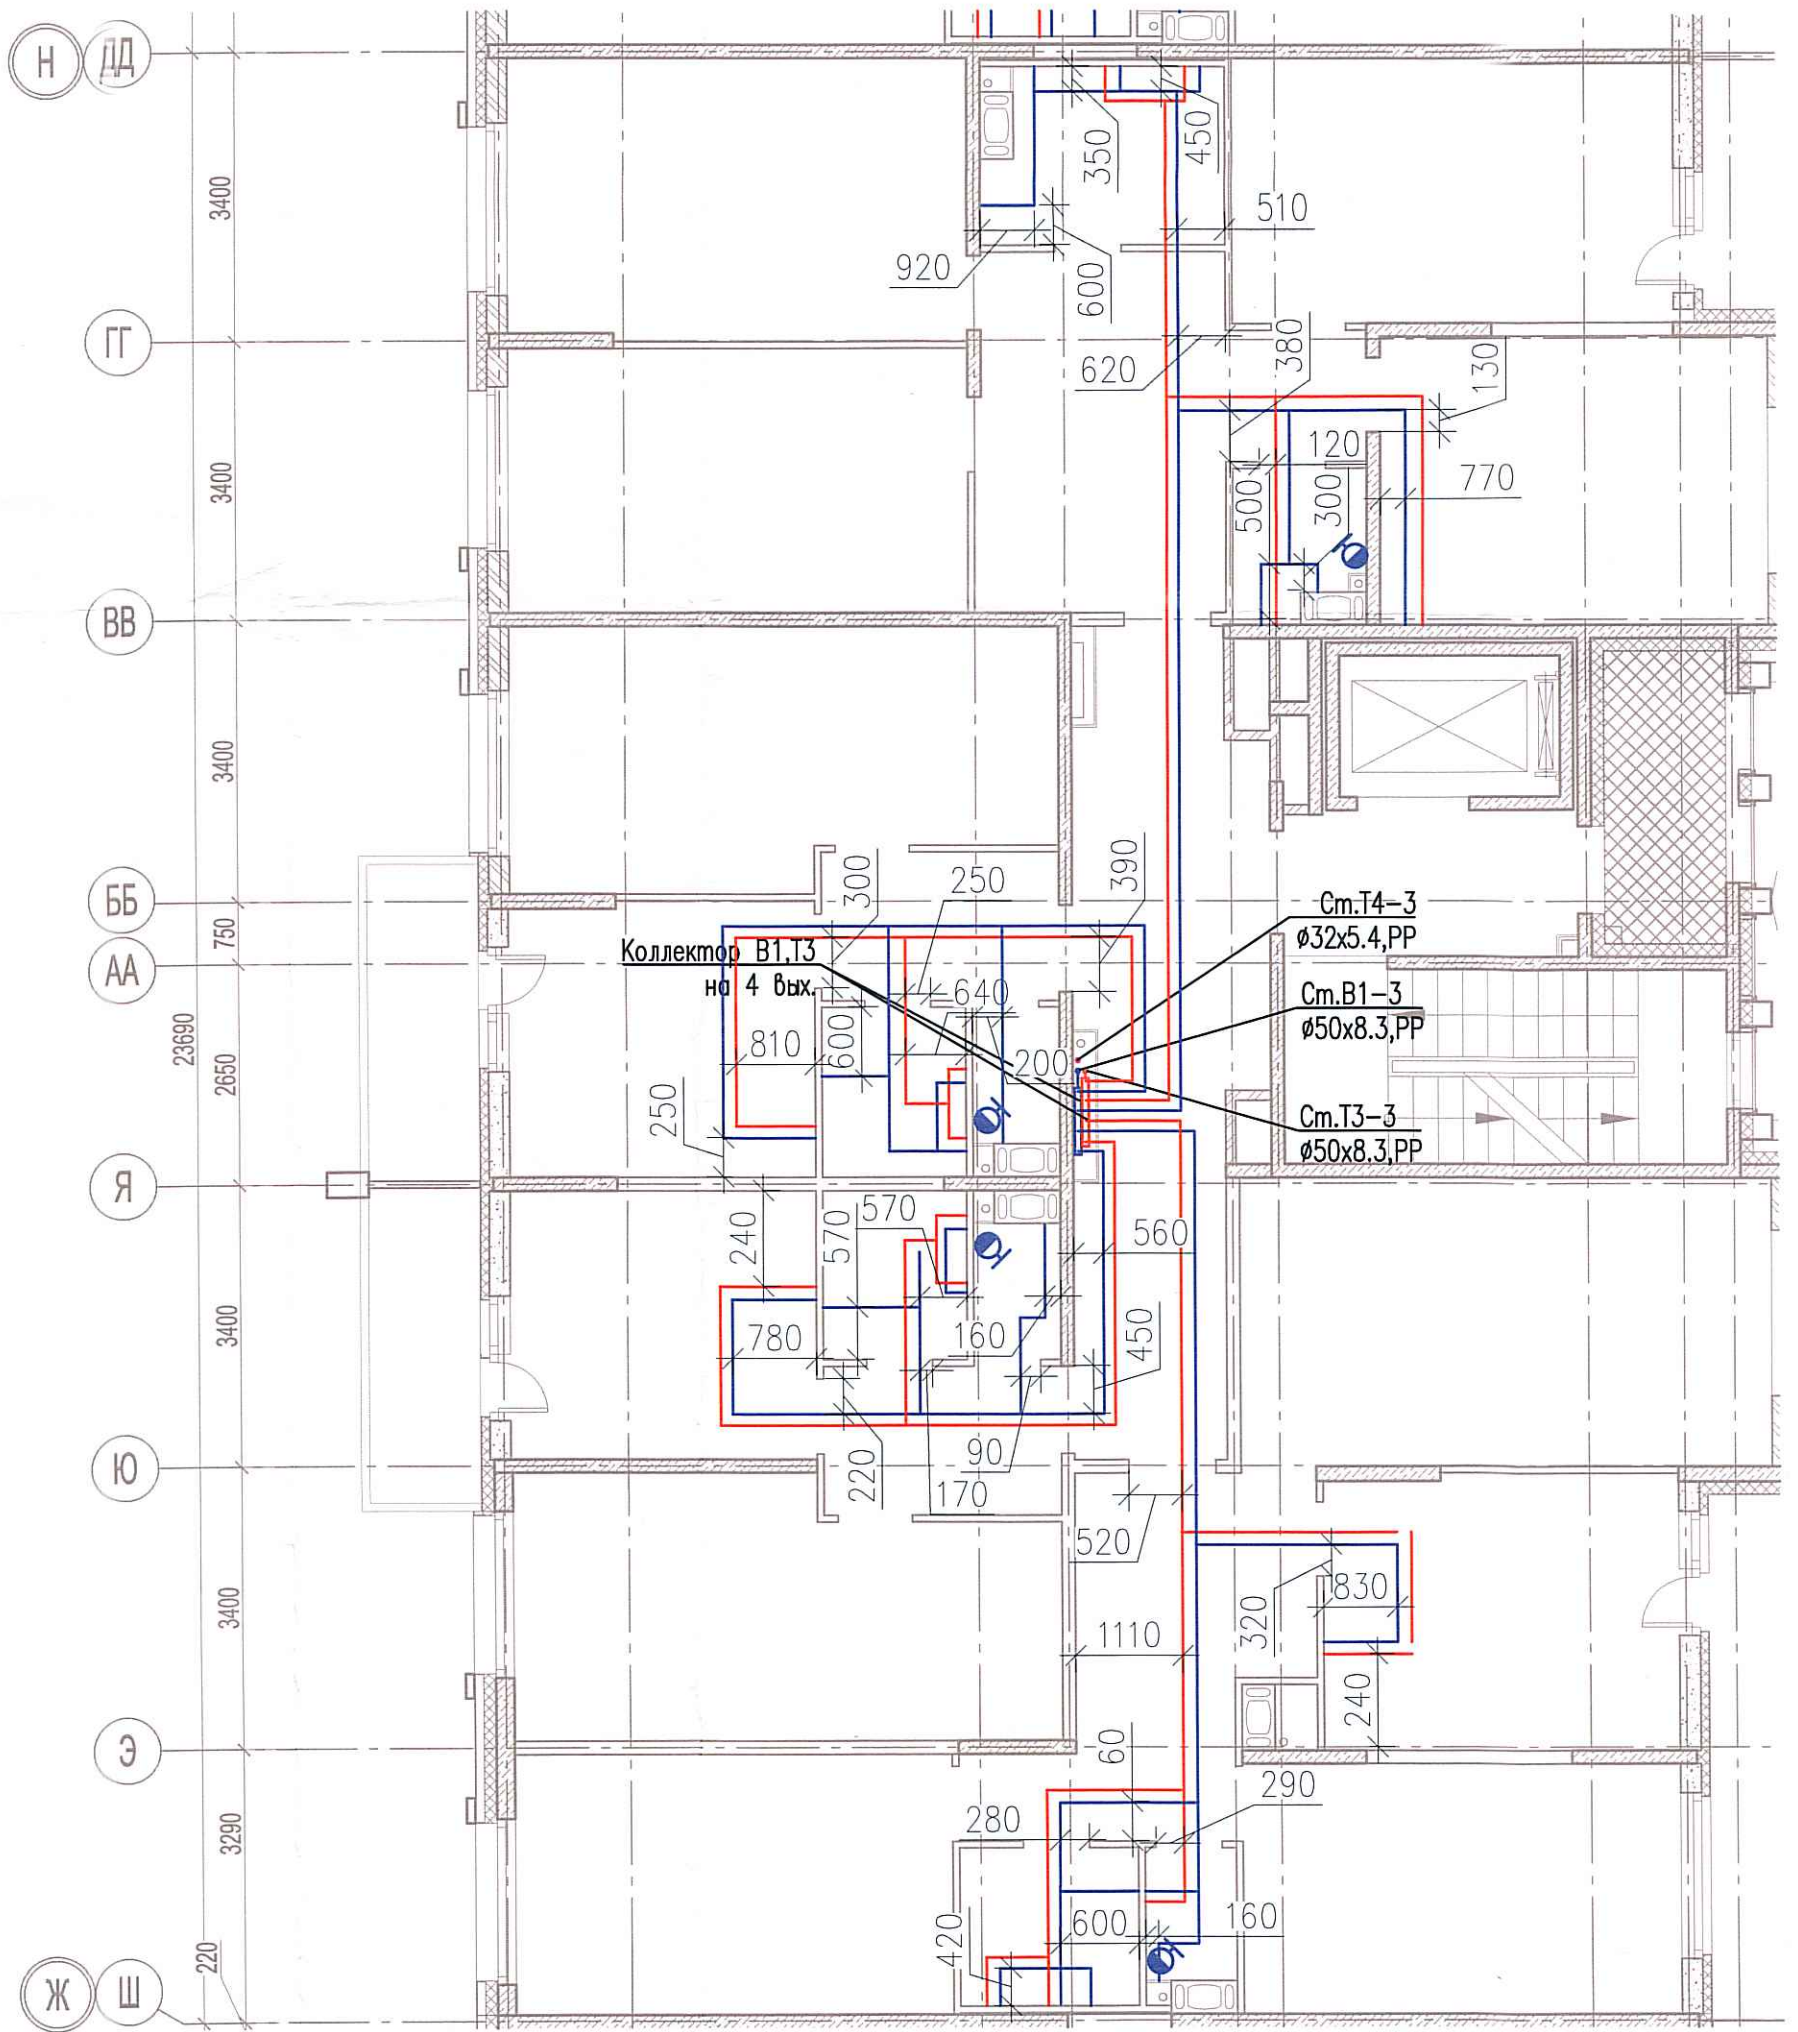

Согласовано	
Изм. № подл.	
Подпись и дата	
Взам. инв. №	

03-2017-БС66-4-ВК					
Многоэтажная жилая застройка (жилой комплекс со встроенными помещениями, подземными автостоянками) по адресу: г. Санкт-Петербург, Большой Сампсониевский проспект (кад. номер участка 78:36:0005016:1309)					
Изм.	Кол. уч.	Лист	№ док.	Подп.	Дата
Разраб.	Бабаяев Р.И.				
Корпус 4				Стадия	Лист
Исполнительная схема №32. Водоснабжение. План 5 этажа. Секция 3.				ИД	599
				000 "ПСК"	