
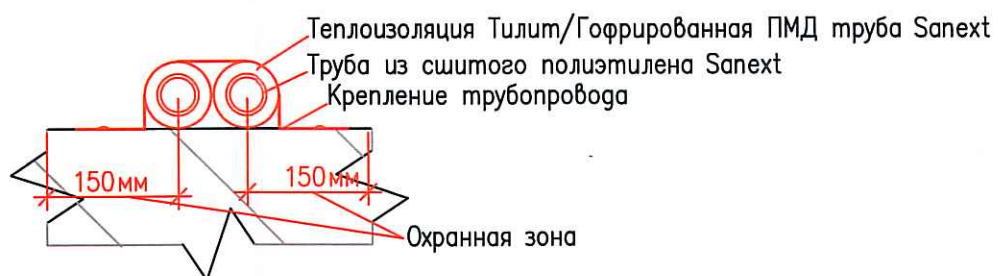


Исполнительная схема №39. Водоснабжение.
План 4 этажа.
Секция 4.

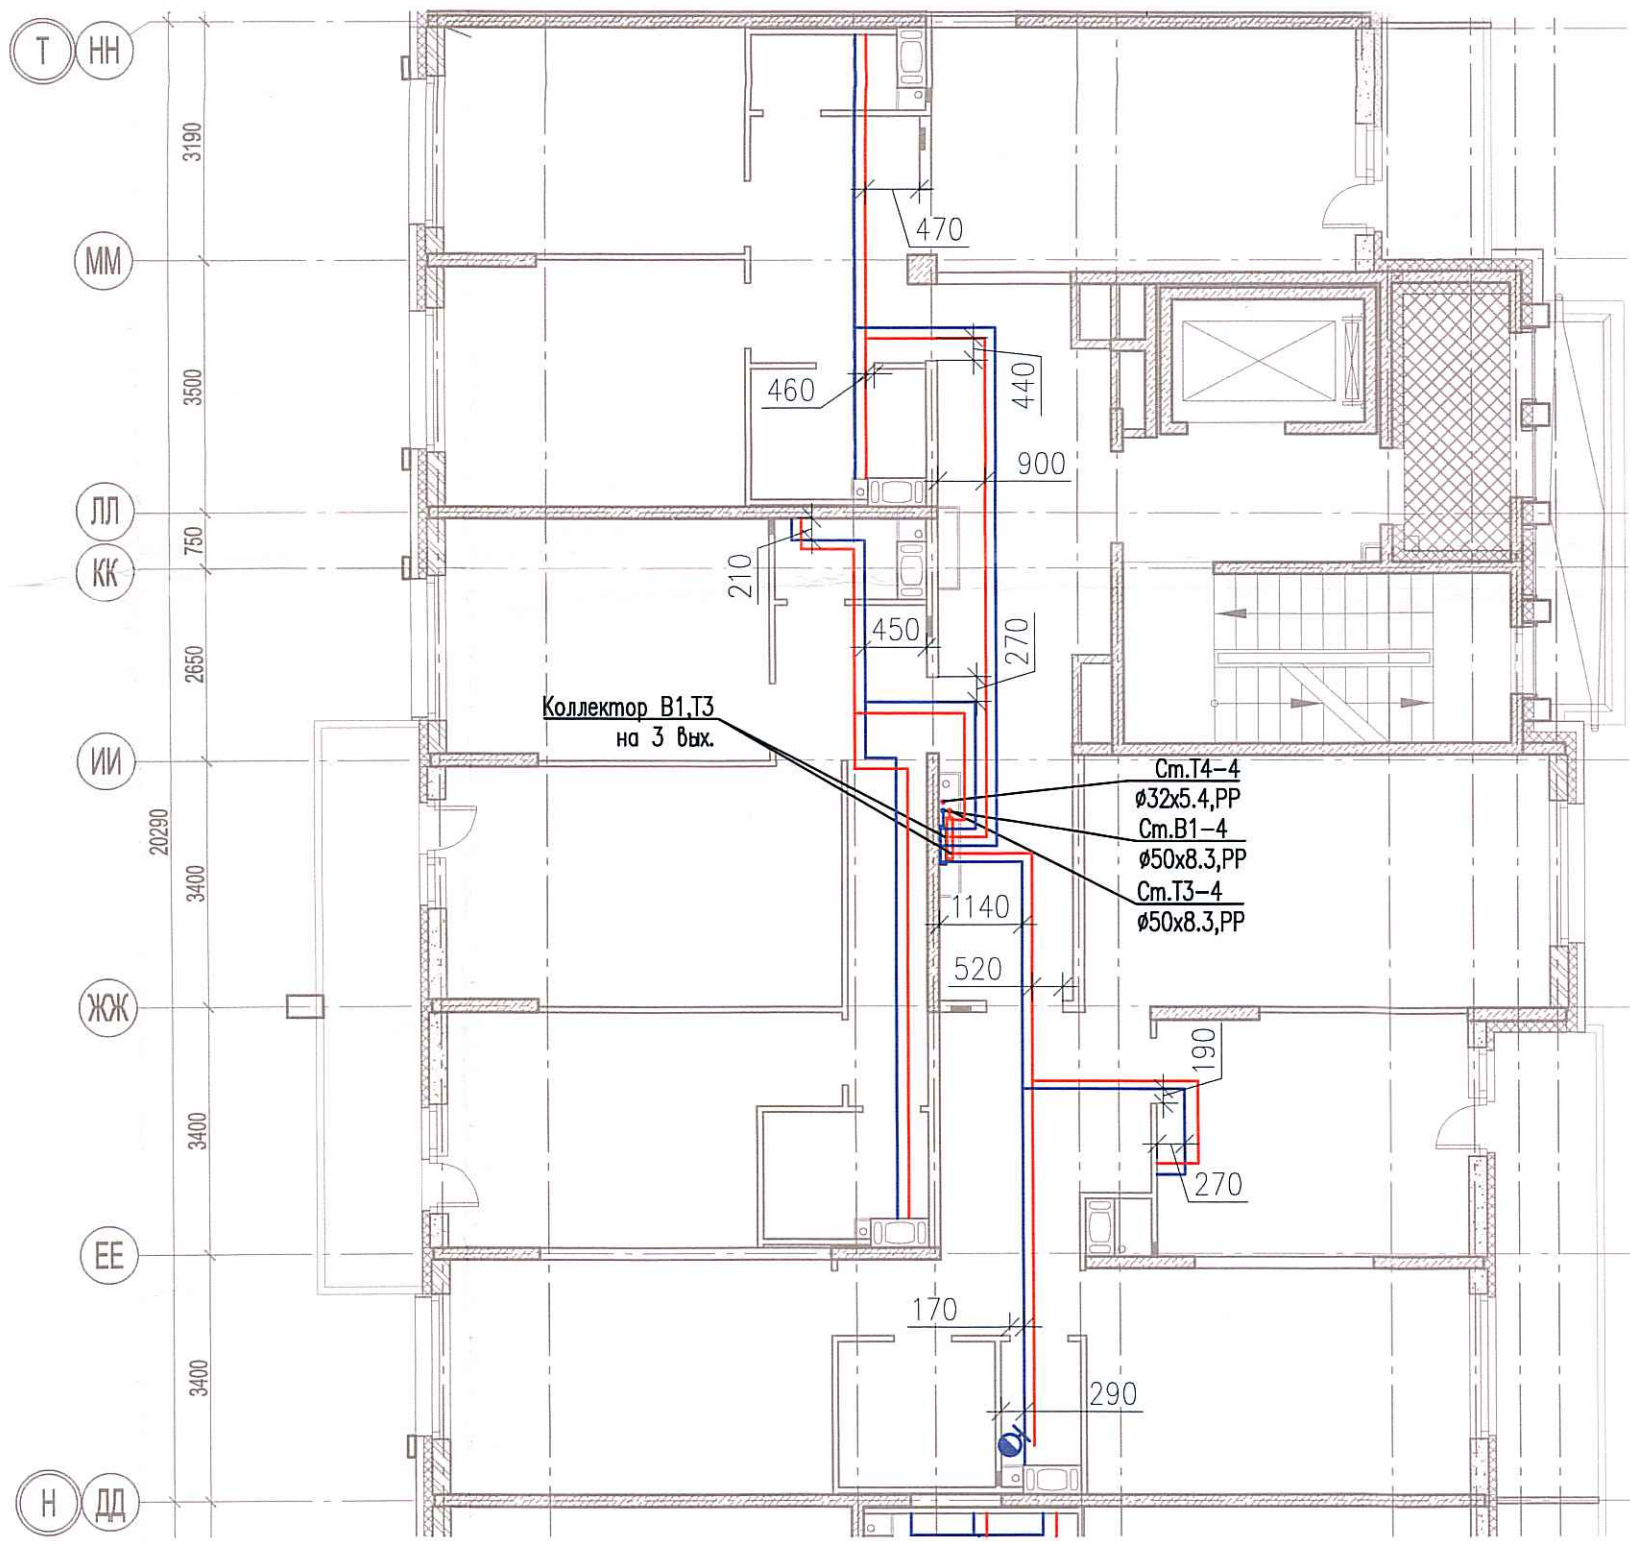

Согласовано					
Инв. № подл.	Подпись и дата	Взам. инв. №			

						03-2017-БС66-4-ВК			
						Многоэтажная жилая застройка (жилой комплекс со встроенными помещениями, подземными автостоянками) по адресу: г. Санкт-Петербург, Большой Сампсониевский проспект (кад. номер участка 78:36:0005016:1309)			
Изм.	Кол. уч.	Лист	№ док.	Подп.	Дата	Корпус 4	Стадия	Лист	Листов
Разраб.			Бабаев Р.И.				ИД	006	
						Исполнительная схема №39. Водоснабжение. План 4 этажа. Секция 4.		ООО "ПСК"	