
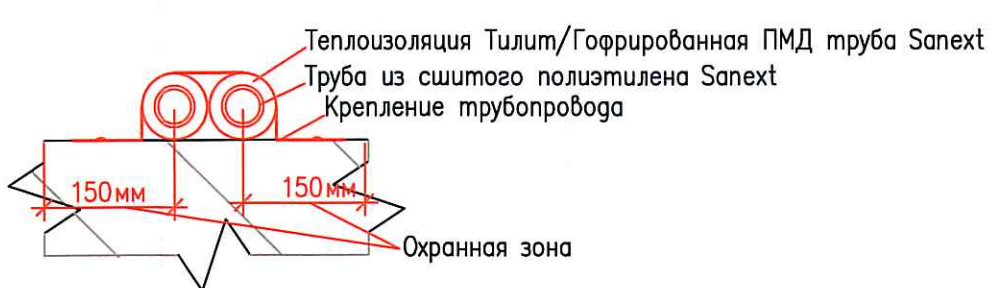


Исполнительная схема №47. Водоснабжение.  
План 3 этажа.  
Секция 5.

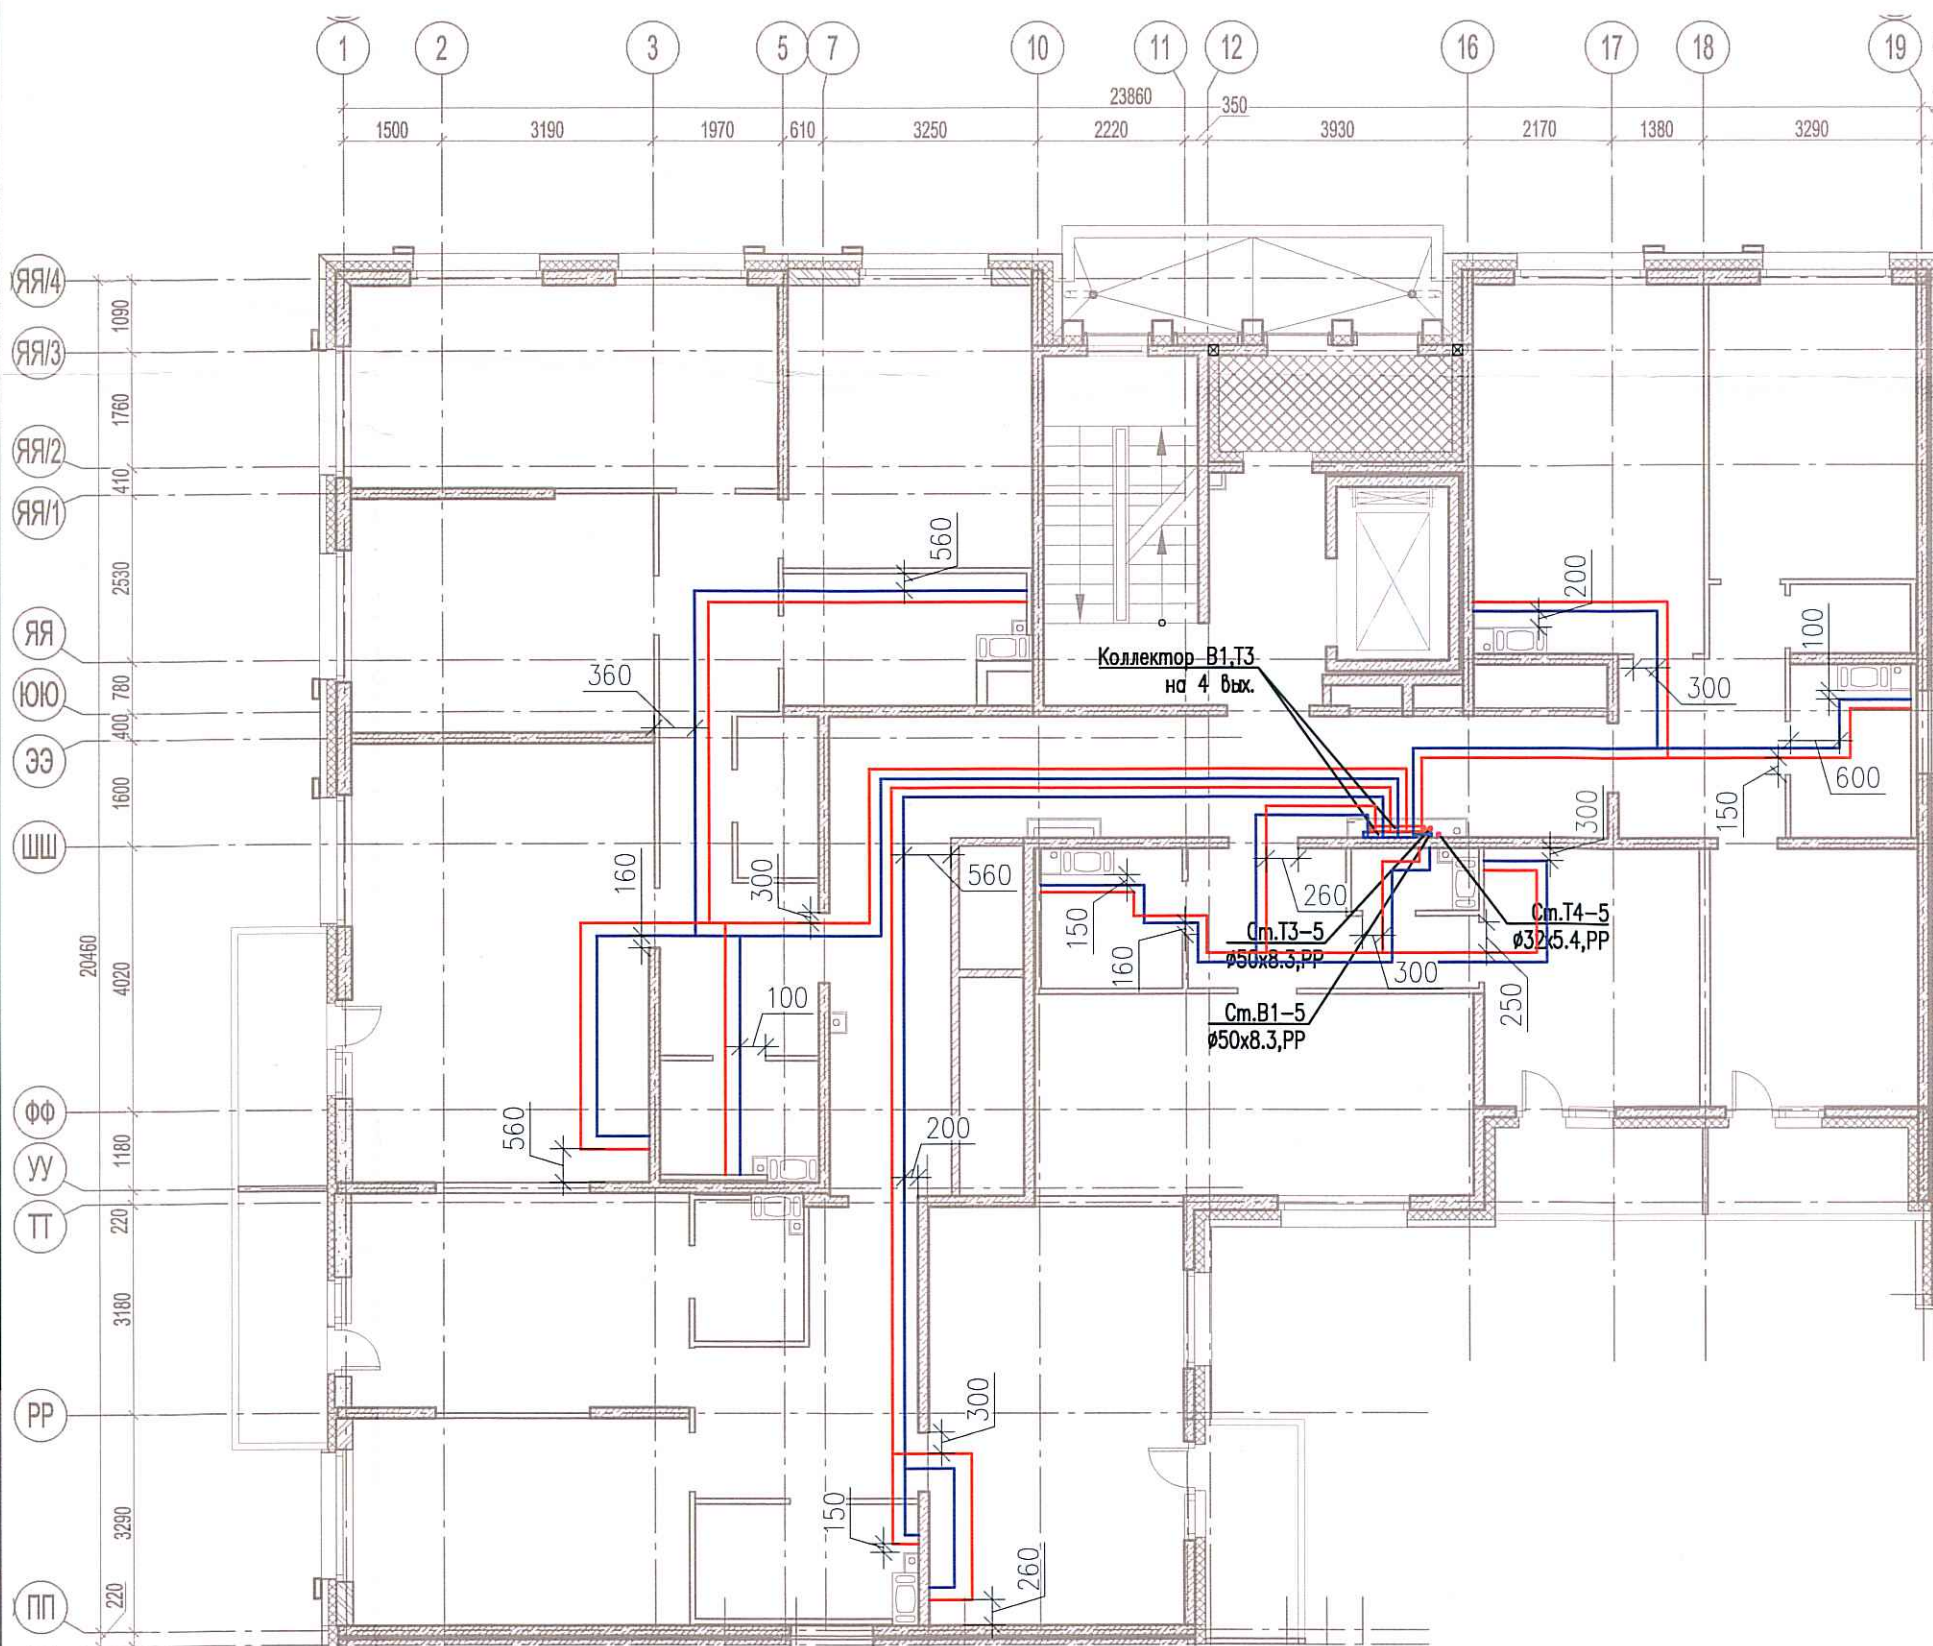

Согласовано	
Инв. № подл.	
Подпись и дата	
Взам. инв. №	

					03-2017-БС66-4-ВК					
					Многоэтажная жилая застройка (жилой комплекс со встроенными помещениями, подземными автостоянками) по адресу: г. Санкт-Петербург, Большой Сампсониевский проспект (кад. номер участка 78:36:0005016:1309)					
Изм.	Кол. уч.	Лист	№ док.	Подп.	Дата	Корпус 4	Стадия	Лист	Листов	
Разраб.			Бабаев Р.И.				ИД	614		
					Исполнительная схема №47. Водоснабжение. План 3 этажа. Секция 5.			000 "ПСК"		