
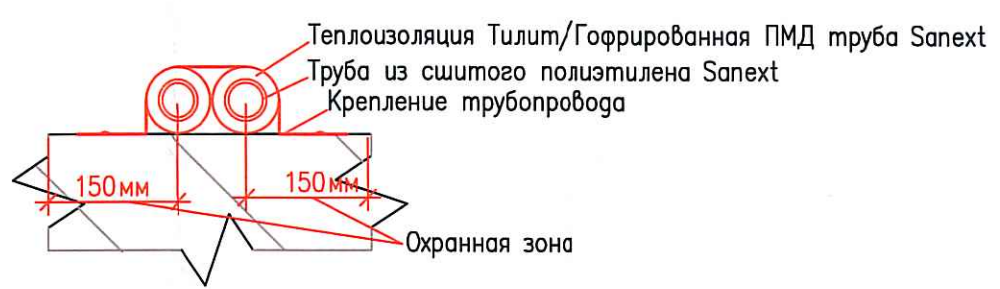
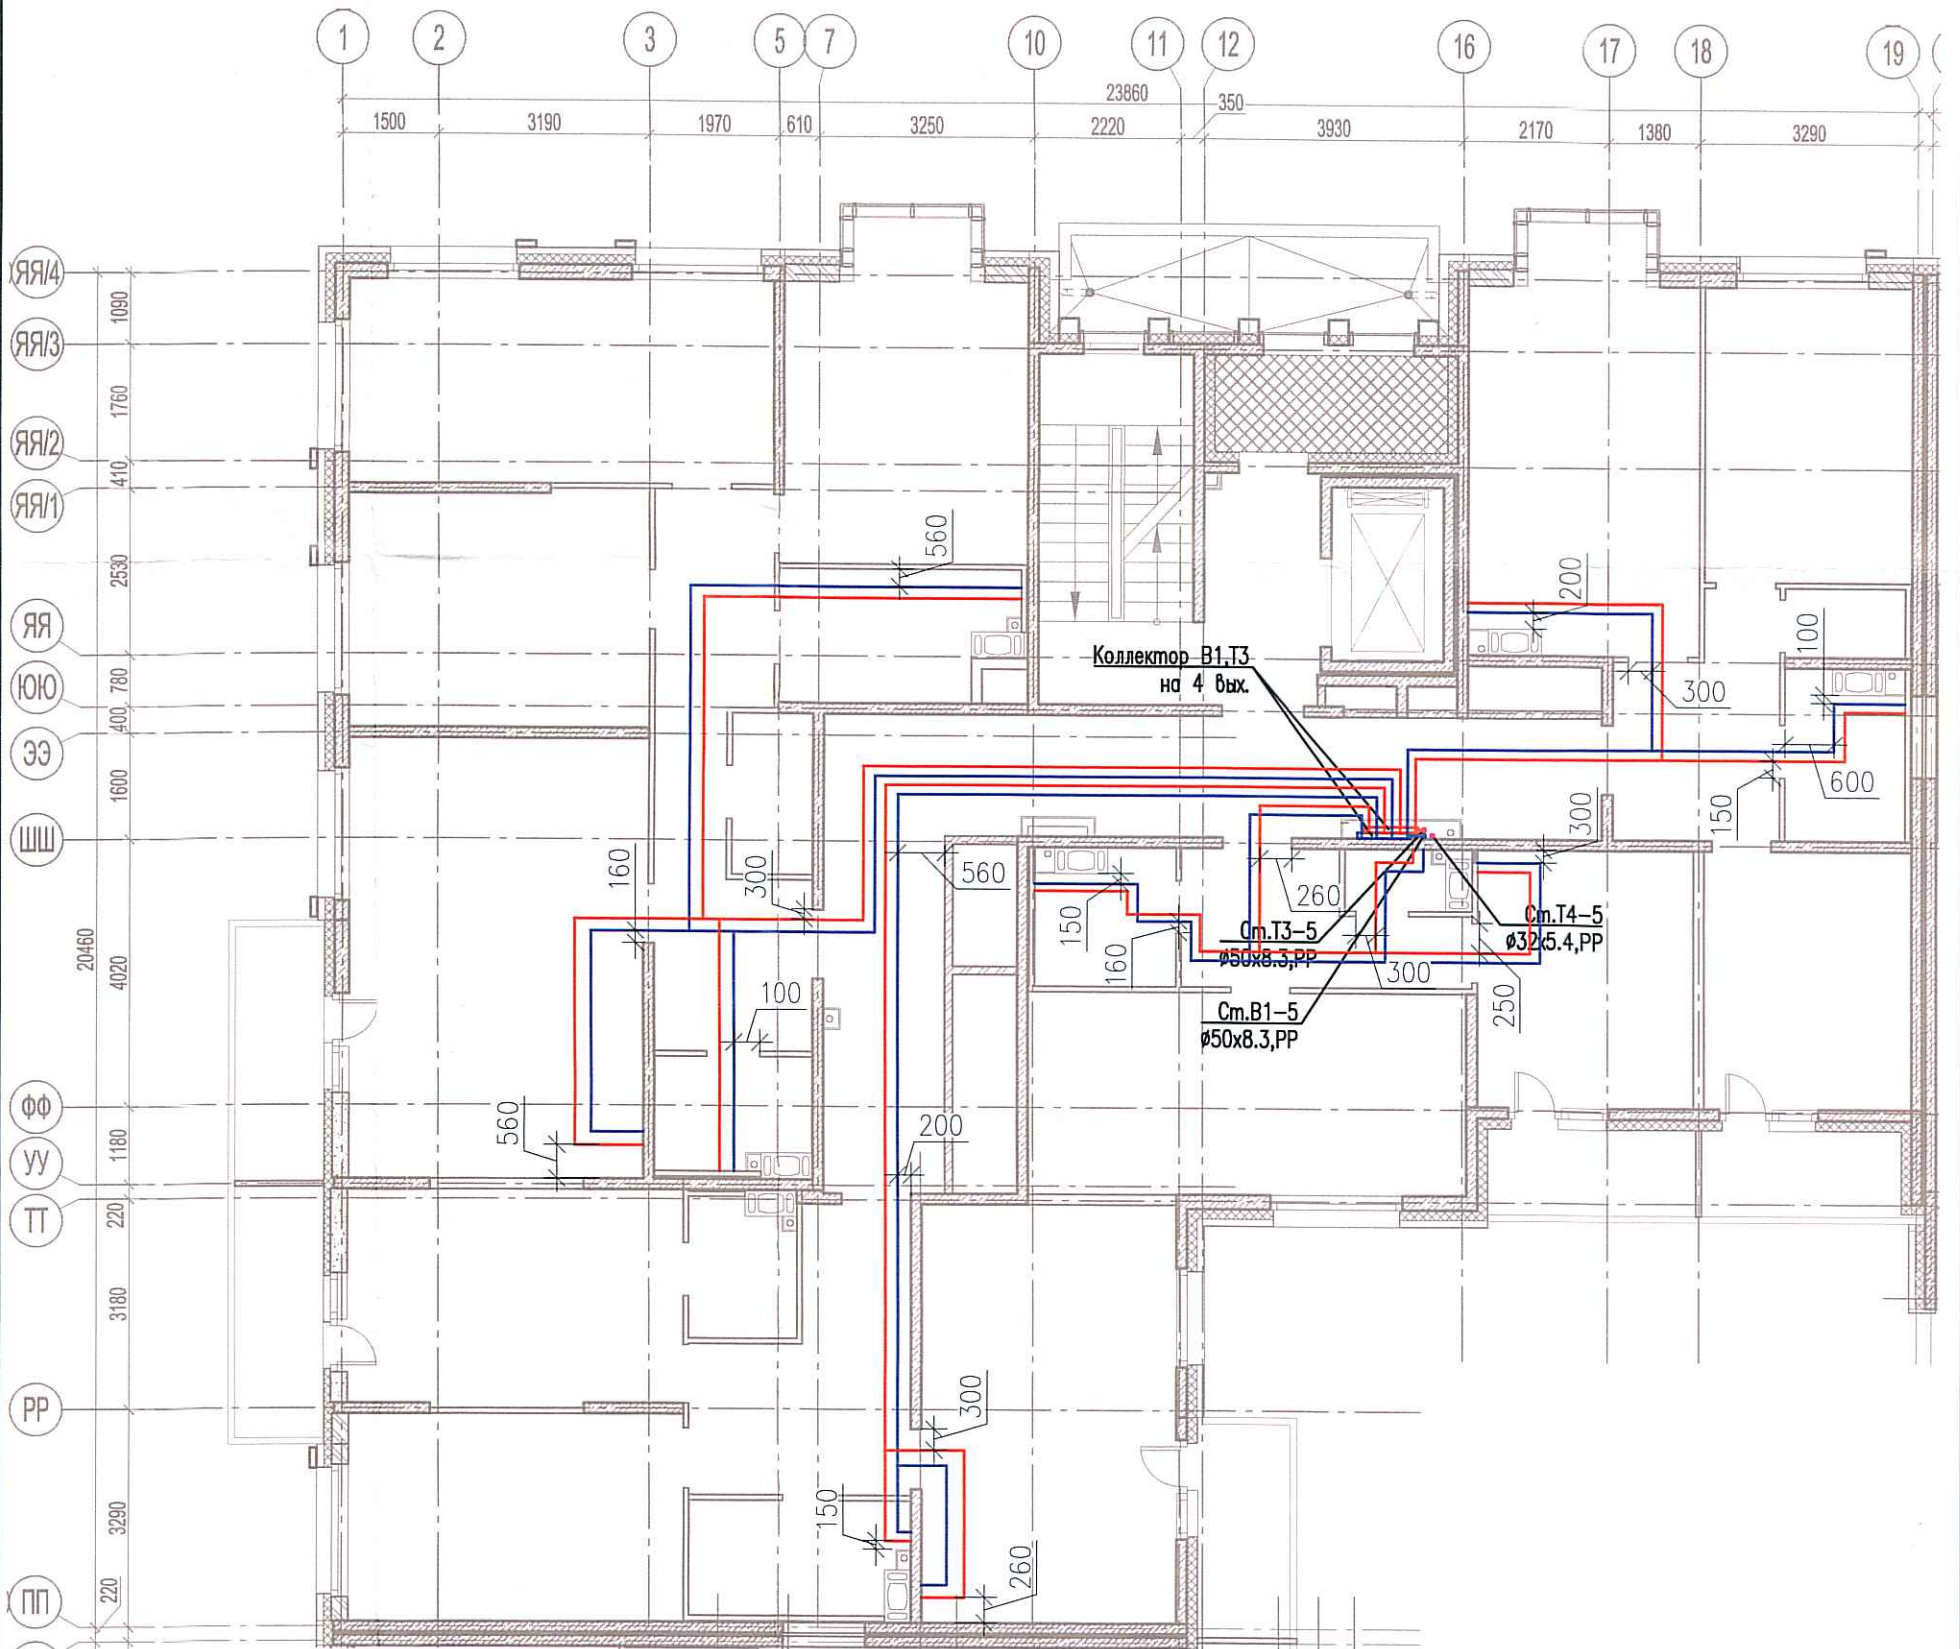


Исполнительная схема №49. Водоснабжение.
План 5 этажа.
Секция 5.

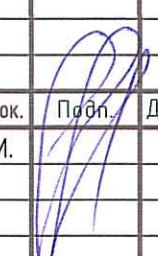

Согласовано

Инв. № подл.	Подпись и дата	Взам. инв. №

Изм.	Кол. уч.	Лист	№ док.	Подп.	Дата	03-2017-БС66-4-ВК		
Разраб.	Бабаев Р.И.					Многоэтажная жилая застройка (жилой комплекс со встроенными помещениями, подземными автостоянками) по адресу: г. Санкт-Петербург, Большой Сампсониевский проспект (кад. номер участка 78:36:0005016:1309)		
Корпус 4						Стадия	Лист	Листов
Исполнительная схема №49. Водоснабжение. План 5 этажа. Секция 5.						ИД	016	000 "ПСК"