
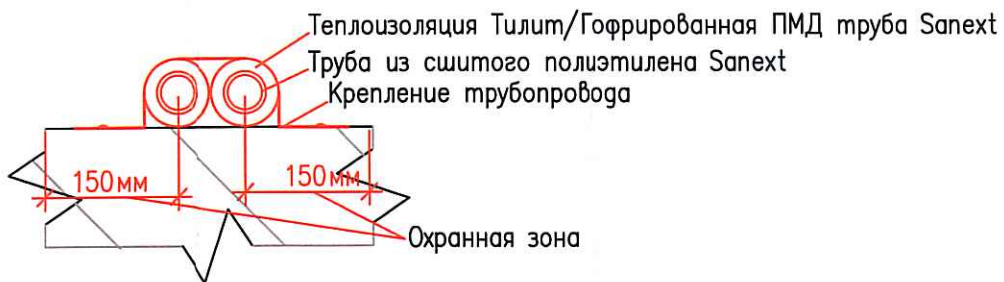


Исполнительная схема №50. Водоснабжение.  
План 6 этажа.  
Секция 5.

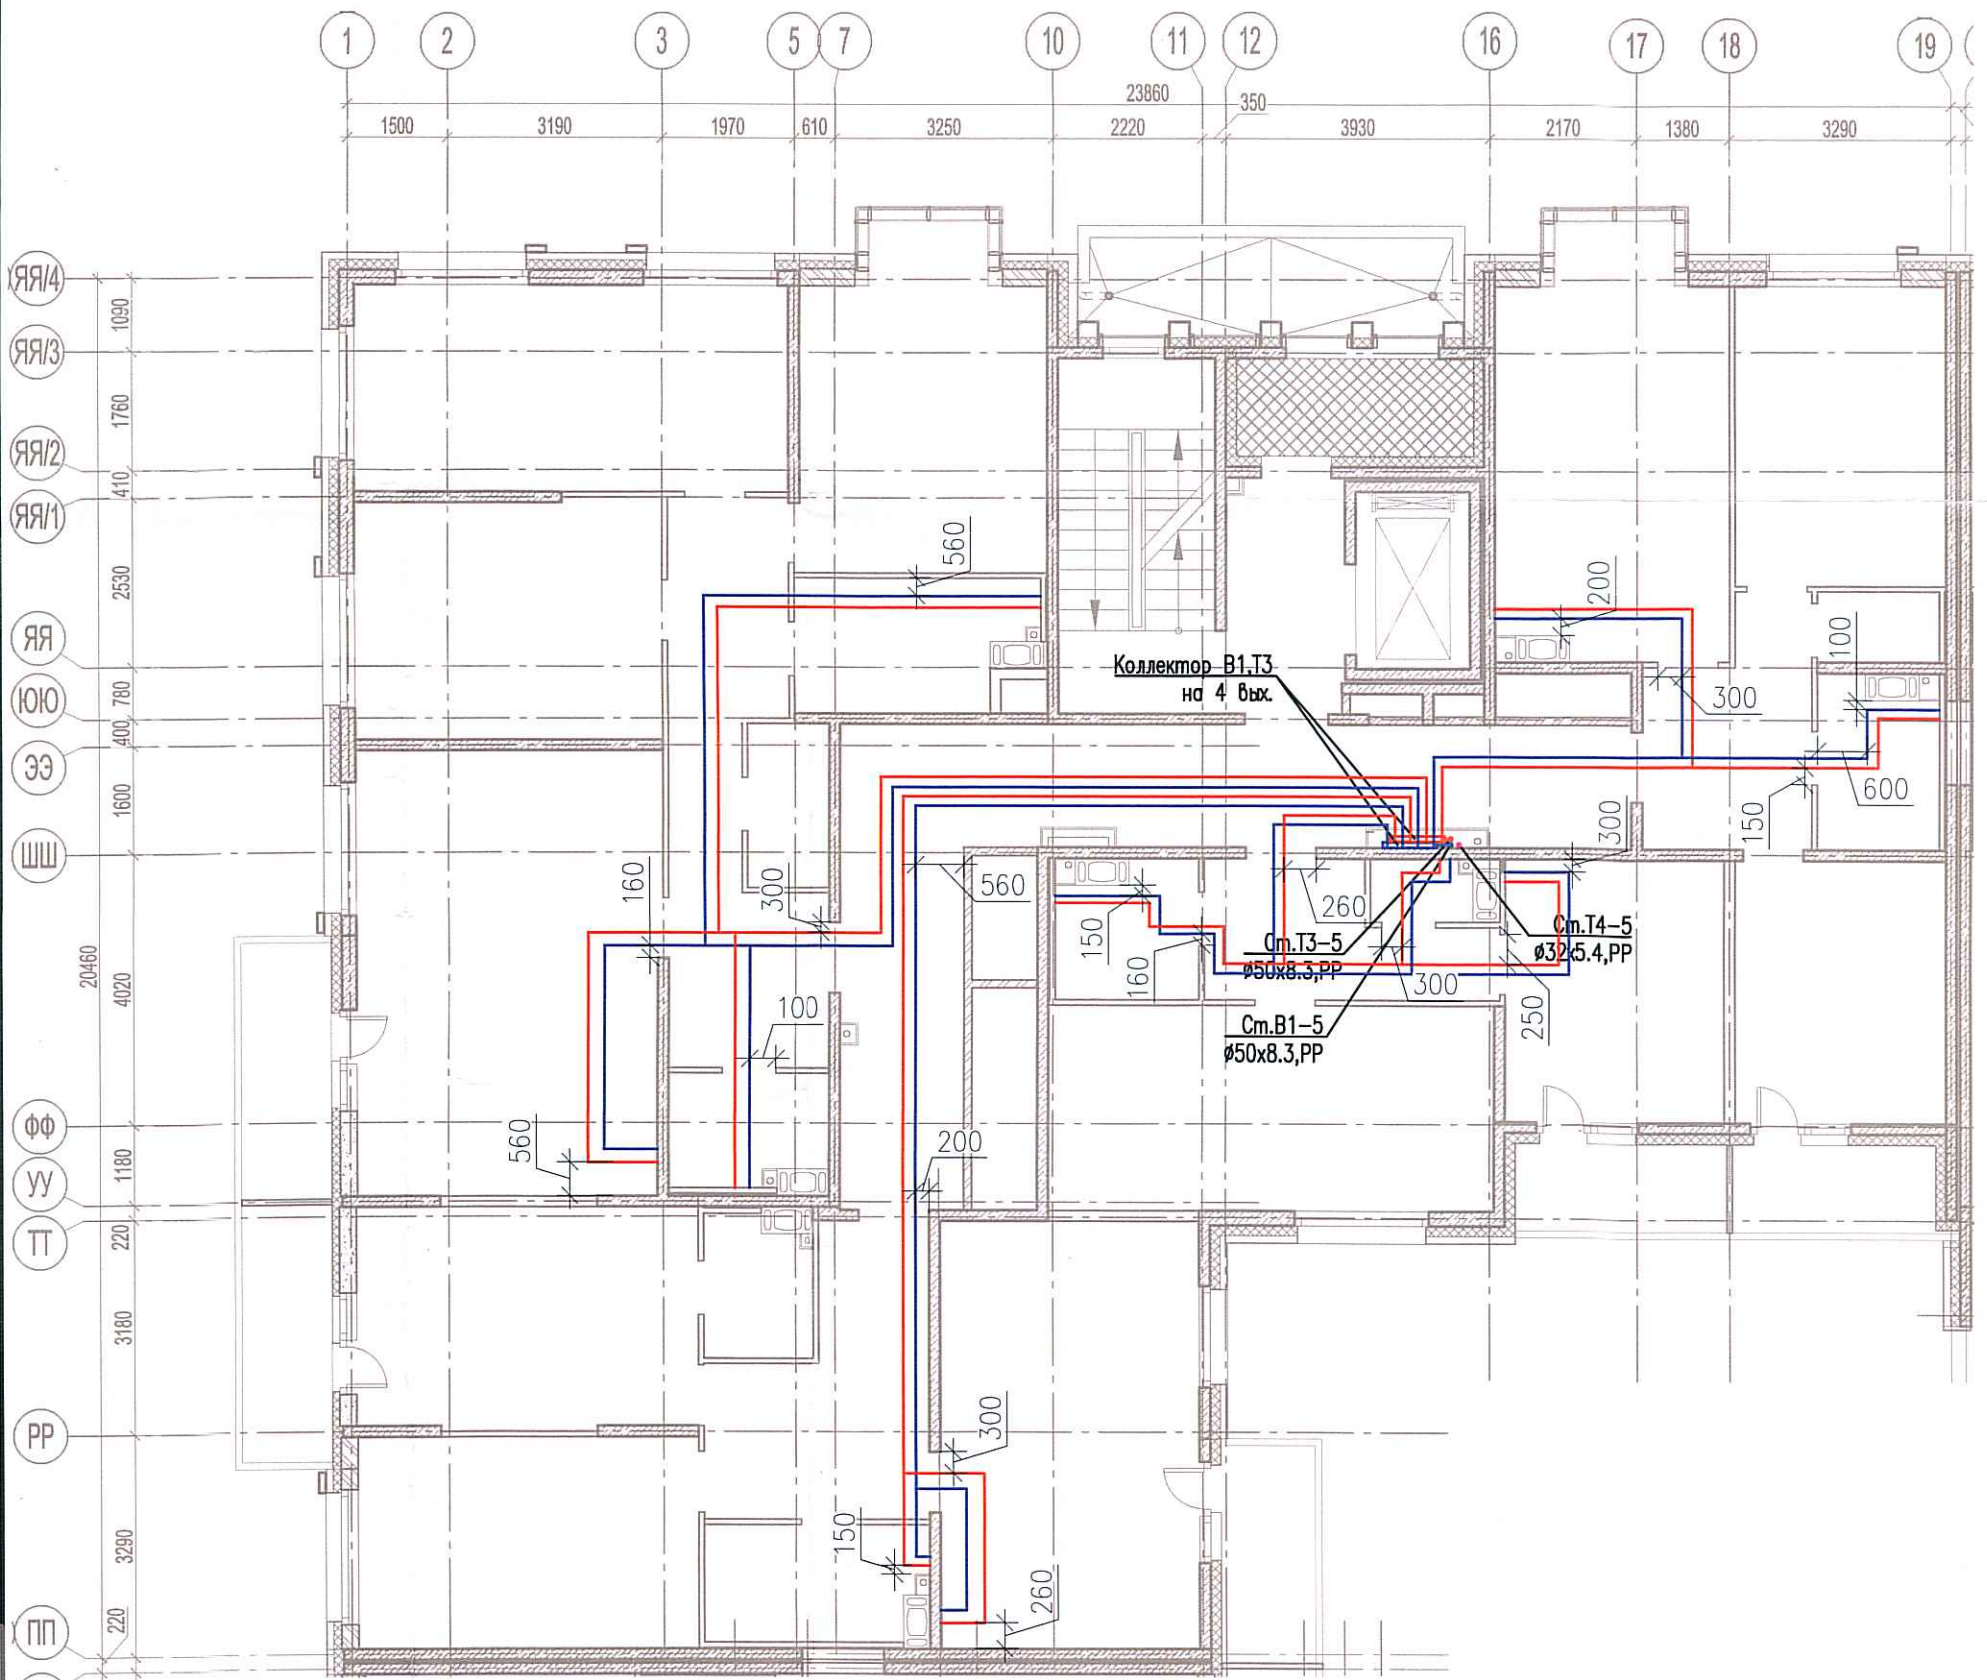

Логласовано

Взам. инж

Подпись и дата

Инв. № подл.

						03-2017-БС66-4-ВК			
						Многоэтажная жилая застройка (жилой комплекс со встроенными помещениями, подземными автостоянками) по адресу: г. Санкт-Петербург, Большой Сампсониевский проспект (кад. номер участка 78:36:0005016:1309)			
Изм.	Кол. уч.	Лист	№ док.	Подп.	Дата	Корпус 4	Стадия	Лист	Листов
Разраб.	Бабаяев Р.И.						ИД	617	
						Исполнительная схема №50. Водоснабжение. План 6 этажа. Секция 5.		ООО "ПСК"	

Формат А3