
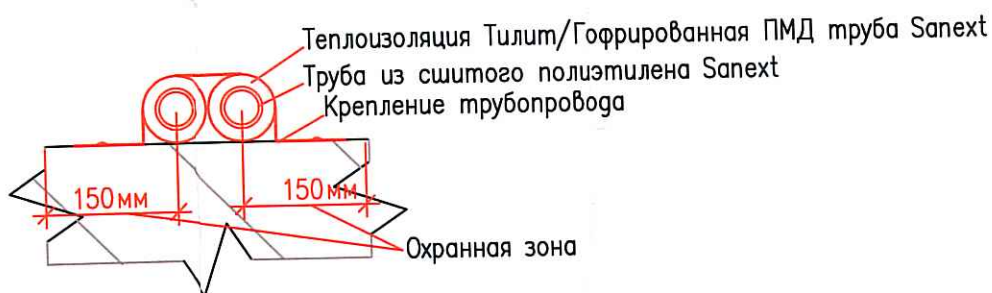


Исполнительная схема №52. Водоснабжение.  
План 8 этажа.  
Секция 5.

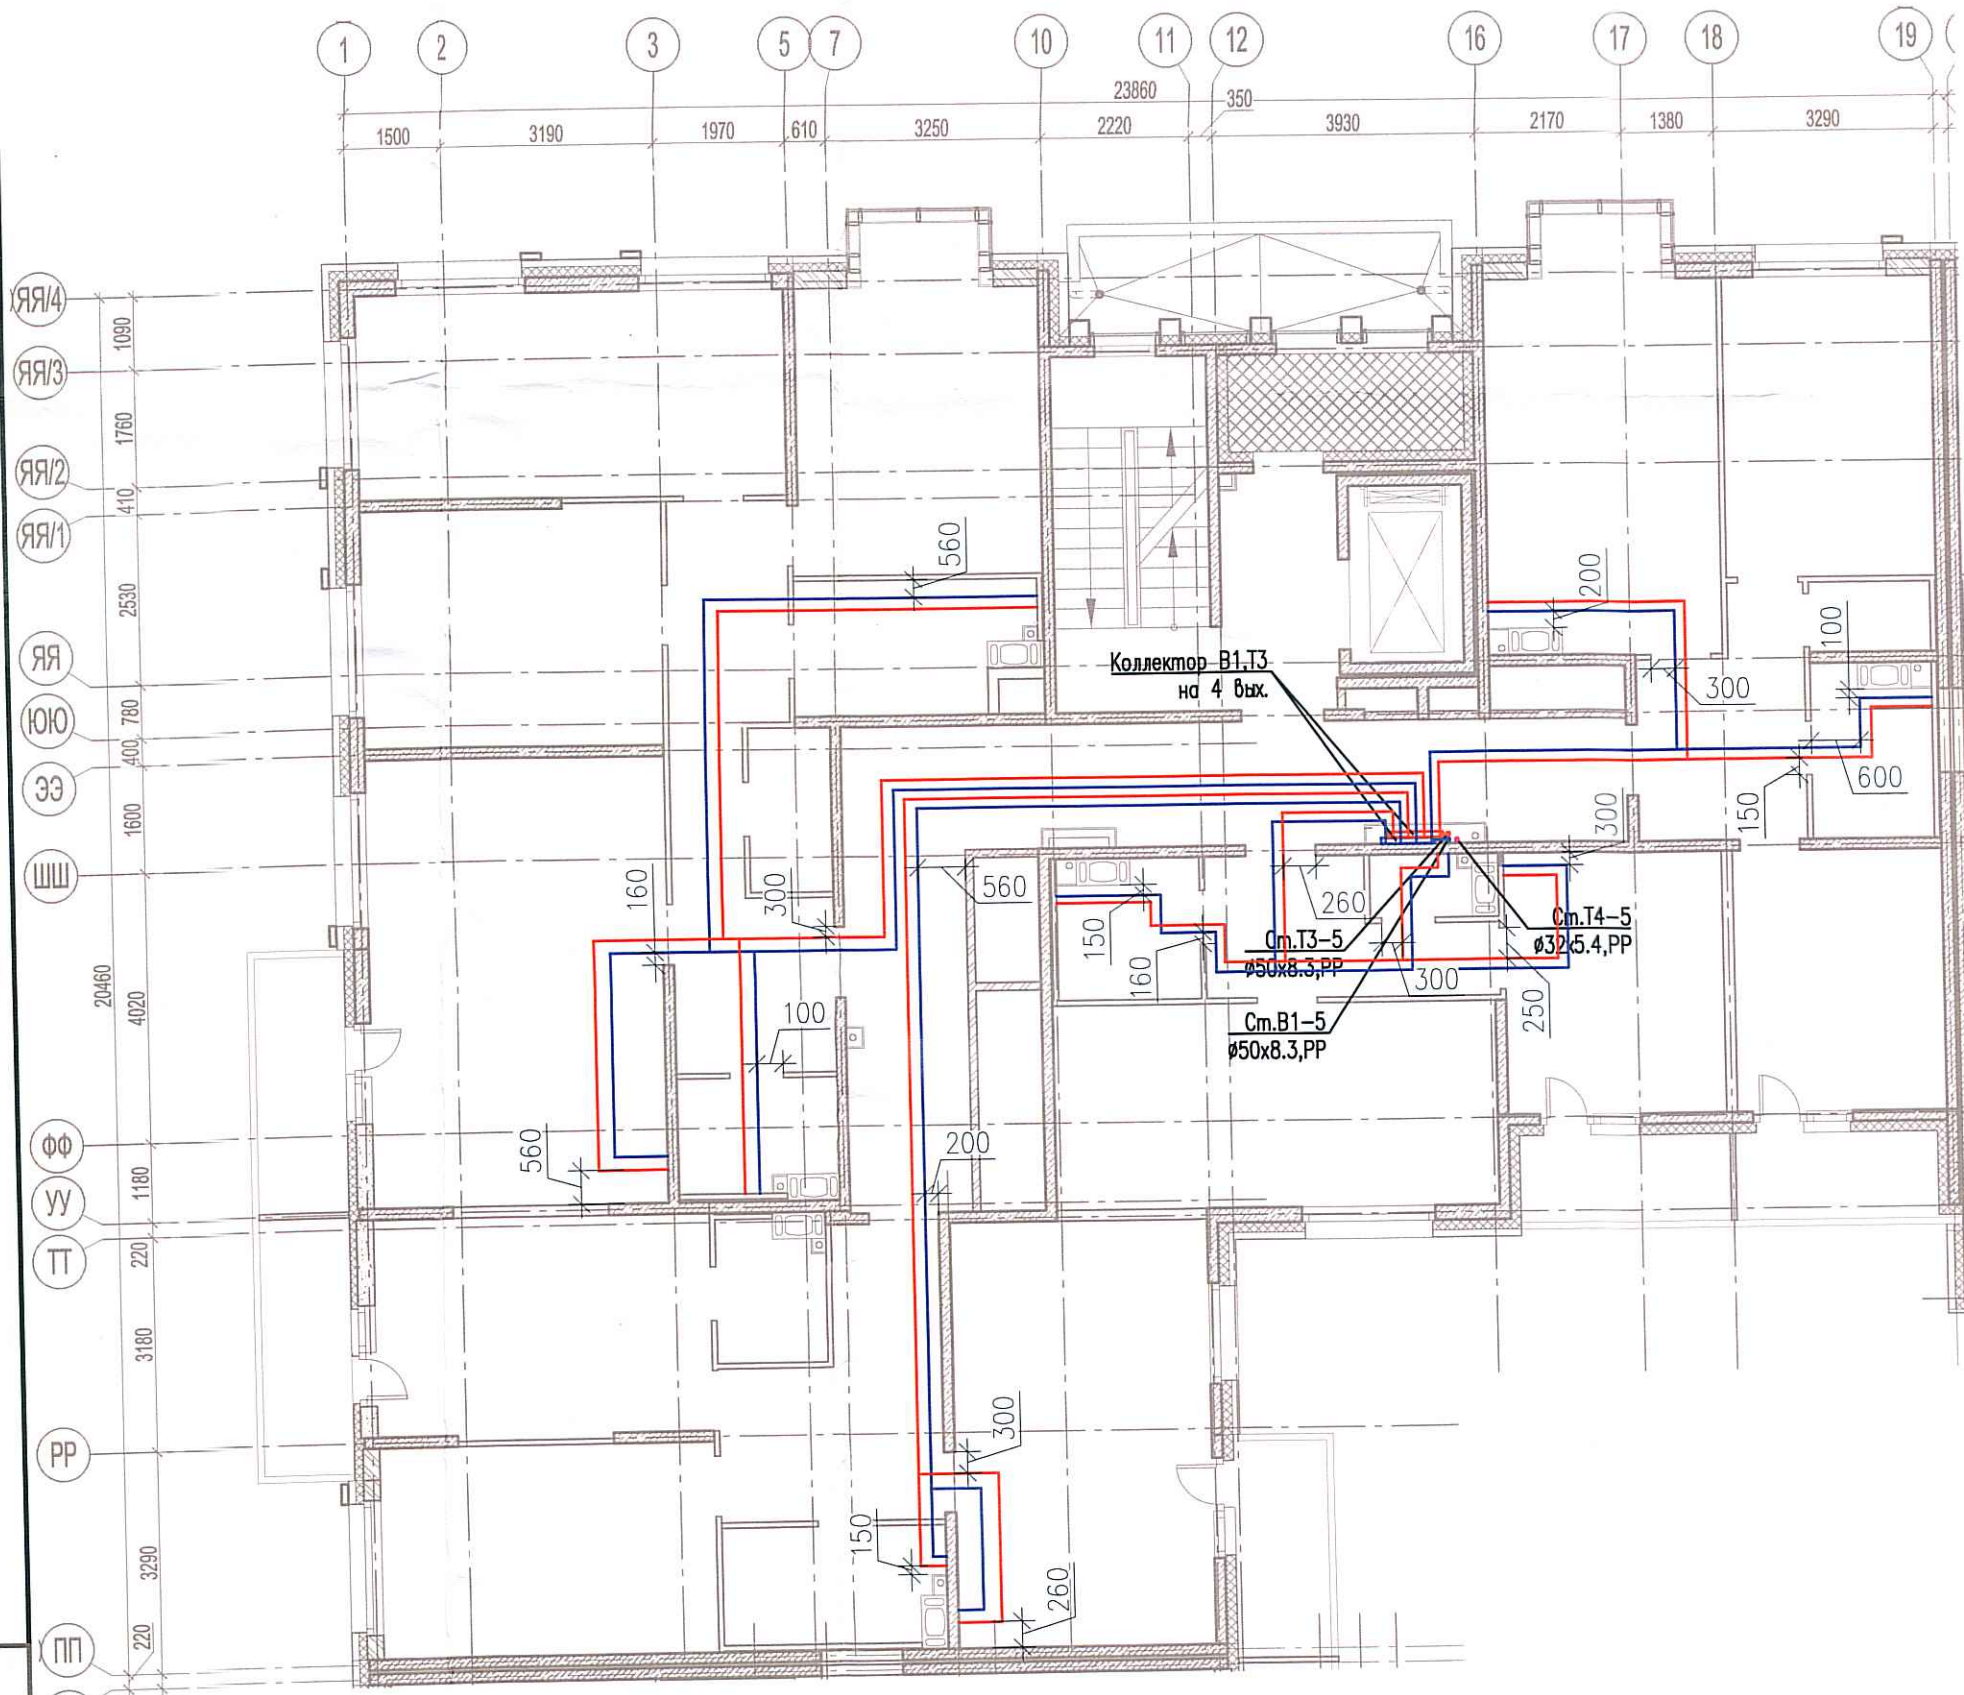

Согласовано

|              |                |              |
|--------------|----------------|--------------|
| Инв. № подл. | Подпись и дата | Взам. инв. № |
|              |                |              |

|   |             |      |        |           |      |
|---|-------------|------|--------|-----------|------|
| 03-2017-БС66-4-ВК   |             |      |        |           |      |
| Многоэтажная жилая застройка (жилой комплекс со встроенными помещениями, подземными автостоянками) по адресу: г. Санкт-Петербург, Большой Сампсониевский проспект (кад. номер участка 78:36:0005016:1309) |             |      |        |           |      |
| Изм.  | Кол. уч.    | Лист | № док. | Подп.     | Дата |
| Разраб.   | Бабаев Р.И. |      |        |           |      |
| Корпус 4  |             |      |        | Стадия    | Лист |
| Исполнительная схема №52. Водоснабжение.<br>План 8 этажа.<br>Секция 5.  |             |      |        | ИД        | 6/9  |
|   |             |      |        | ООО "ЛСК" |      |
| Формат А3   |             |      |        |           |      |