
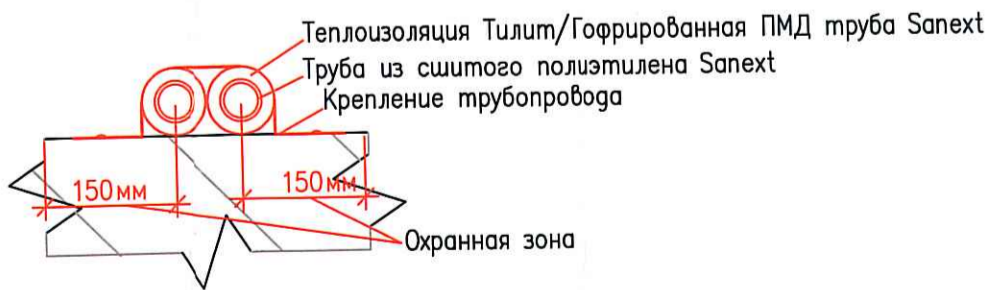


Исполнительная схема №53. Водоснабжение.
План 9 этажа.
Секция 5.

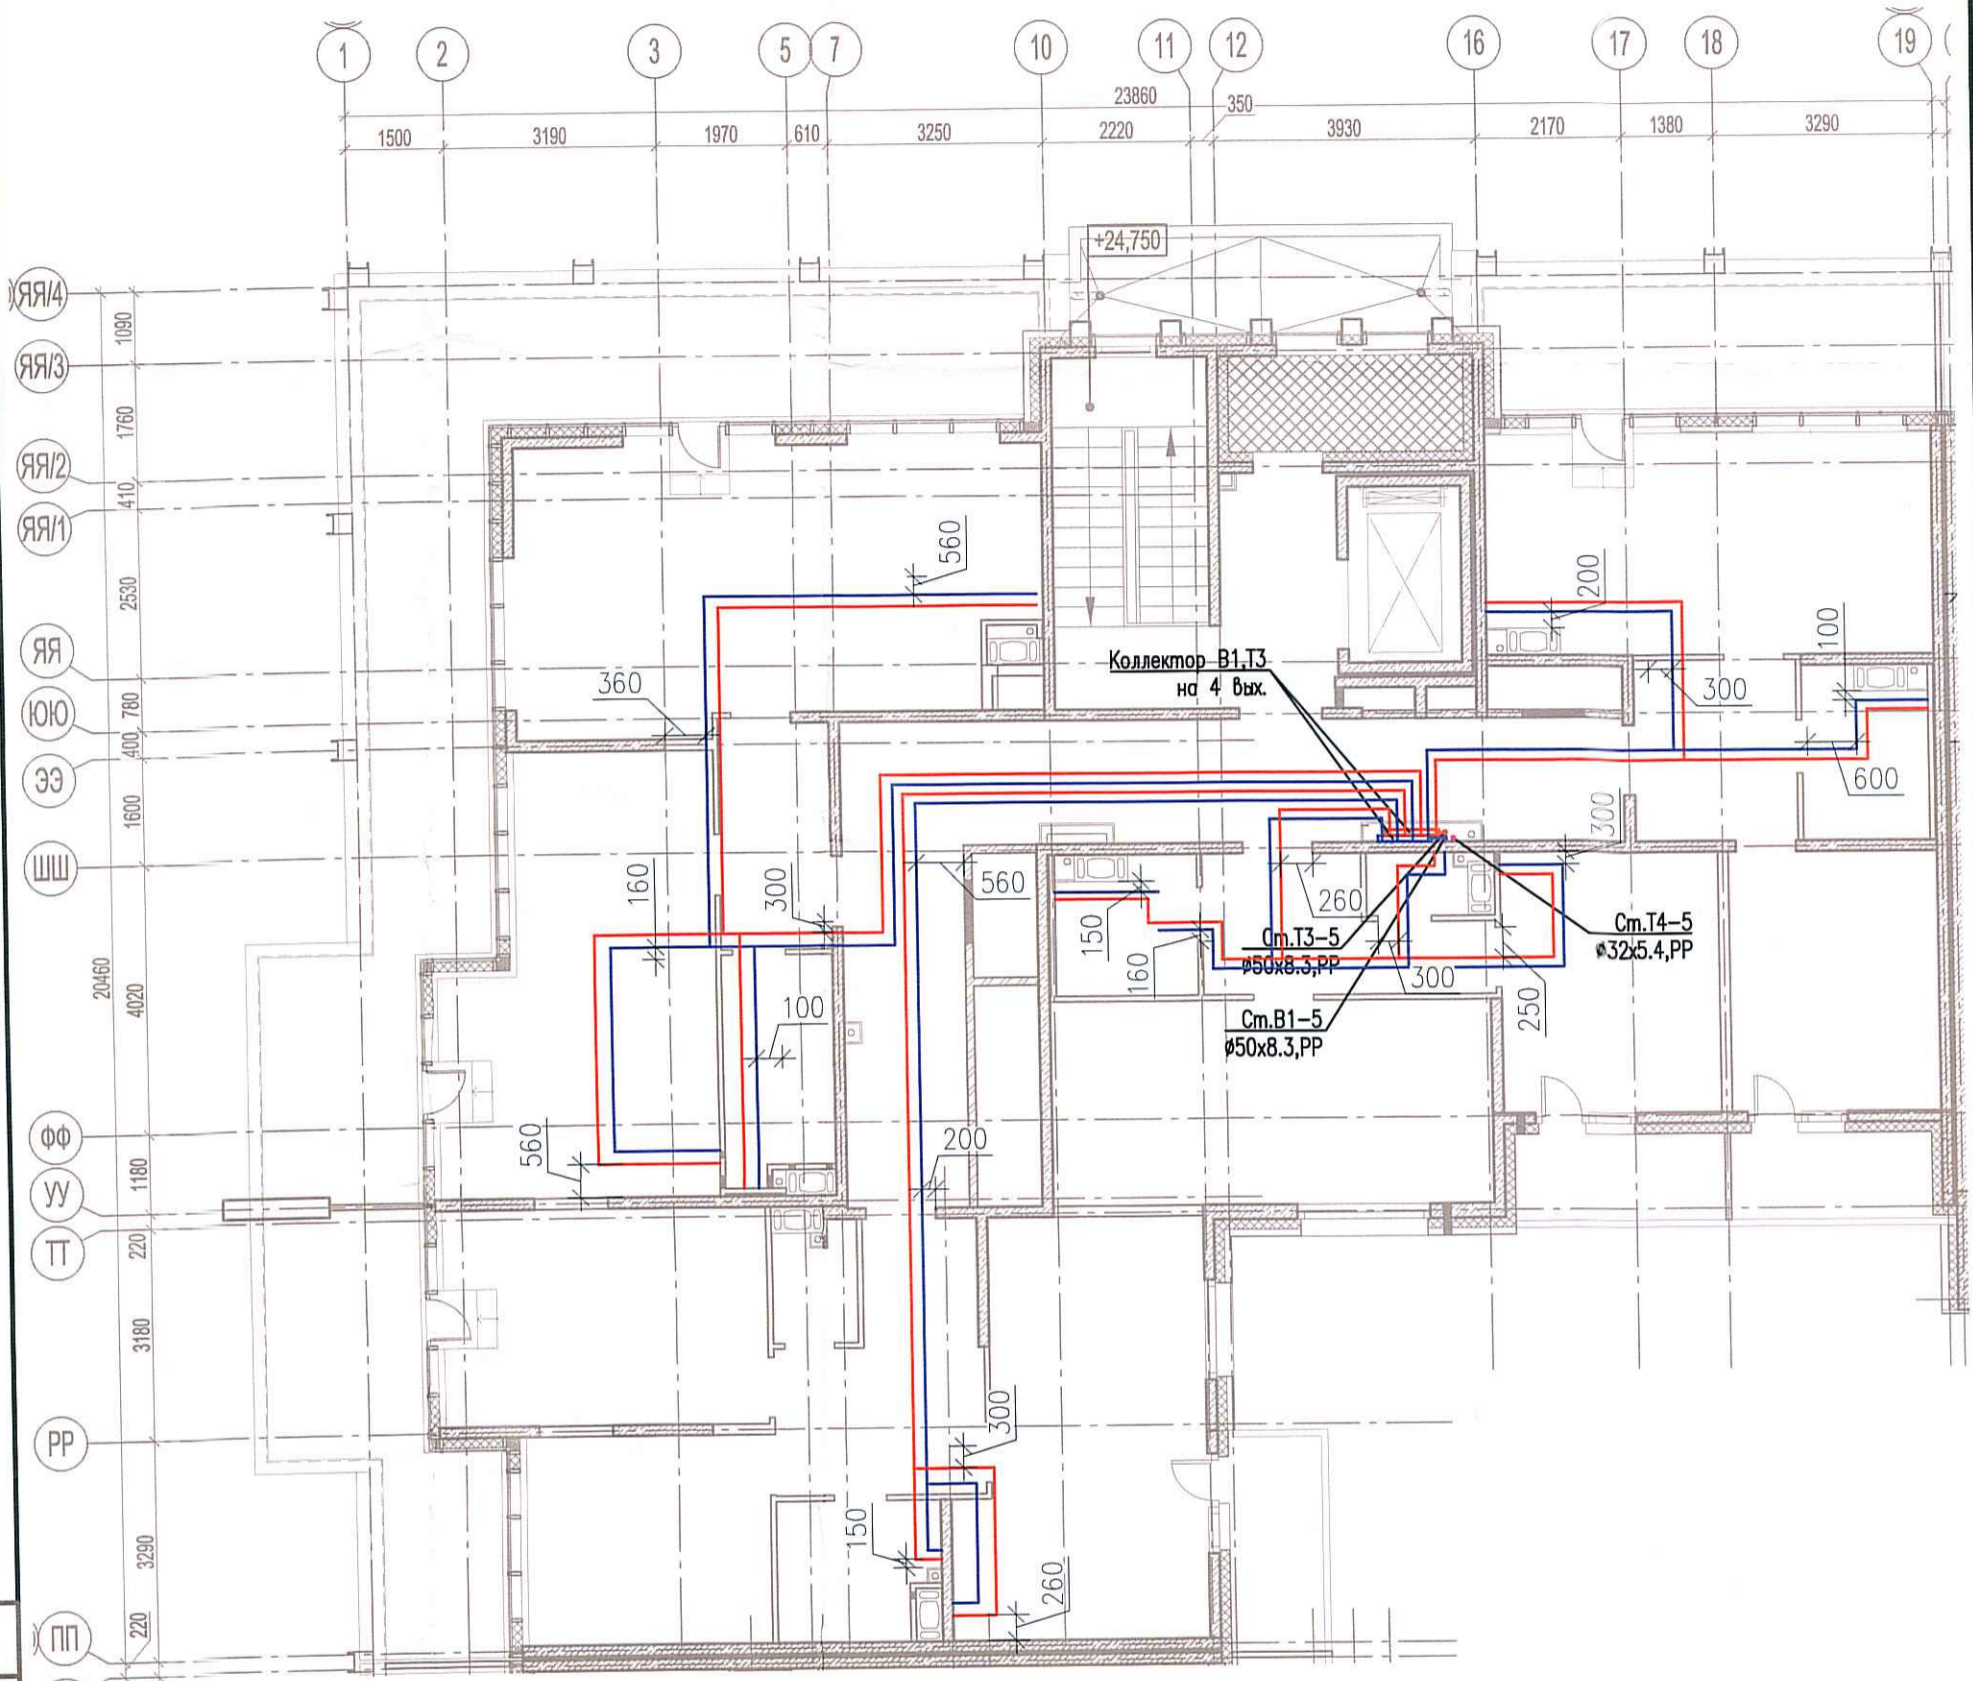

Согласовано

Инд. № подл.	Подпись и дата	Взам. инб. №

03-2017-БС66-4-ВК					
Многоэтажная жилая застройка (жилой комплекс со встроенными помещениями, подземными автостоянками) по адресу: г. Санкт-Петербург, Большой Сампсониевский проспект (кад. номер участка 78:36:0005016:1309)					
Изм.	Кол. уч.	Лист	№ док.	Подп.	Дата
Разраб.	Бабаев Р.И.				
Корпус 4				Стадия	Лист
Исполнительная схема №53. Водоснабжение. План 9 этажа. Секция 5.				ИД	6/10
				000 "ПСК"	
Формат А3					