
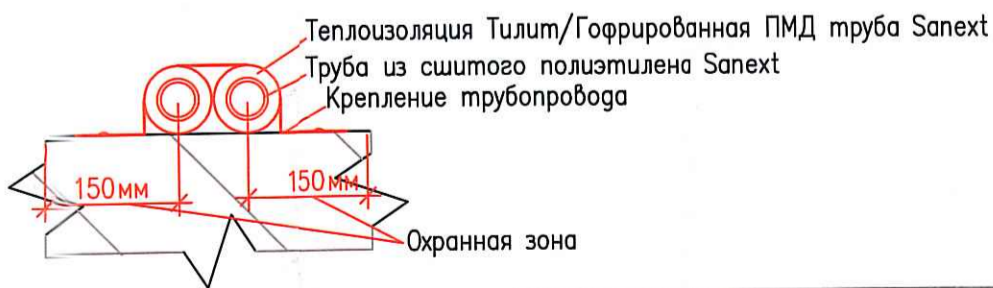


Исполнительная схема №54. Водоснабжение.
 План 2 этажа.
 Секция 6.

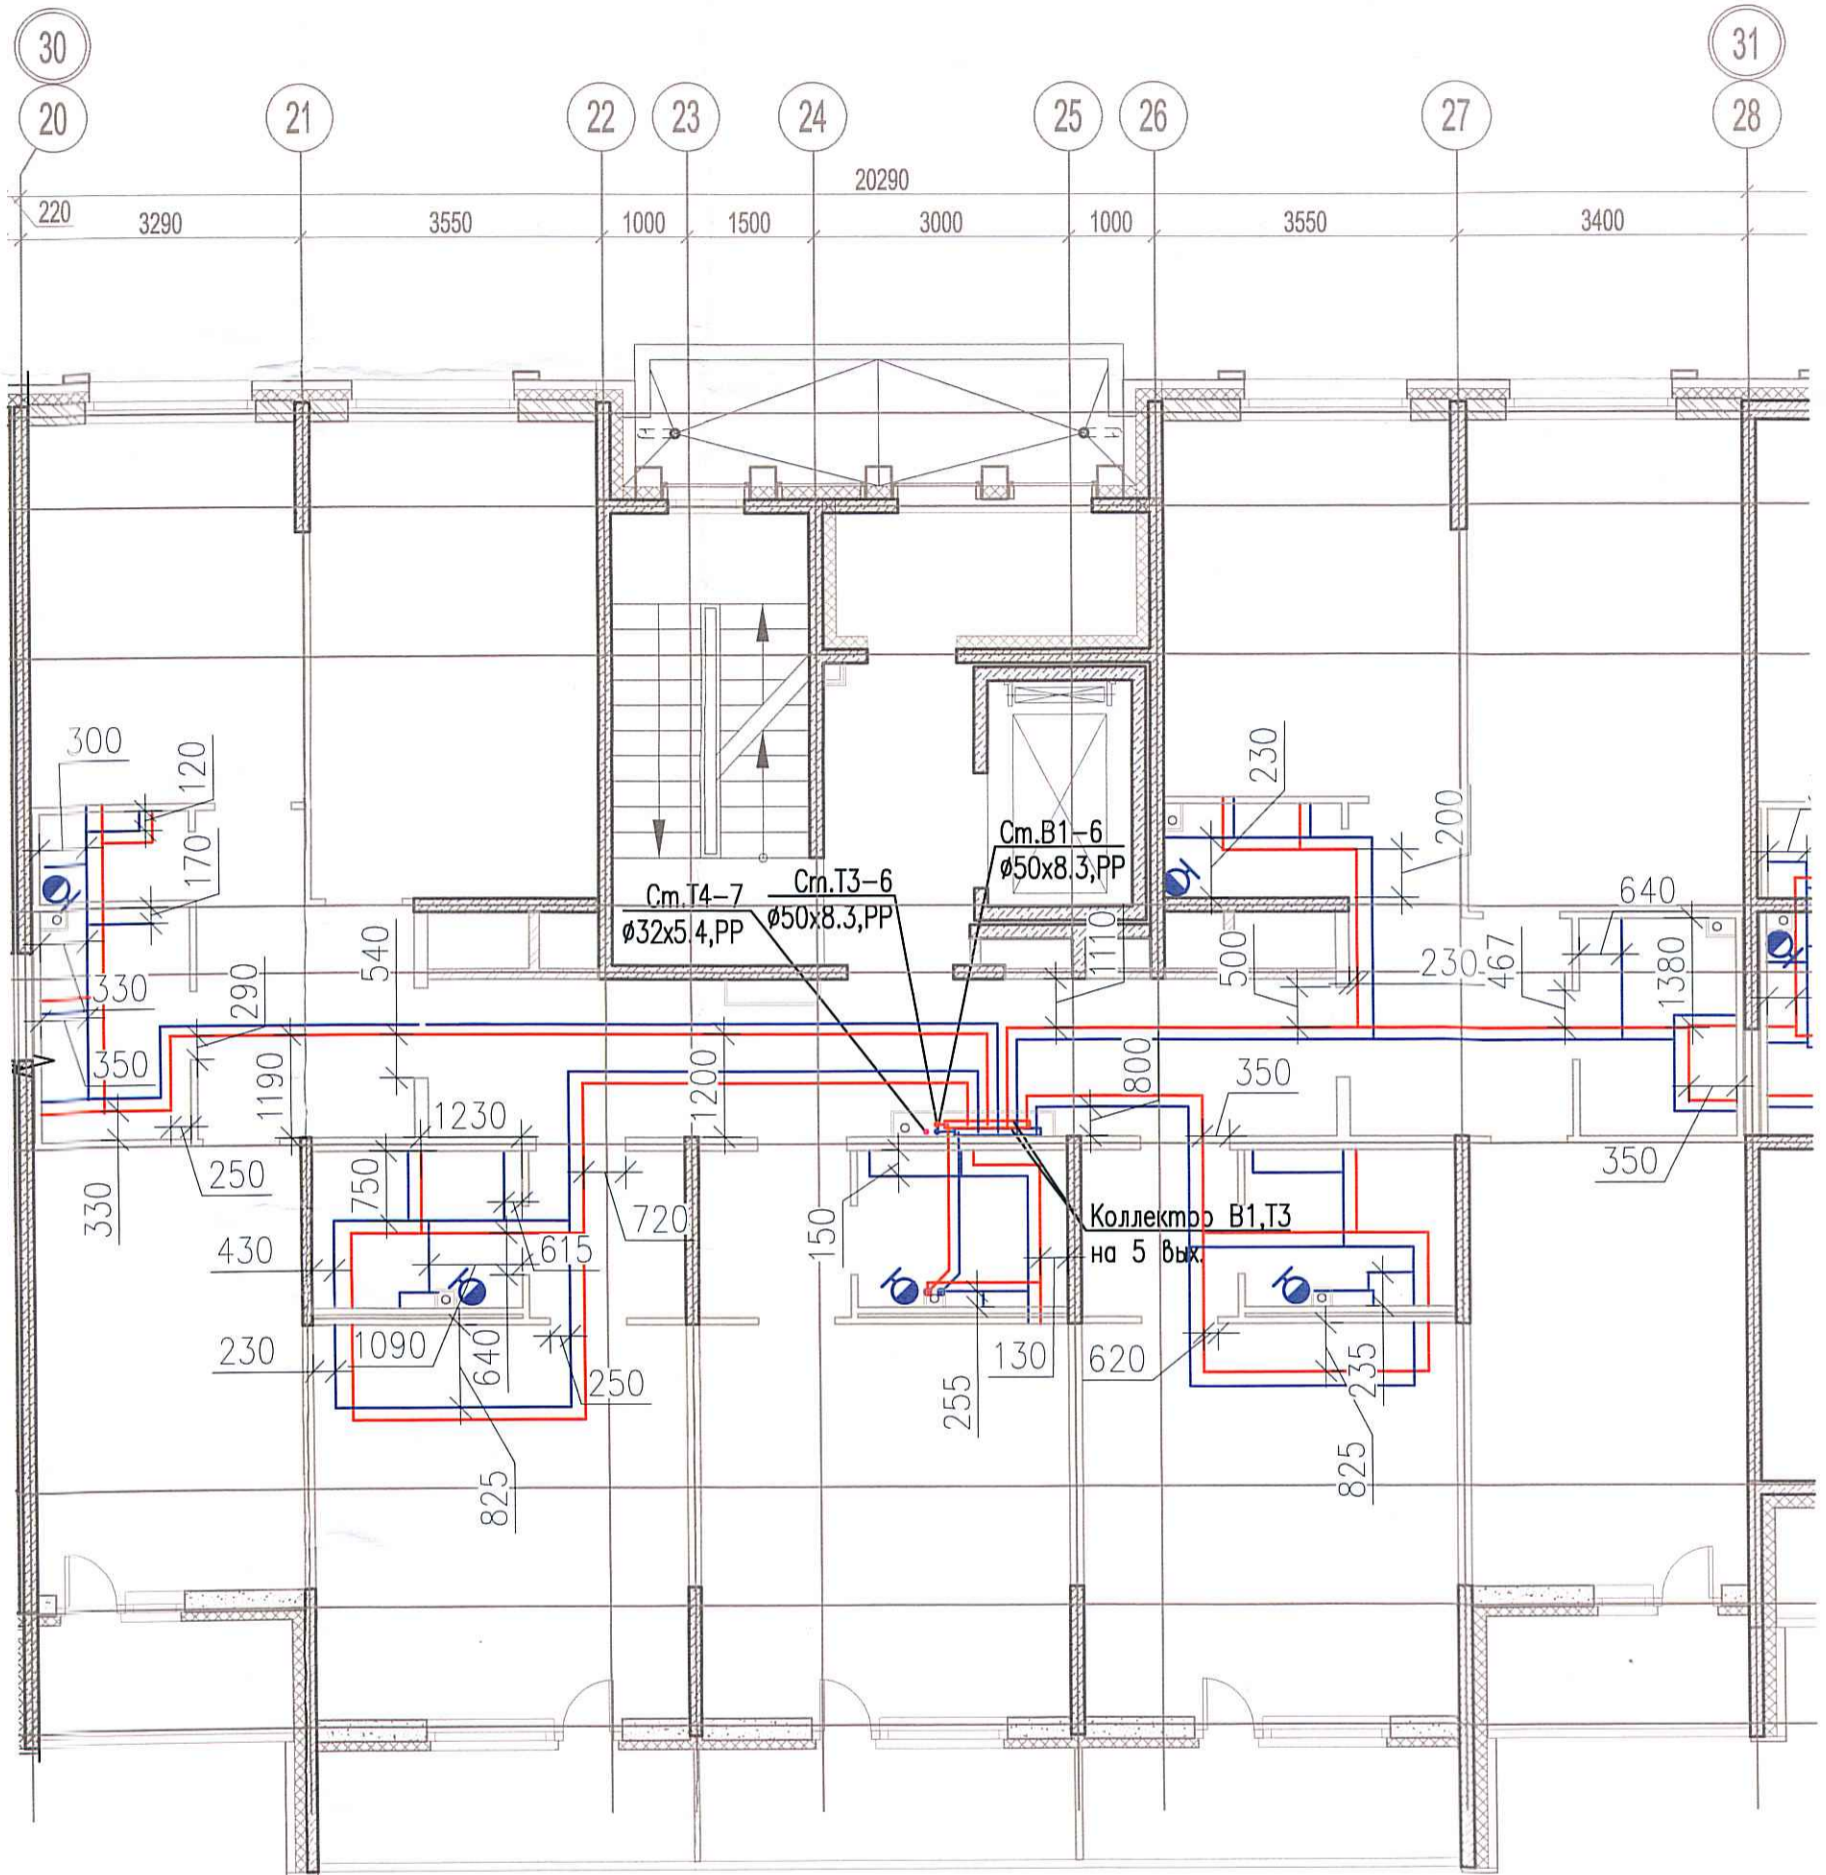

					03-2017-БС66-4-ВК			
					Многоэтажная жилая застройка (жилой комплекс со встроенными помещениями, подземными автостоянками) по адресу: г. Санкт-Петербург, Большой Сампсониевский проспект (кад. номер участка 78:36:0005016:1309)			
Изм.	Кол. уч.	Лист	№ док.	Подп.	Дата	Стадия	Лист	Листов
Разраб.			Бабаев Р.И.			ИД	ВК	
						Корпус 4		
						Исполнительная схема №54. Водоснабжение. План 2 этажа. Секция 6.		000 "ПСК"

Формат А3

Согласовано

Взам. инв. №

Подпись и дата

Инв. № подл.