
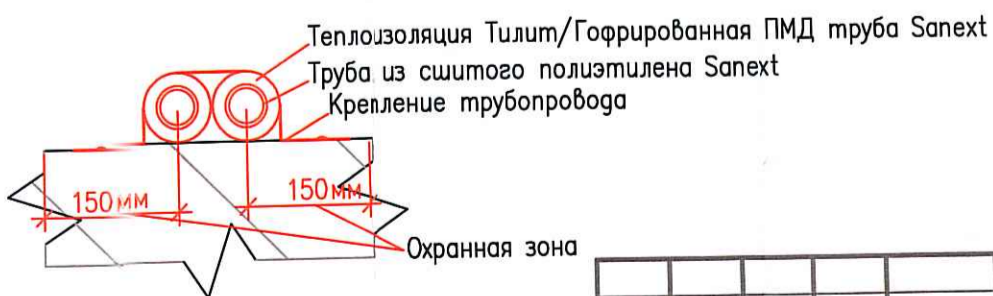


Исполнительная схема №55. Водоснабжение,
План 3 этажа.
Секция 6.

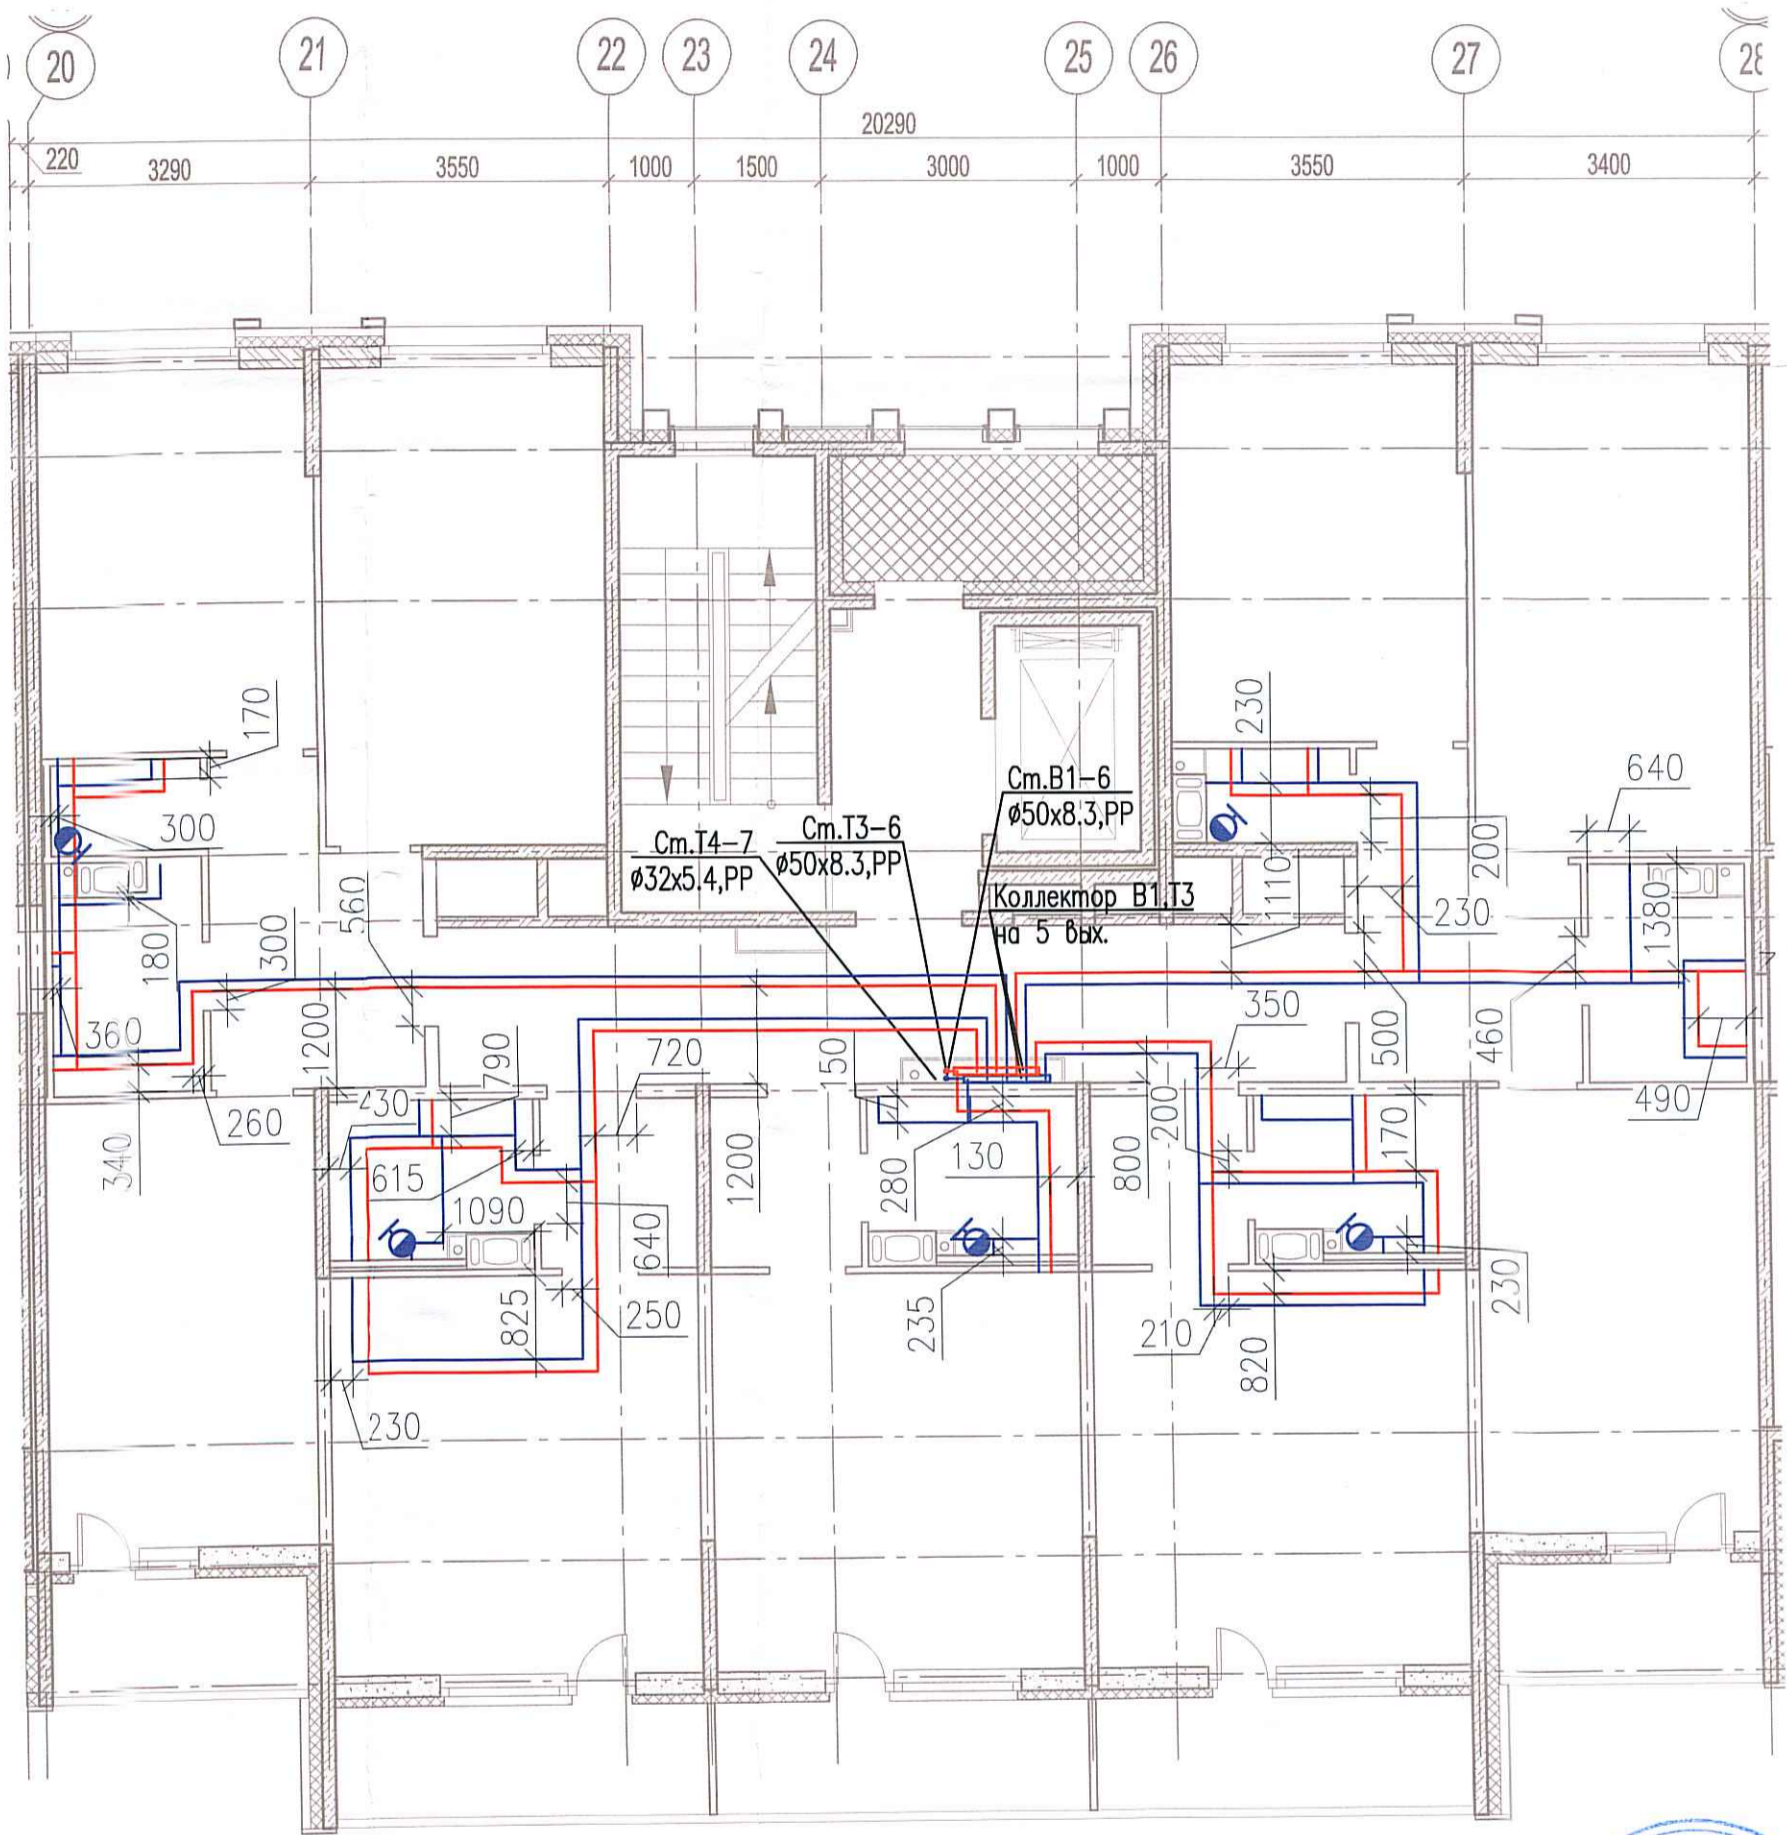

Гогласовано

Взам. инв. №
Подпись и дата
Инв. № подл.

						03-2017-БС66-4-ВК			
						Многоэтажная жилая застройка (жилой комплекс со встроенными помещениями, подземными автостоянками) по адресу: г. Санкт-Петербург, Большой Сампсониевский проспект (кад. номер участка 78:36:0005016:1309)			
Изм.	Кол. уч.	Лист	№ док.	Подп.	Дата	Корпус 4	Стадия	Лист	Листов
Разраб.			Бабаев Р.И.				ИД	64	
						Исполнительная схема №55. Водоснабжение. План 3 этажа. Секция 6.		000 "ПСК"	

Формат А3