


Исполнительная схема №57. Водоснабжение.


План 5 этажа.

Секция 6.

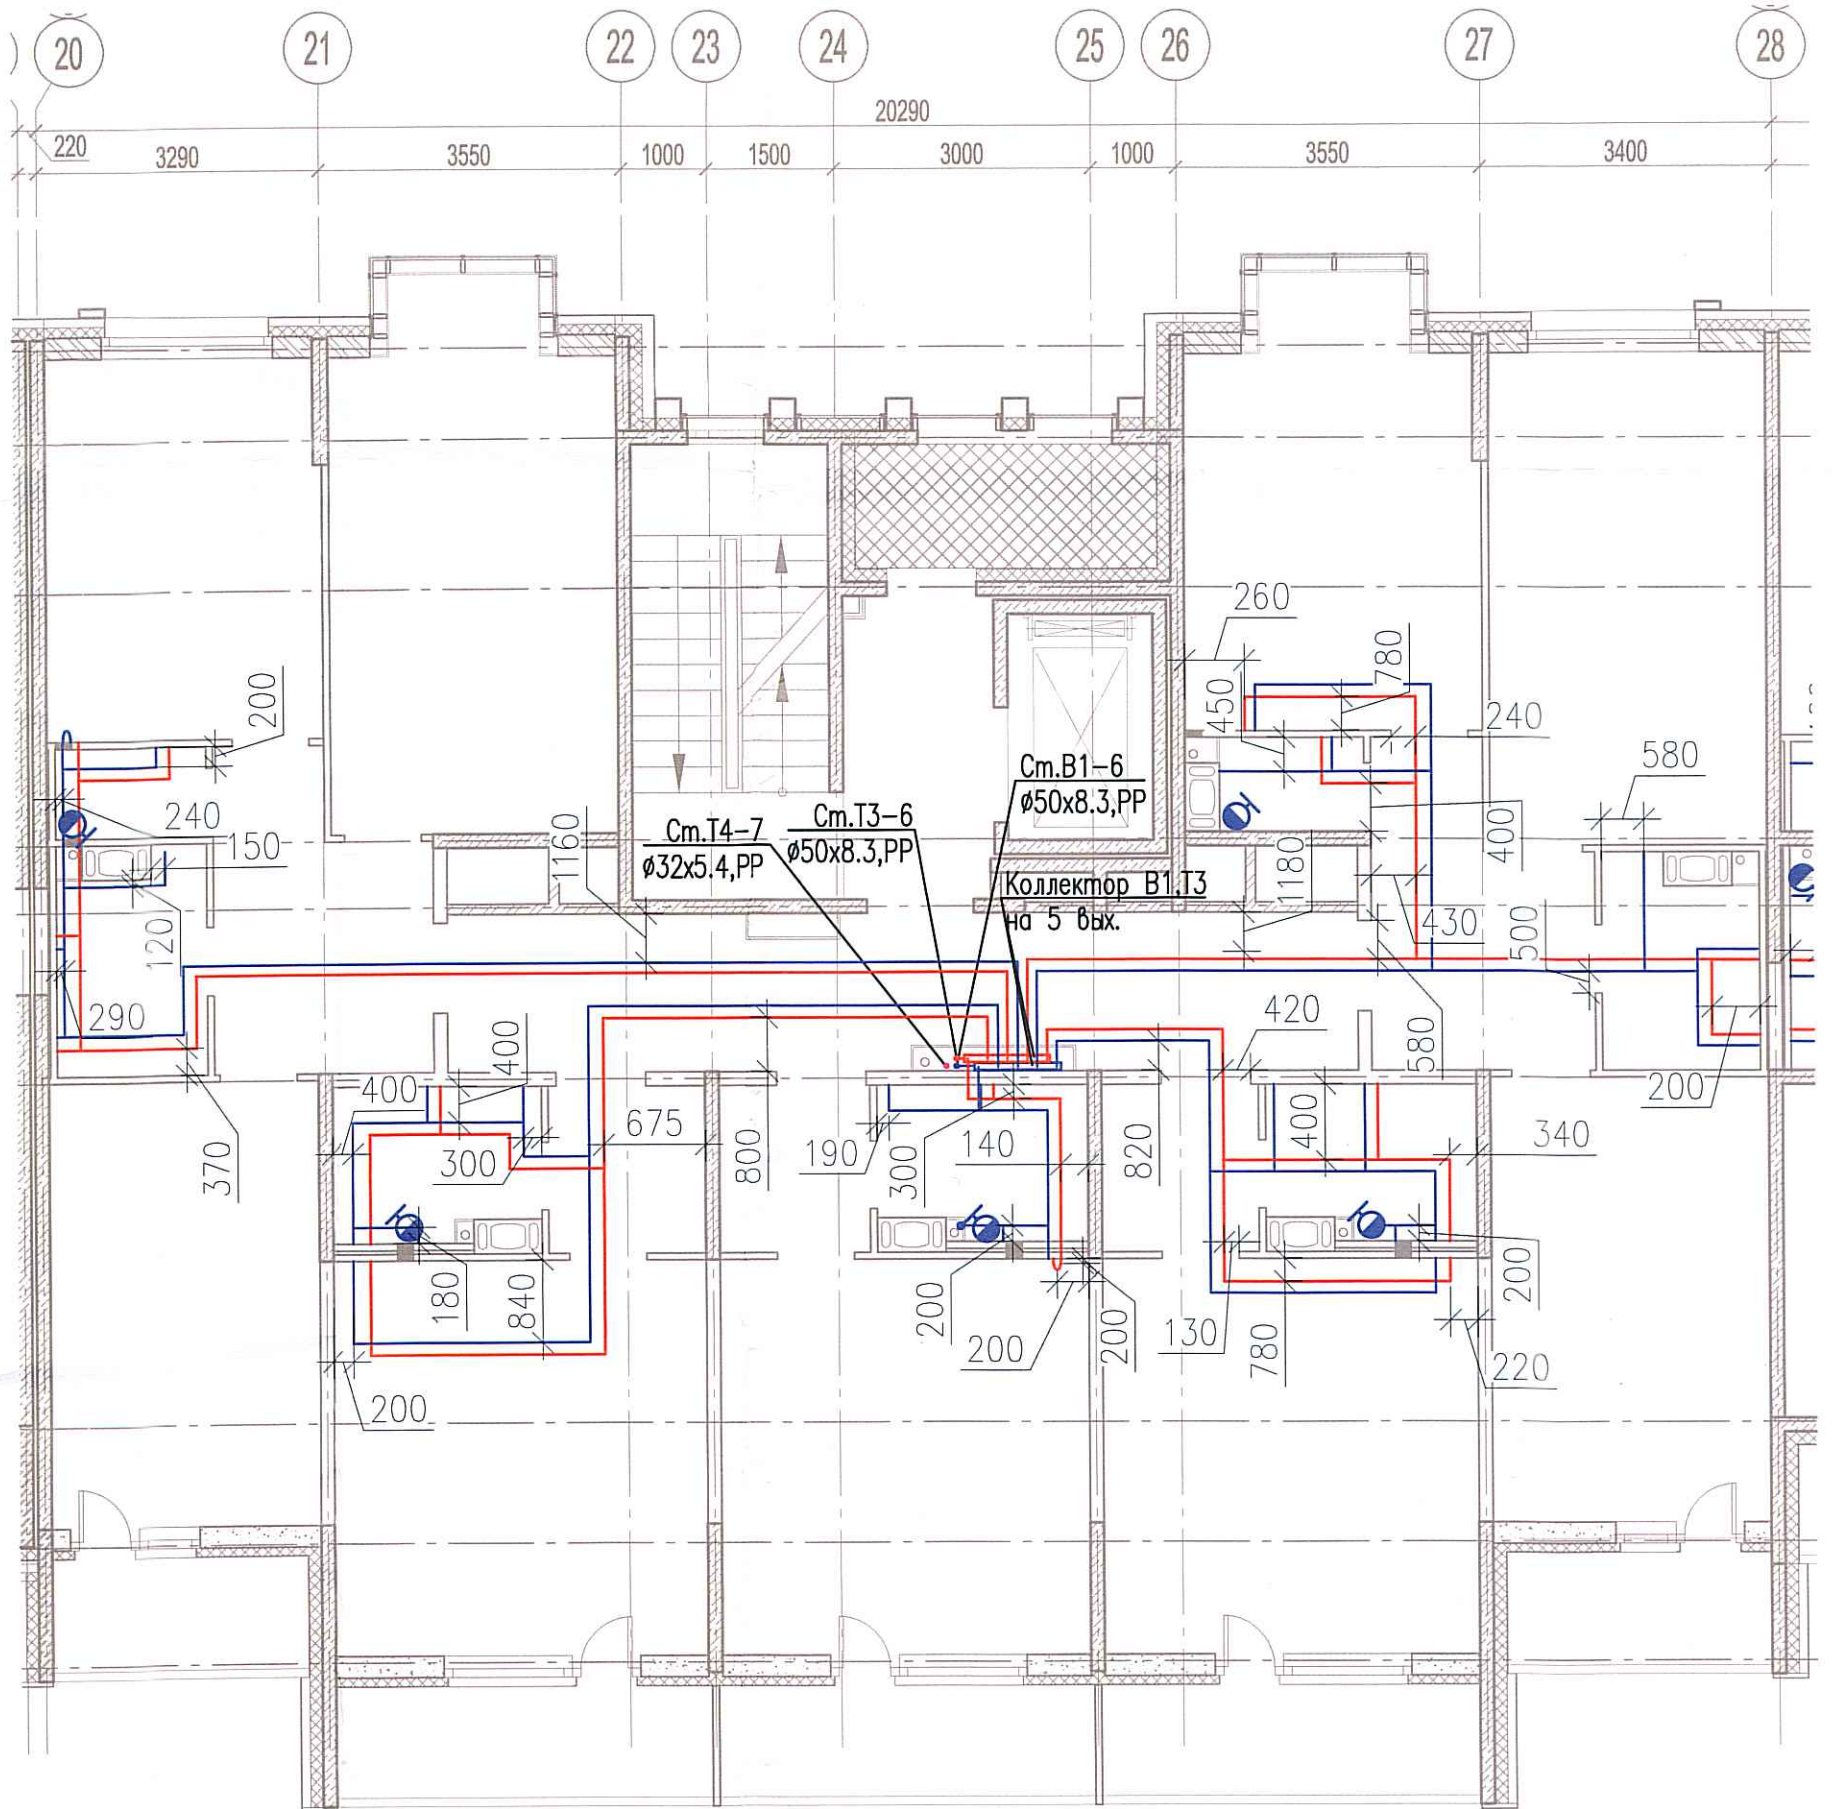

Согласовано

| | | |
|--------------|----------------|--------------|
| Инв. № подл. | Подпись и дата | Взам. инв. № |
| | | |

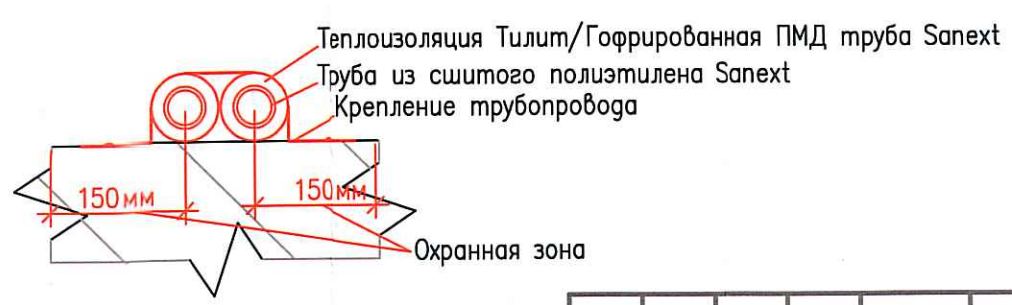

| | | | | | |
|---|-------------|------|-----------|-------|--------|
| 03-2017-БС66-4-ВК | | | | | |
| Многоэтажная жилая застройка (жилой комплекс со встроенными помещениями, подземными автостоянками) по адресу: г. Санкт-Петербург, Большой Сампсониевский проспект (кад. номер участка 78:36:0005016:1309) | | | | | |
| Изм. | Кол. уч. | Лист | № док. | Подп. | Дата |
| Разраб. | Бабаев Р.И. | | | | |
| Корпус 4 | | | Стадия | Лист | Листов |
| Исполнительная схема №57. Водоснабжение. План 5 этажа. Секция 6. | | | ИД | 6/11 | |
| | | | ООО "ПСК" | | |