
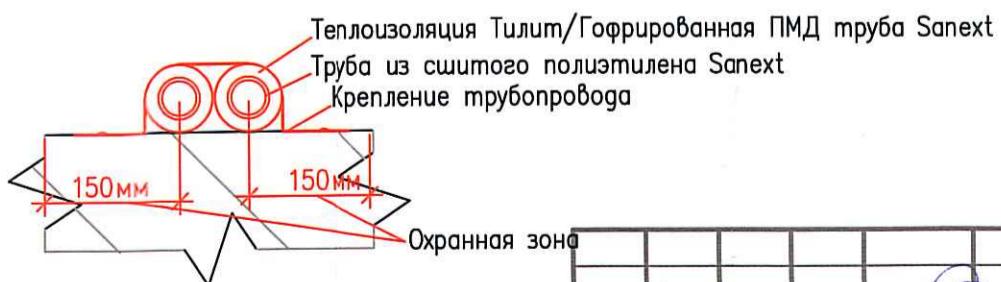


Исполнительная схема №58. Водоснабжение.  
План 6 этажа.  
Секция 6.

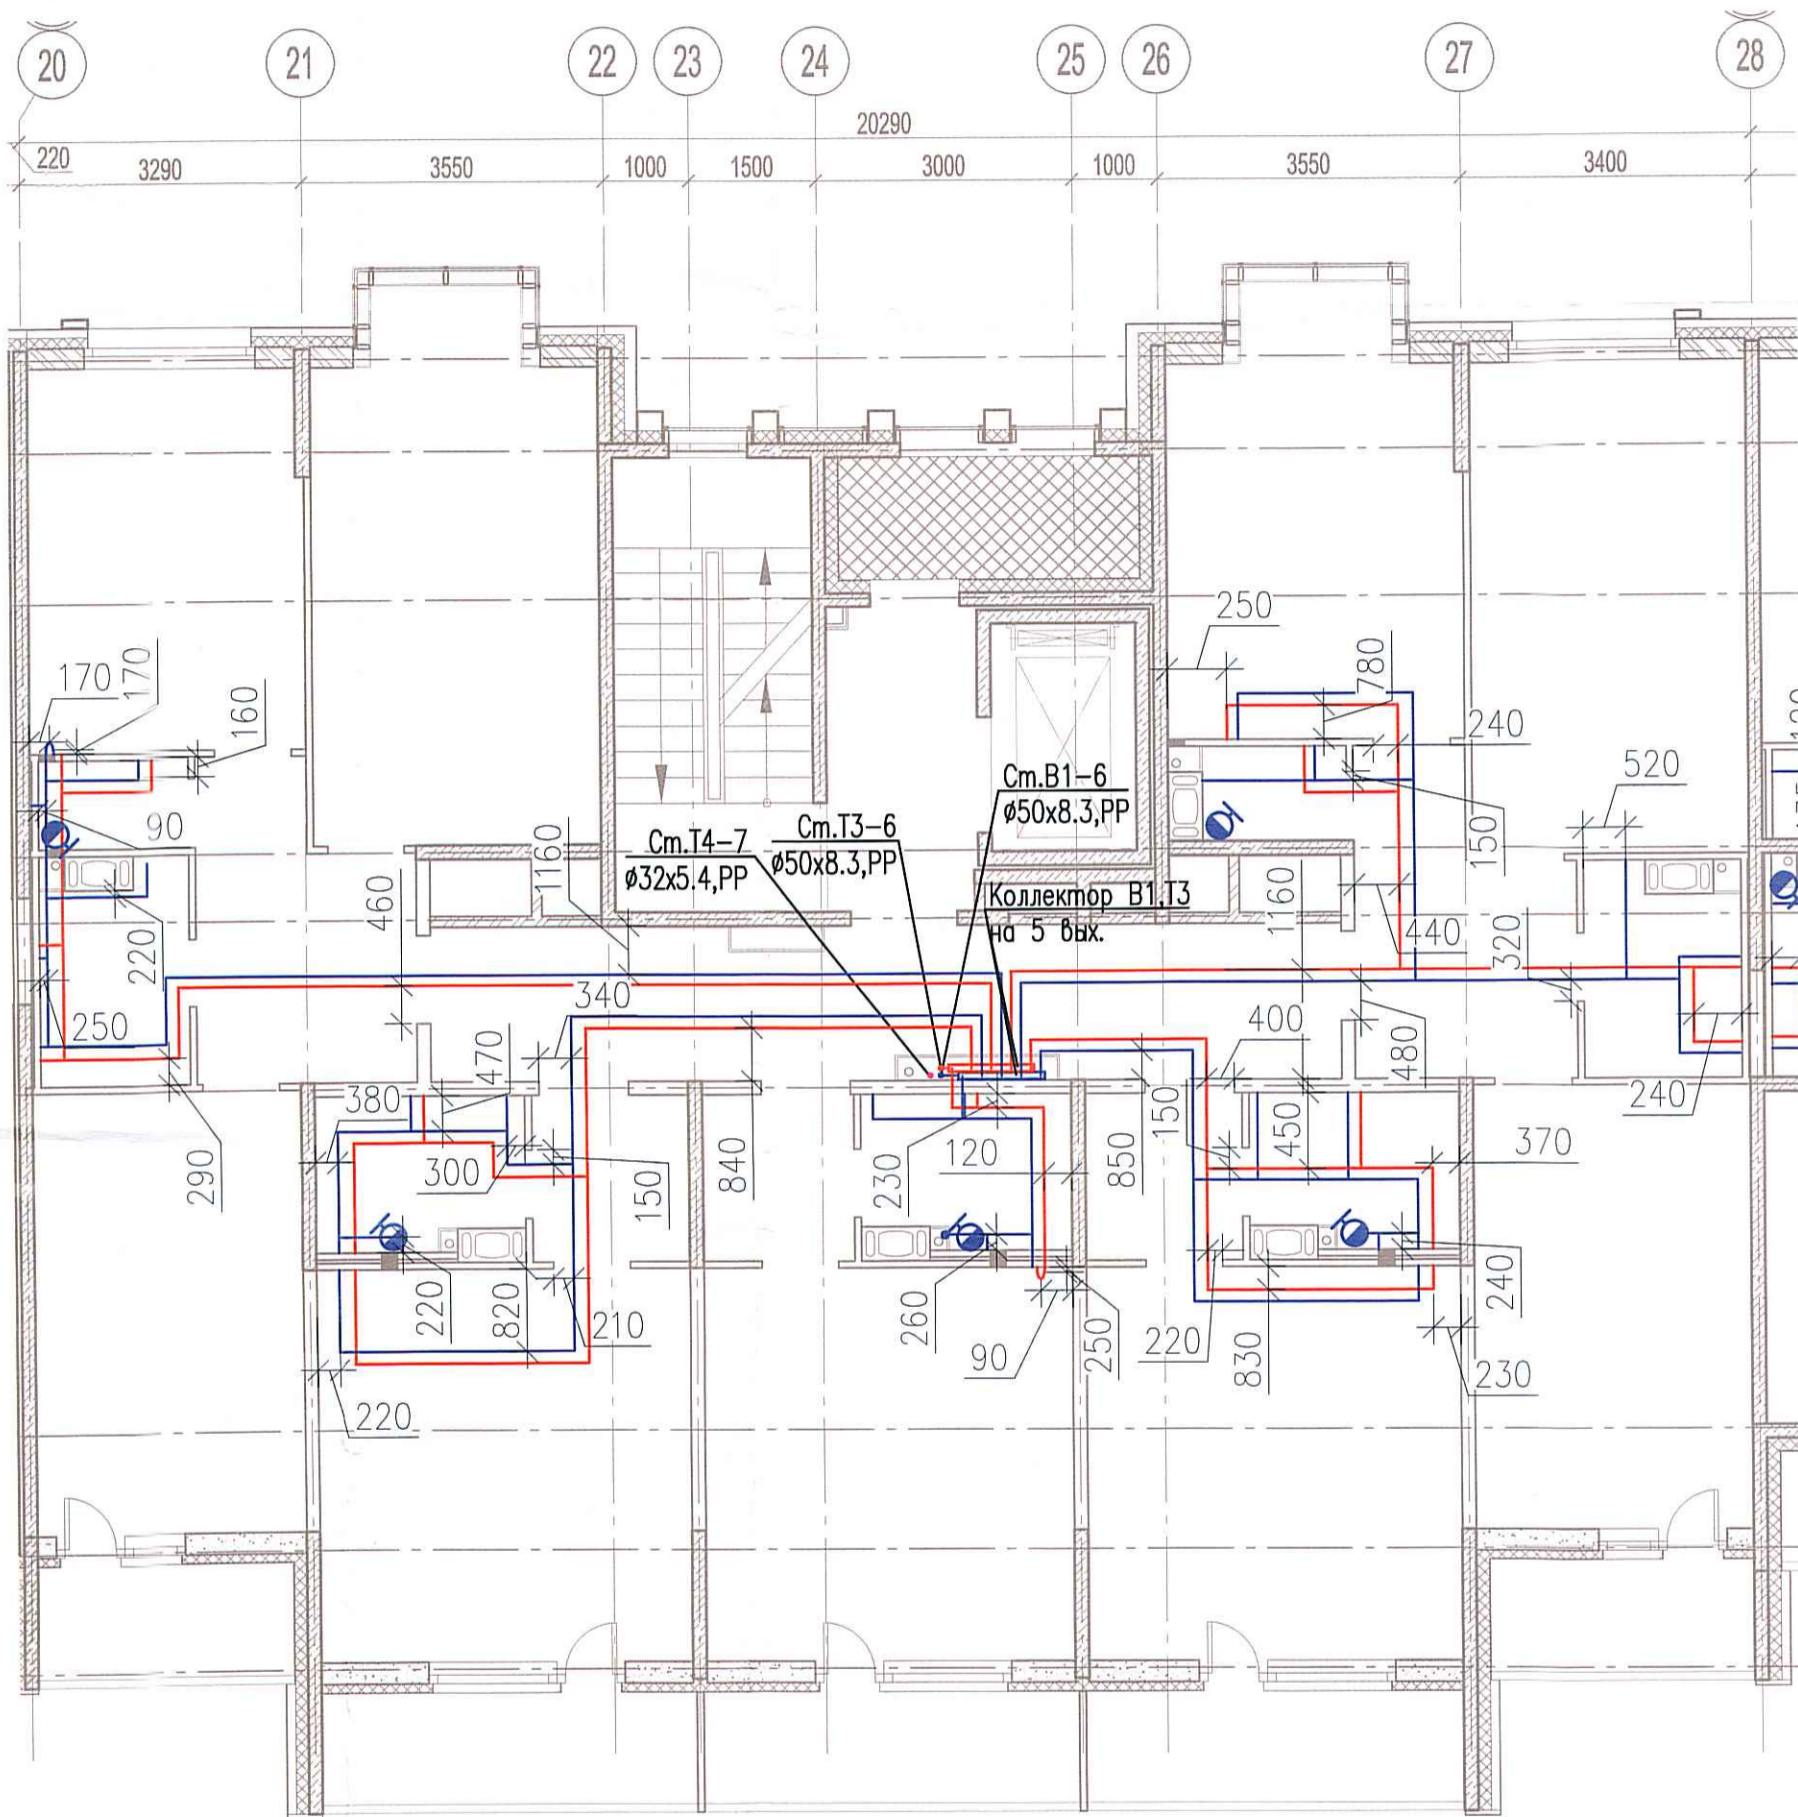

Согласовано

Взам. инв. №

Подпись и дата

Инв. № подл.

Изм.	Кол. уч.	Лист	№ док.	Подп.	Дата
Разраб.			Бабаев Р.И.		

03-2017-БС66-4-ВК

Многоэтажная жилая застройка (жилой комплекс со встроенными помещениями, подземными автостоянками) по адресу: г. Санкт-Петербург, Большой Сампсониевский проспект (кад. номер участка 78:36:0005016:1309)

Корпус 4

Стадия	Лист	Листов
ИД	695	

Исполнительная схема №58. Водоснабжение.  
План 6 этажа.  
Секция 6.

ООО "ПСК"

Формат А3