
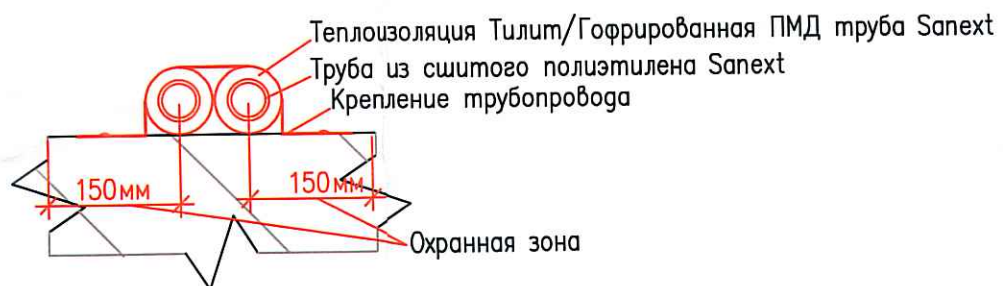


Исполнительная схема
№63. Водоснабжение.
 План 3 этажа.
 Секция 7.

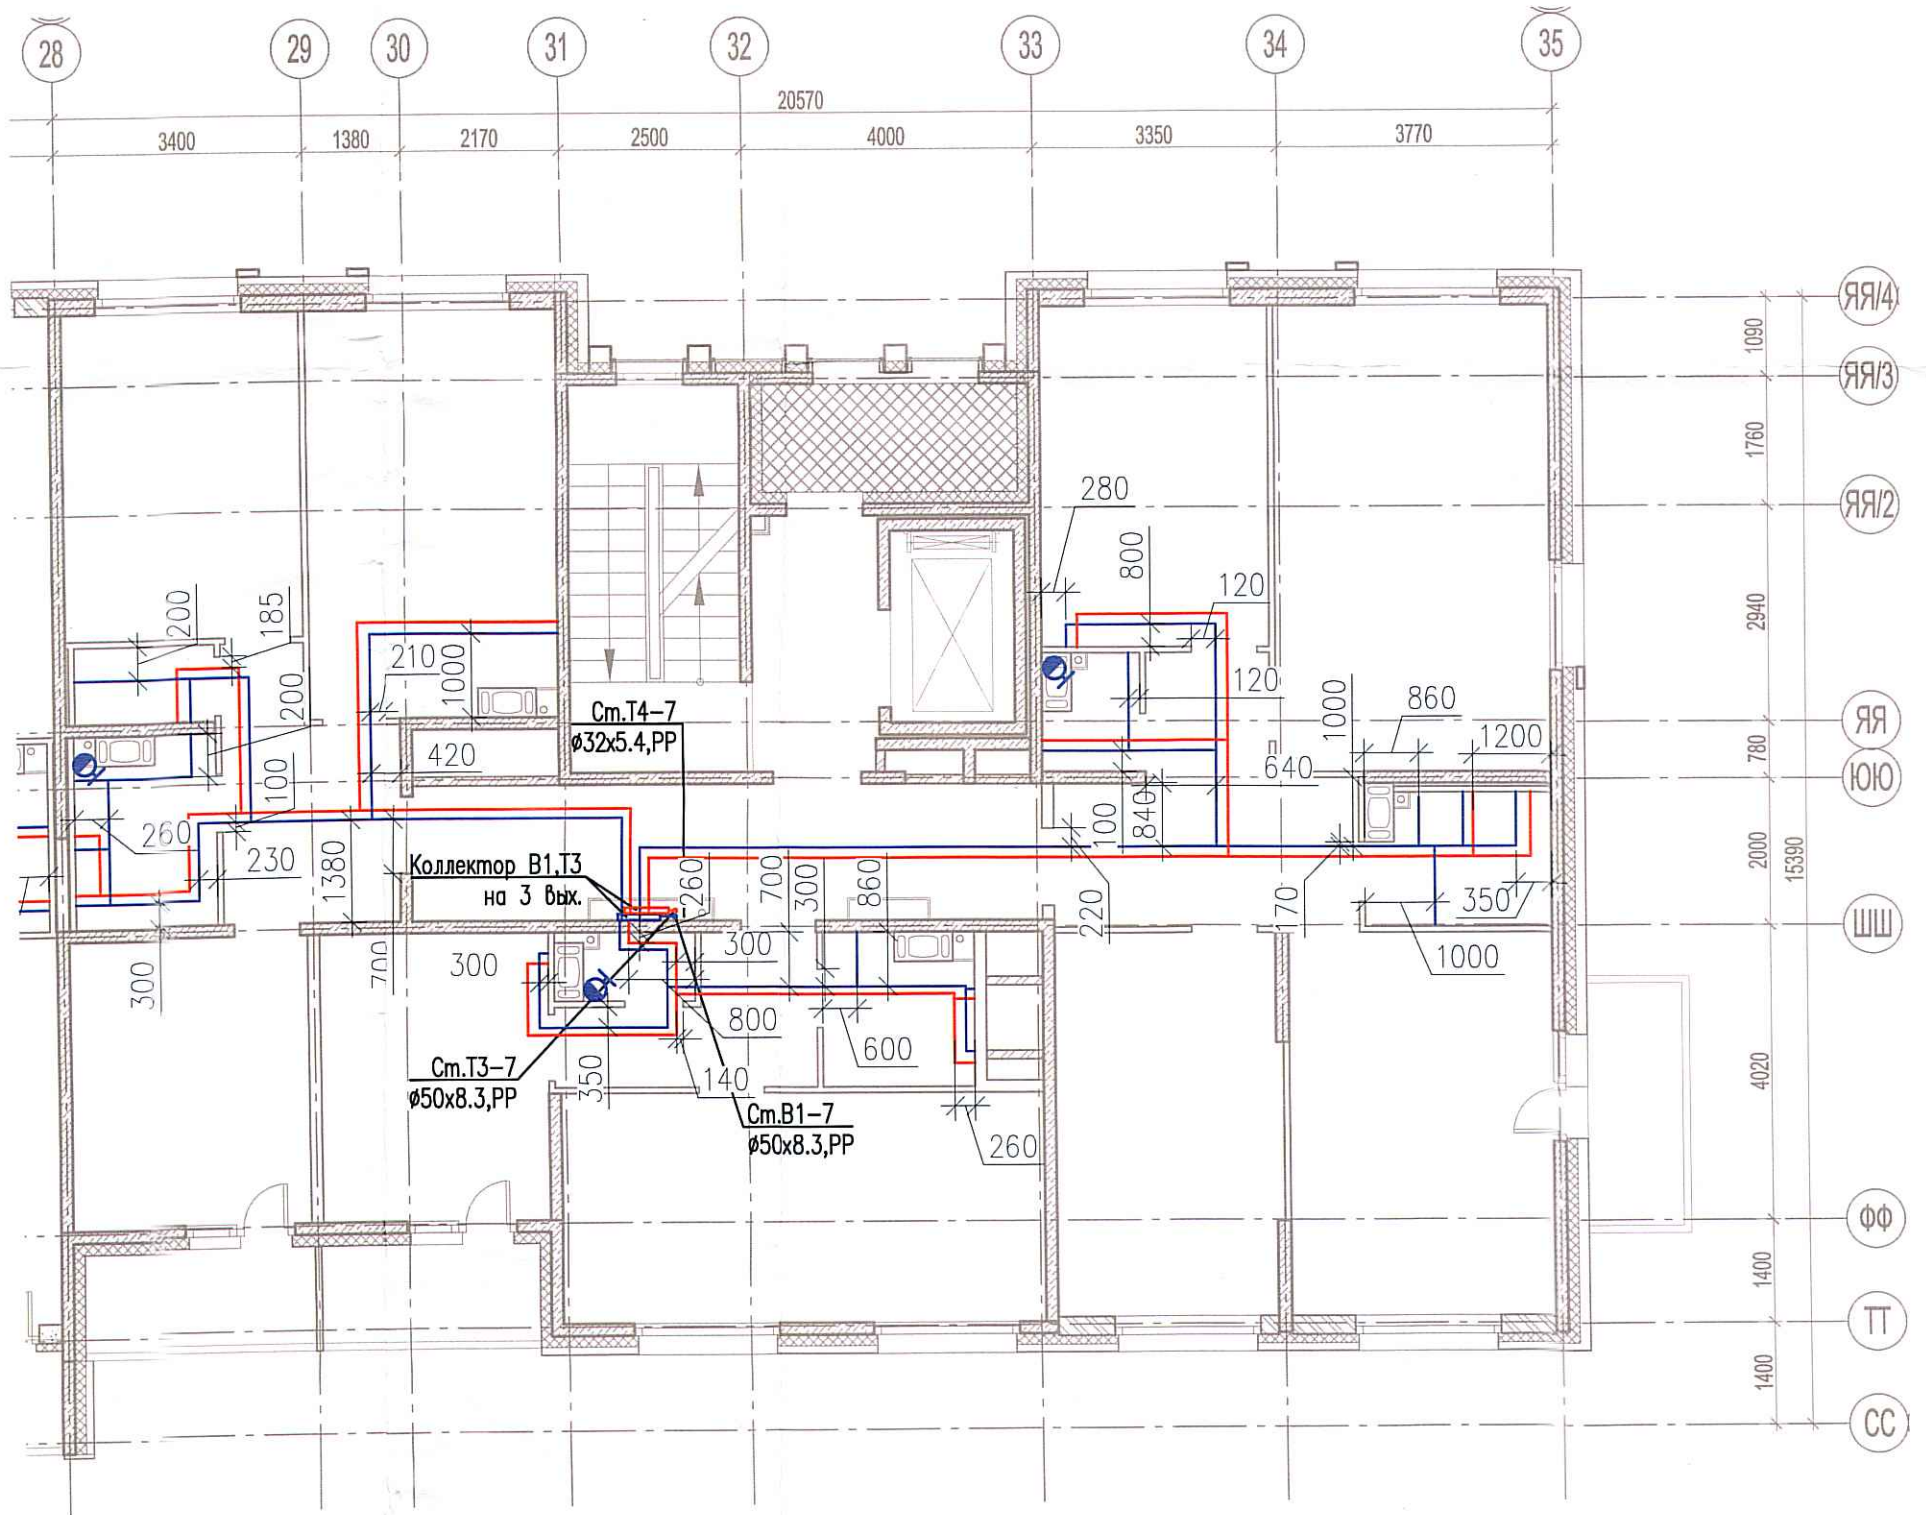

Составлено

Взам. инв. №

Подпись и дата

Инв. № подл.

						03-2017-БС66-4-ВК				
						Многоэтажная жилая застройка (жилой комплекс со встроенными помещениями, подземными автостоянками) по адресу: г. Санкт-Петербург, Большой Сампсониевский проспект (кад. номер участка 78:36:0005016:1309)				
Изм.	Кол. уч.	Лист	№ док.	Подп.	Дата	Корпус 4	Стадия	Лист	Листов	
Разраб.			Бабаев Р.И.				ИД	690		
						Исполнительная схема №63. Водоснабжение. План 3 этажа. Секция 7.		ООО "ПСК"		