
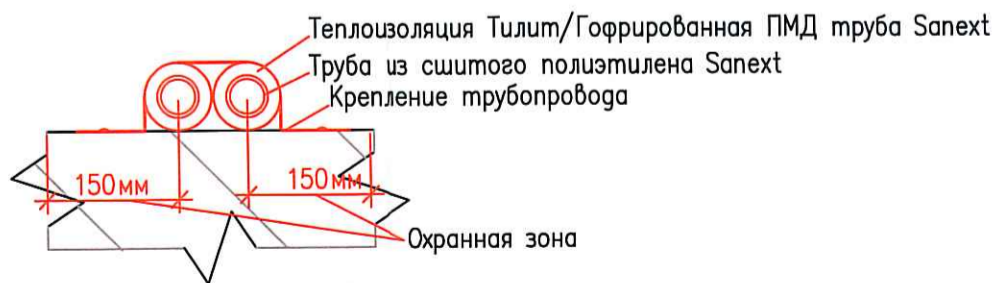


Исполнительная схема
№64. Водоснабжение.
 План 4 этажа.
 Секция 7.

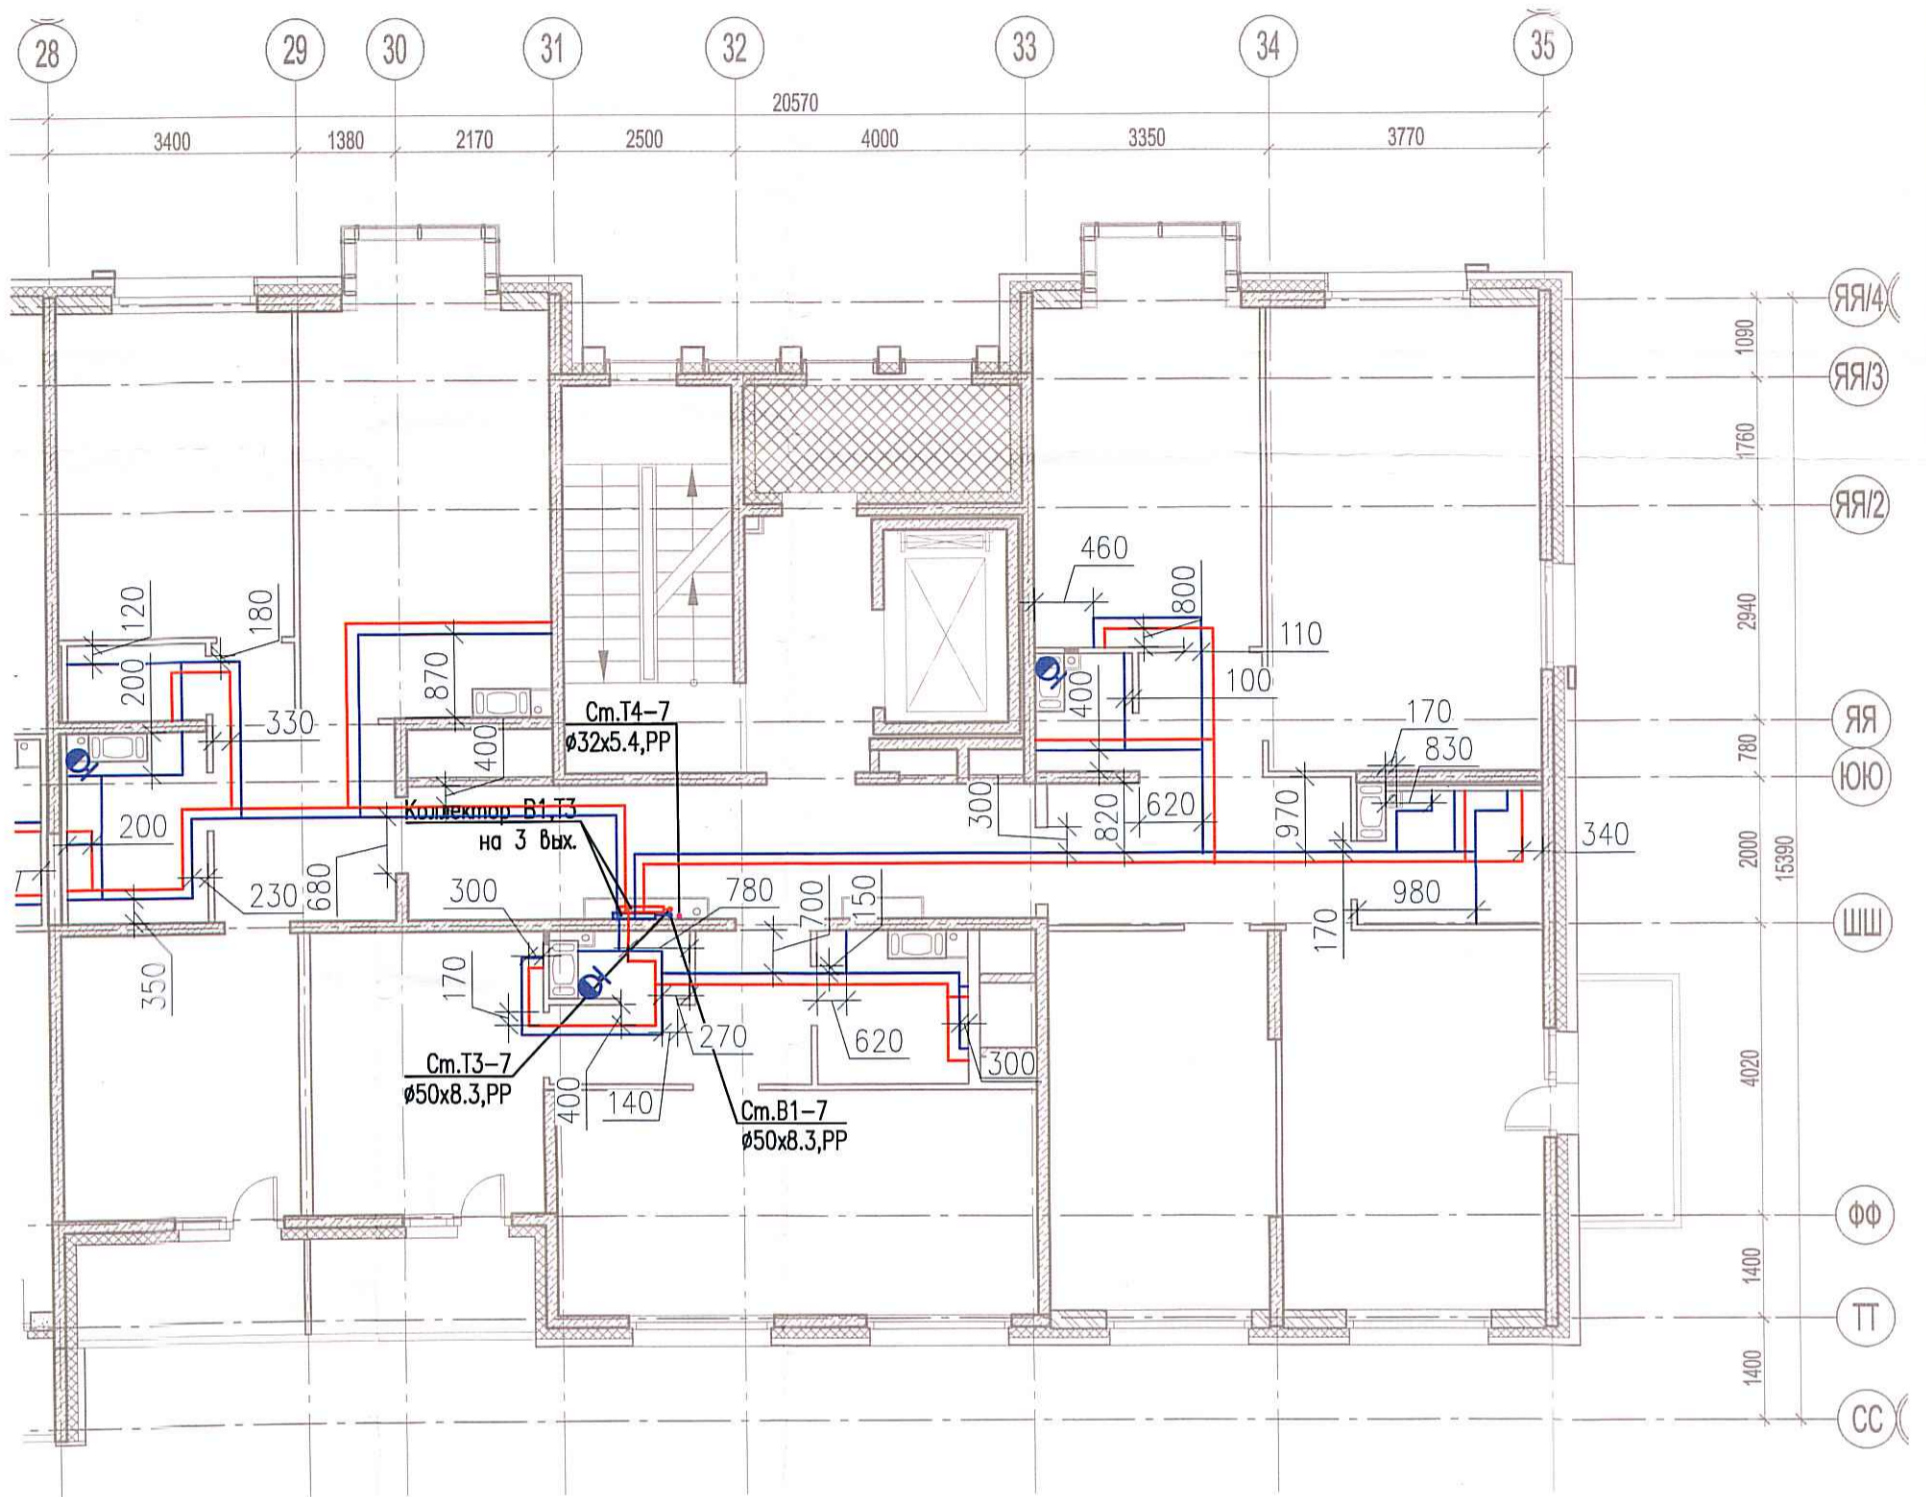

Согл.	вано
Инв. № подл.	
Подпись и дата	
Взам. инв. №	

					03-2017-БС66-4-ВК			
					Многоэтажная жилая застройка (жилой комплекс со встроенными помещениями, подземными автостоянками) по адресу: г. Санкт-Петербург, Большой Сампсониевский проспект (кад. номер участка 78:36:0005016:1309)			
Изм.	Кол. уч.	Лист	№ док.	Подп.	Дата	Стадия	Лист	Листов
Разраб.			Бабаев Р.И.			ИД	691	
Исполнительная схема №64. Водоснабжение. План 4 этажа. Секция 7.						ООО "ПСК"		