
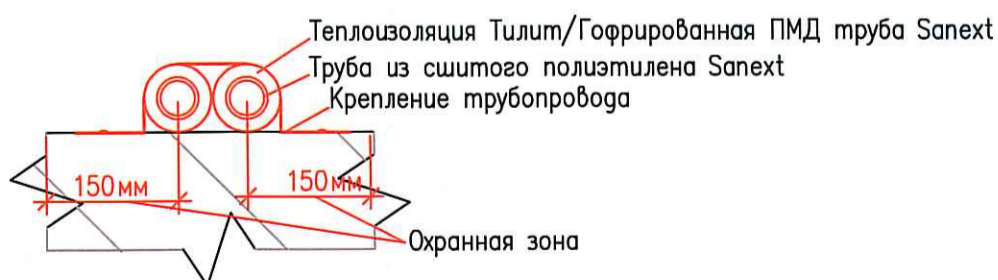


Исполнительная схема
 №65. Водоснабжение.
 План 5 этажа.
 Секция 7.

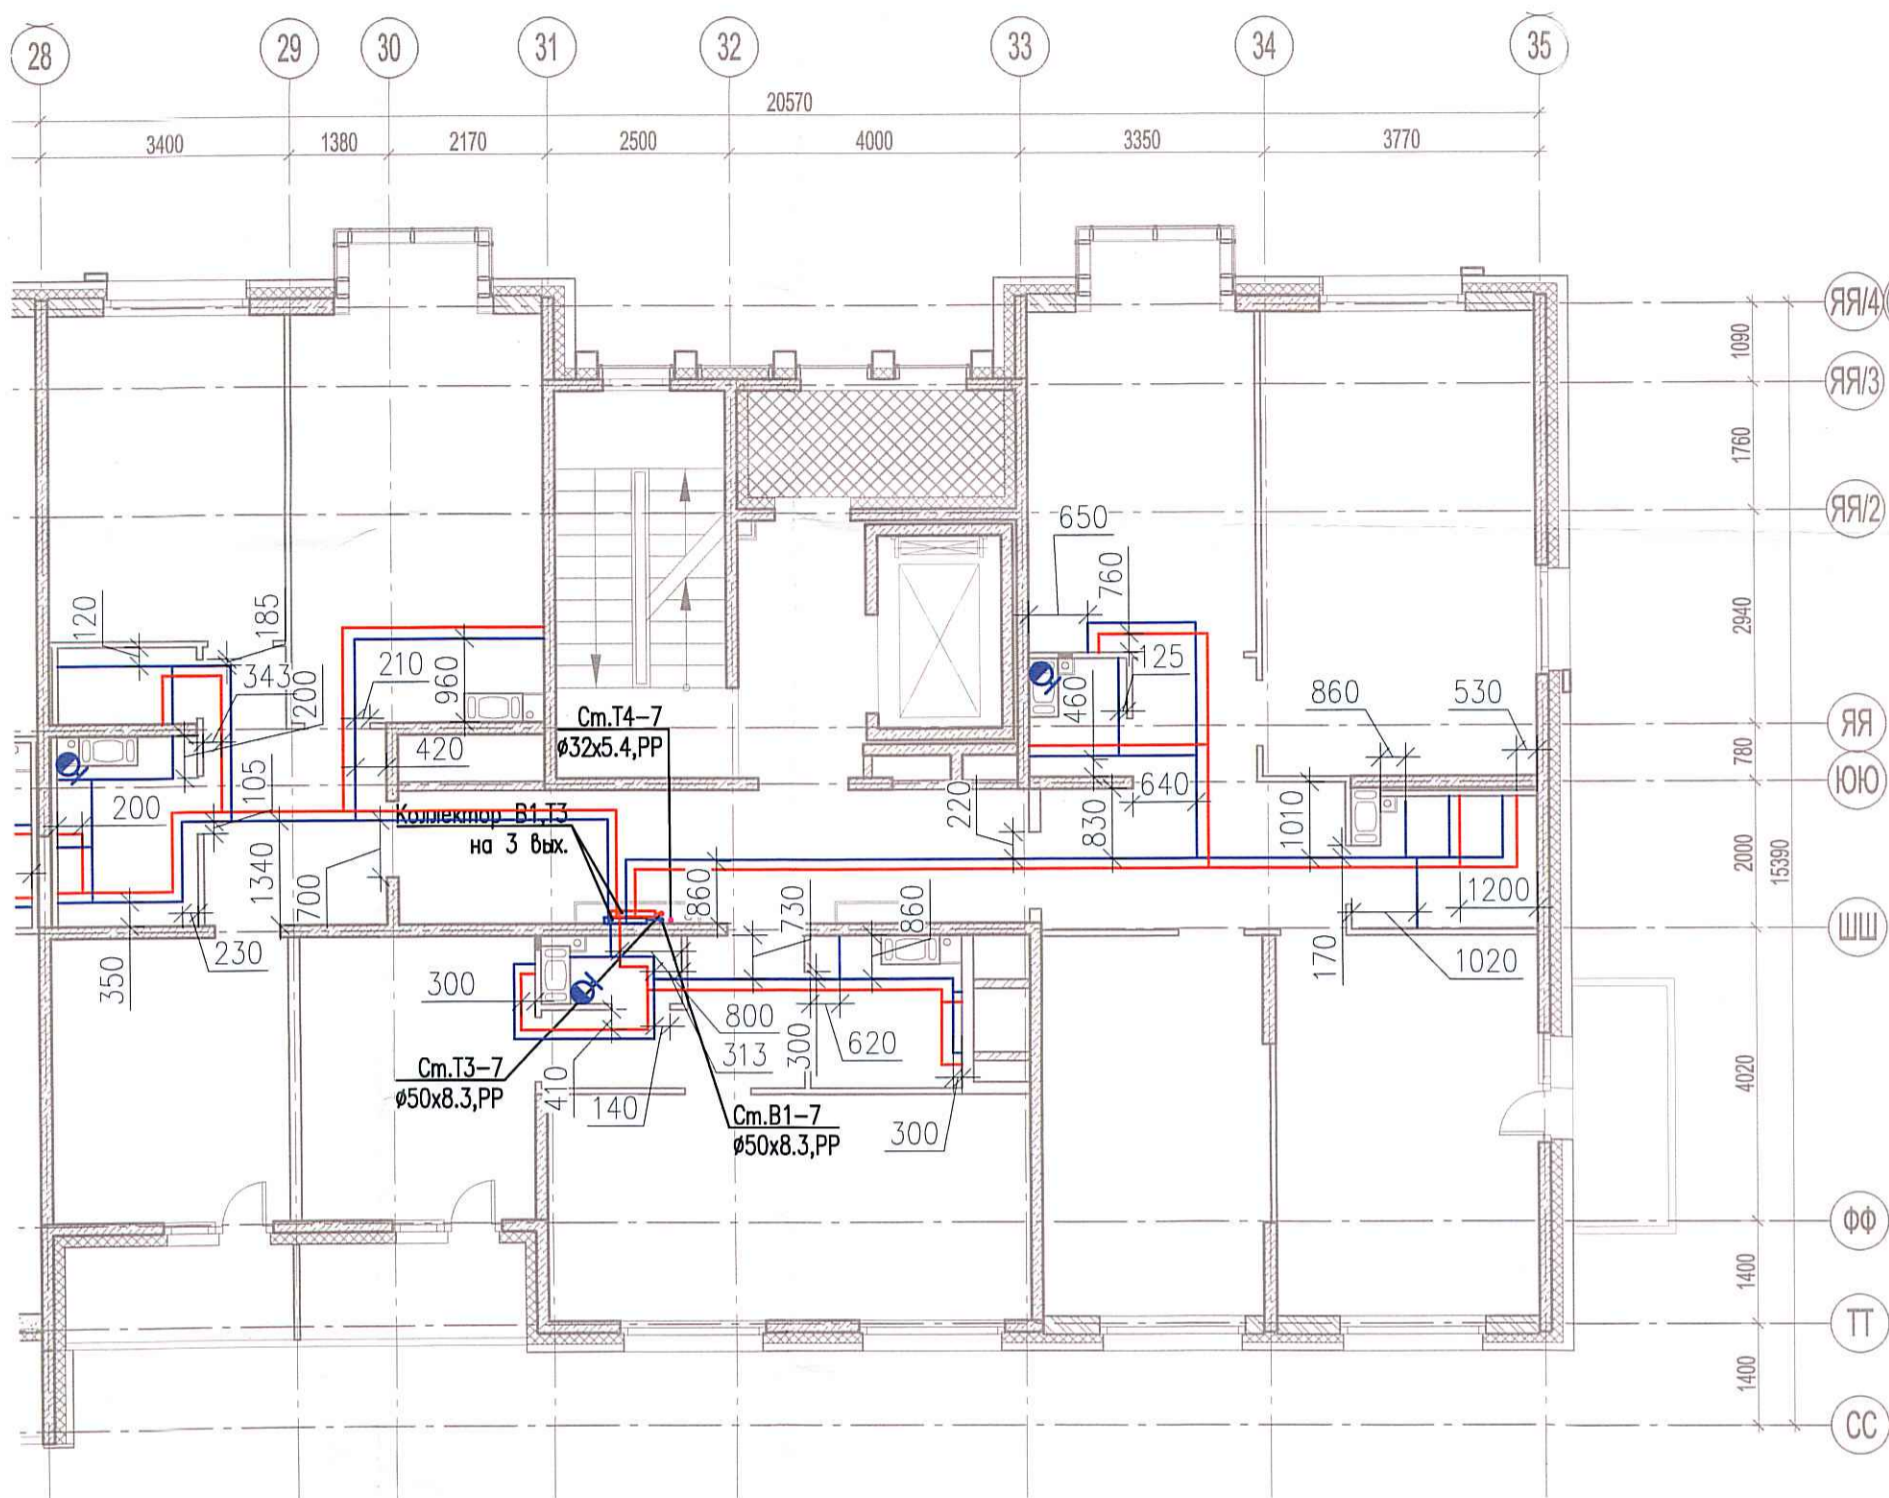

Создано	
Взам. инв. №	
Подпись и дата	
Инв. № посл.	

						03-2017-БС66-4-ВК			
						Многоэтажная жилая застройка (жилой комплекс со встроенными помещениями, подземными автостоянками) по адресу: г. Санкт-Петербург, Большой Сампсониевский проспект (кад. номер участка 78:36:0005016:1309)			
Изм.	Кол. уч.	Лист	№ док.	Повт.	Дата	Корпус 4	Стадия	Лист	Листов
Разраб.	Бабаев Р.И.						ИД	638	
						Исполнительная схема №65. Водоснабжение. План 5 этажа. Секция 7.		ООО "ПСК"	