
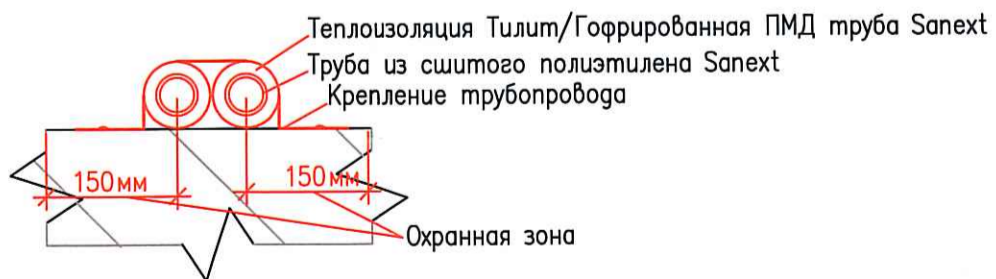


Исполнительная схема  
 №66. Водоснабжение.  
 План 6 этажа.  
 Секция 7.

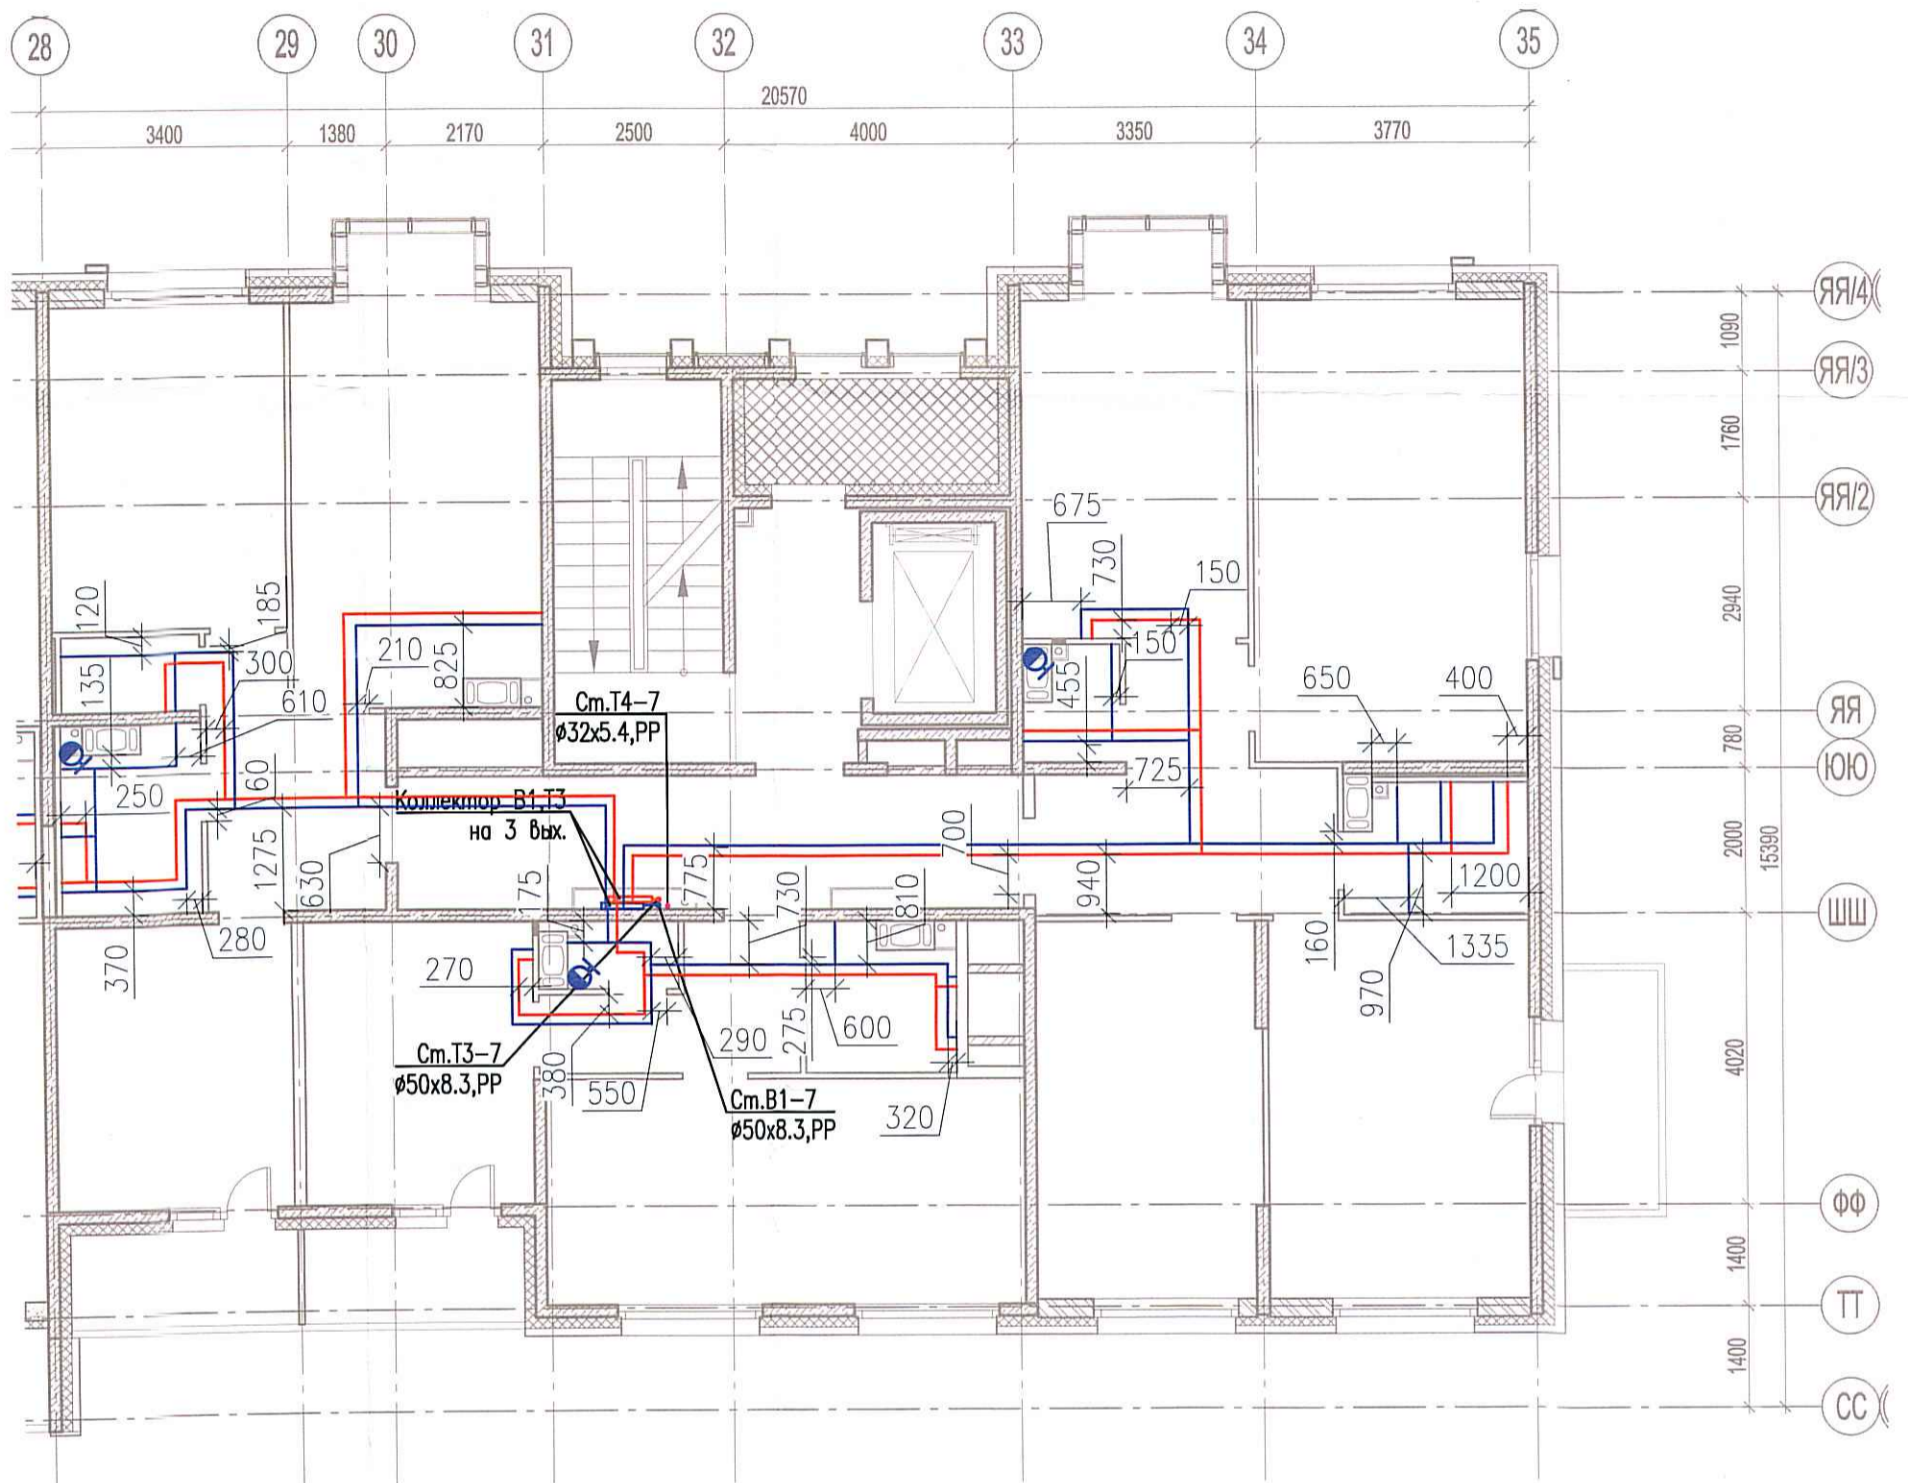

Создано

Взам - Ш.Н.В. №

Подпись и дата

Инв. № подл.

03-2017-БС666-4-ВК					
Многоэтажная жилая застройка (жилой комплекс со встроенными помещениями, подземными автостоянками) по адресу: г. Санкт-Петербург, Большой Сампсониевский проспект (кад. номер участка 78:36:0005016:1309)					
Изм.	Кол. уч.	Лист	№ док.	Подп.	Дата
Разраб.		Бабаев Р.И.			
Корпус 4				Стадия	Лист
Исполнительная схема №66. Водоснабжение. План 6 этажа. Секция 7.				ИД	644
				000 "ПСК"	
Формат А3					