
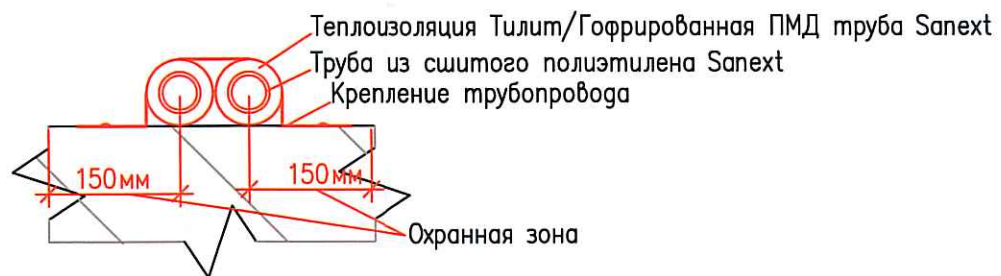


Исполнительная схема
 №67. Водоснабжение.
 План 7 этажа.
 Секция 7.

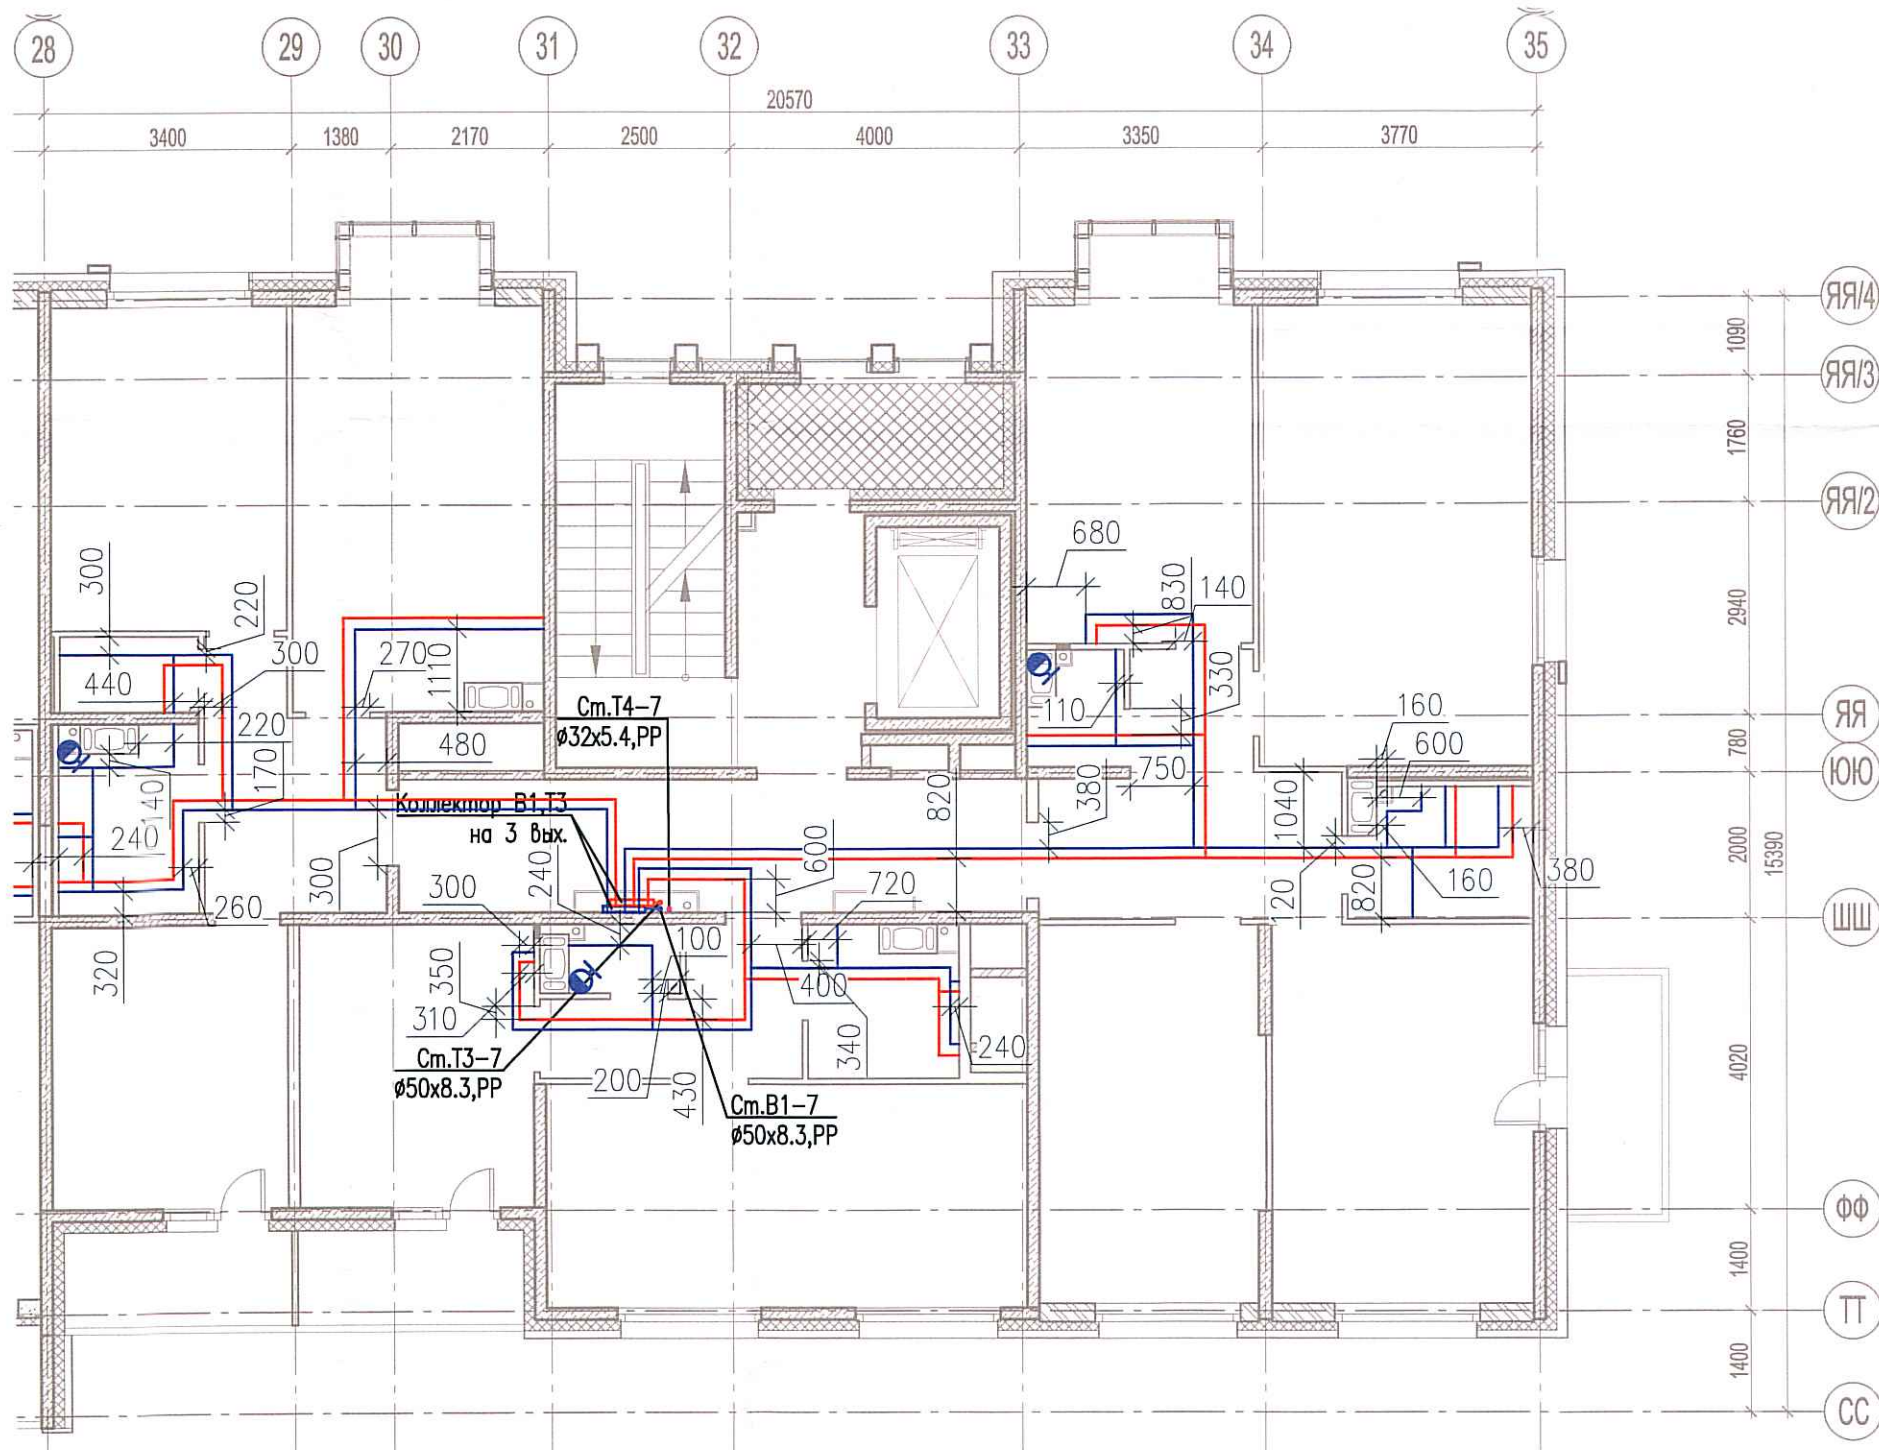

Голосовано	Взам. инв. №
	Инв. № подл.
Подпись и дата	

Изм.	Кол. уч.	Лист	№ док.	Подп.	Дата
Разраб.			Бабаев Р.И.		

03-2017-БС66-4-ВК		
Многоэтажная жилая застройка (жилой комплекс со встроенными помещениями, подземными автостоянками) по адресу: г. Санкт-Петербург, Большой Сампсониевский проспект (кад. номер участка 78:36:0005016:1309)		
Корпус 4	Стадия	Лист
	ИД	699
Исполнительная схема №67. Водоснабжение. План 7 этажа. Секция 7.	000 "ПСК"	