



СЕКЦИЯ 4.4

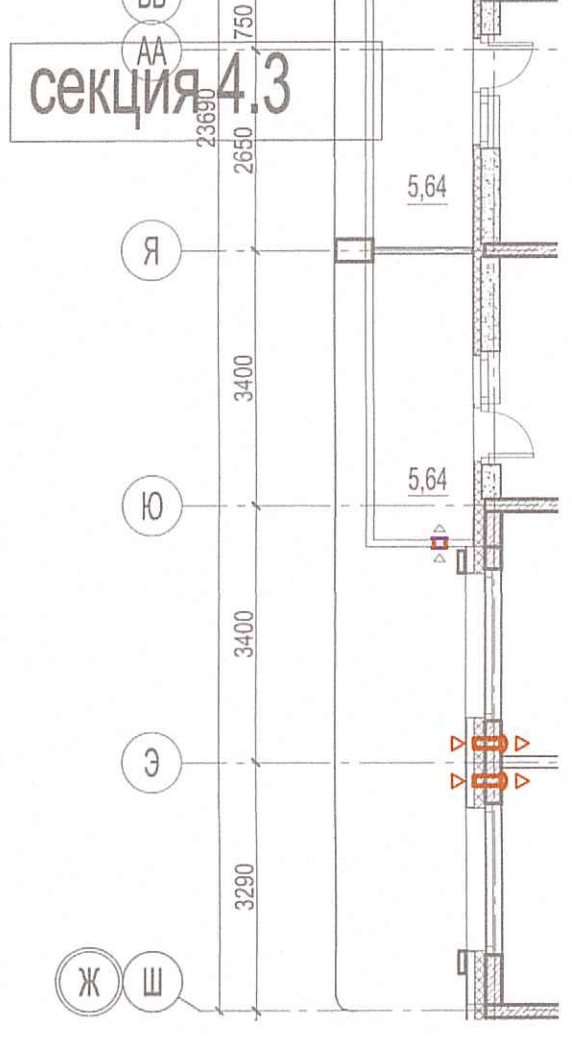

СЕКЦИЯ 4.3

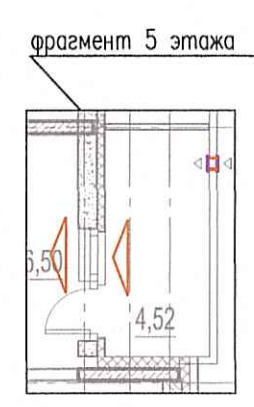

ООО «Информационные Технологии и Коммуникации»
В производство работ
12 мая 2019
должность _____
подпись _____

ПРОВЕРено
ТЕХНИЧЕСКИЙ ОТДЕЛ
24 сен 2019
СОТРУДНИК ТО _____

Условные обозначения

Обозначение	Наименование
	Воздуховод
	Решетка вентиляционная вытяжная
	Решетка вентиляционная переточная
	Приточный клапан инфильтрации воздуха
	Дроссельная заслонка
	Противопожарный клапан:
	КП(60) – (60) – предел огнестойкости (не менее 60 мин.)
	НО(НЗ) – нормально открыт(нормально закрыт)
	600x450 – Размер
	Тип привода; ЭМ – электромагнитный, МВ – электромеханический
	Вентилятор
	Шумоглушитель
	Фильтр
	Воздуонагреватель
	Клапан обратный
	Приточный оконный клапан
	Воздуховод с нормируемым пределом огнестойкости
	Решетка вентиляционная наружная. См. раздел АР
	Порядковый номер системы вентиляции

№ п.п.	Наименование	Площадь, м²	Кат. пом.
Секция 4.3			
МОП, в том числе:			
3.301	Лифтовой холл (пожаробезопасная зона)	6,09	
3.302	Лестничная клетка	12,45	
3.303	Коридор	19,62	
		38,16	
Секция 4.4			
МОП, в том числе:			
4.301	Лифтовой холл (пожаробезопасная зона)	6,09	
4.302	Лестничная клетка	12,45	
4.303	Коридор	19,37	
		37,91	

Местоположение и привязку наружных решеток в конструкции вытрайжа-см. раздел АР.
Точные привязки приточных клапанов инфильтрации КИВ относительно оконных проемов даны в разделе АР.

№	Изм.	Кол.	Лист	№ док.	Подпись	Дата	Многоэтажная жилая застройка (жилой комплекс со встроенными помещениями, подземными объектами) по адресу: г. Санкт-Петербург, Большой Сампсониевский проспект (кад. номер участка 78.36:0005016:1309)	Стадия	Лист	Листов
2	-	Зам.	08-19			08.19	Корпус 4	Р	12	Листов
1	-	Зам.	07-19			07.19				
Разраб.	Скорина					02.19				
Разраб.	Пирогова					02.19	Вентиляция. Фрагмент плана 3-5 этажей. Секции 3, 4	Р	12	Листов
Проверил	Горшков					02.19				
ГИП	Сулоб					02.19				
И.контр.	Чащина					02.19				

