
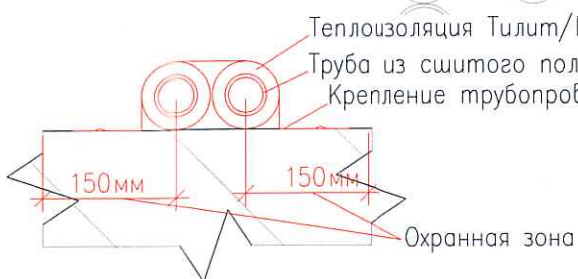


Исполнительная схема №17. Отопление.

План 4 этажа. Секция 1.

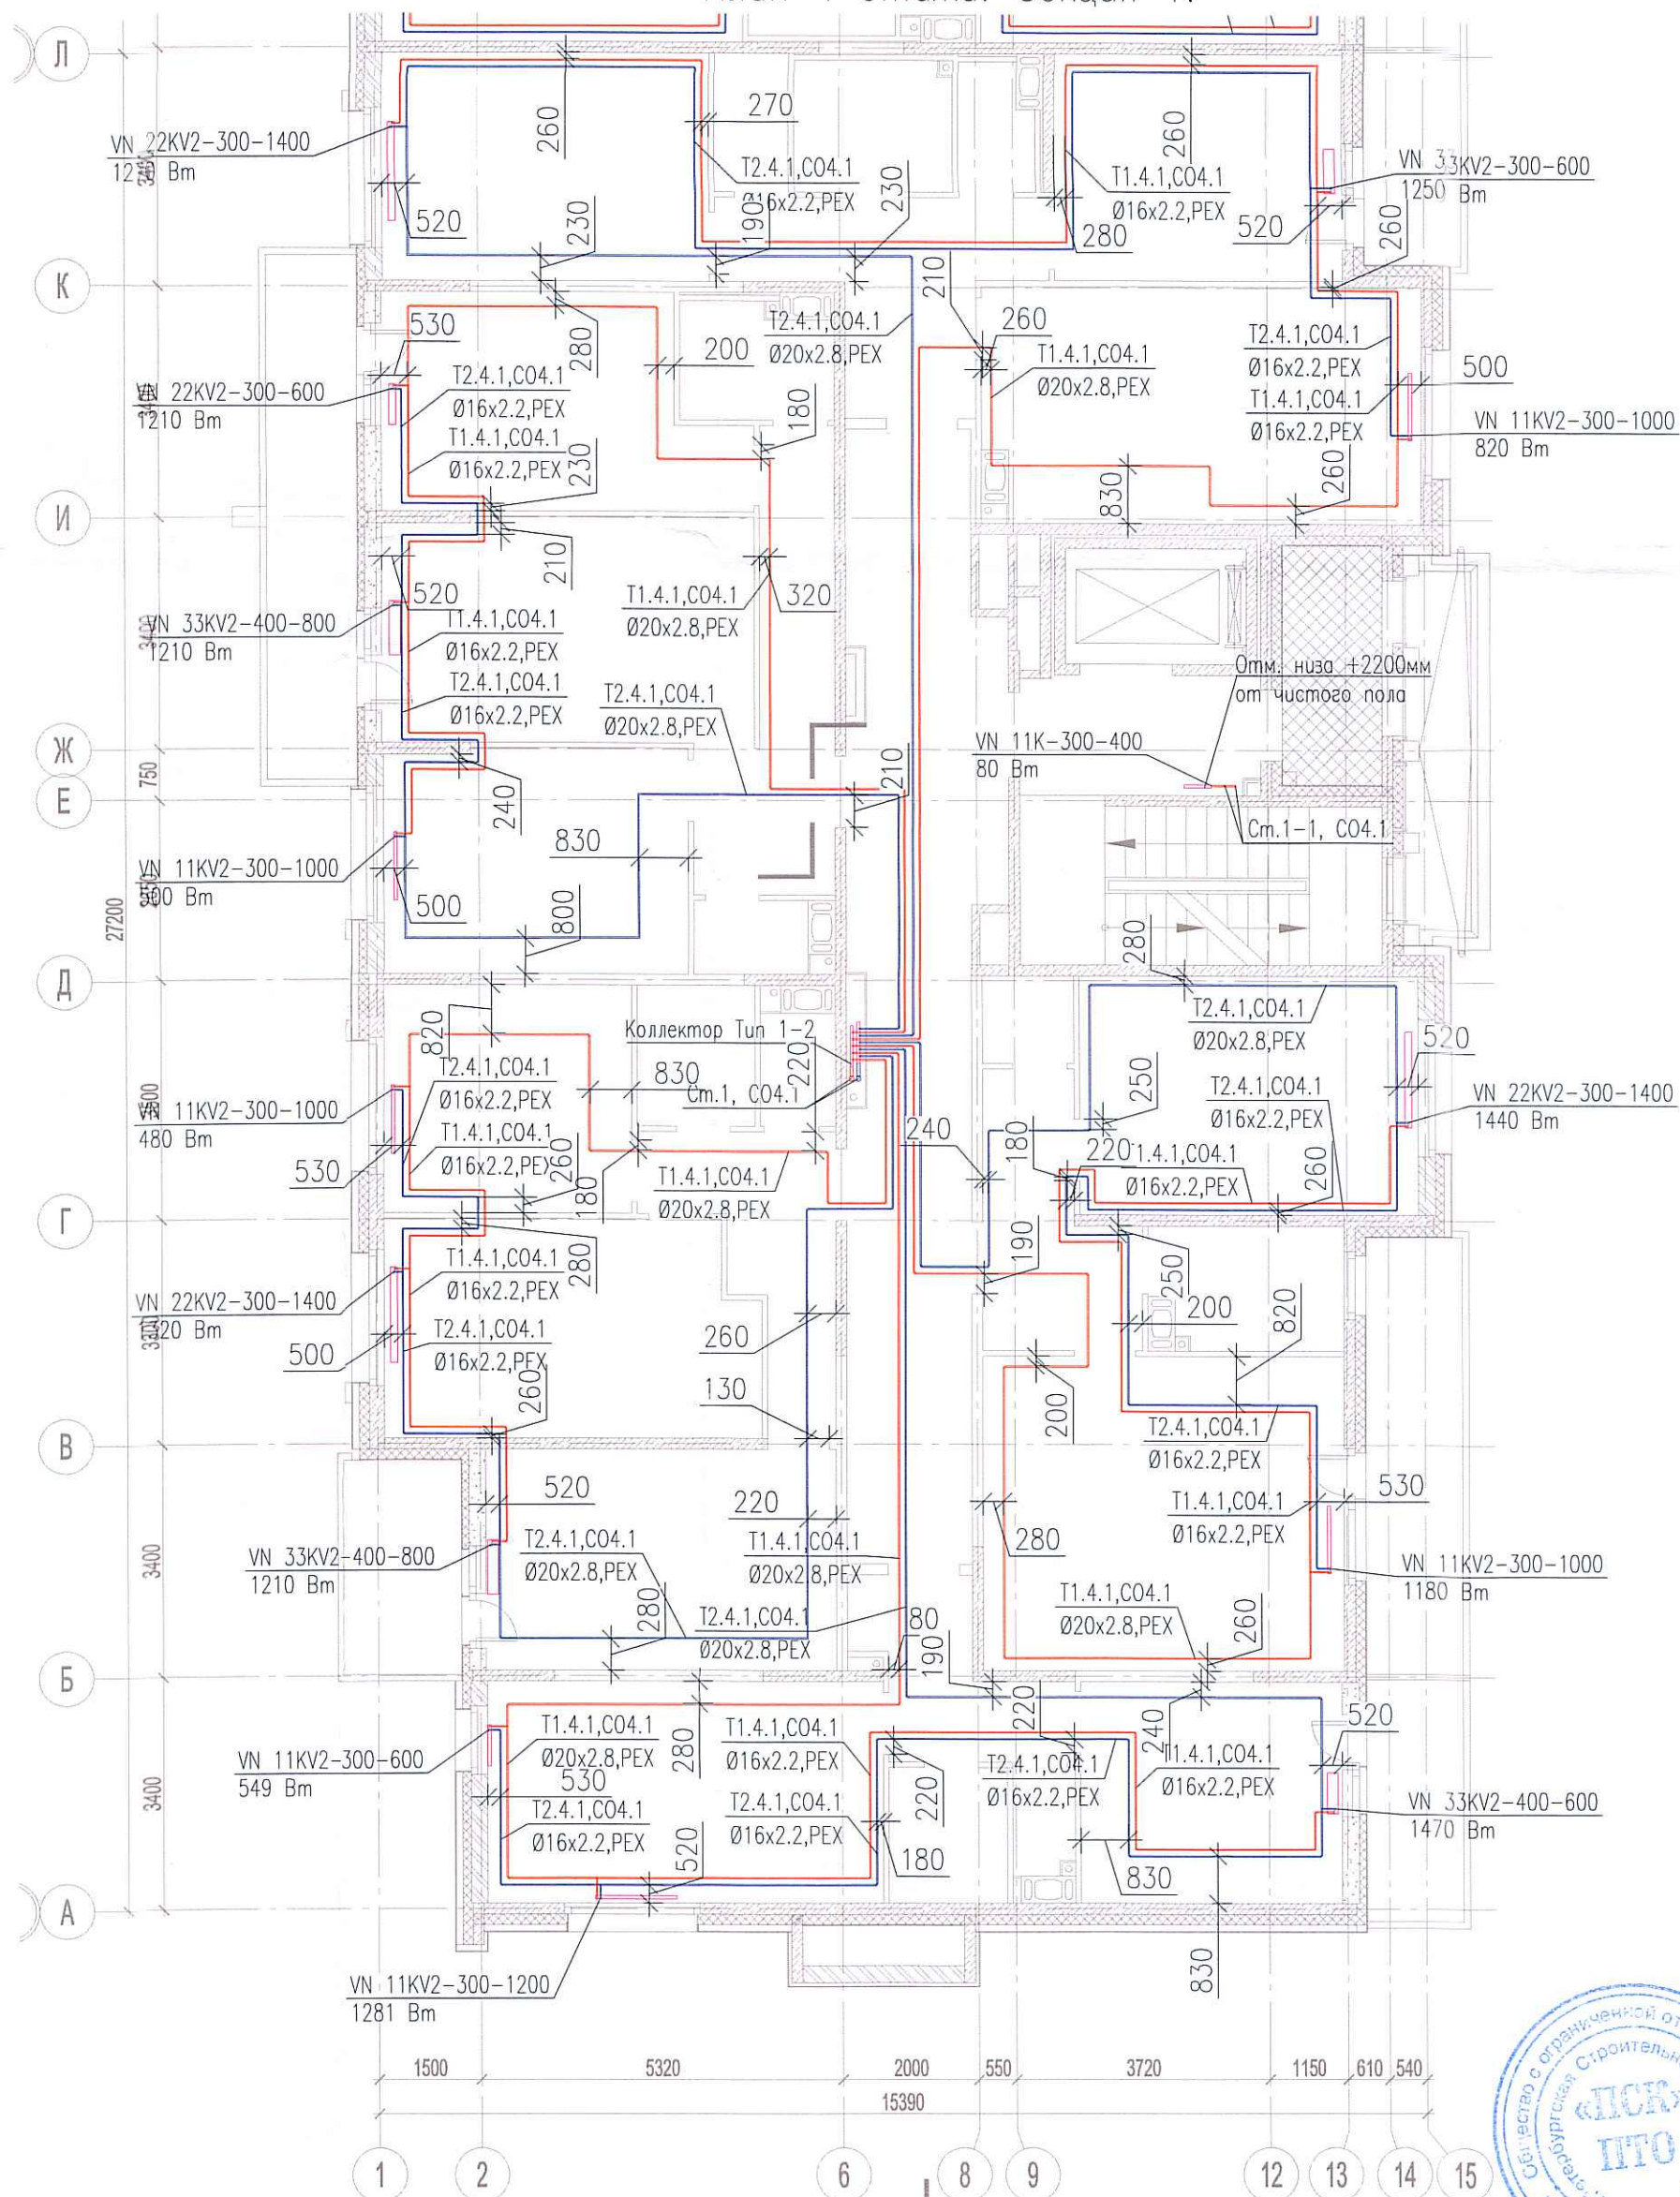

03-2017-БС66-1-0В		
Многоэтажная жилая застройка (жилой комплекс со встроенными помещениями, подземными автостоянками) по адресу: г. Санкт-Петербург, Большой Сампсониевский проспект (кад. номер участка 78:36:0005016:1309)		
Корпус 4	Стадия	Лист
	ИД	406
Исполнительная схема №17. Отопление. План 4 этажа. Секция 1.		ООО "ПСК"

Созд.	Вано
Взам. инв. №	
Подпись и дата	
Инв. № подл.	