



Исполнительная схема №19. Отопление.
План 6 этажа. Секция 1.

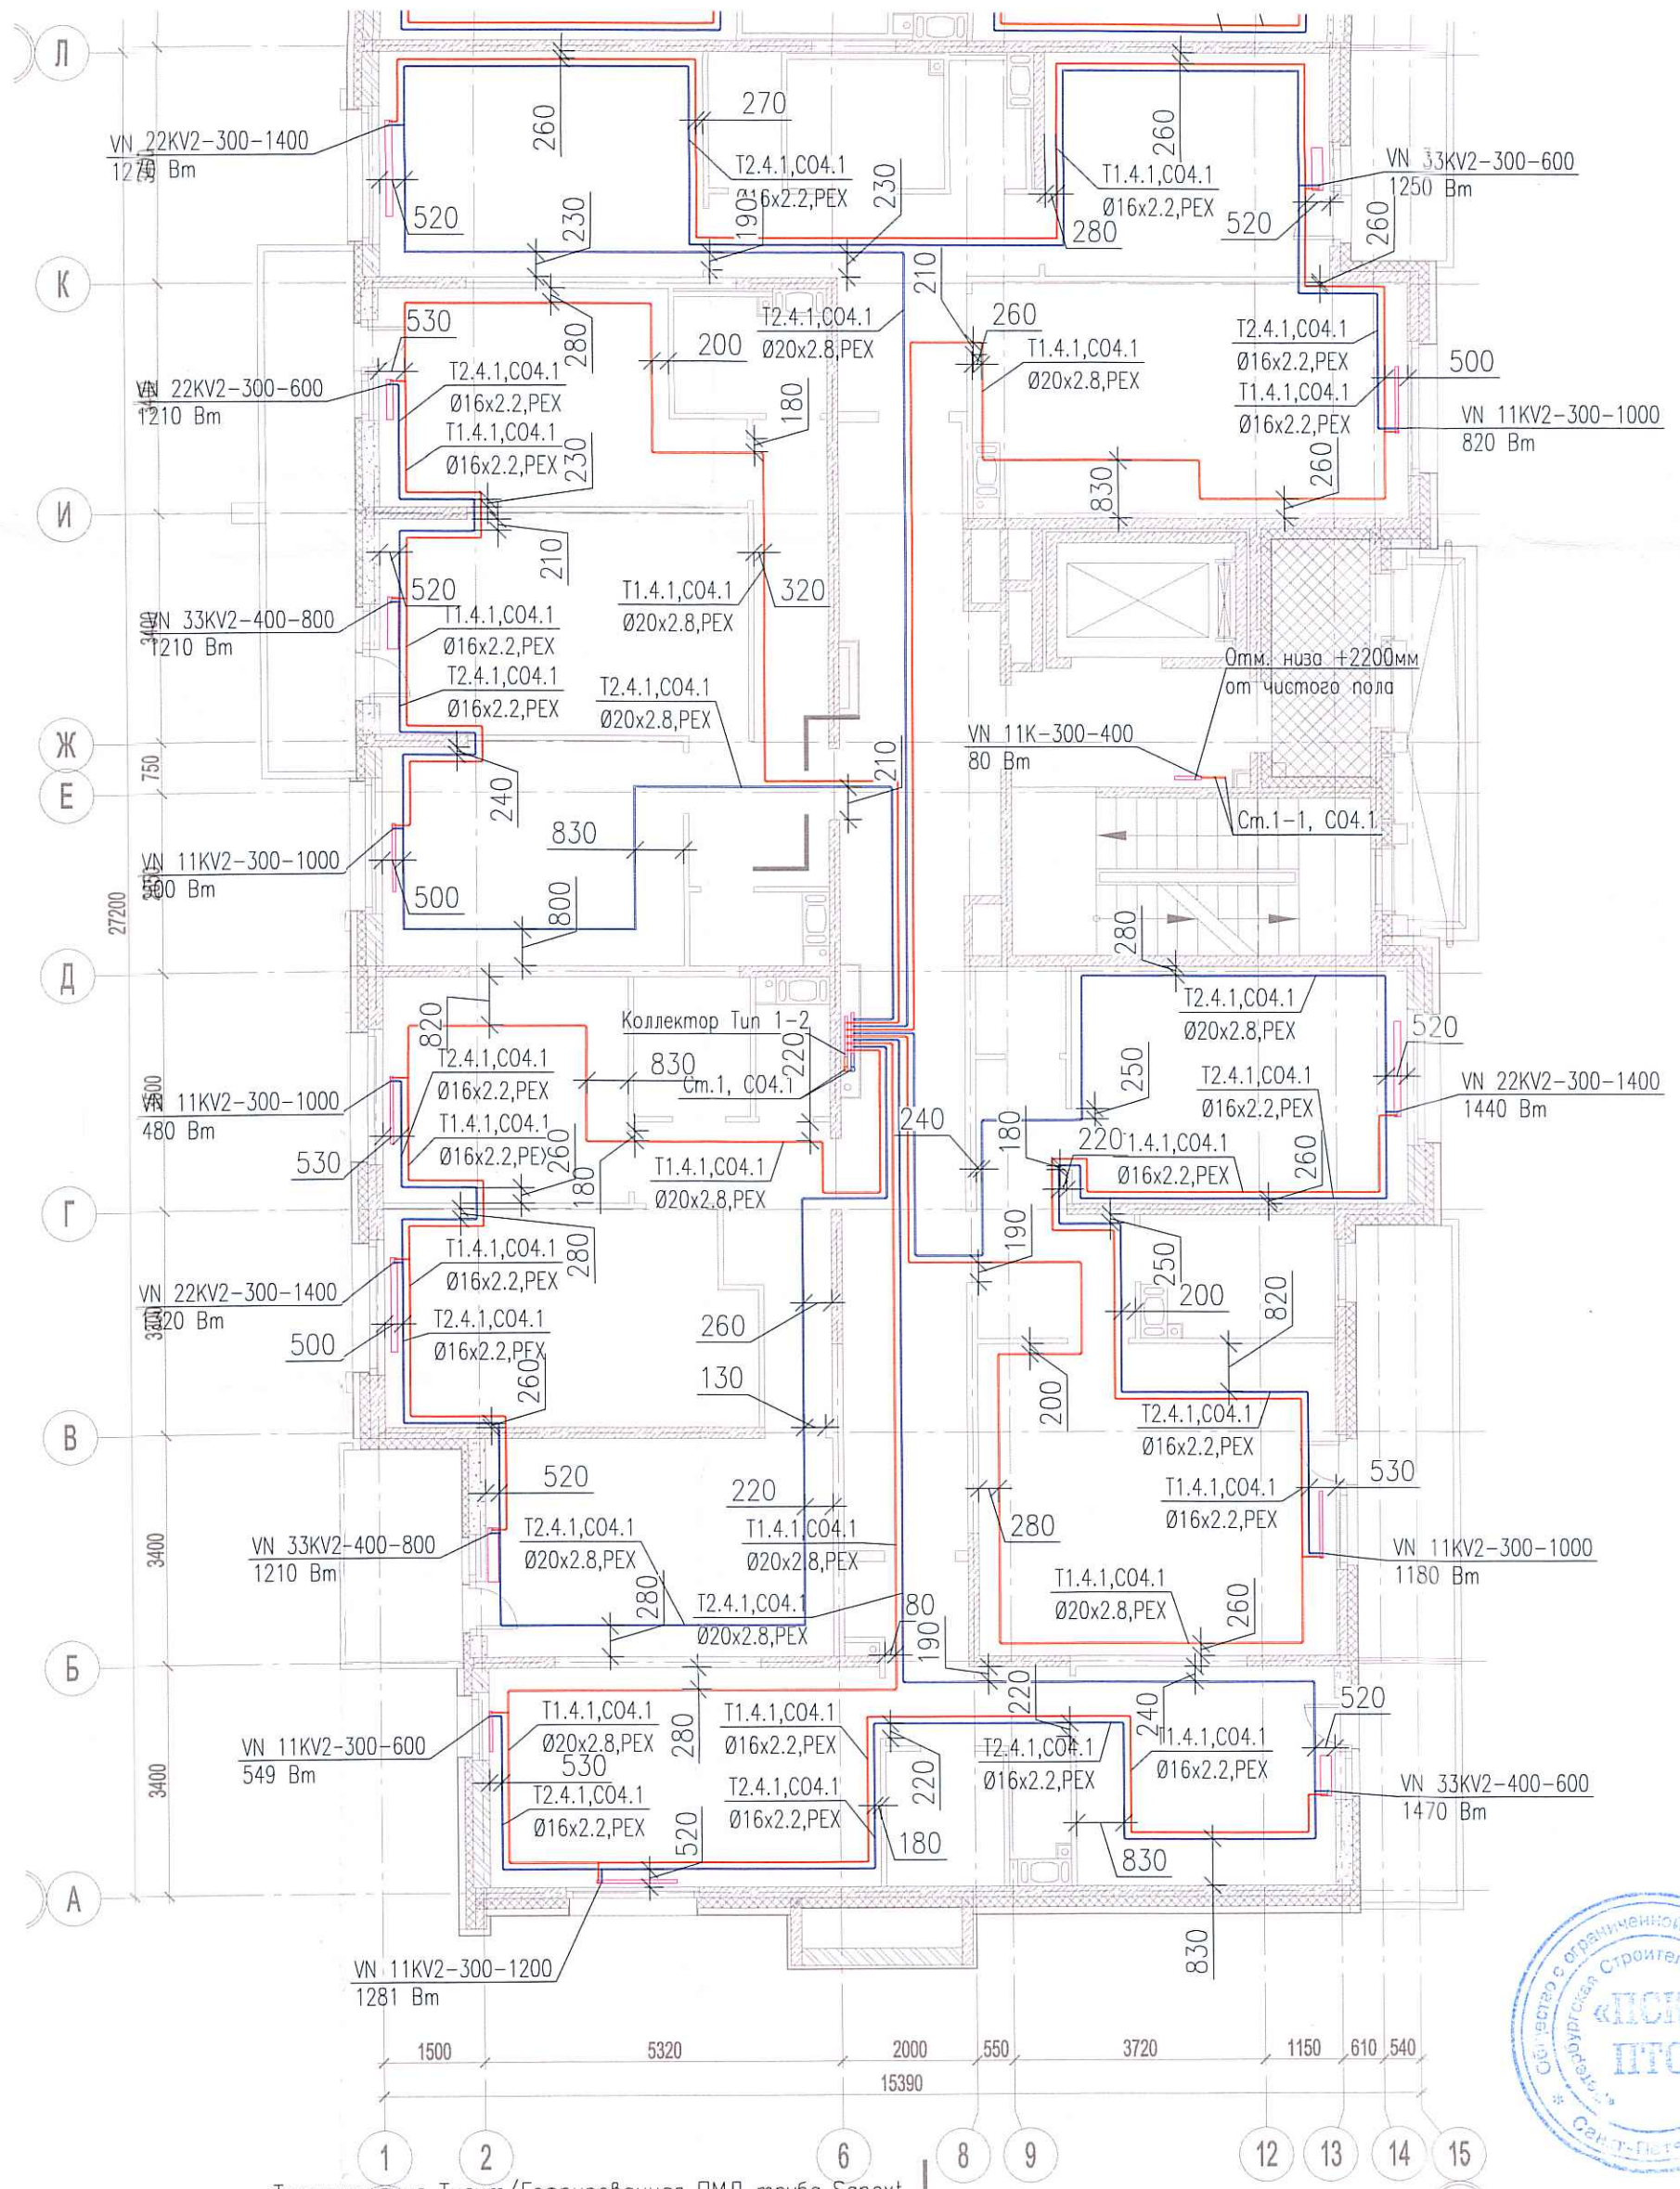

Согл. дано

Инв. № подл.	
Подпись и дата	
Взам. инв. №	

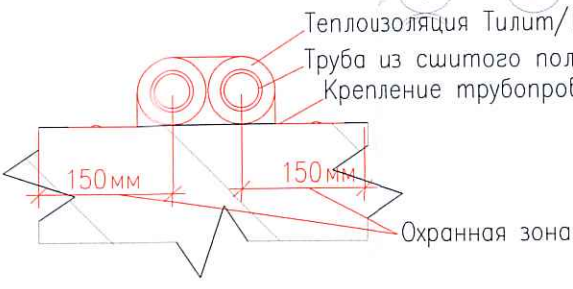

03-2017-БС66-1-0В		
Многоэтажная жилая застройка (жилой комплекс со встроенными помещениями, подземными автостоянками) по адресу: г. Санкт-Петербург, Большой Сампсониевский проспект (кад. номер участка 78:36:0005016:1309)		
Корпус 4	Стадия	Лист
Исполнительная схема №19. Отопление. План 6 этажа. Секция 1.	ИД	Листов
		000 "ПСК"