
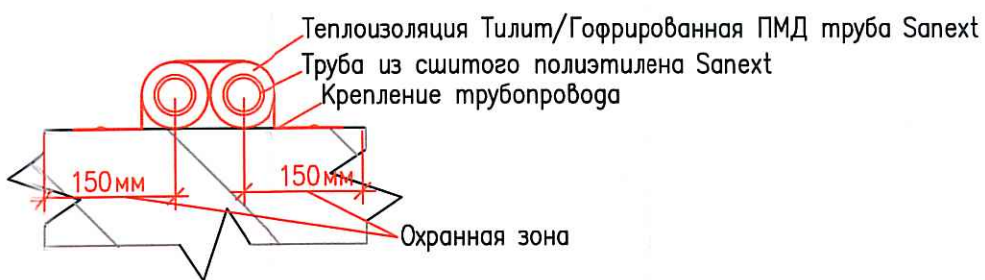


Исполнительная схема №23. Отопление.

План 1 этажа.

Секция 2.

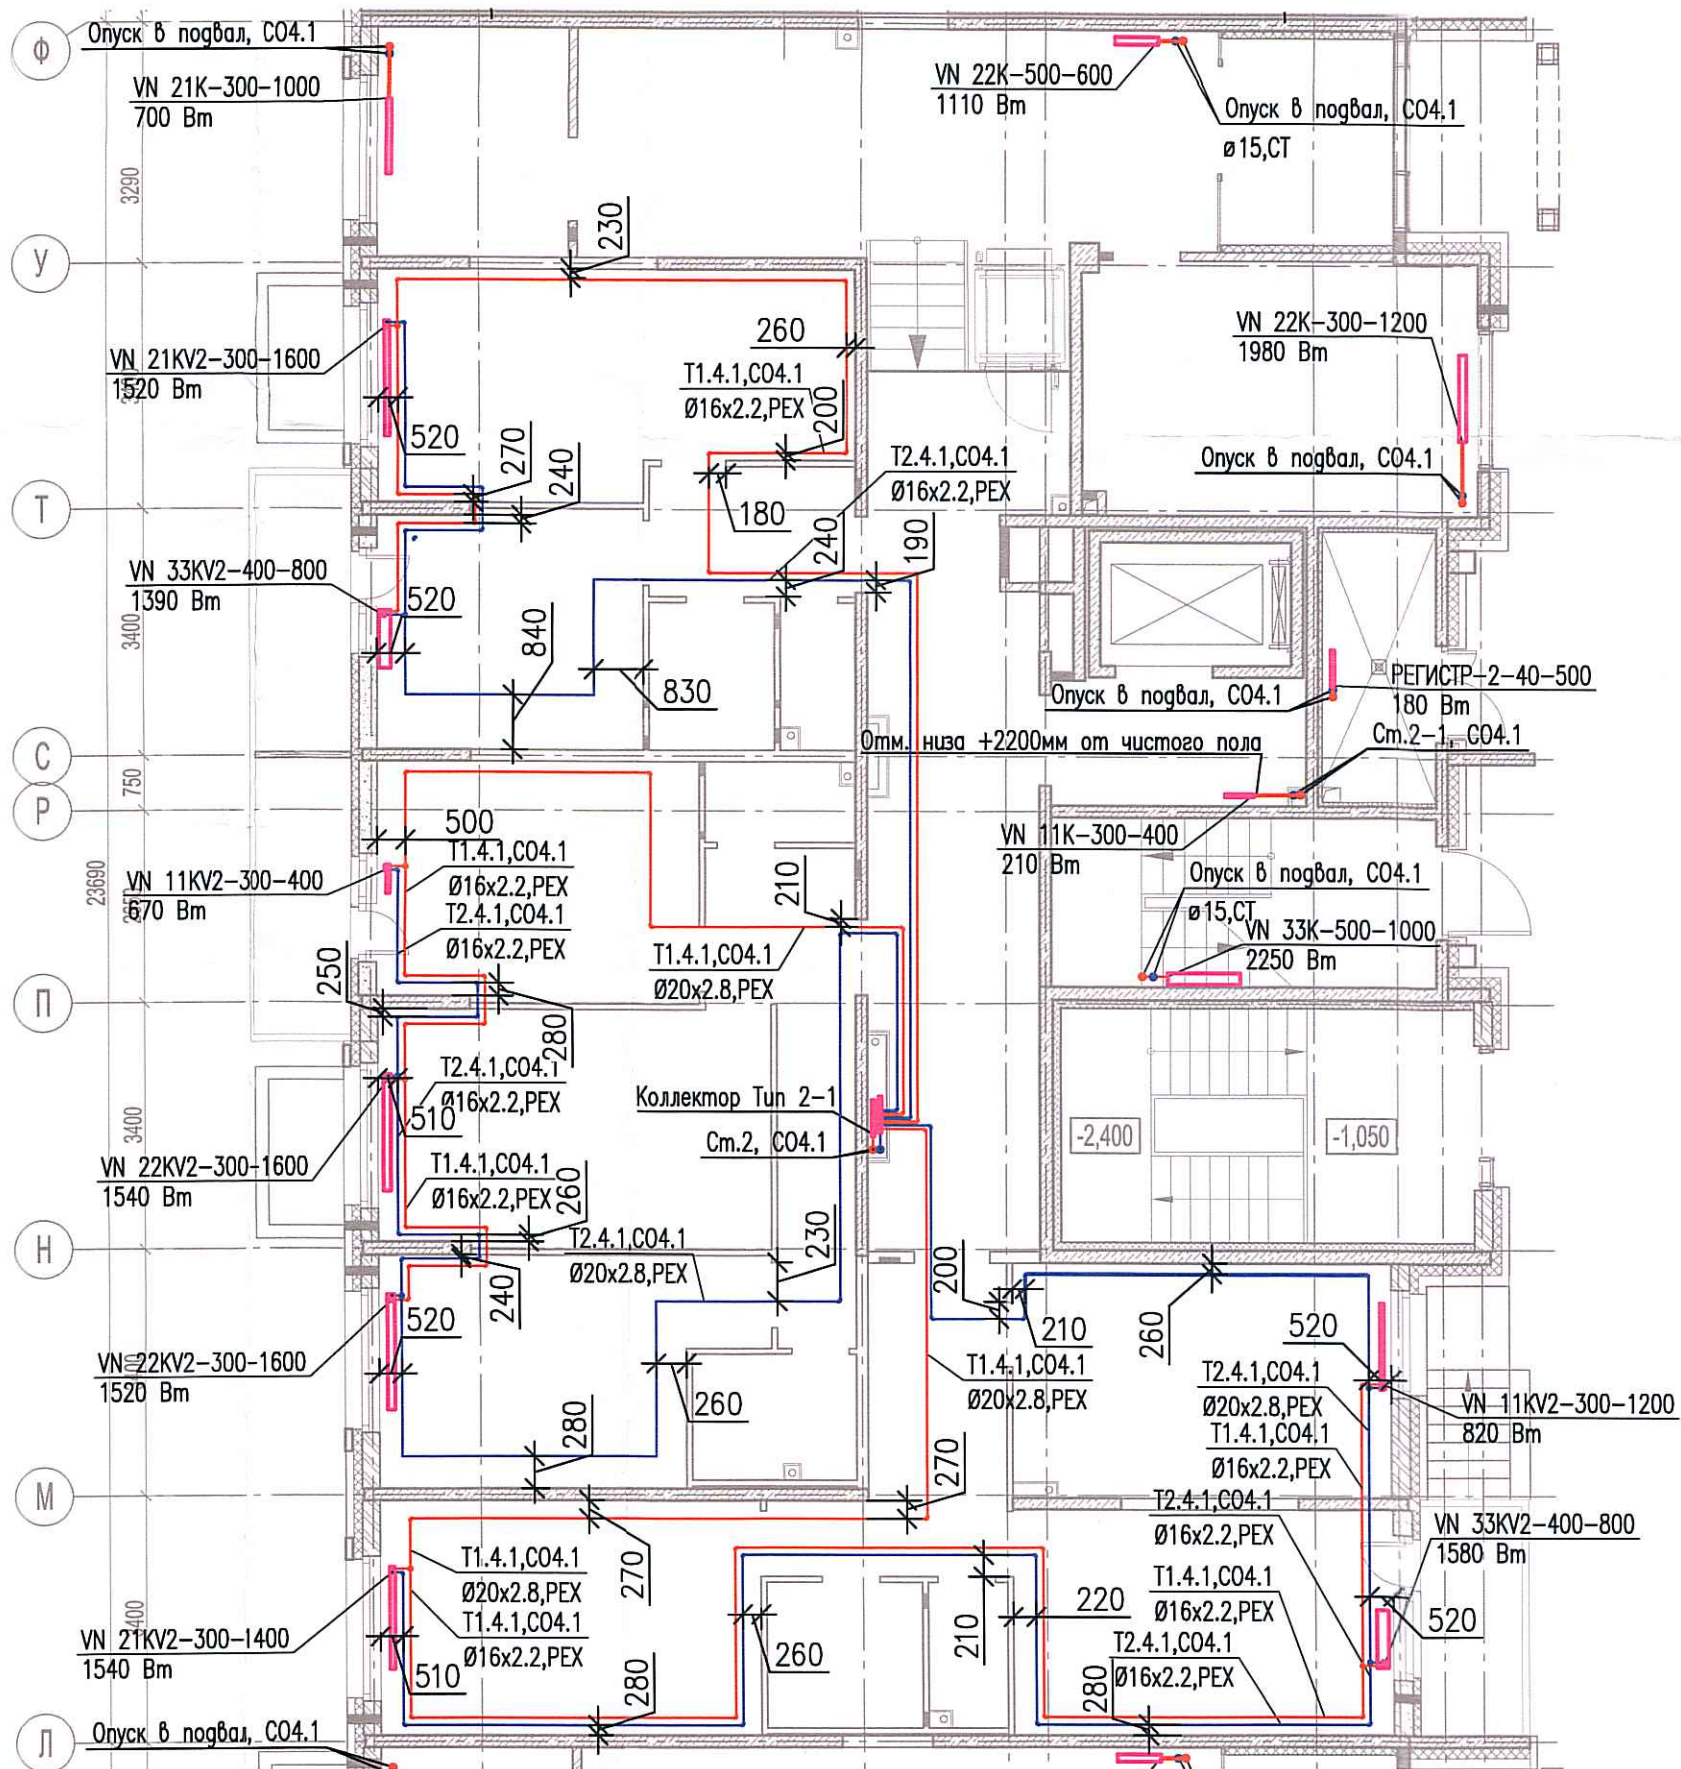

Инв. № подл.	Подпись и дата	Взам. инв. №	ласовано

03-2017-БС66-1-0В					
Многоэтажная жилая застройка (жилой комплекс со встроенными помещениями, подземными автостоянками) по адресу: г. Санкт-Петербург, Большой Сампсониевский проспект (кад. номер участка 78:36:0005016:1309)					
Изм.	Кол. уч.	Лист	№ док.	Подп.	Дата
Разраб.			Бабеев Р.И.		
Корпус 4				Стадия	Лист
Исполнительная схема №23. Отопление. План 1 этажа. Секция 2.				ИД	432
				000 "ПСК"	