
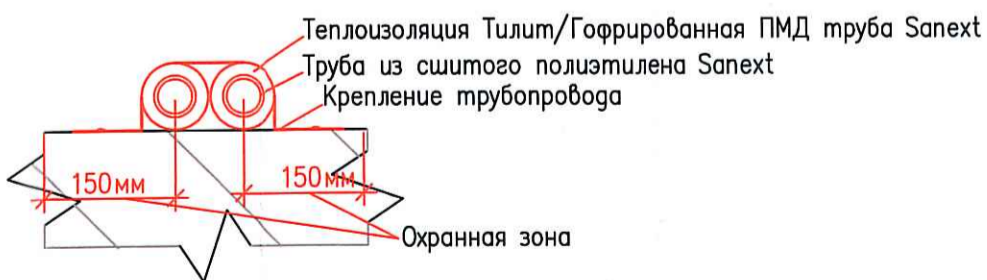


Исполнительная схема №29. Отопление.
План 7 этажа.
Секция 2.

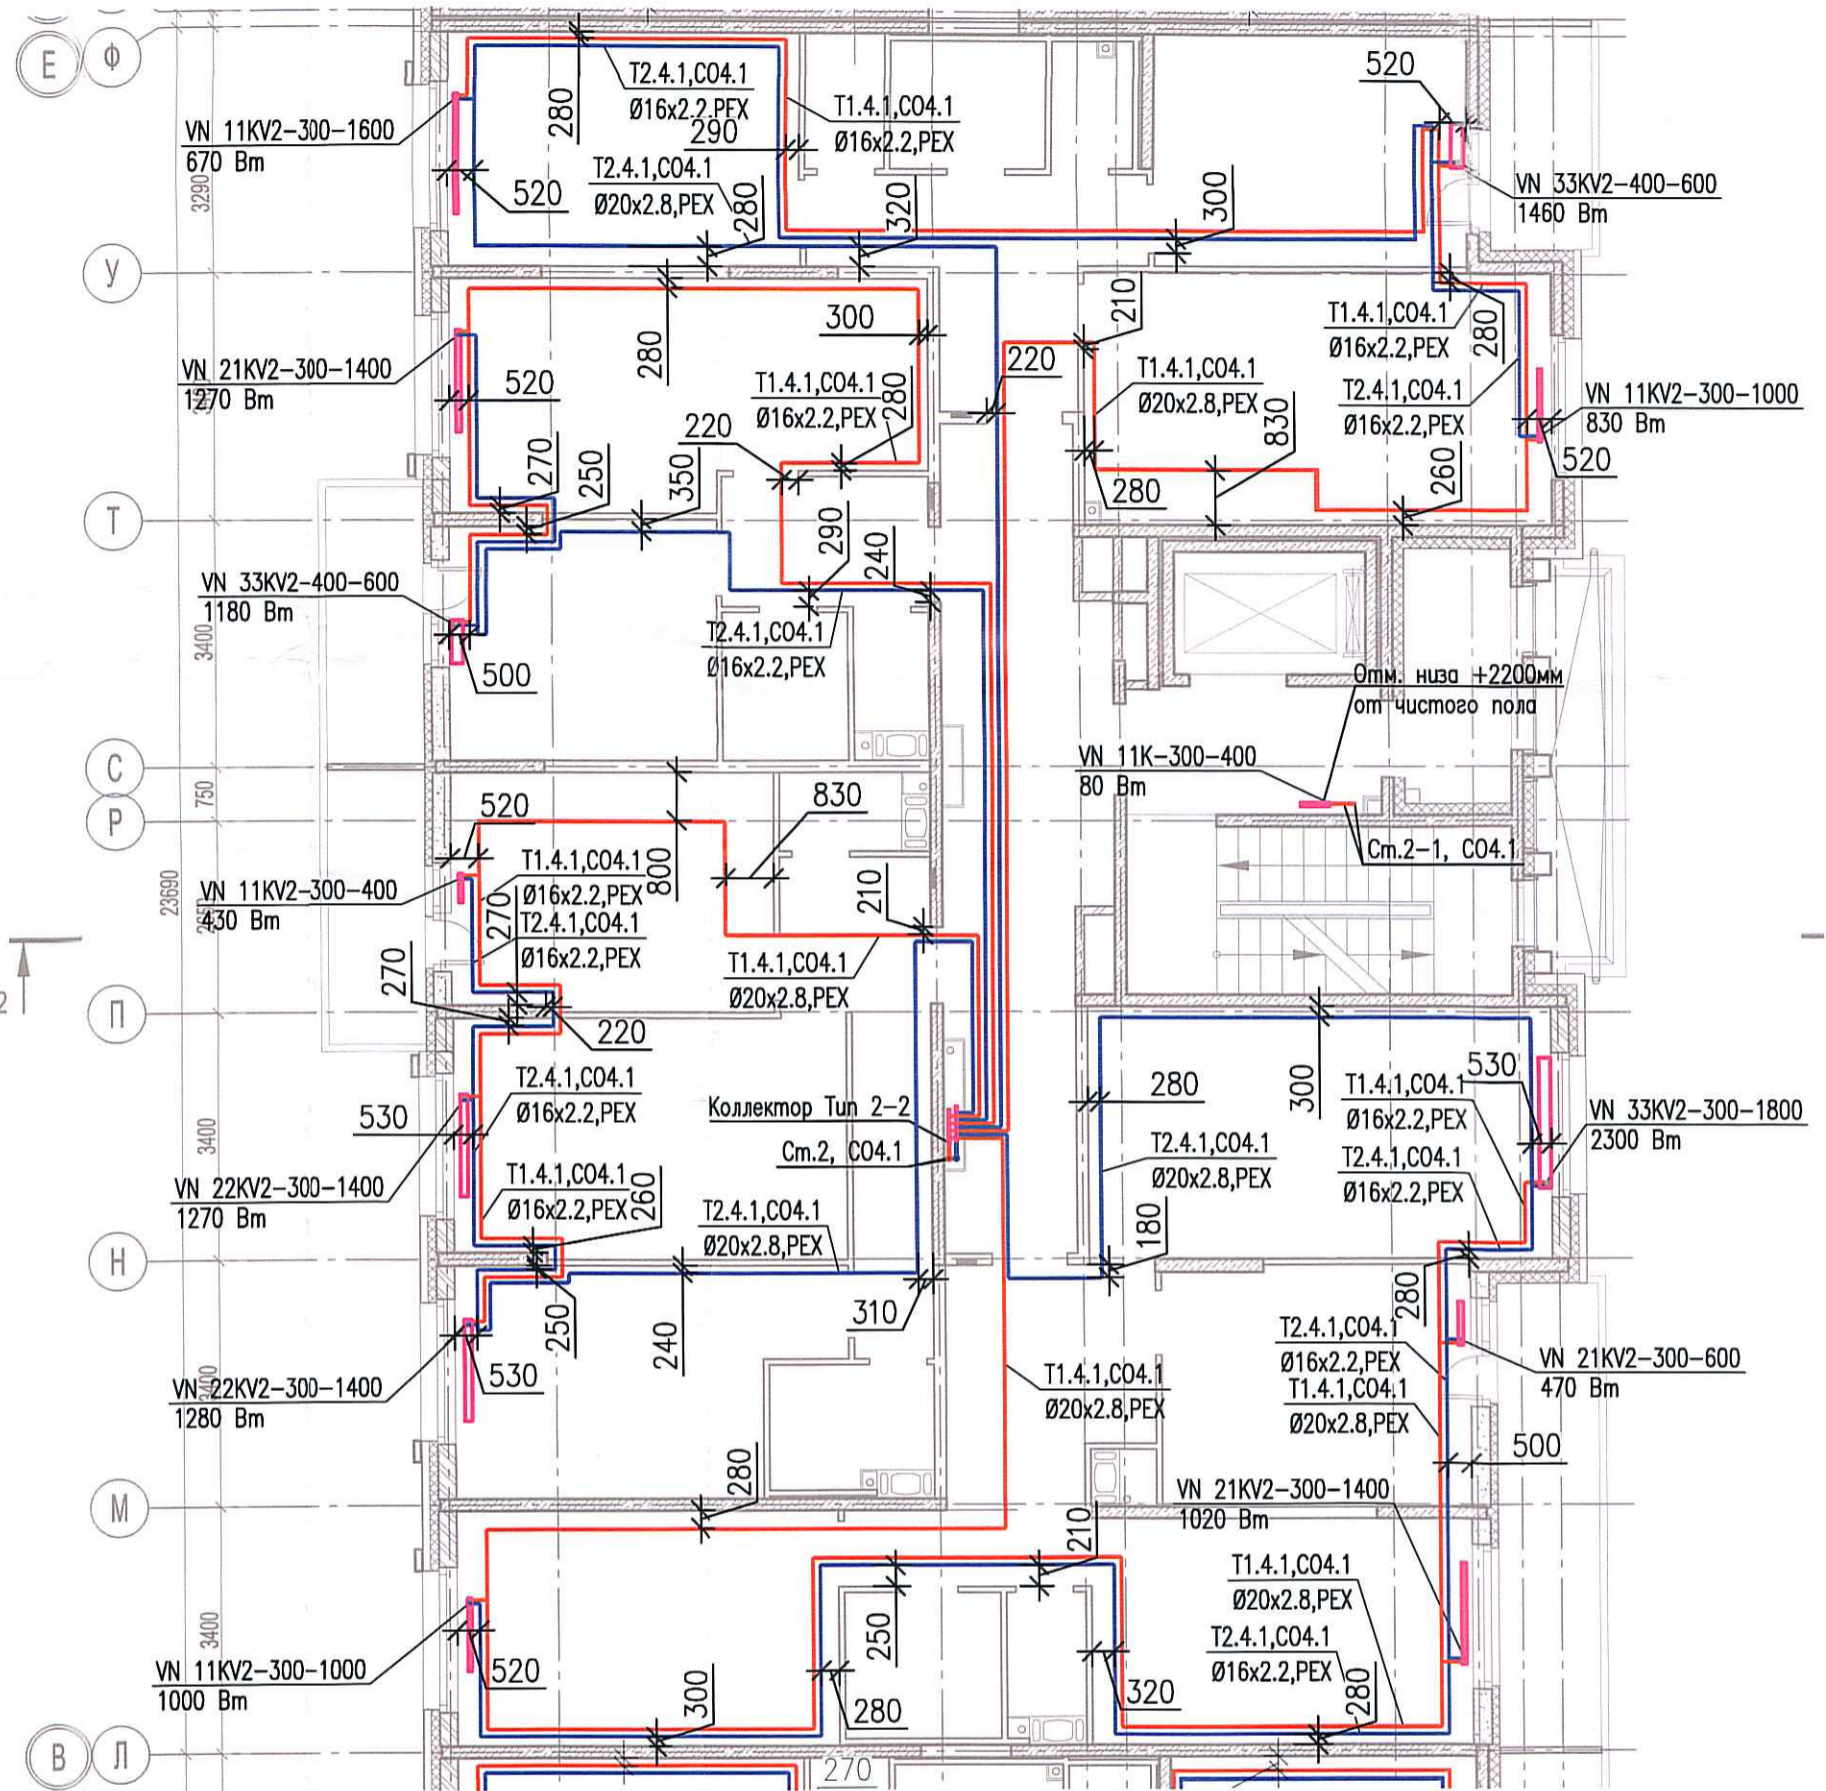

Ласовано

Взам. инв. №

Подпись и дата

Инв. № подл.

						03-2017-БС66-1-0В			
						Многоэтажная жилая застройка (жилой комплекс со встроенными помещениями, подземными автостоянками) по адресу: г. Санкт-Петербург, Большой Сампсониевский проспект (кад. номер участка 78:36:0005016:1309)			
Изм.	Кол. уч.	Лист	№ док.	Подп.	Дата	Корпус 4	Стадия	Лист	Листов
Разраб.			Бабаев Р.И.				ИД	4/28	
						Исполнительная схема №29. Отопление. План 7 этажа. Секция 2.			
						ООО "ПСК"			

Формат А3