
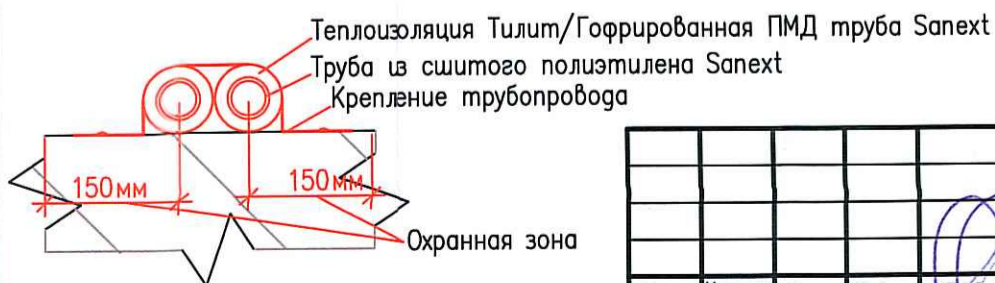


Исполнительная схема №31. Отопление.

План 9 этажа.

Секция 2.

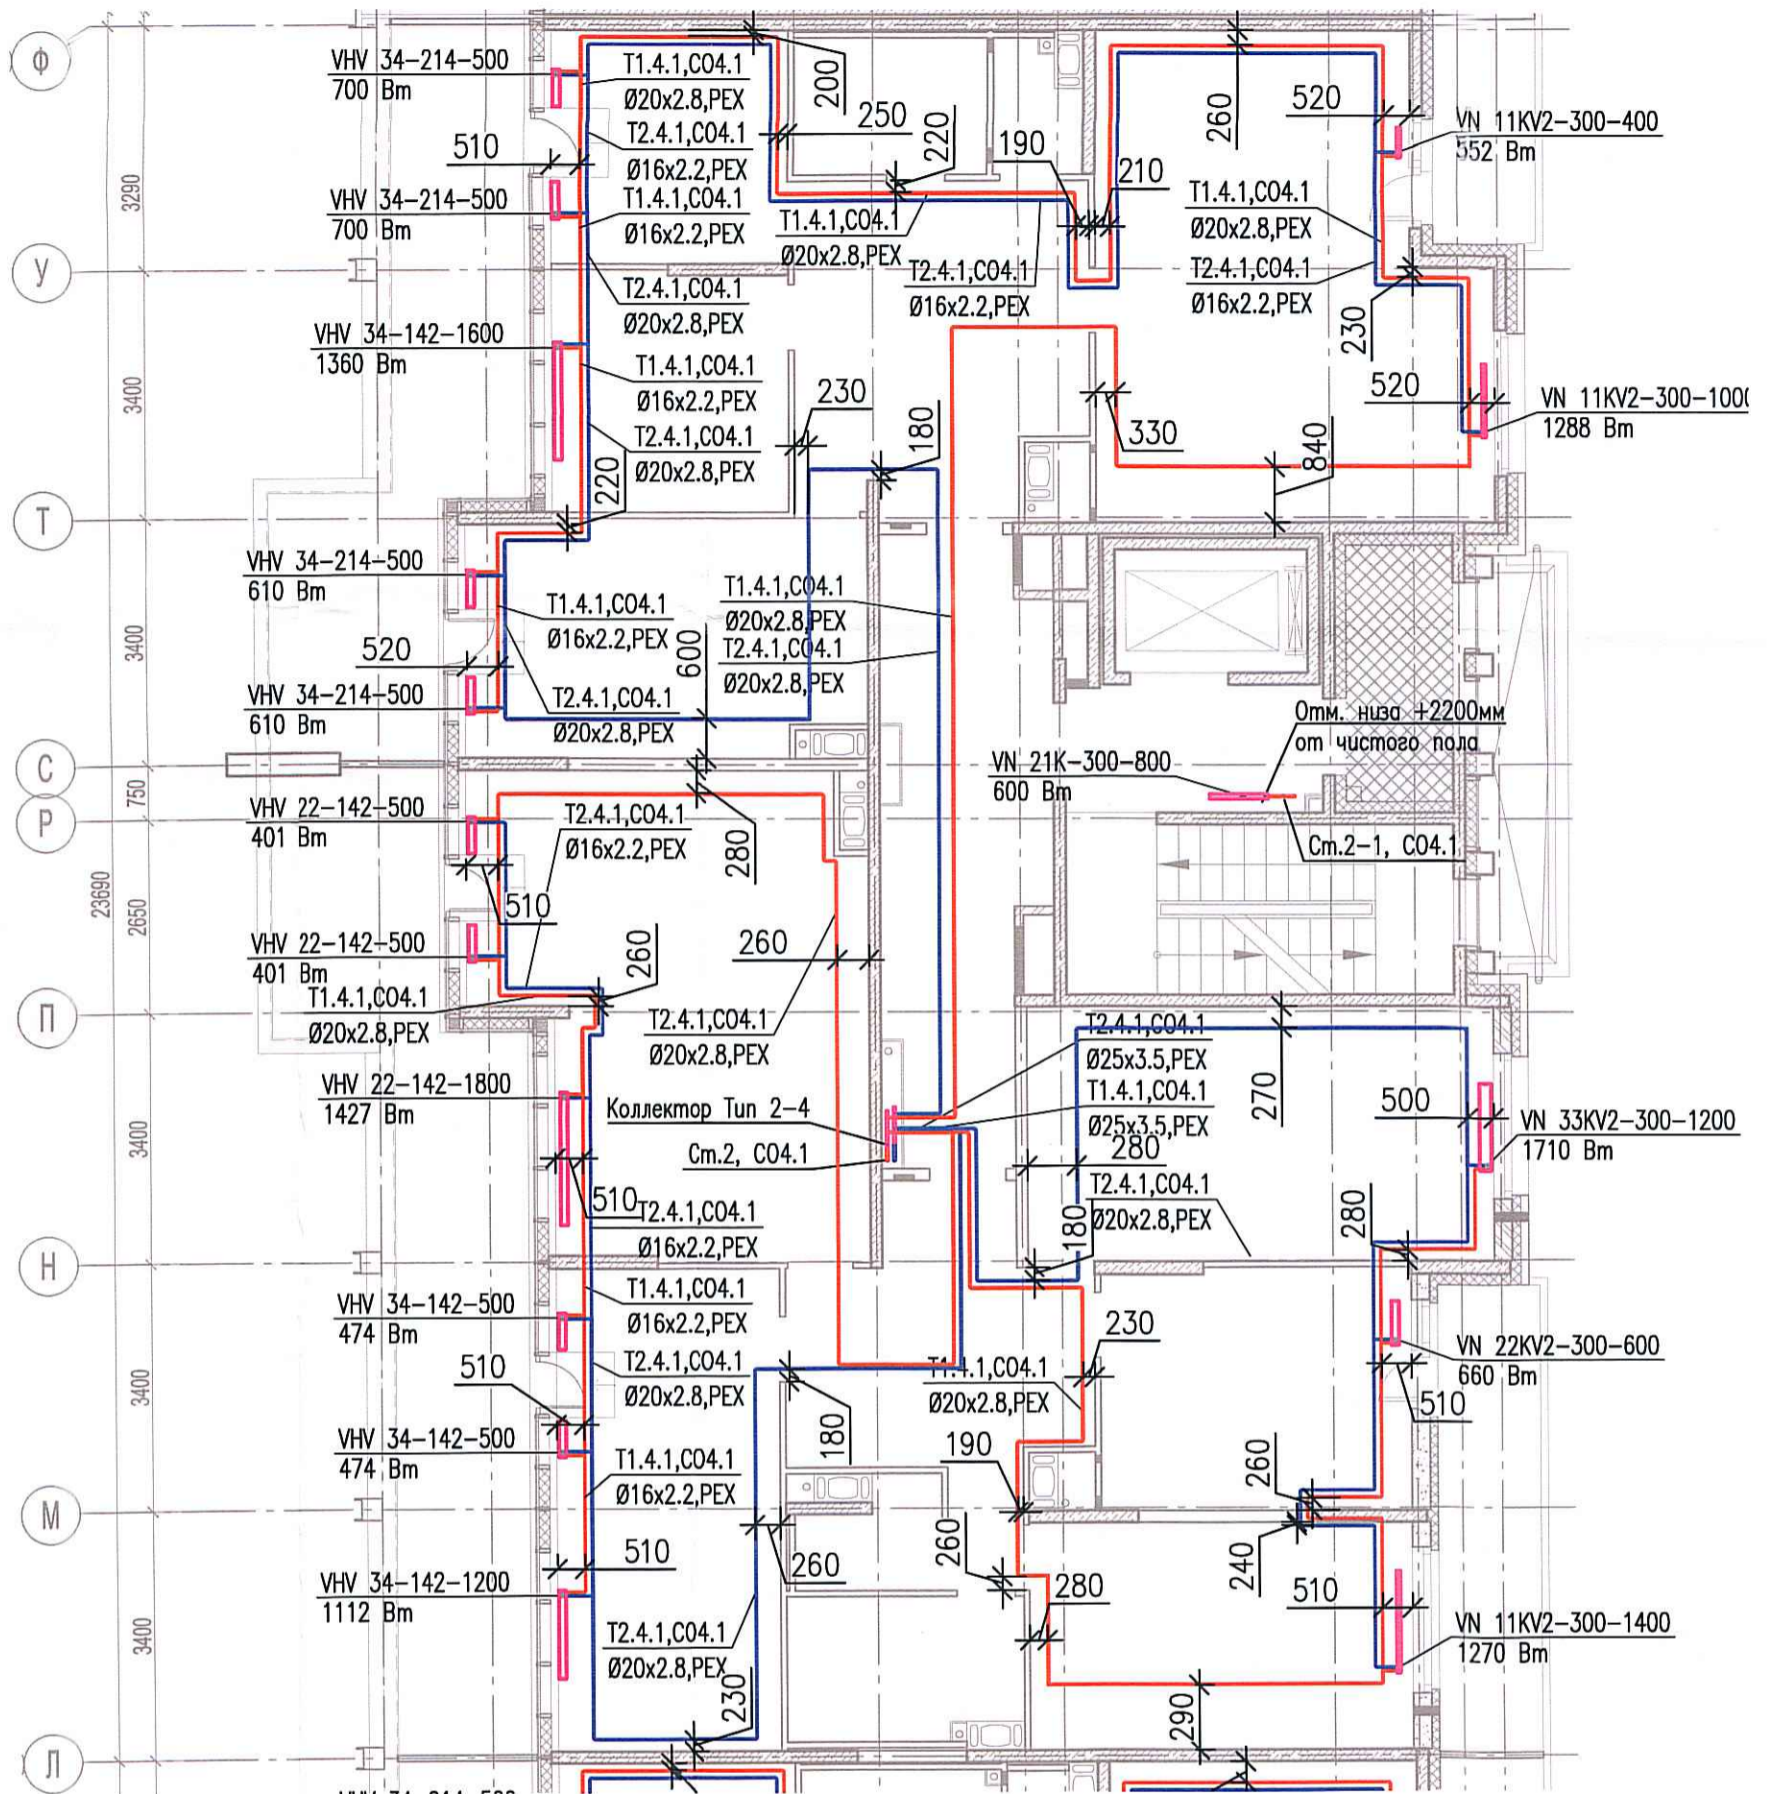

03-2017-БС66-1-0В					
Многоэтажная жилая застройка (жилой комплекс со встроенными помещениями, подземными автостоянками) по адресу: г. Санкт-Петербург, Большой Сампсониевский проспект (кад. номер участка 78:36:0005016:1309)					
Изм.	Кол. уч.	Лист	№ док.	Подл.	Дата
Разраб.		Бабаяев Р.И.			
Корпус 4				Стадия	Лист
				ИД	Итого
Исполнительная схема №31. Отопление. План 9 этажа. Секция 2.				000 "ПСК"	