
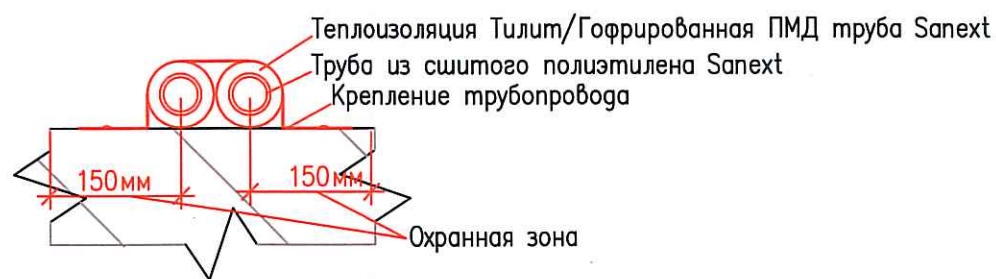


Исполнительная схема №32. Отопление.

План 1 этажа.

Секция 3.

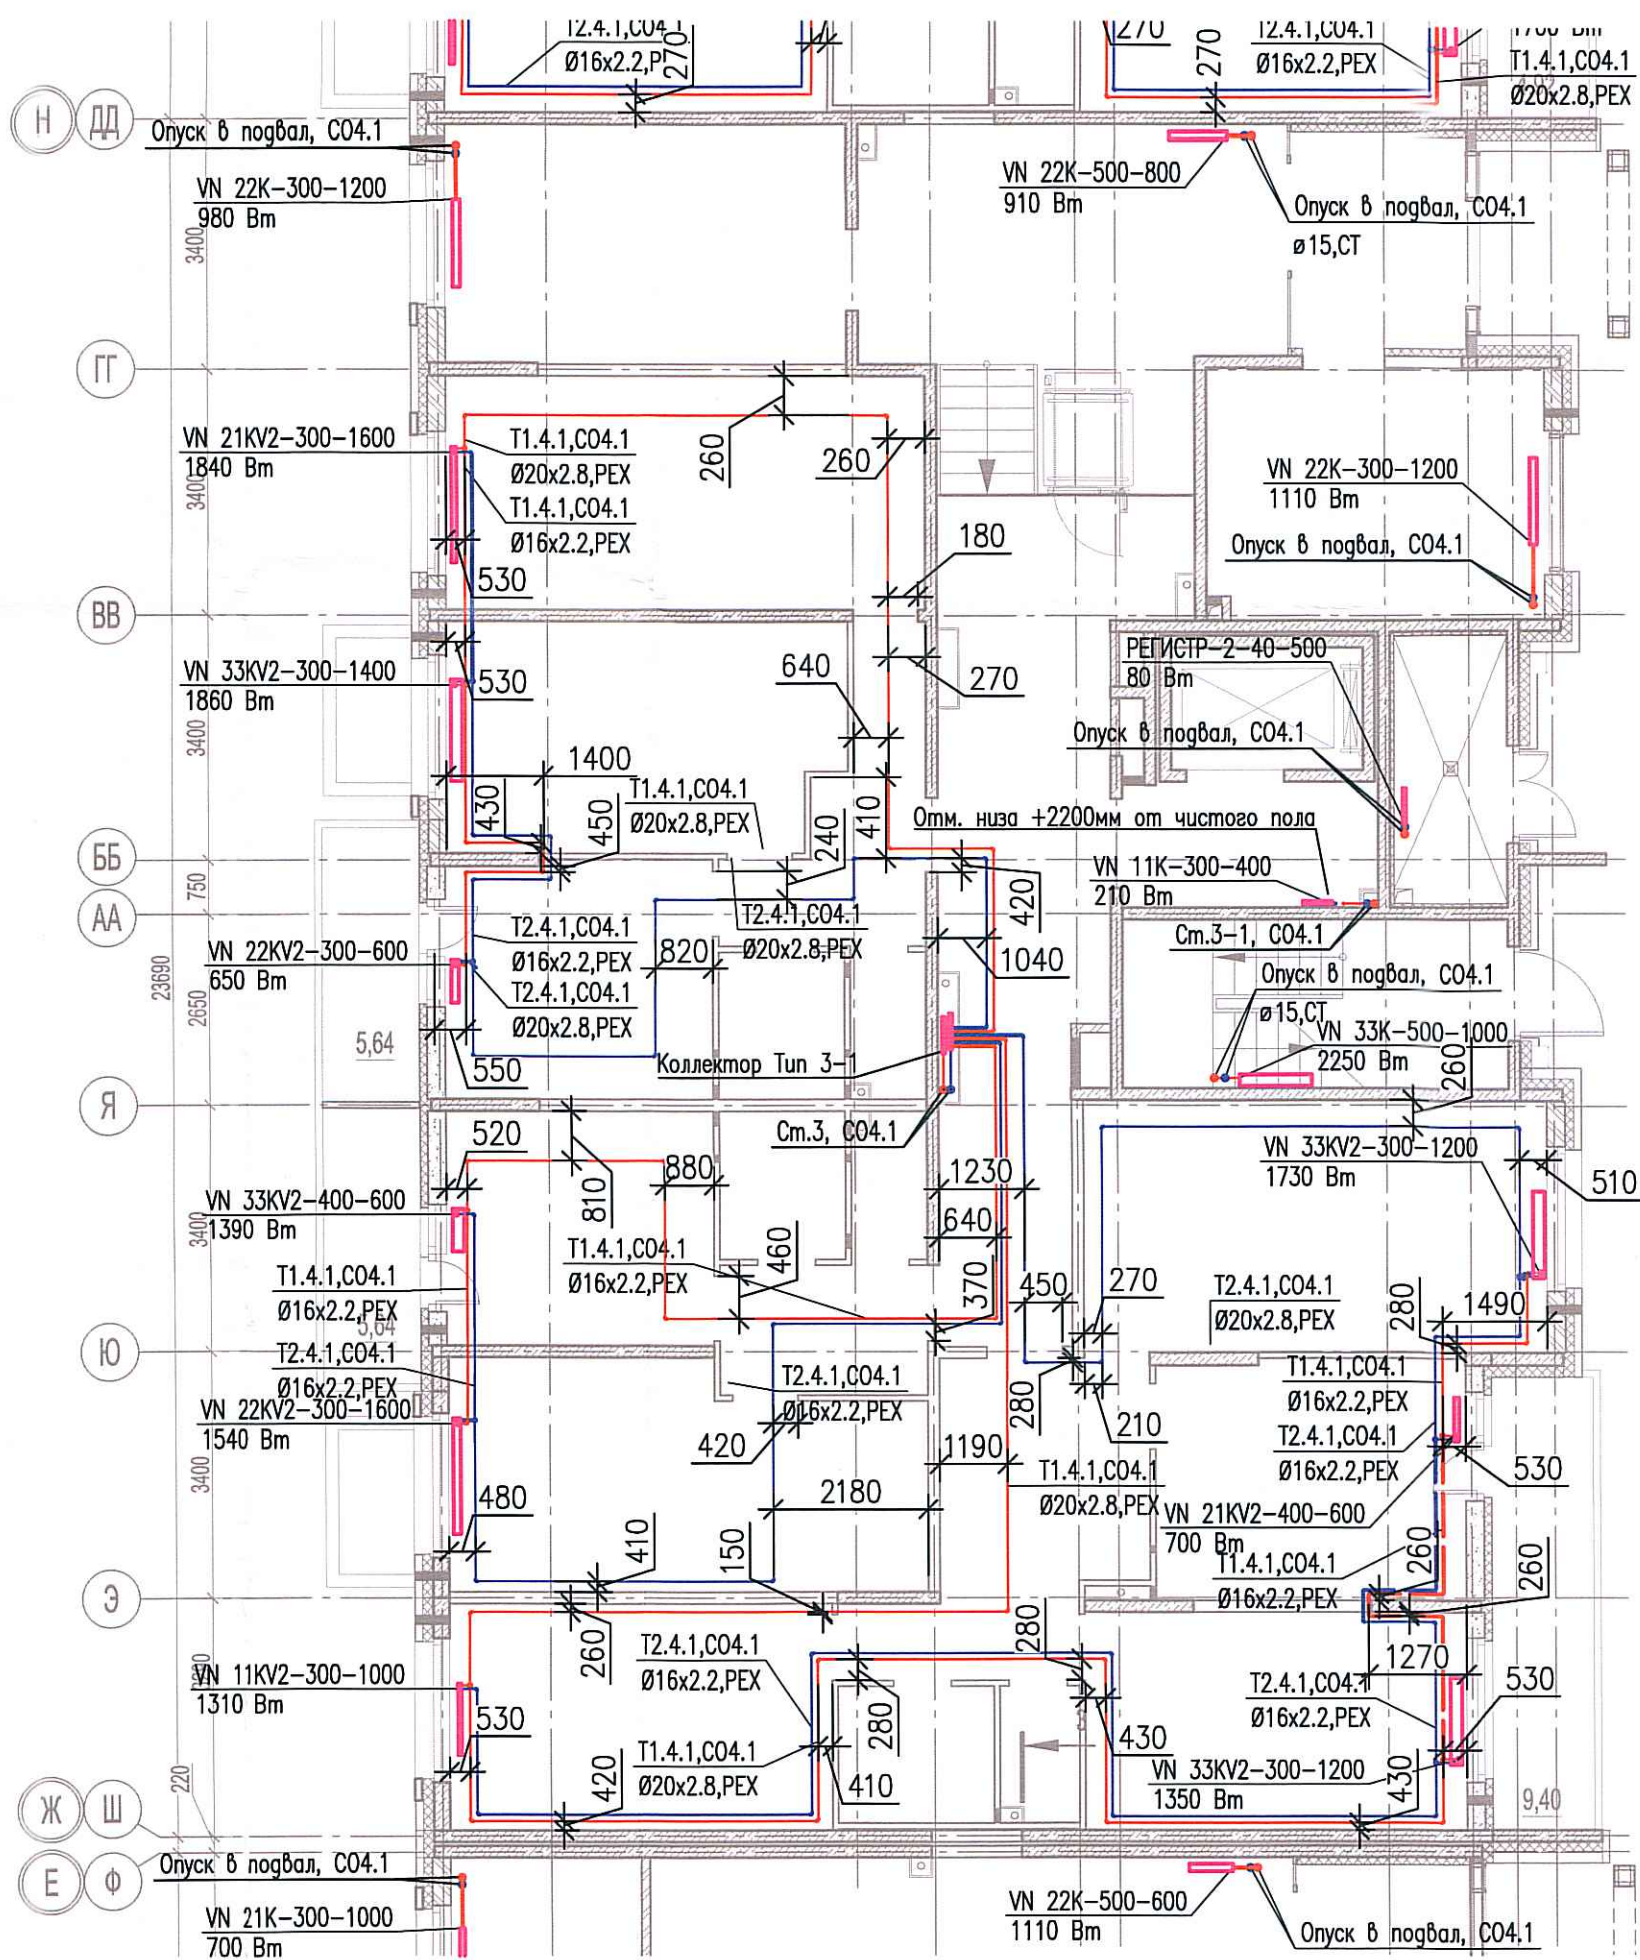

Инв. № подл.	Подпись и дата	Взам. инв. №	Со. Собано

Изм.	Кол. уч.	Лист	№ док.	Подп.	Дата
Разраб.			Бабеев Р.И.		

03-2017-БС66-1-0В		
Многоэтажная жилая застройка (жилой комплекс со встроенными помещениями, подземными абстоянками) по адресу: г. Санкт-Петербург, Большой Сампсониевский проспект (кад. номер участка 78:36:0005016:1309)		
Корпус 4	Стадия	Лист
Исполнительная схема №32. Отопление. План 1 этажа. Секция 3.	ИД	Листов
	ООО "ПСК"	