
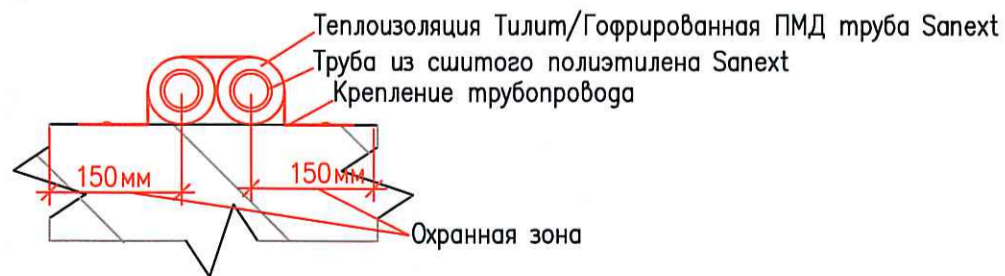


Исполнительная схема №49. Отопление.  
План 9 этажа.  
Секция 4.

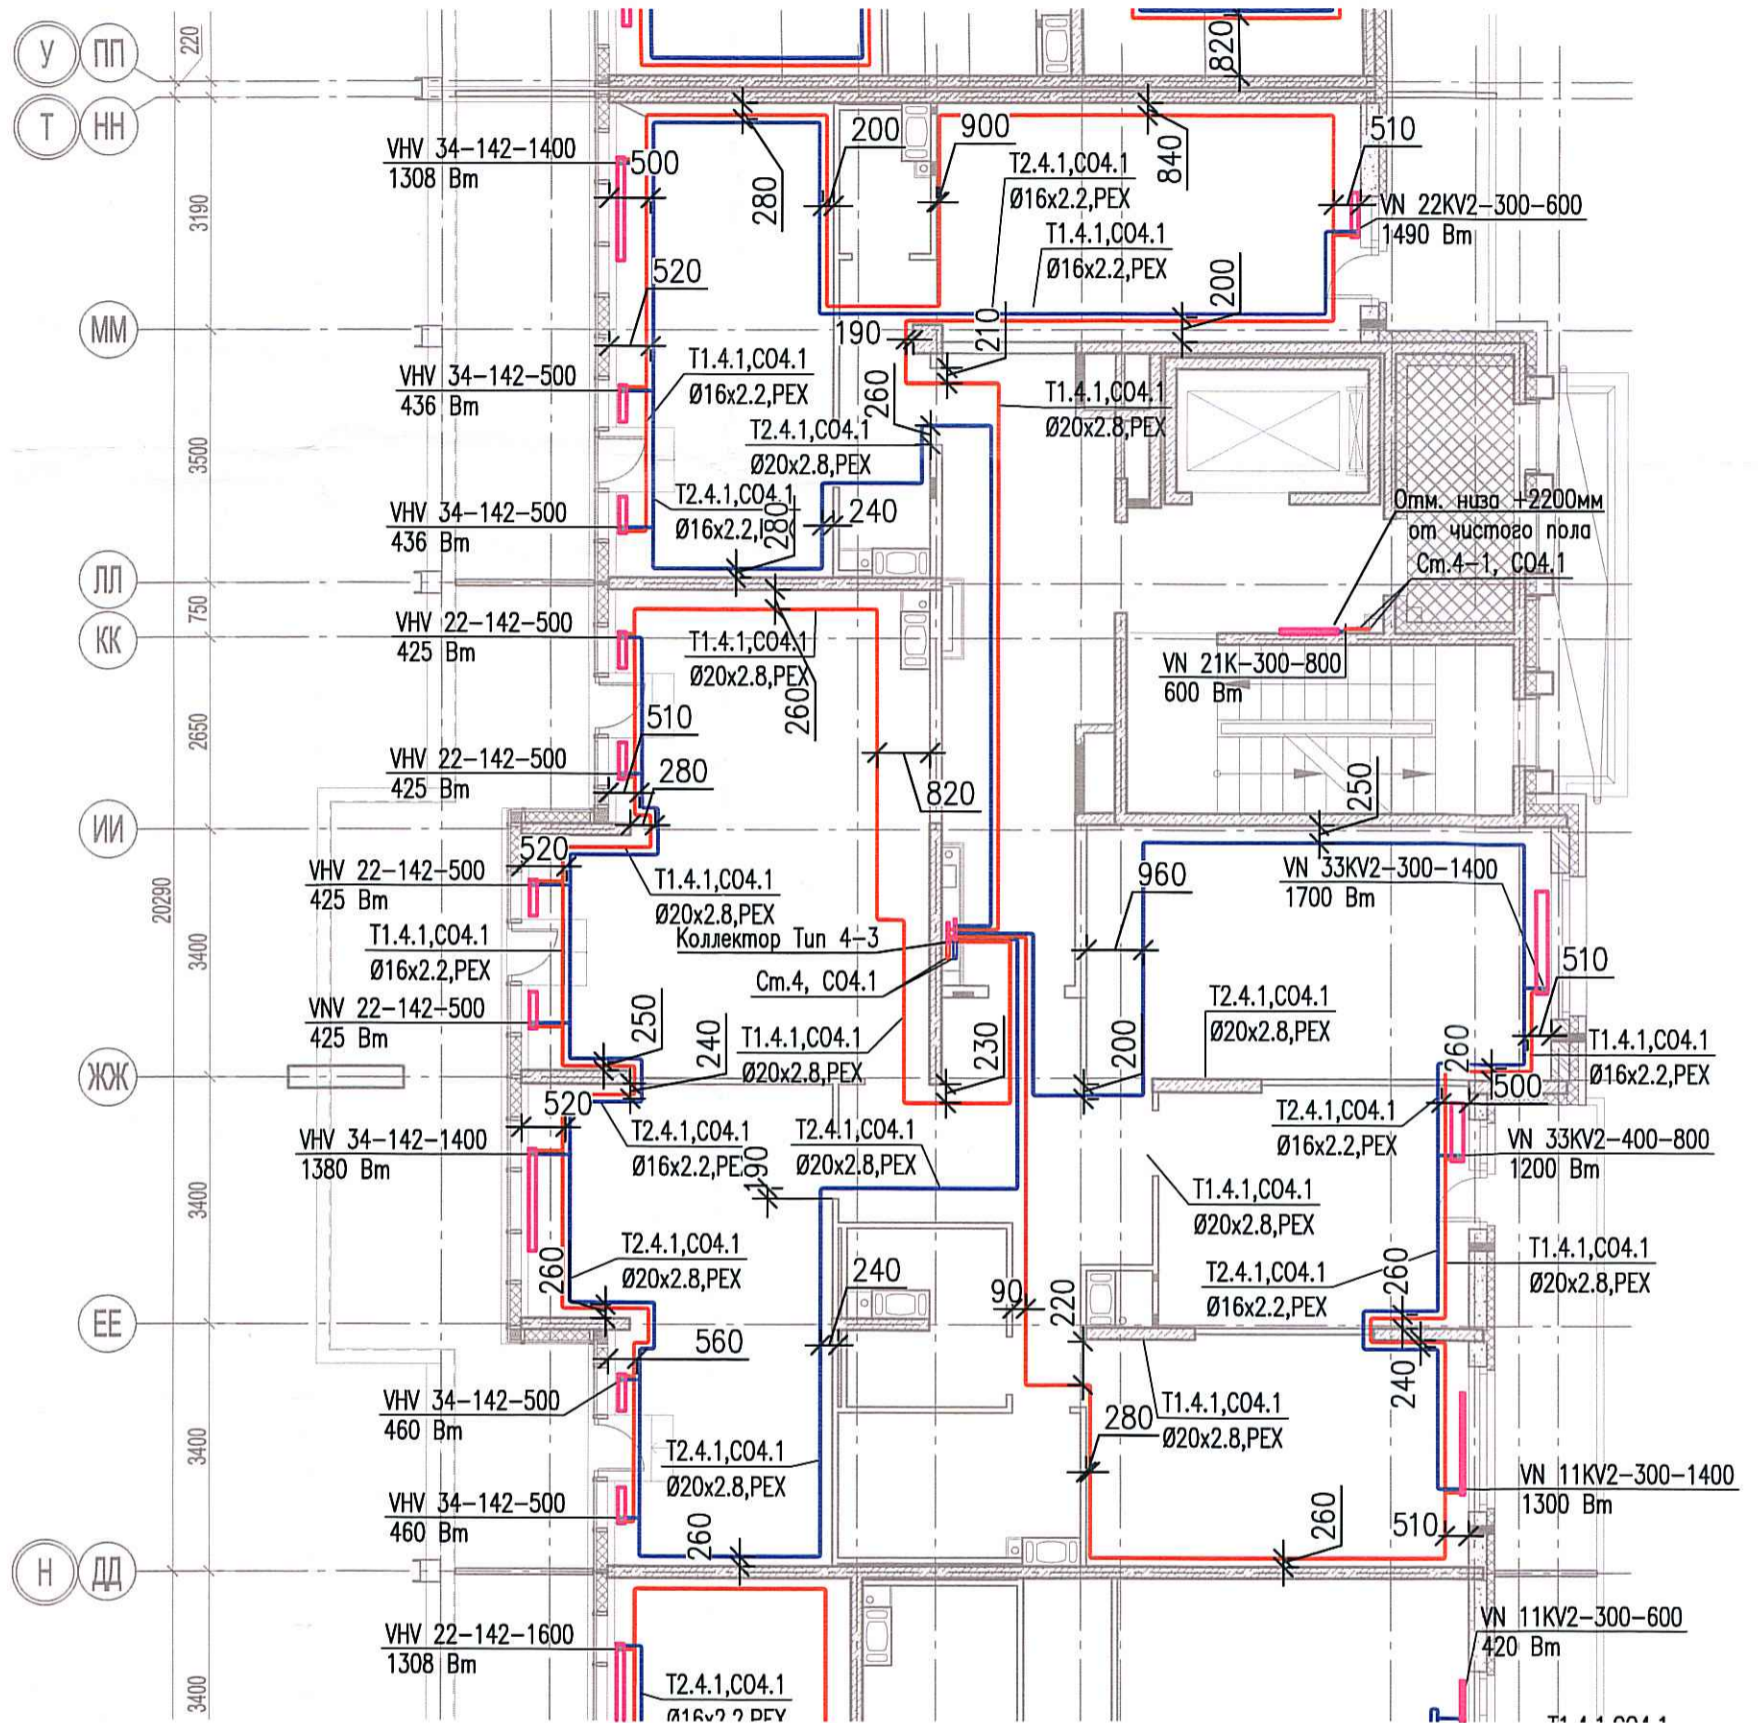

Согласовано

Взам. инв. №

Подпись и дата

Инв. № подл.

Изм.	Кол. уч.	Лист	№ док.	Подп.	Дата
Разраб.		Бабаев Р.И.			

03-2017-БС66-1-0В

Многоэтажная жилая застройка (жилой комплекс со встроенными помещениями, подземными автостоянками) по адресу: г. Санкт-Петербург, Большой Сампсониевский проспект (кад. номер участка 78:36:0005016:1309)

Корпус 4

Стадия Лист Листов

ИД 458

Исполнительная схема №49. Отопление.  
План 9 этажа.  
Секция 4.

ООО "ПСК"

Формат А3