
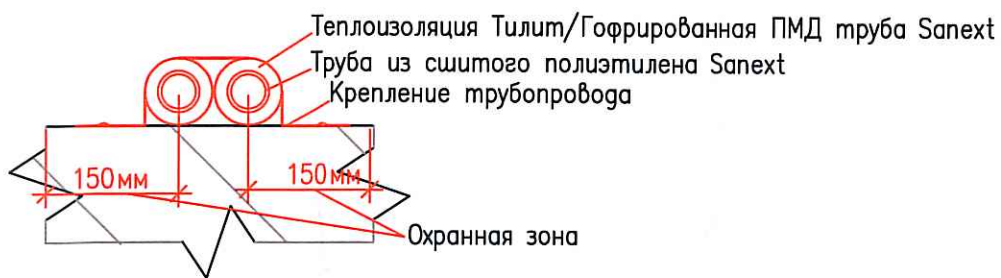


Исполнительная схема №51. Отопление.
План 2 этажа.
Секция 5.

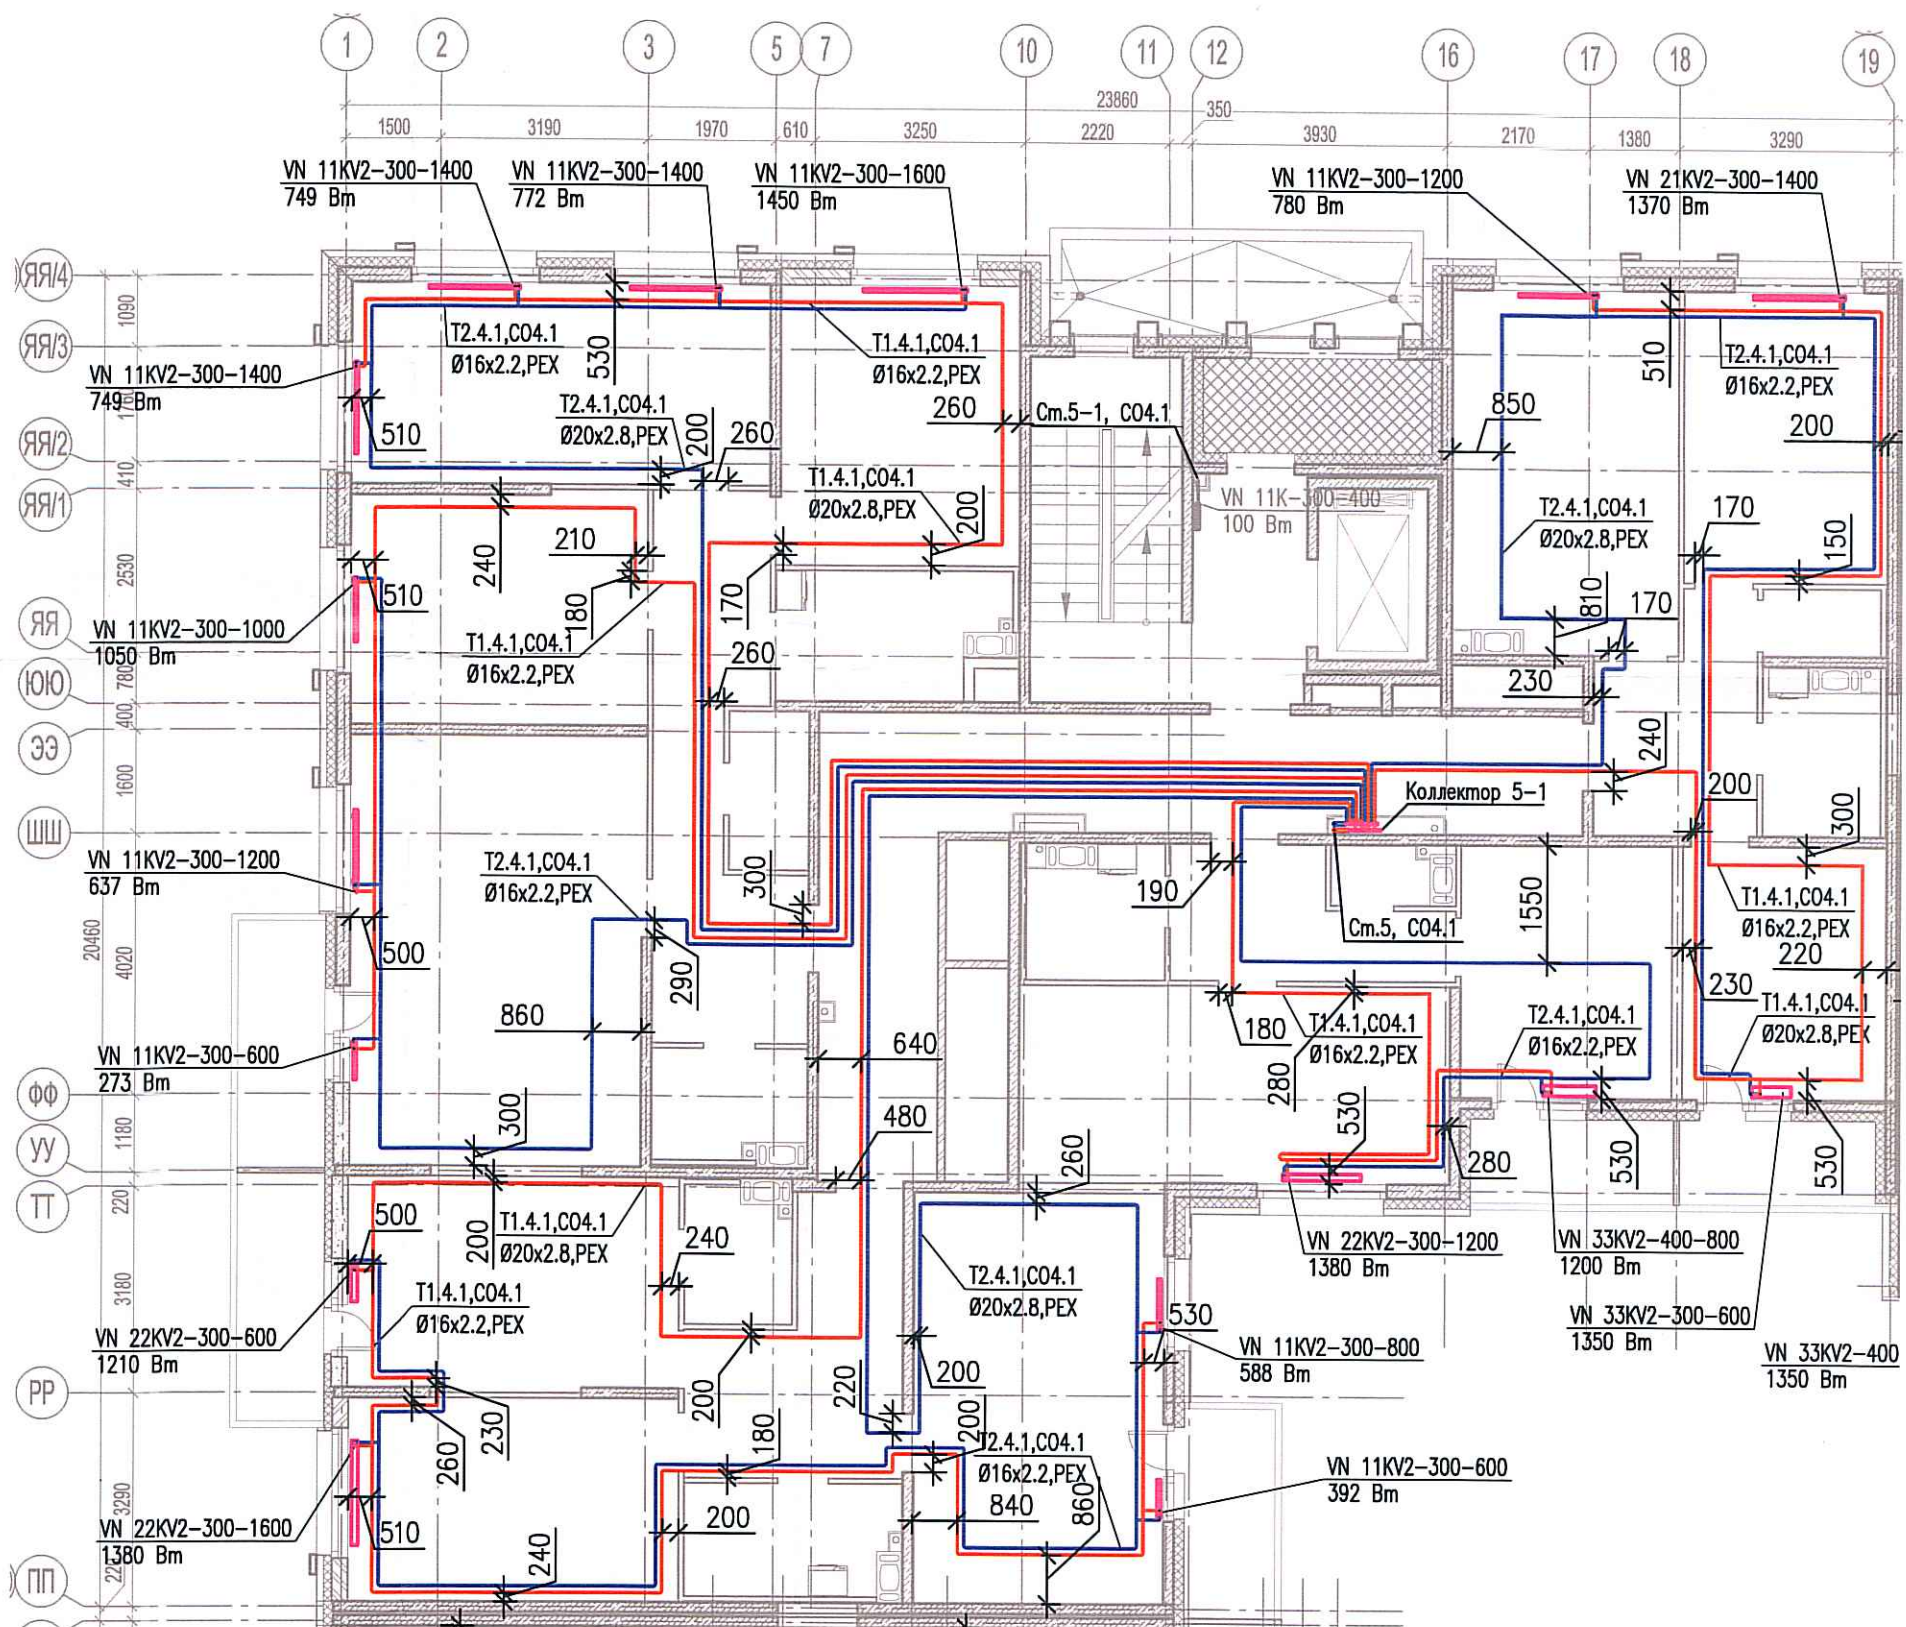

Согласовано	
Инв. № подл.	
Подпись и дата	
Взам. инв. №	

03-2017-БС66-1-0В					
Многоэтажная жилая застройка (жилой комплекс со встроенными помещениями, подземными абстоянками) по адресу: г. Санкт-Петербург, Большой Сампсониевский проспект (кад. номер участка 78:36:0005016:1309)					
Изм.	Кол. уч.	Лист	№ док.	Подп.	Дата
Разраб.	Бабаев Р.И.				
Корпус 4				Стадия	Лист
Исполнительная схема №51. Отопление. План 2 этажа. Секция 5.				ИД	460
				ООО "ПСК"	