
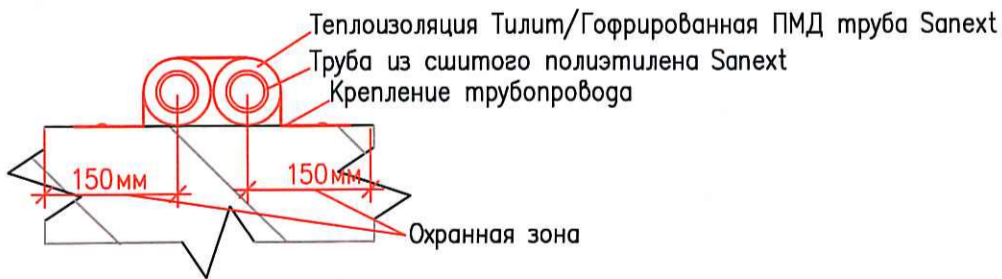


Исполнительная схема №52. Отопление.

План 3 этажа.

Секция 5.

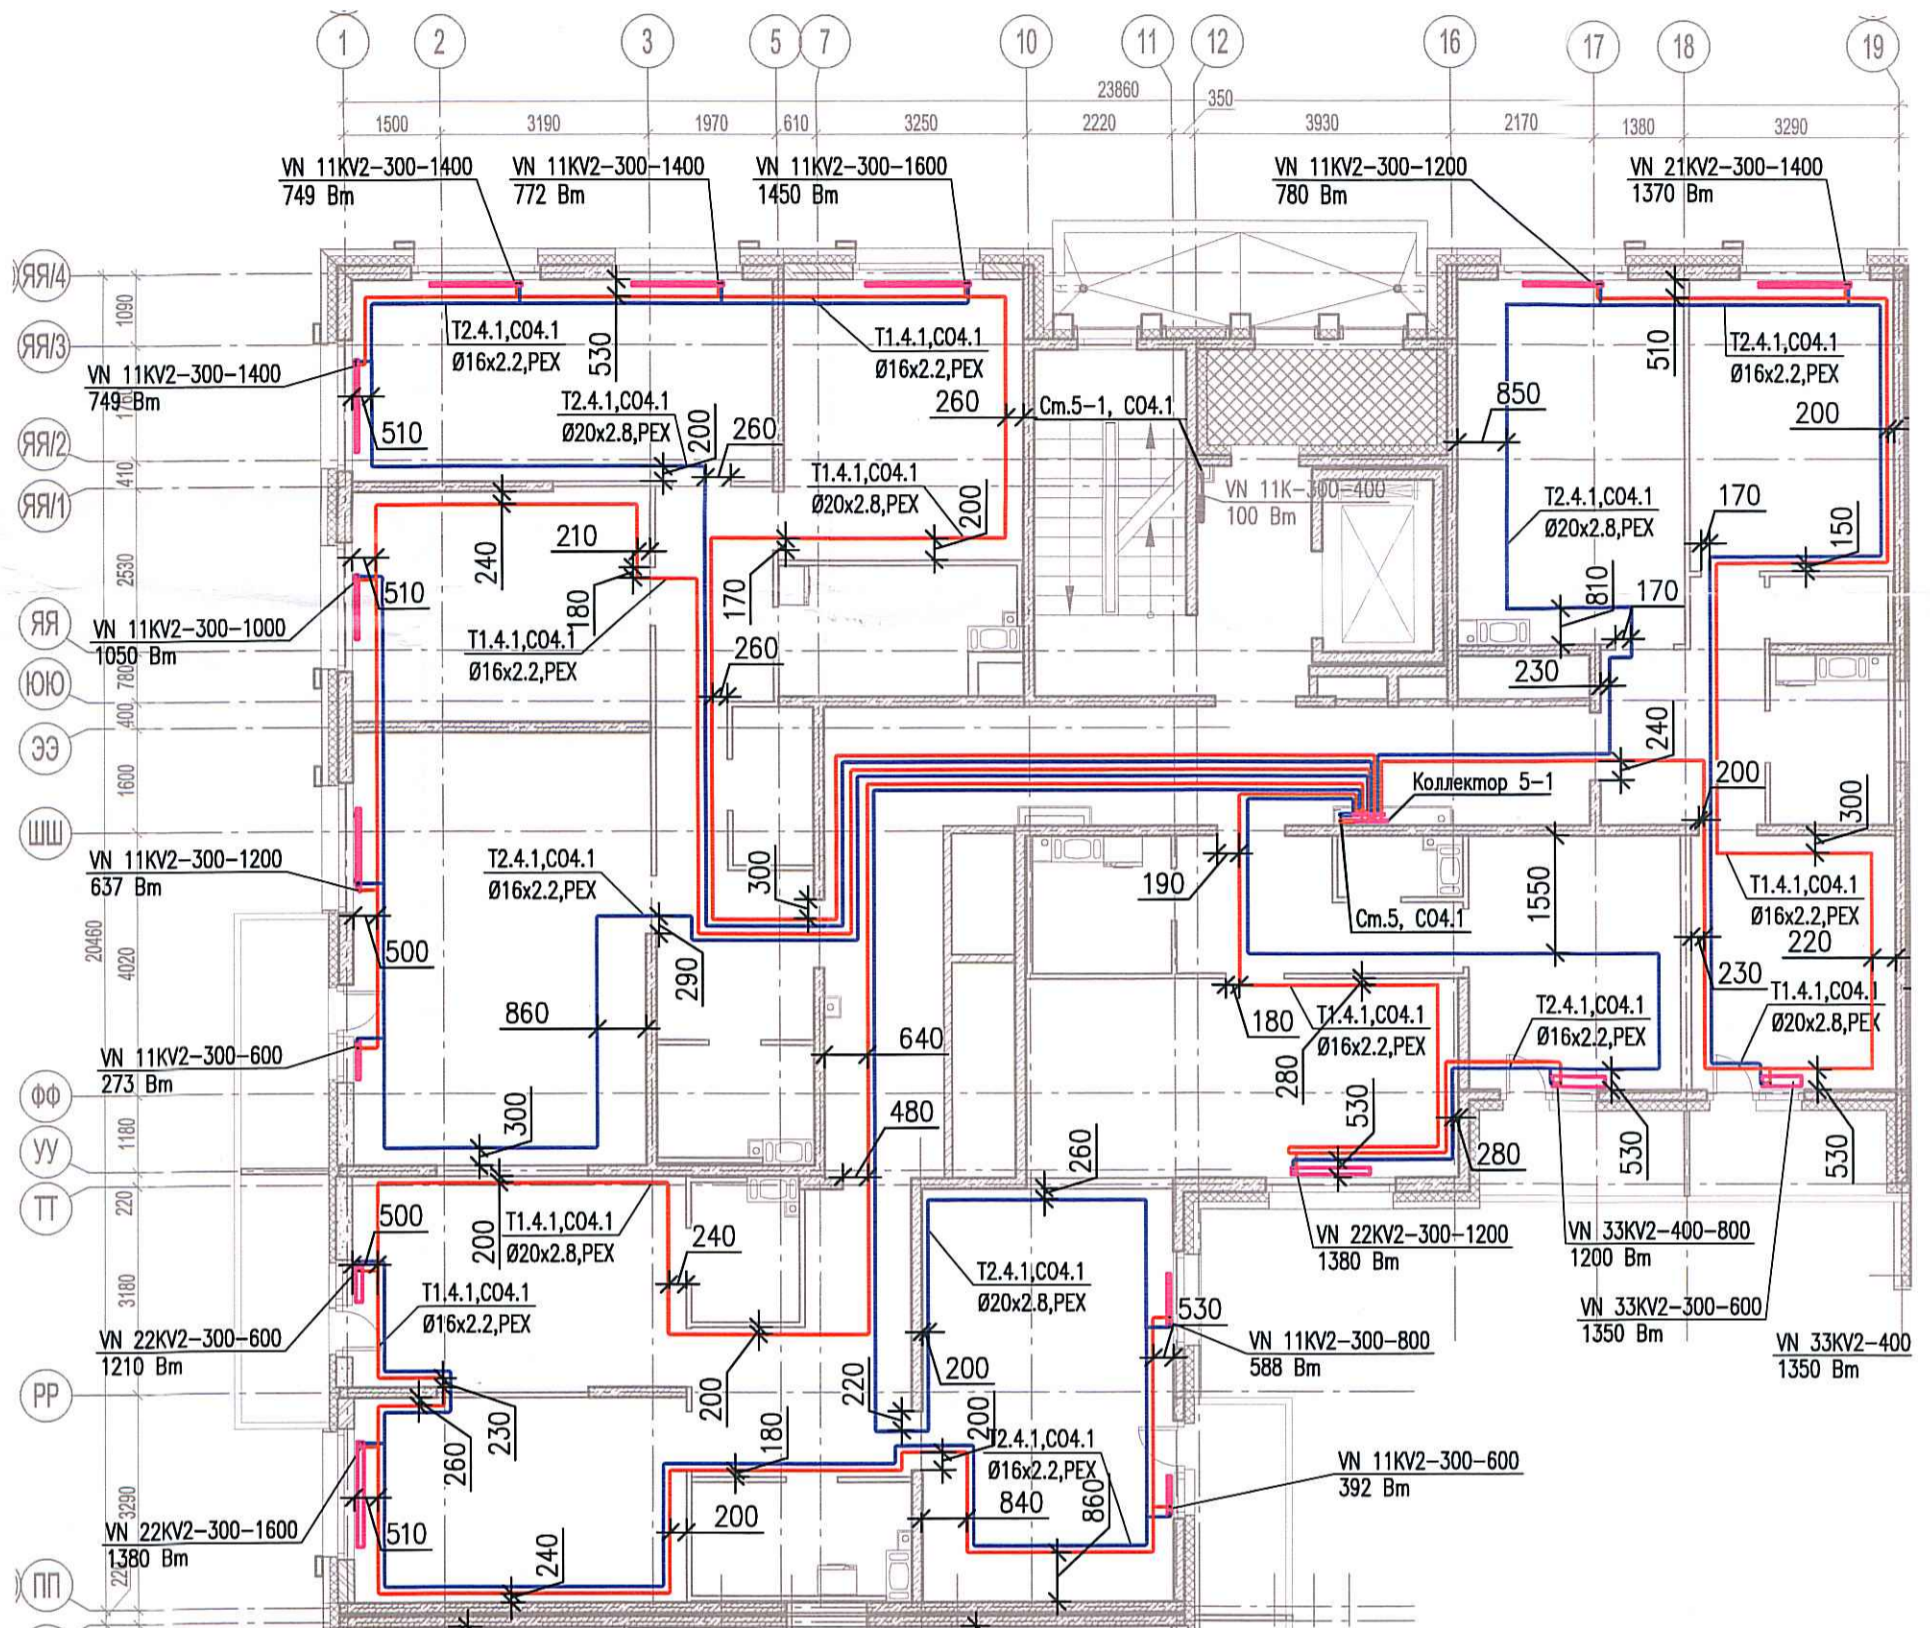

Согласовано

Взам. инв. №

Подпись и дата

Инв. № подл.

						03-2017-БС66-1-0В			
						Многоэтажная жилая застройка (жилой комплекс со встроенными помещениями, подземными абстоянками) по адресу: г. Санкт-Петербург, Большой Сампсониевский проспект (кад. номер участка 78:36:0005016:1309)			
Изм.	Кол. уч.	Лист	№ док.	Подп.	Дата	Корпус 4	Стадия	Лист	Листов
							ИД	481	
Разраб. Бабаев Р.И.						Исполнительная схема №52. Отопление.		000 "ПСК"	
						План 3 этажа.			
						Секция 5.			

Формат А3