
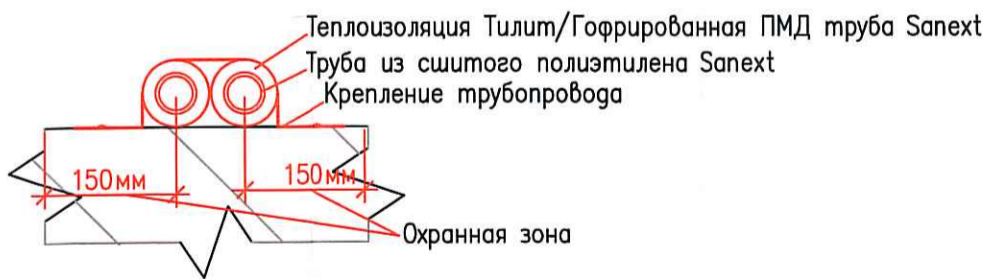


Исполнительная схема №54. Отопление.

План 5 этажа.

Секция 5.

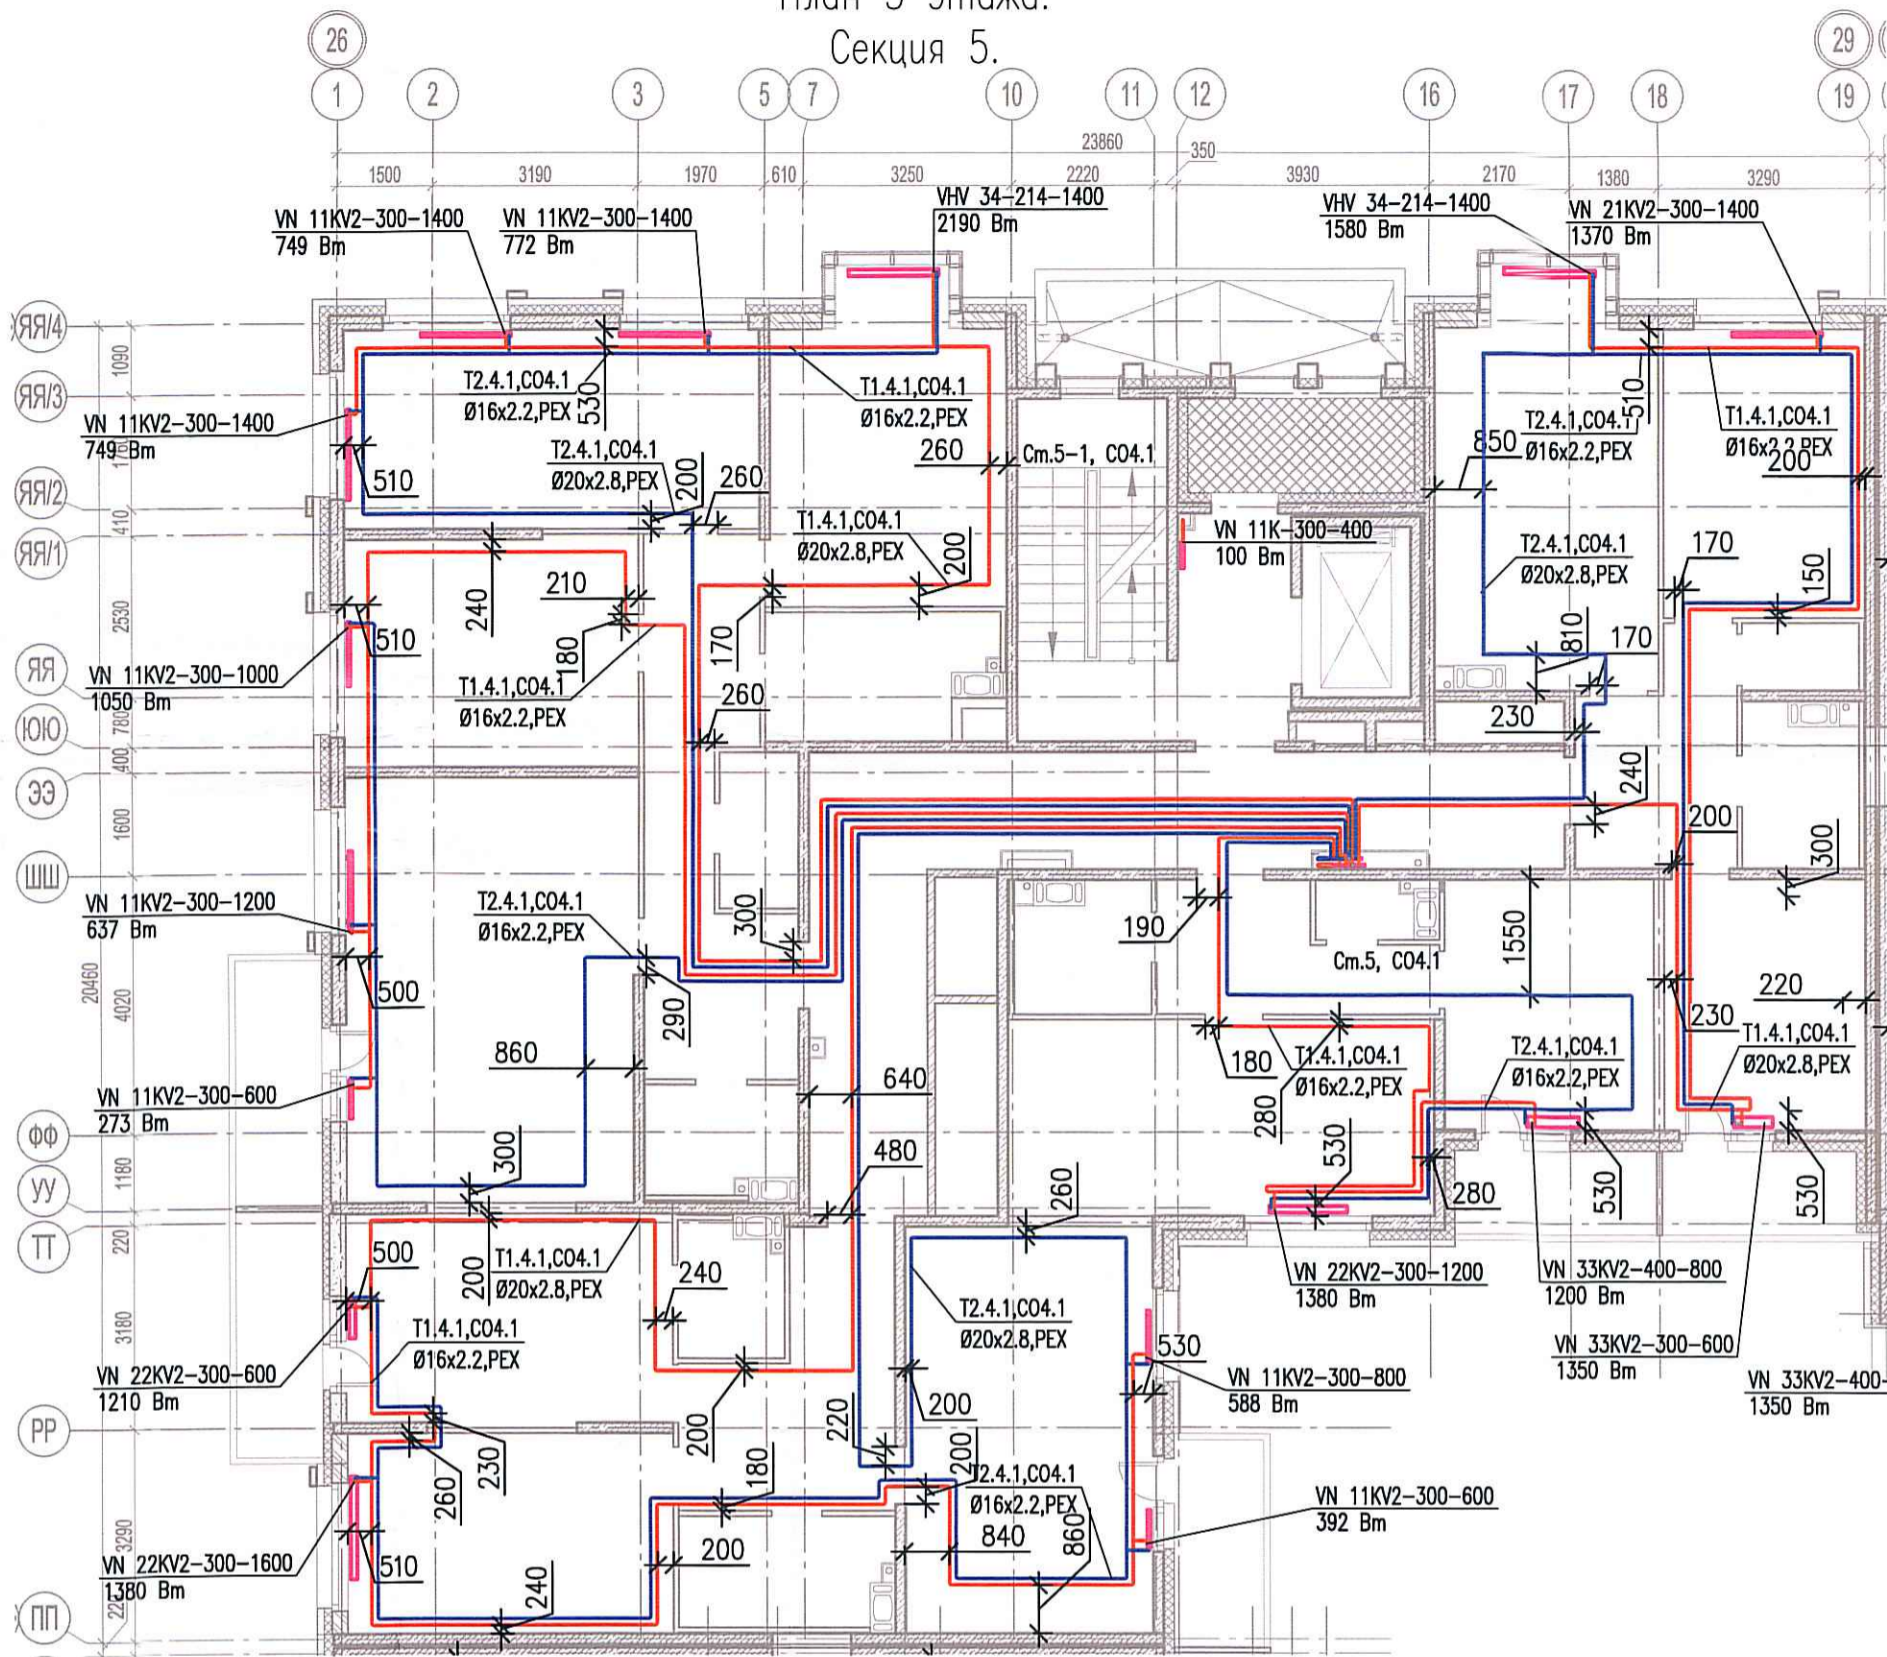

Согласовано

Взам. инв. №

Подпись и дата

Инв. № подл.

| | | | | | |
|---------|----------|------|-------------|-------|------|
| Изм. | Кол. уч. | Лист | № док. | Подп. | Дата |
| Разраб. | | | Бабаев Р.И. | | |

03-2017-БС66-1-0В

Многоэтажная жилая застройка (жилой комплекс со встроенными помещениями, подземными автостоянками) по адресу: г. Санкт-Петербург, Большой Сампсониевский проспект (кад. номер участка 78:36:0005016:1309)

Корпус 4

Стадия Лист Листов

ИД 4/63

Исполнительная схема №54. Отопление.
План 5 этажа.
Секция 5.

ООО "ПСК"

Формат А3