
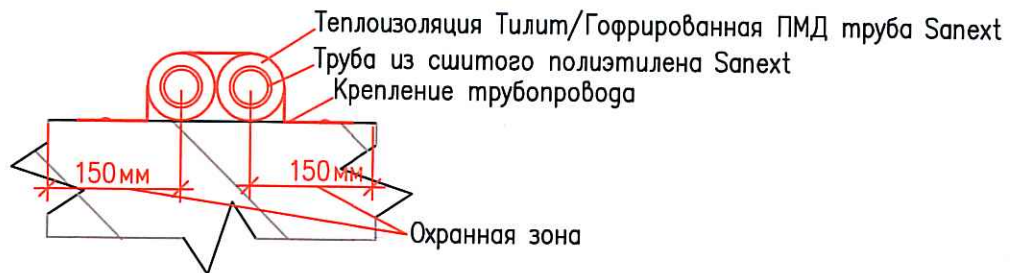


Исполнительная схема №63. Отопление.

План 5 этажа.

Секция 6.

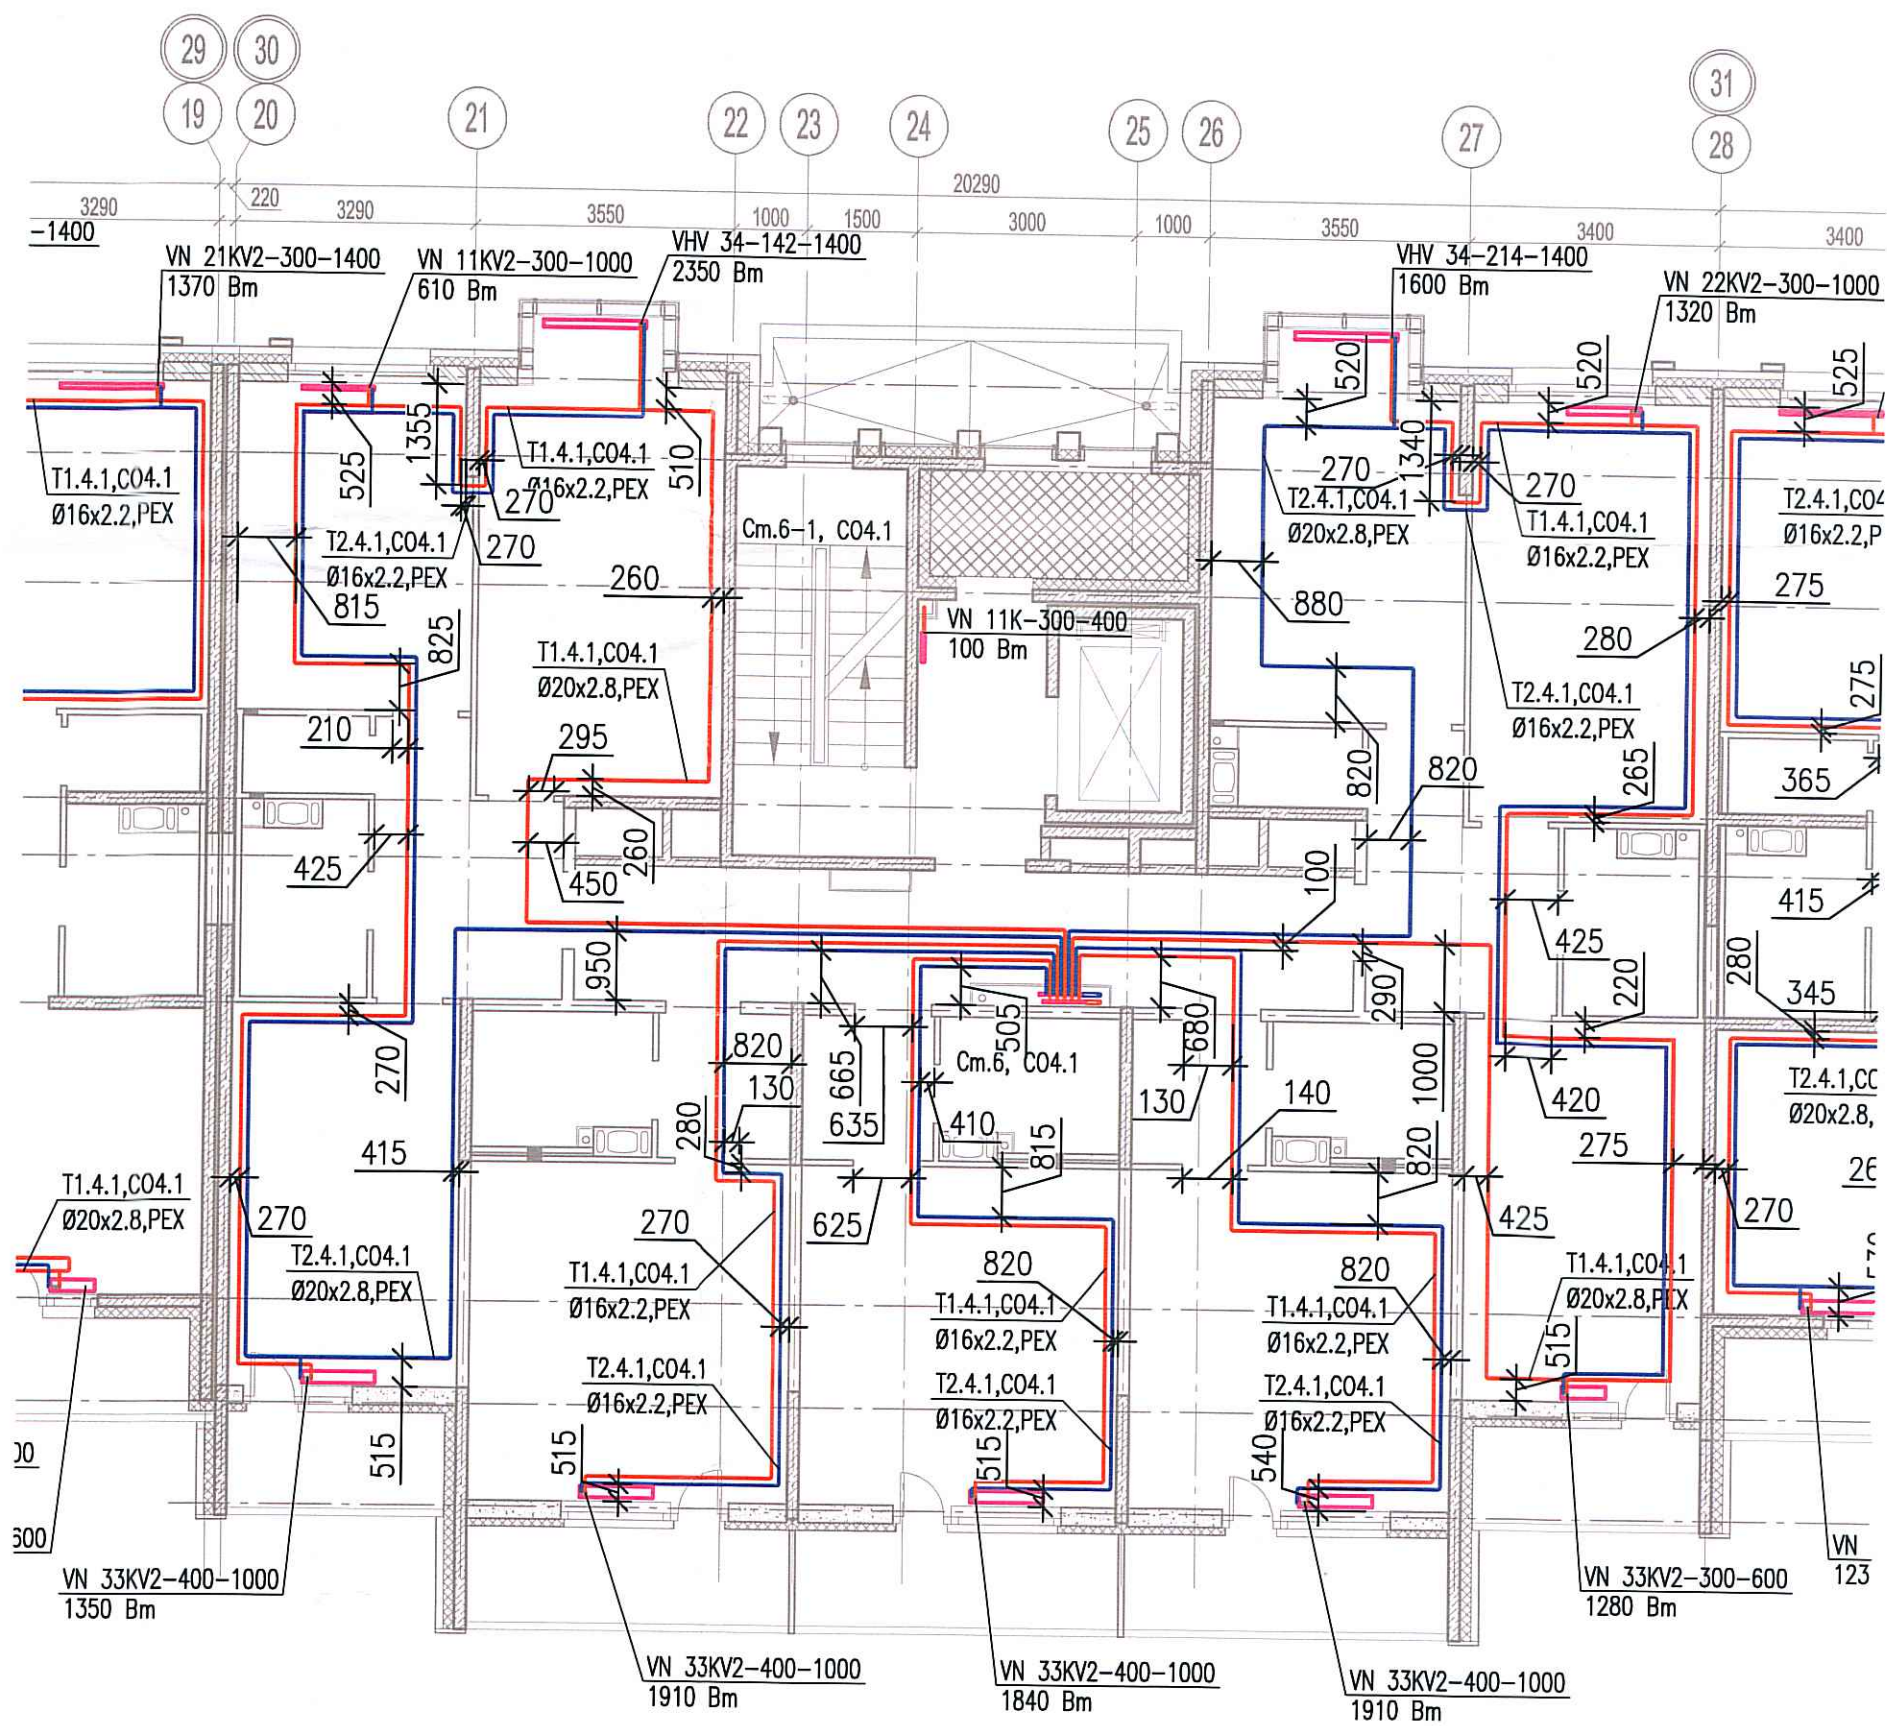

Создано	
Изм.	
Инв. № подл.	
Подпись и дата	
Взам. инв. №	

Изм.	Кол. уч.	Лист	№ док.	Подп.	Дата
Разраб.	Бабаев Р.И.				

03-2017-БС66-1-0В		
Многоэтажная жилая застройка (жилой комплекс со встроенными помещениями, подземными автостоянками) по адресу: г. Санкт-Петербург, Большой Сампсониевский проспект (кад. номер участка 78:36:0005016:1309)		
Корпус 4	Стадия	Лист
	ИД	4/4
Исполнительная схема №63. Отопление. План 5 этажа. Секция 6.		000 "ПСК"