


Исполнительная схема №65. Отопление.

План 7 этажа.

Секция 6.

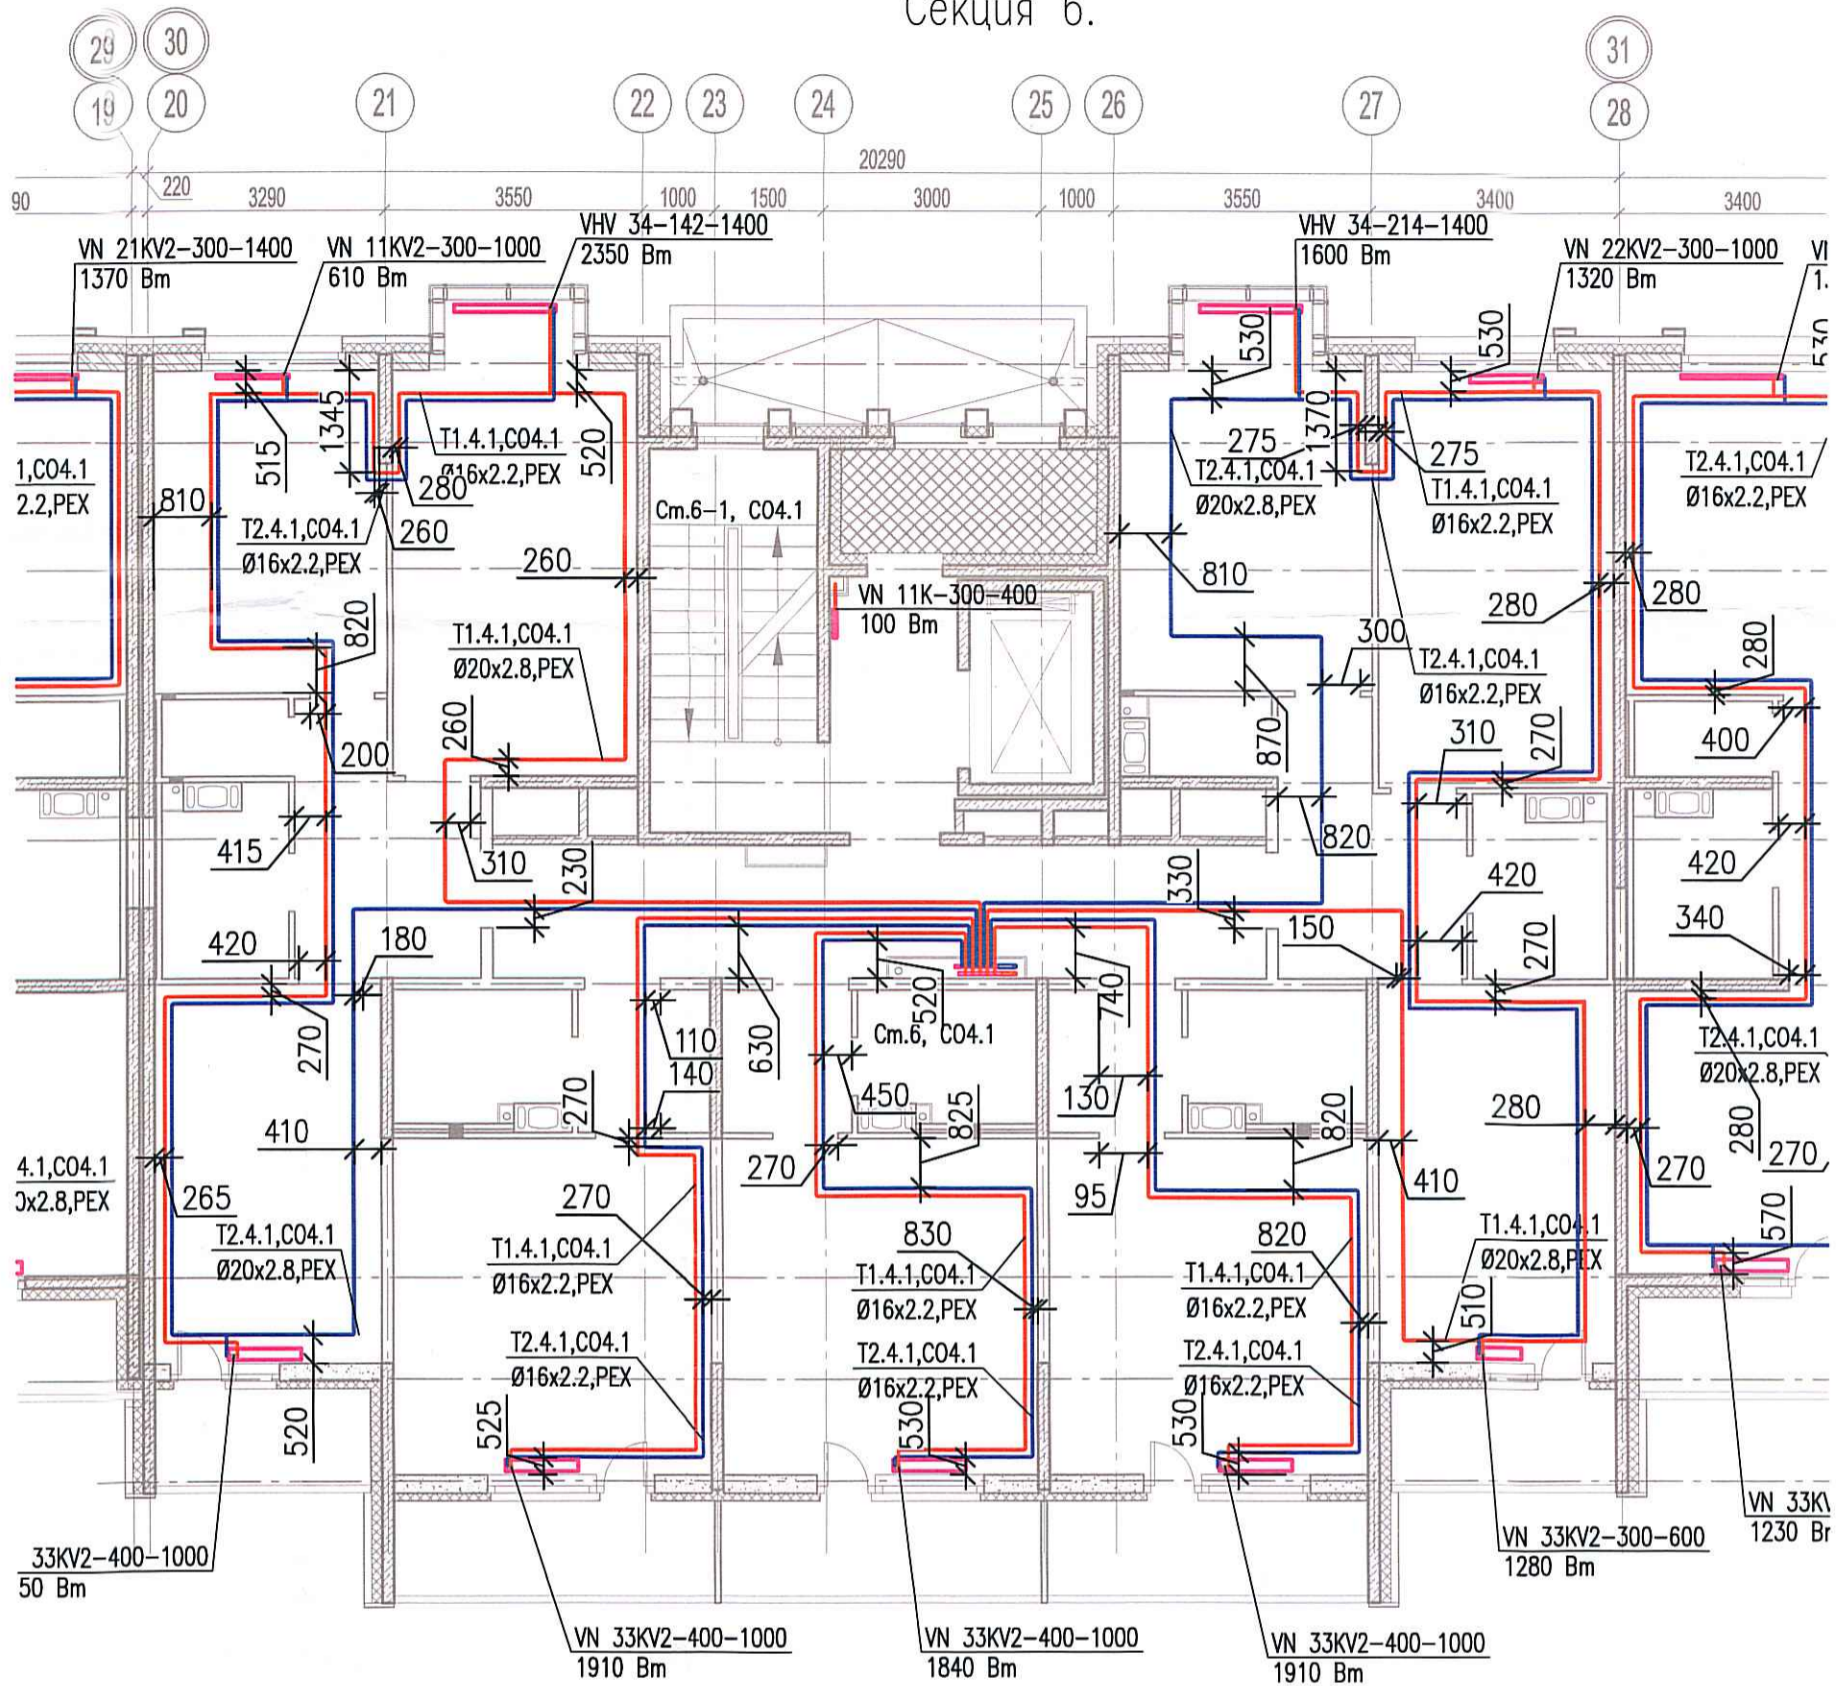

Согласовано

Инв. № подл. | Подпись и дата | Взам. инв. №

Изм.	Кол. уч.	Лист	№ док.	Подп.	Дата
Разраб.		Бабаев Р.И.			

03-2017-БС66-1-0В

Многоэтажная жилая застройка (жилой комплекс со встроенными помещениями, подземными автостоянками) по адресу: г. Санкт-Петербург, Большой Сампсониевский проспект (кад. номер участка 78:36:0005016:1309)

Корпус 4

Стадия	Лист	Листов
ИД	4/11	

Исполнительная схема №65. Отопление.
План 7 этажа.
Секция 6.

ООО "ПСК"

Формат А3