


Исполнительная схема №67. Отопление.

План 9 этажа.

Секция 6.

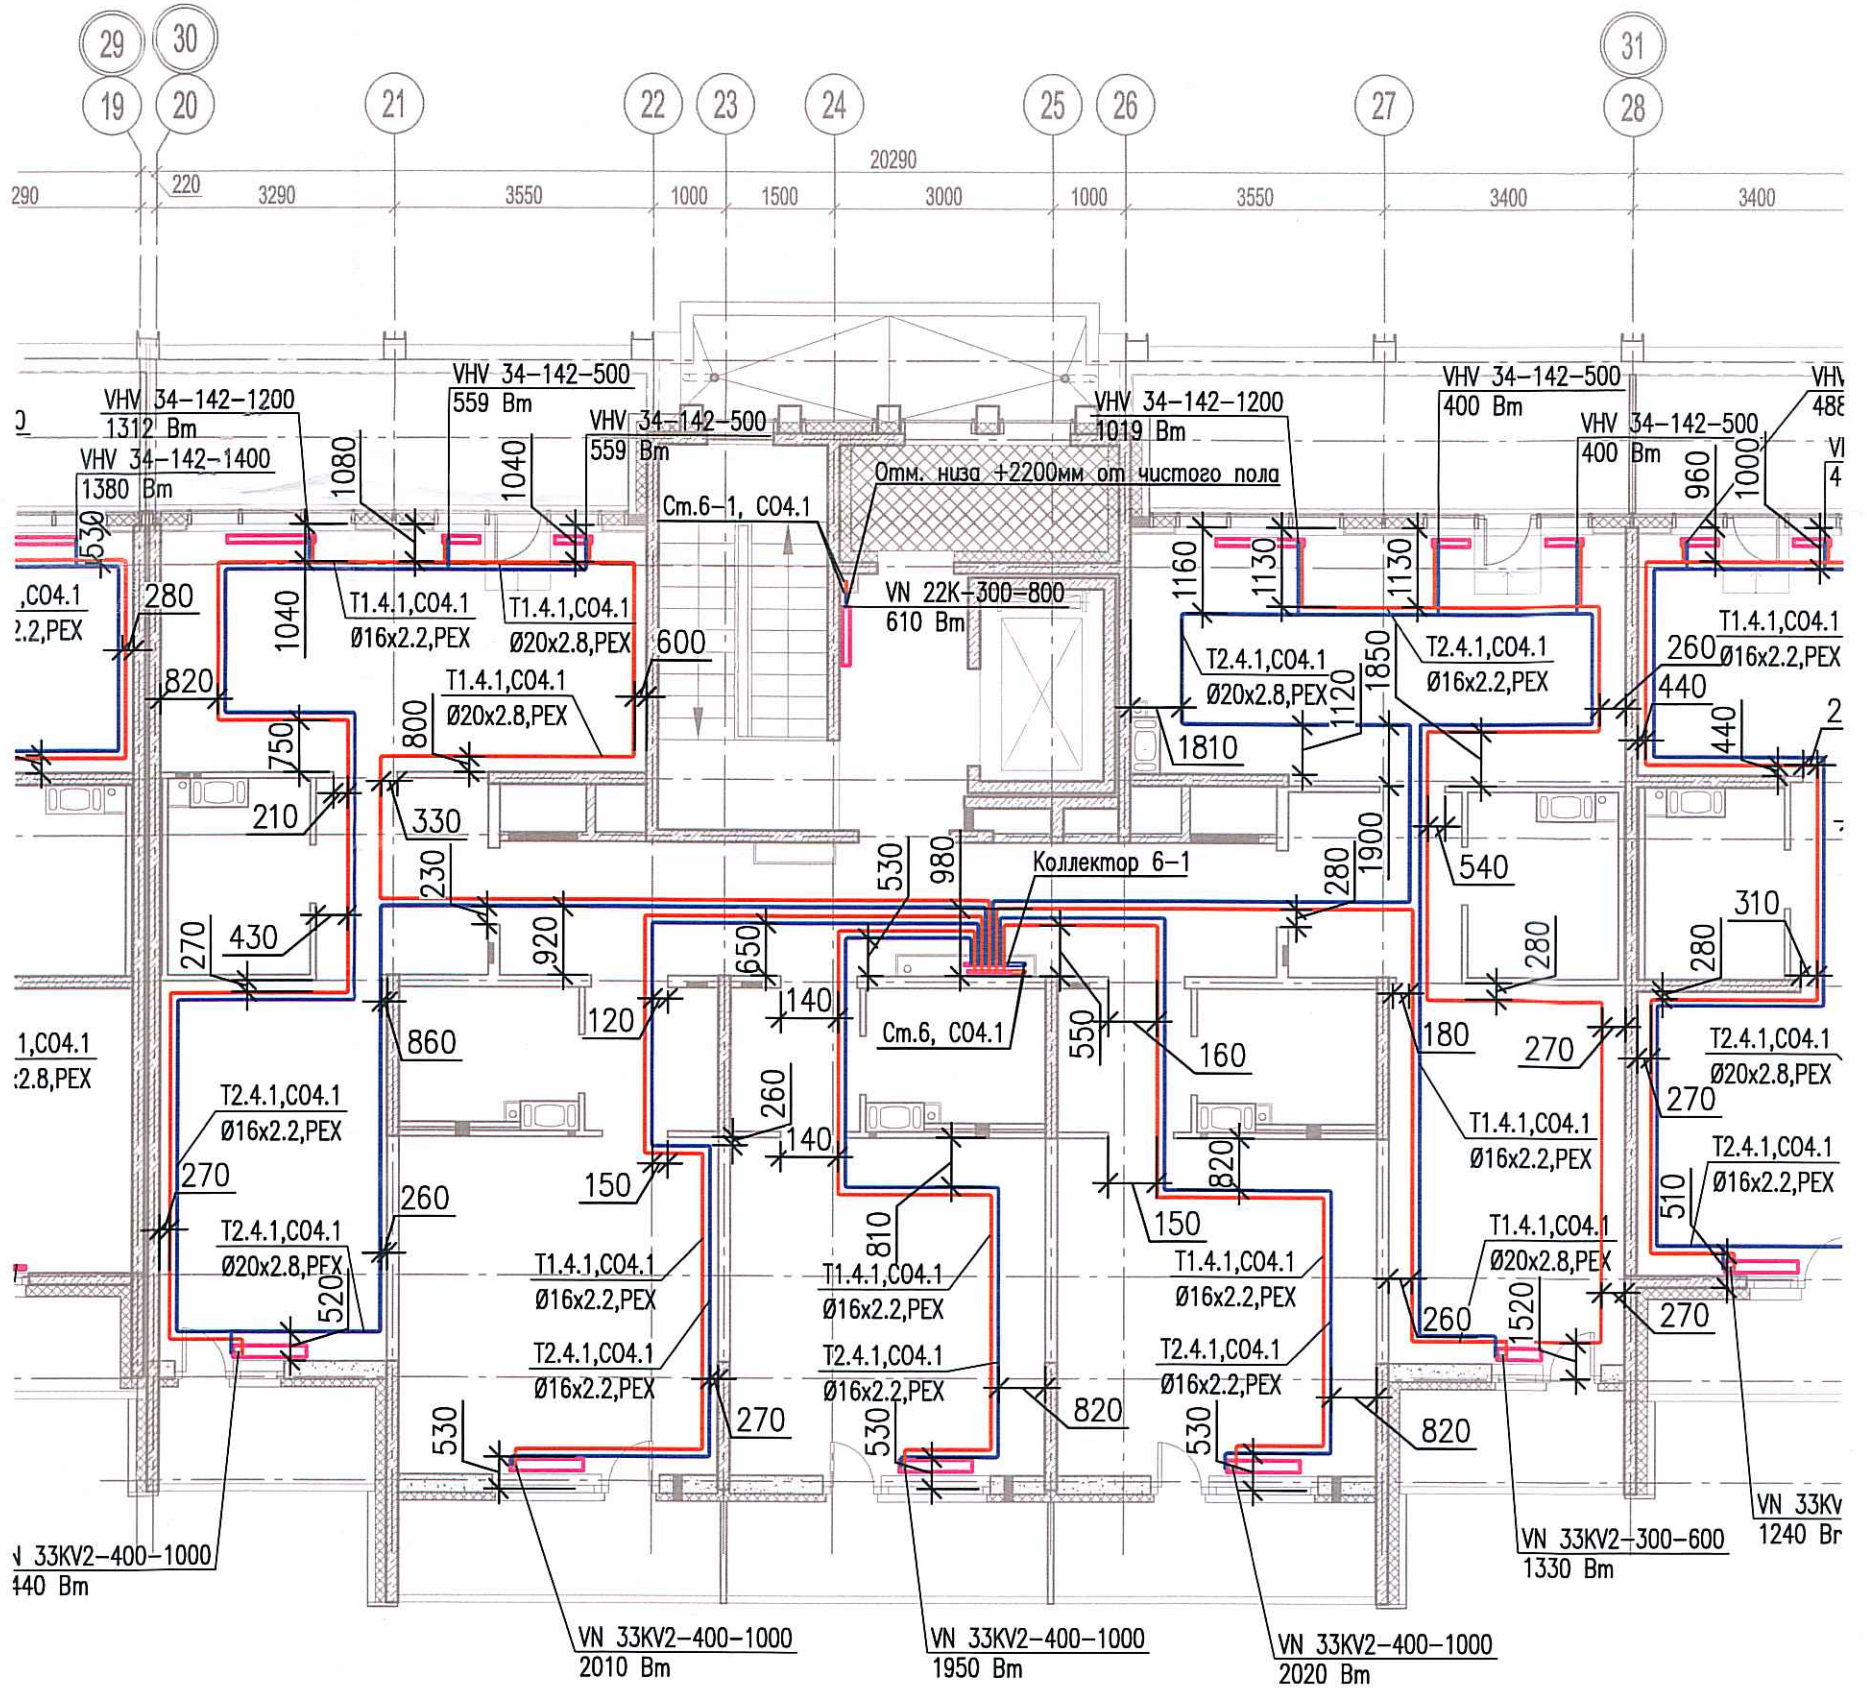

Согласовано

Взам. инв. N

Подпись и дата

Инв. № подл.

					03-2017-БС66-1-0В					
					Многоэтажная жилая застройка (жилой комплекс со встроенными помещениями, подземными автостоянками) по адресу: г. Санкт-Петербург, Большой Сампсониевский проспект (кад. номер участка 78:36:0005016:1309)					
Изм.	Кол. уч.	Лист	№ док.	Подп.	Дата	Корпус 4	Стадия	Лист	Листов	
Разраб.	Бабаев Р.И.						ИД			
					Исполнительная схема №67. Отопление. План 9 этажа. Секция 6.			ООО "ПСК"		

Формат А3