
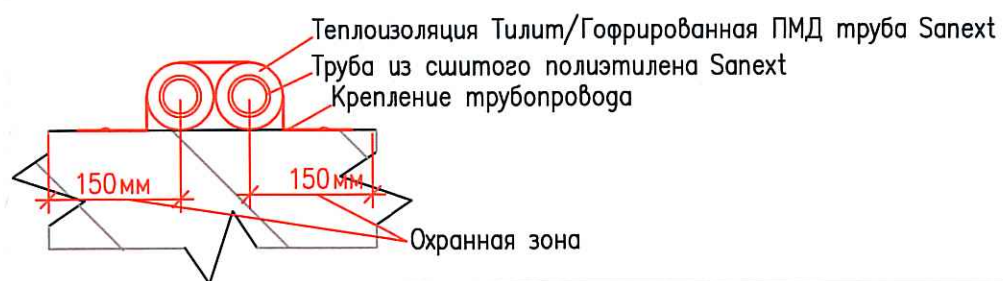


Исполнительная схема
№68. Отопление.
 План 1 этажа.
 Секция 7.

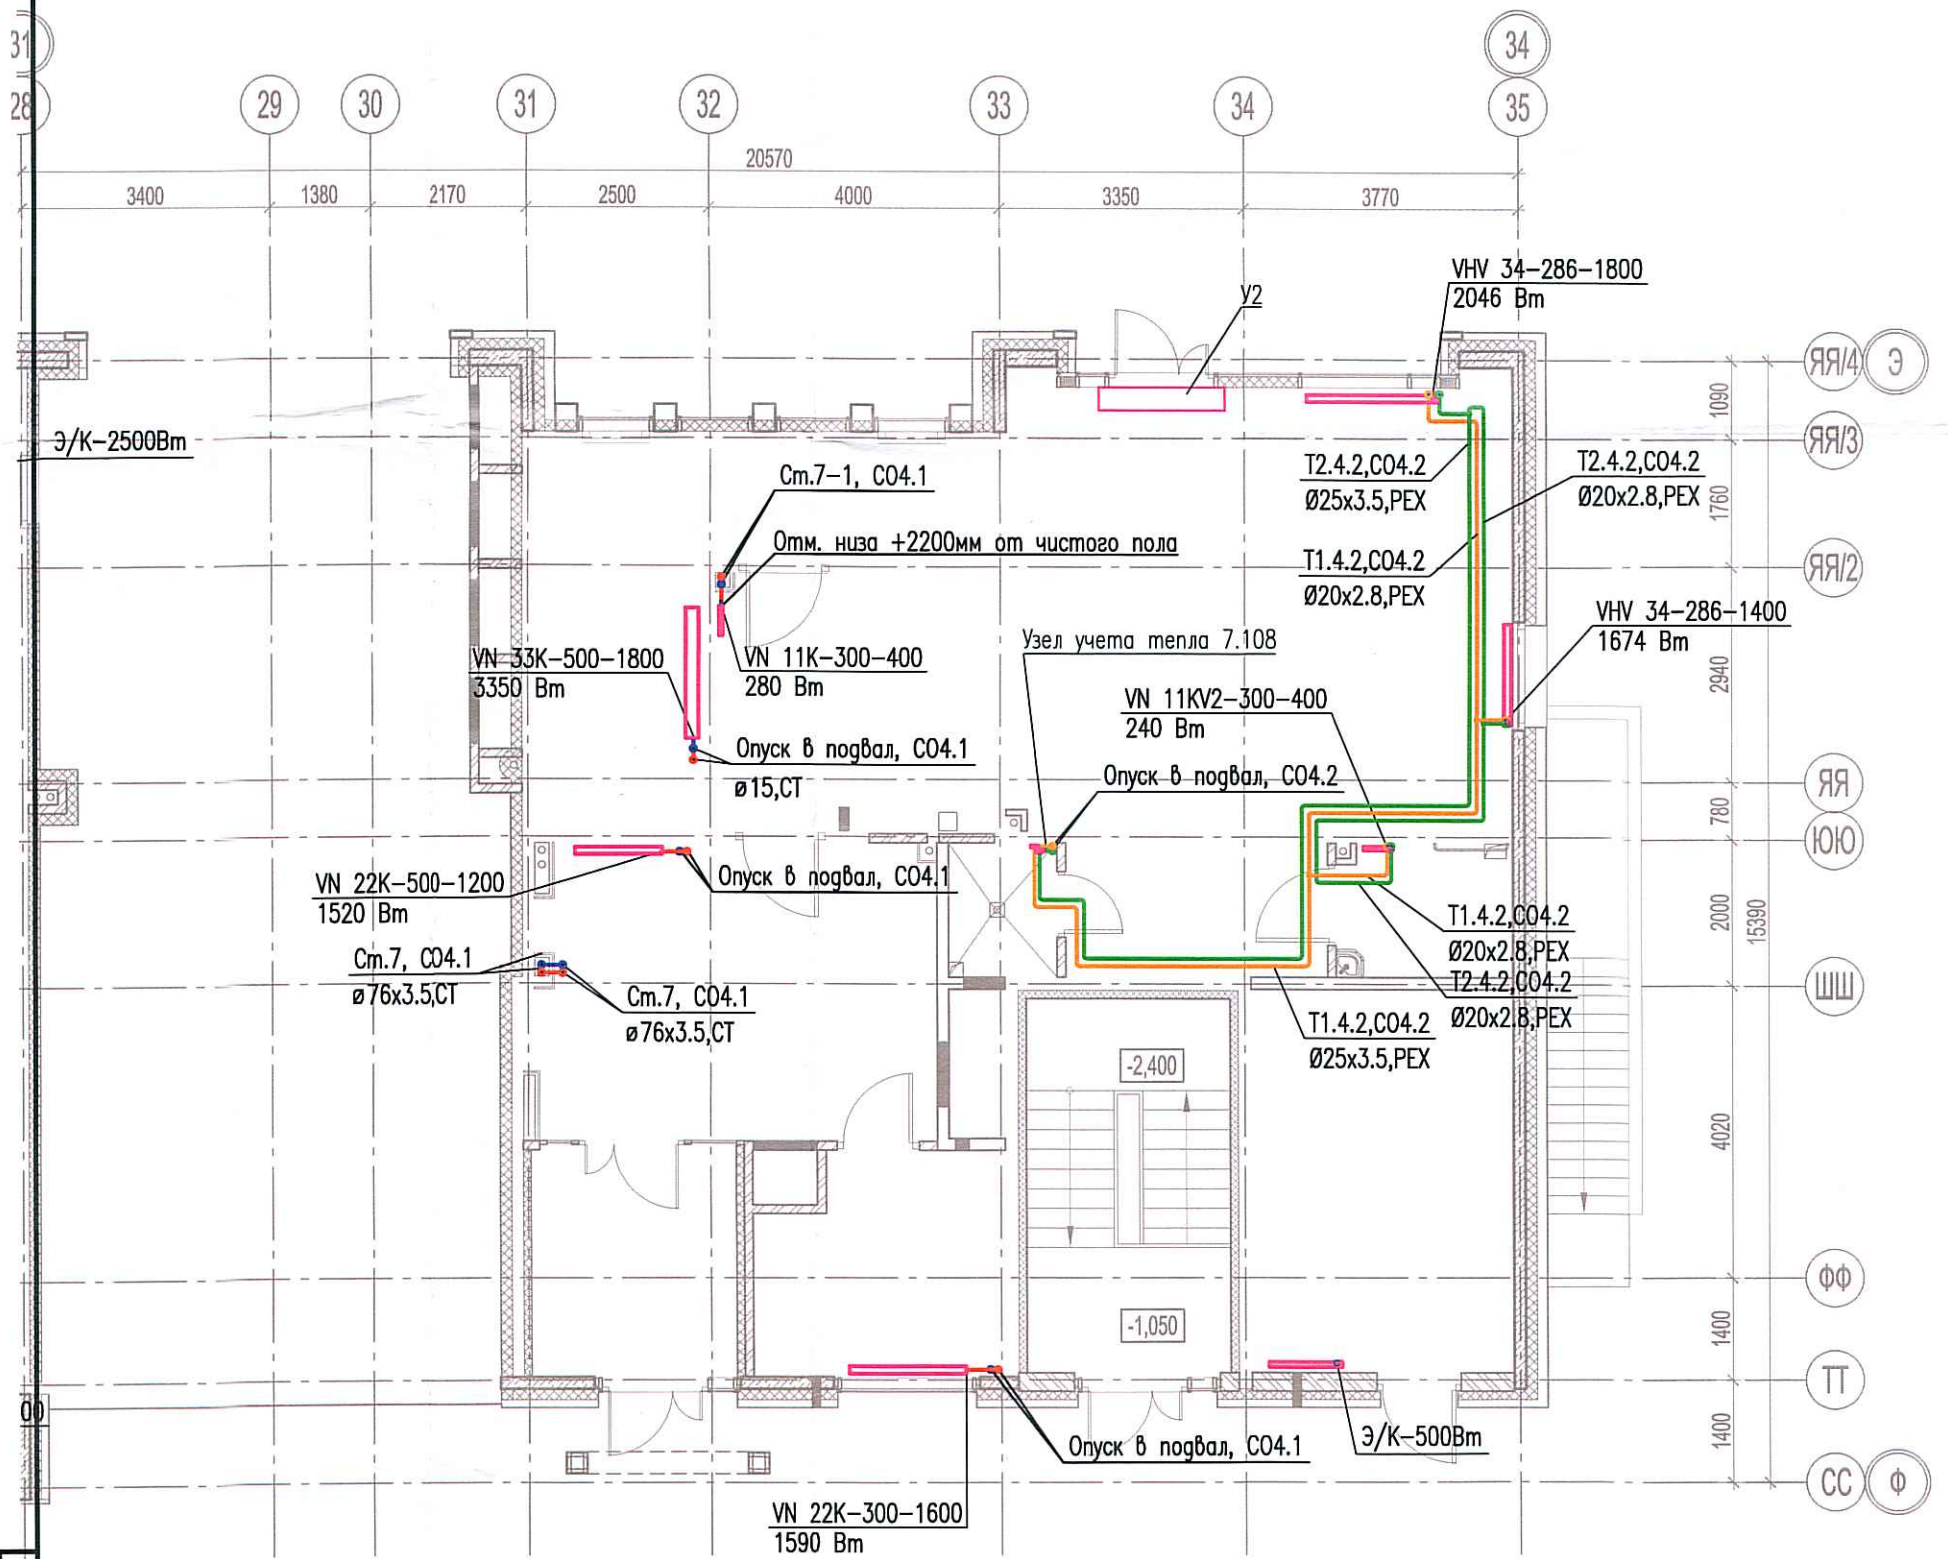

Согласовано	
Взам. инв. №	
Подпись и дата	
Инв. № подл.	

						03-2017-БС66-1-0В			
						Многоэтажная жилая застройка (жилой комплекс со встроенными помещениями, подземными автостоянками) по адресу: г. Санкт-Петербург, Большой Сампсониевский проспект (кад. номер участка 78:36:0005016:1309)			
Изм.	Кол. уч.	Лист	№ док.	Подп.	Дата	Корпус 4	Стадия	Лист	Листов
Разраб.			Бабаев Р.И.				ИД		
						Исполнительная схема №68. Отопление. План 1 этажа. Секция 7.		ООО "ПСК"	