


Исполнительная схема №69. Отопление.

План 2 этажа.

Секция 7.

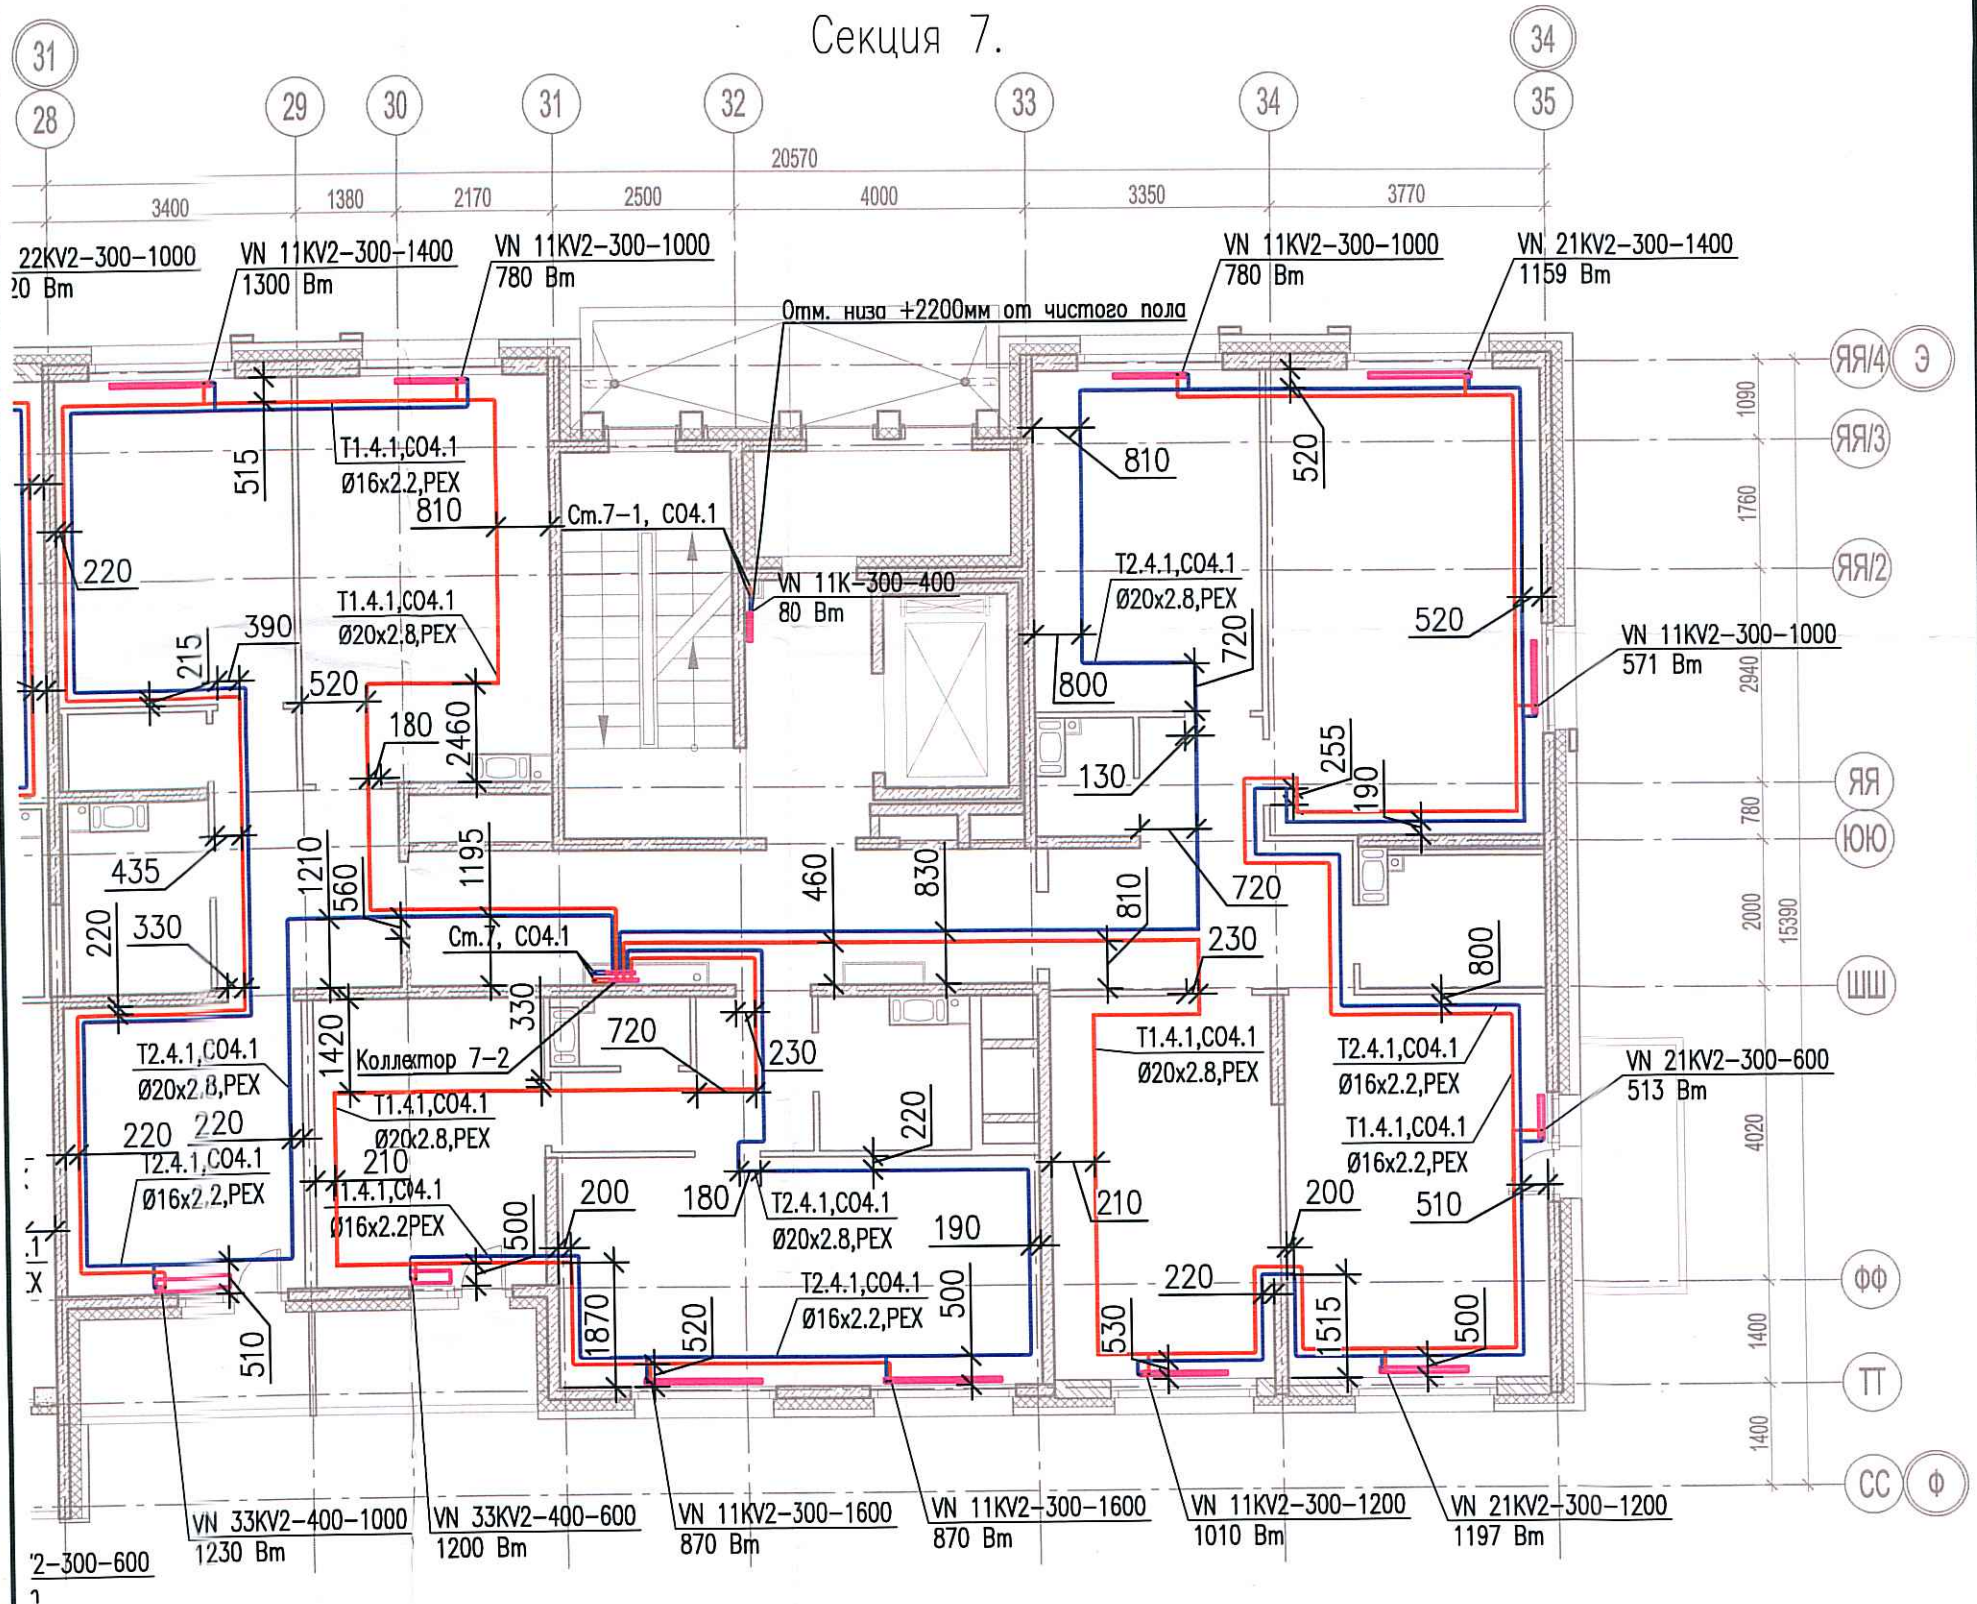

в согласии

Инв. № подл. | Подпись и дата | Взам. инв. №

						03-2017-БС66-1-0В			
						Многоэтажная жилая застройка (жилой комплекс со встроенными помещениями, подземными автостоянками) по адресу: г. Санкт-Петербург, Большой Сампсониевский проспект (кад. номер участка 78:36:0005016:1309)			
Изм.	Кол. уч.	Лист	№ док.	Пробл.	Дата	Корпус 4	Стадия	Лист	Листов
Разраб.		Бабаев Р.И.					ИД	4/48	
						Исполнительная схема №69. Отопление. План 2 этажа. Секция 7.		ООО "ПСК"	

Формат А3