
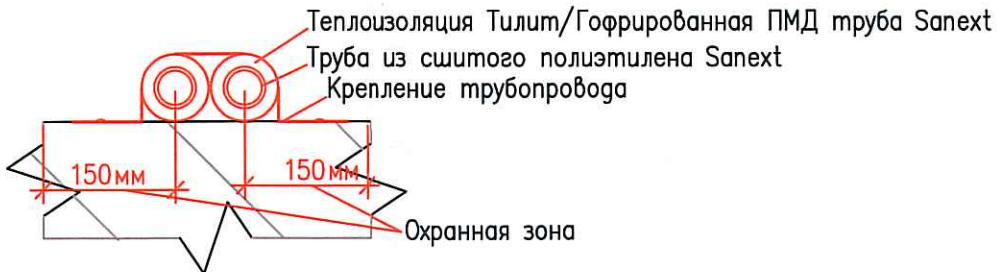


Исполнительная схема №70. Отопление.

План 3 этажа.

Секция 7.

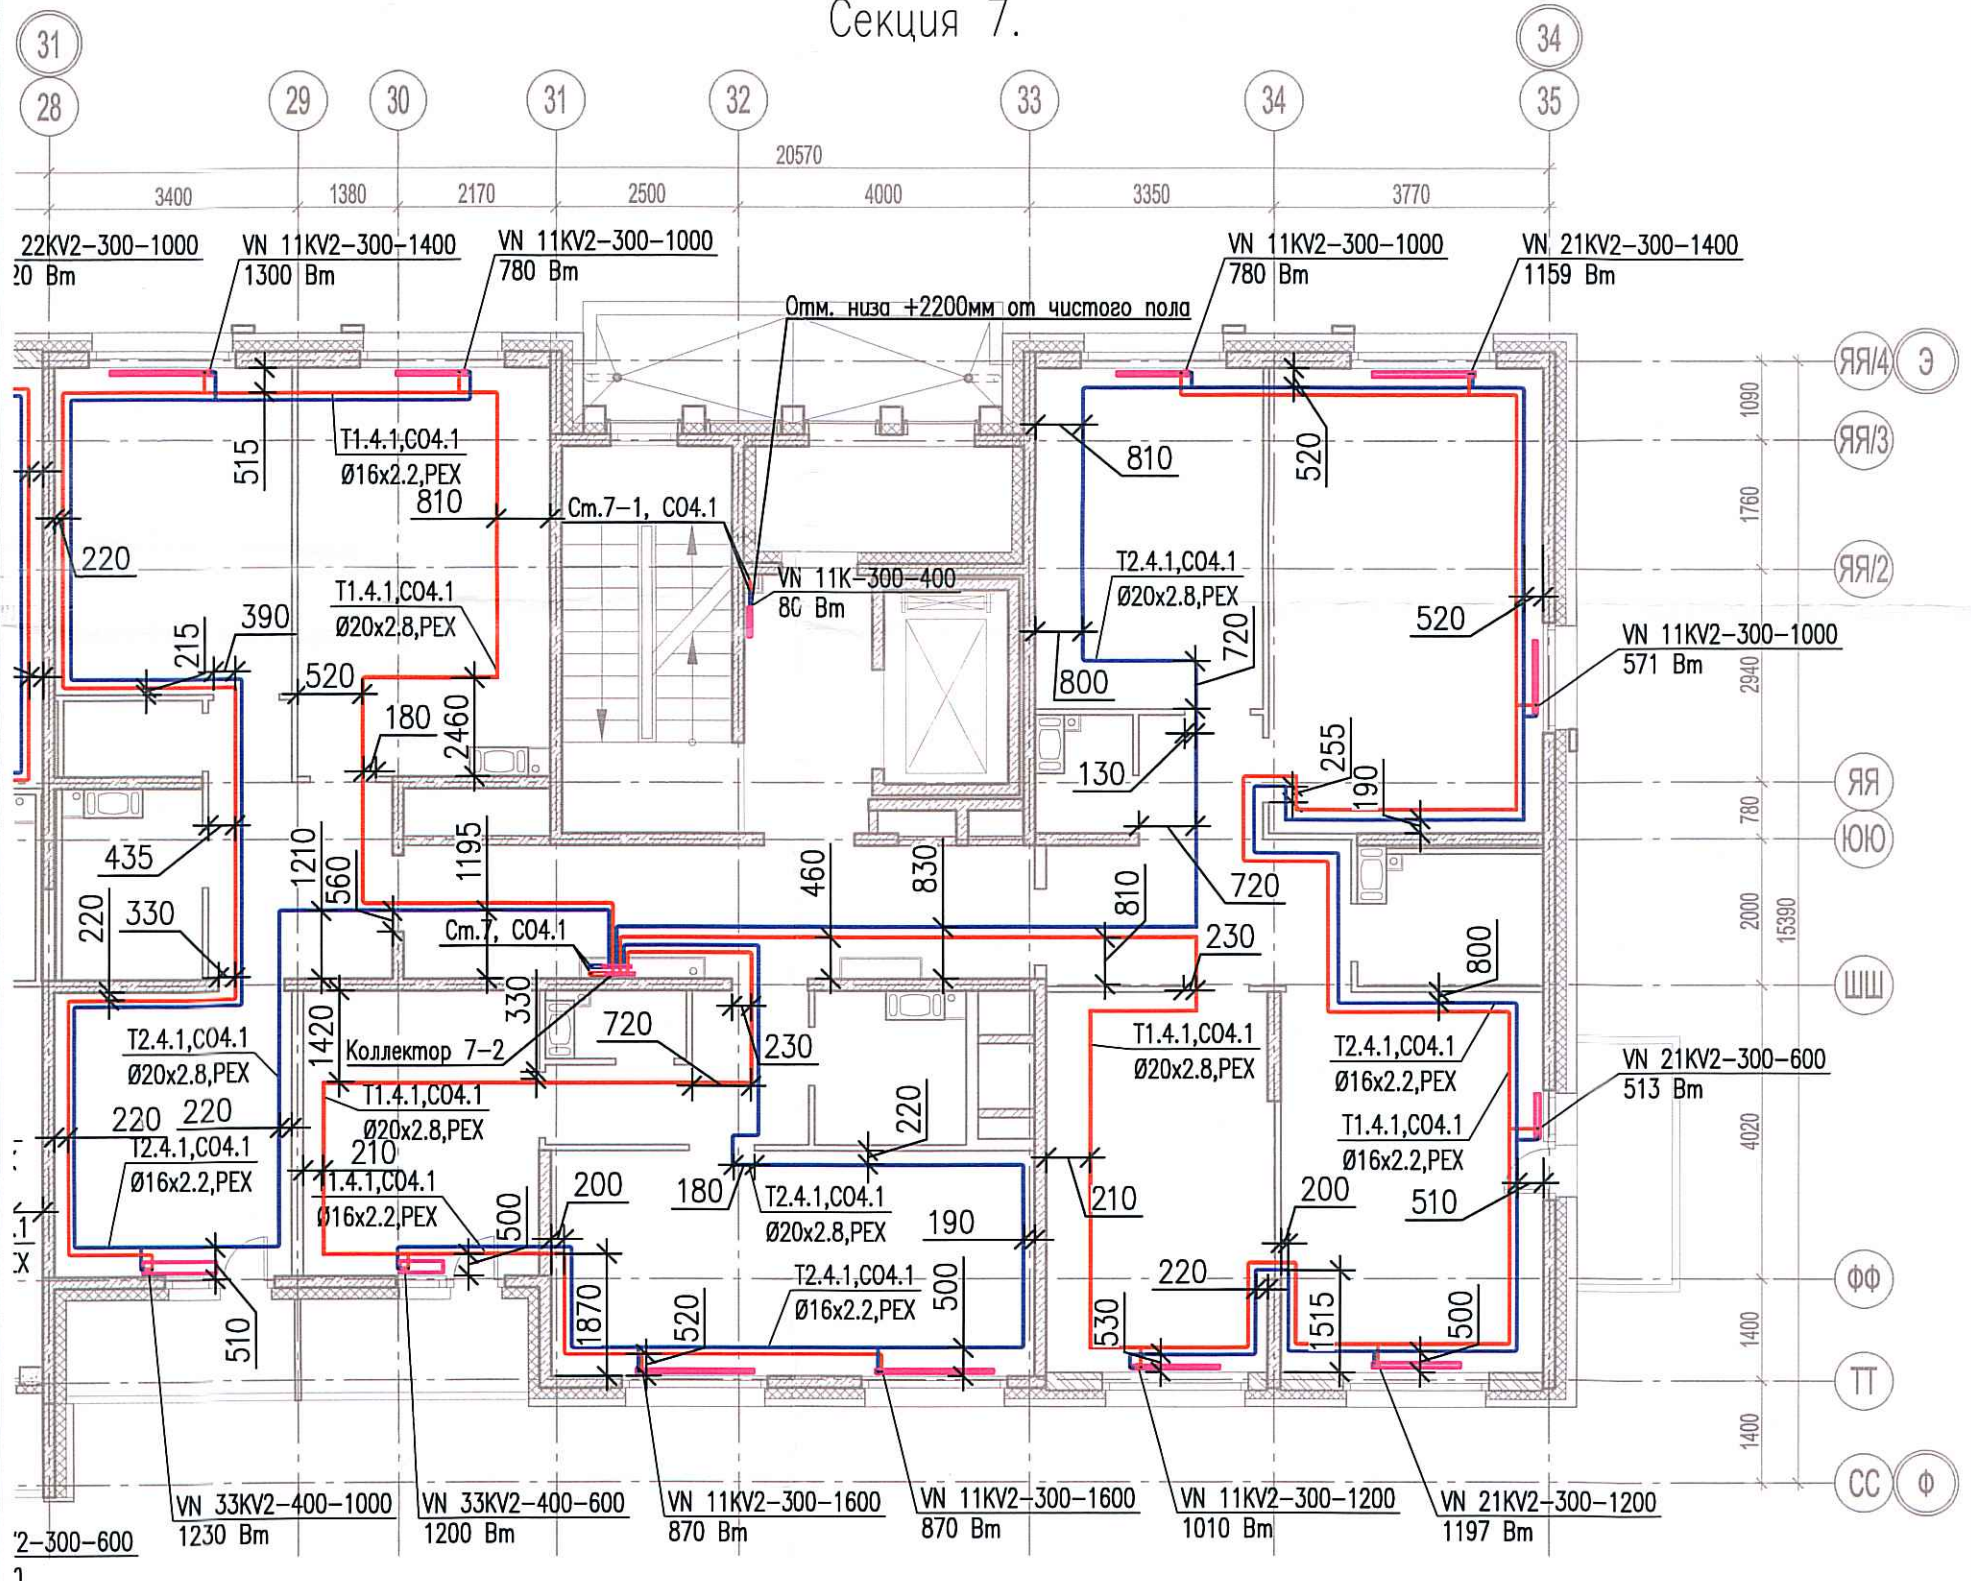

|                |  |
|----------------|--|
| Согласовано    |  |
| Инв. № подл.   |  |
| Подпись и дата |  |
| Взам. инв.     |  |

|  |          |      |              |           |      |
|--|----------|------|--------------|-----------|------|
| 03-2017-БС66-1-0В  |          |      |              |           |      |
| Многоэтажная жилая застройка (жилой комплекс со встроенными помещениями, подземными автостоянками) по адресу: г. Санкт-Петербурга, Большой Сампсониевский проспект (кад. номер участка 78:36:0005016:1309) |          |      |              |           |      |
| Изм.   | Кол. уч. | Лист | № док.       | Подп.     | Дата |
| Разраб.  |          |      | Бабаяев Р.И. |           |      |
| Корпус 4   |          |      |              | Стадия    | Лист |
| Исполнительная схема №70. Отопление.<br>План 3 этажа.<br>Секция 7.   |          |      |              | ИД        | 1/19 |
|  |          |      |              | 000 "ПСК" |      |