
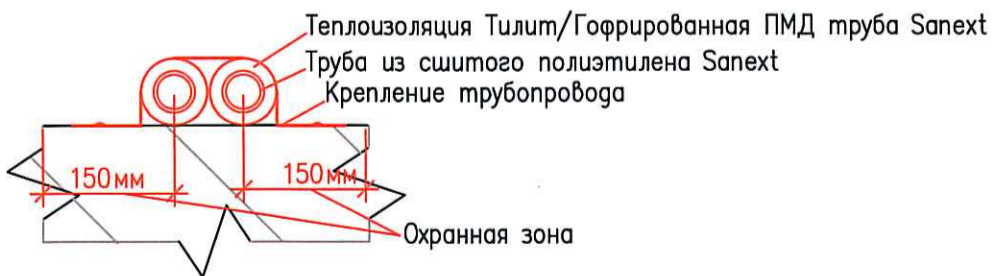


Исполнительная схема №72. Отопление.  
План 5 этажа.  
Секция 7.

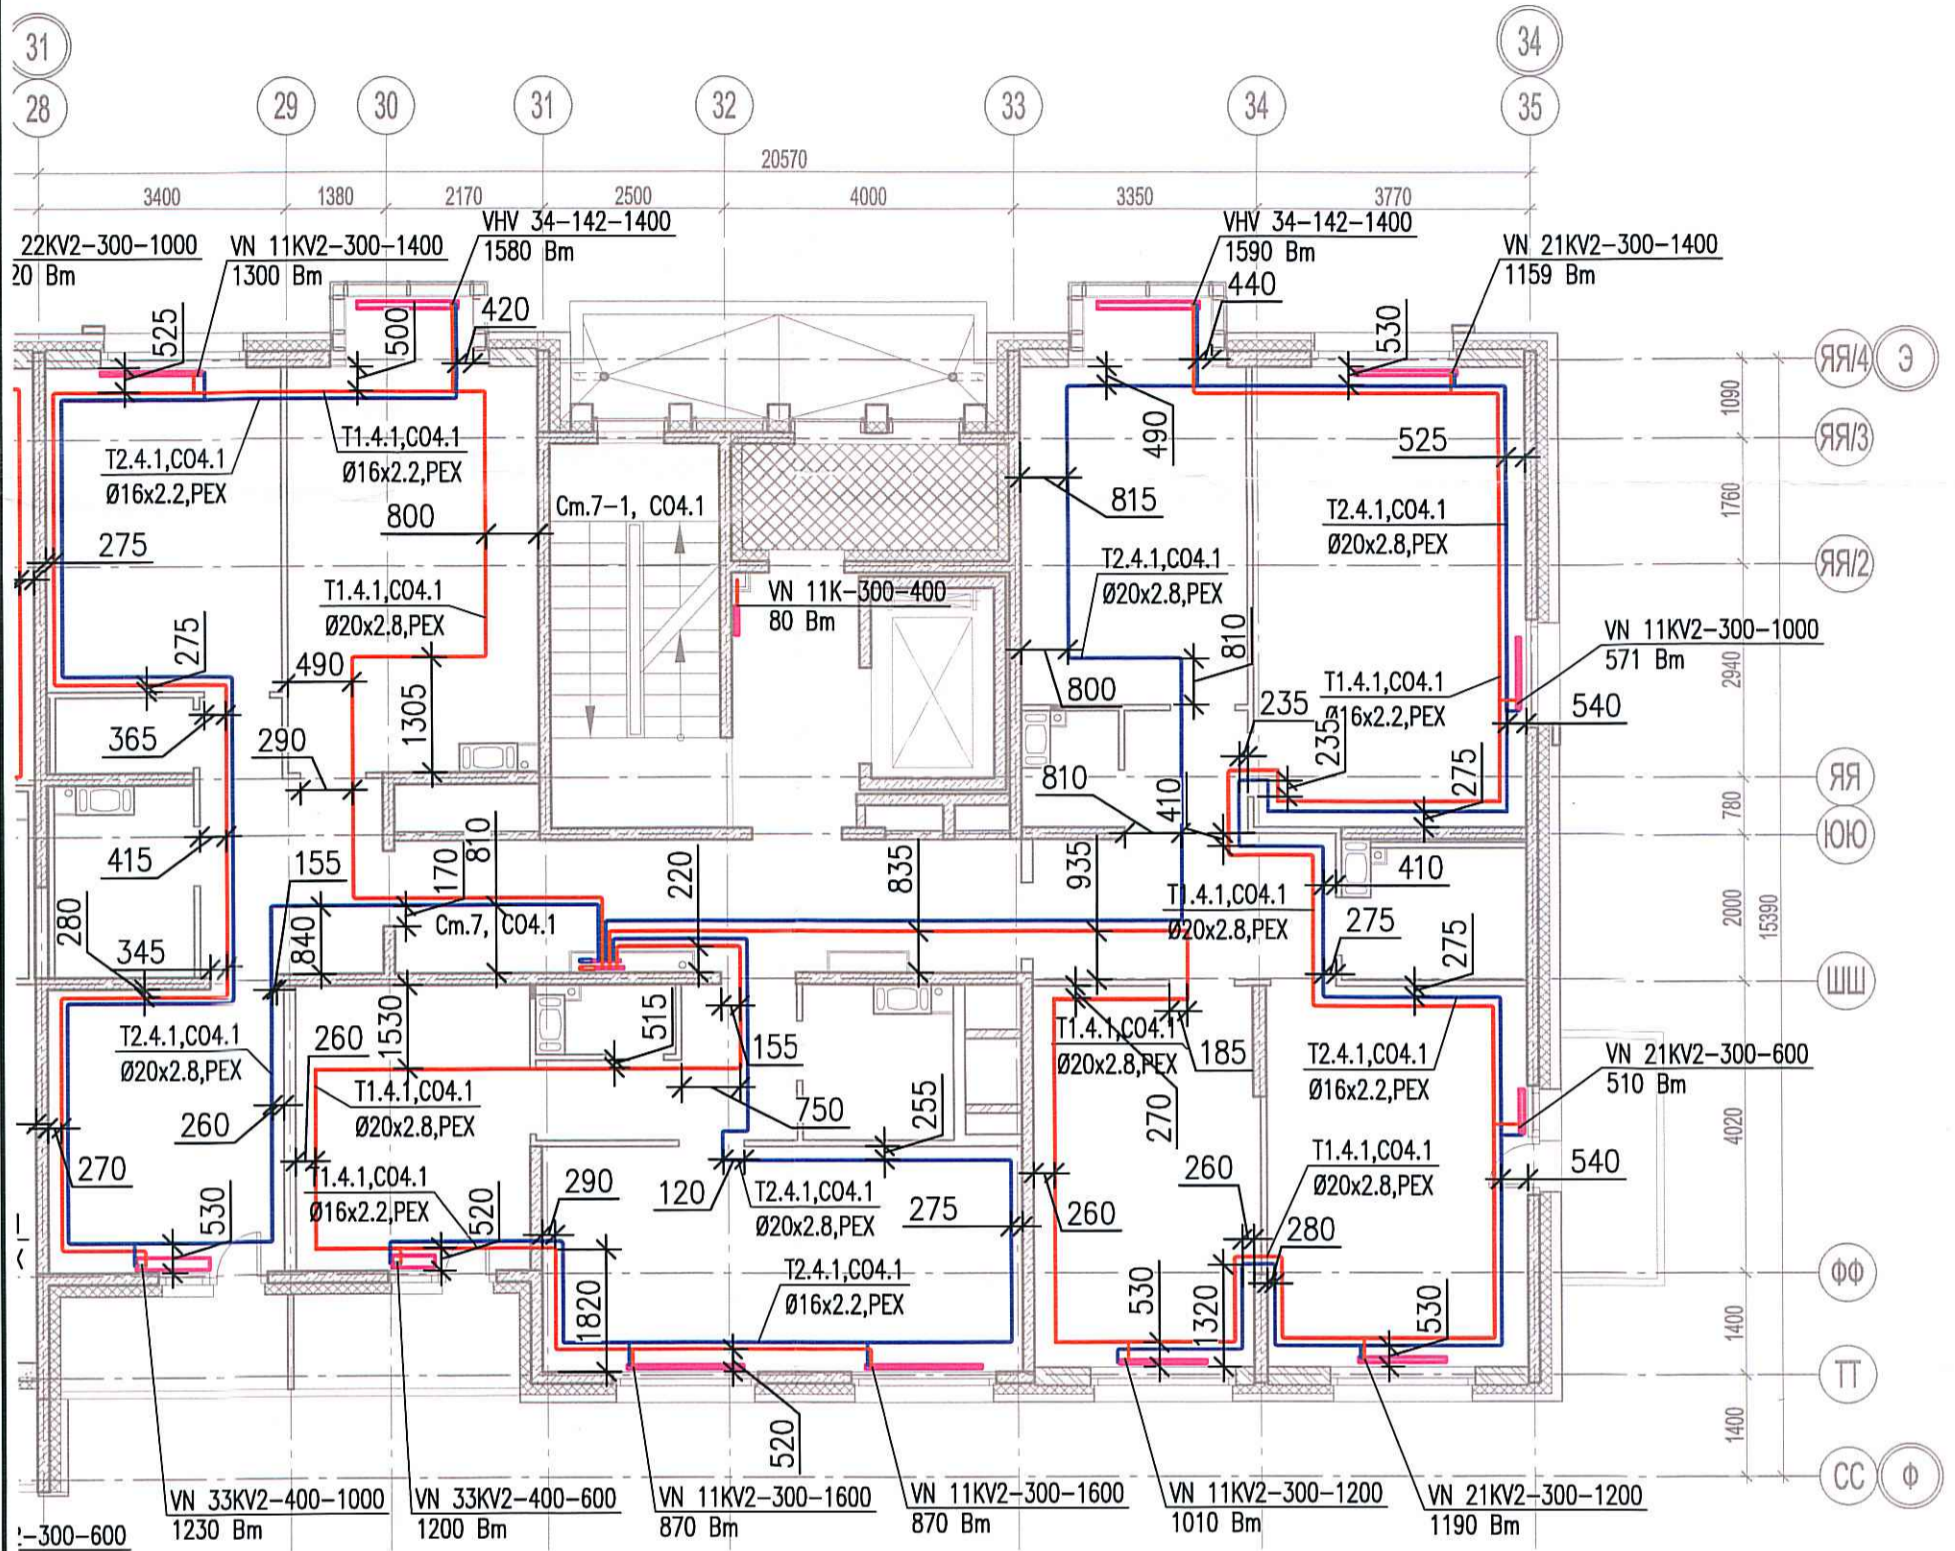

Согласовано	
Взам. инв. №	
Подпись и дата	
Инв. № подл.	

03-2017-БС66-1-0В					
Многоэтажная жилая застройка (жилой комплекс со встроенными помещениями, подземными автостоянками) по адресу: г. Санкт-Петербург, Большой Сампсониевский проспект (кад. номер участка 78:36:0005016:1309)					
Изм.	Кол. уч.	Лист	№ док.	Подл.	Дата
Разраб.		Бабаев Р.И.			
Корпус 4				Стадия	Лист
Исполнительная схема №72. Отопление. План 5 этажа. Секция 7.				ИД	1/81
				ООО "ПСК"	