
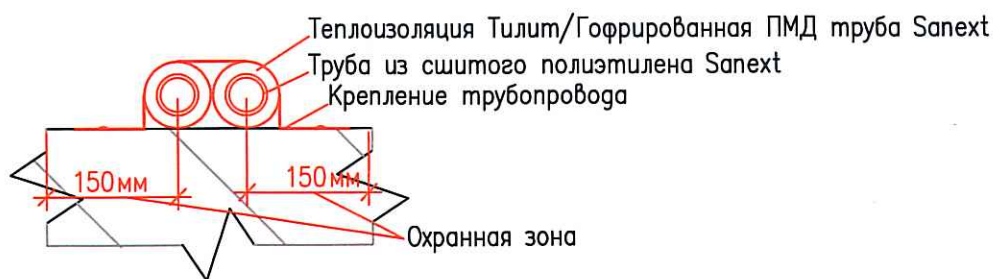


Исполнительная схема №75. Отопление.  
План 8 этажа.  
Секция 7.

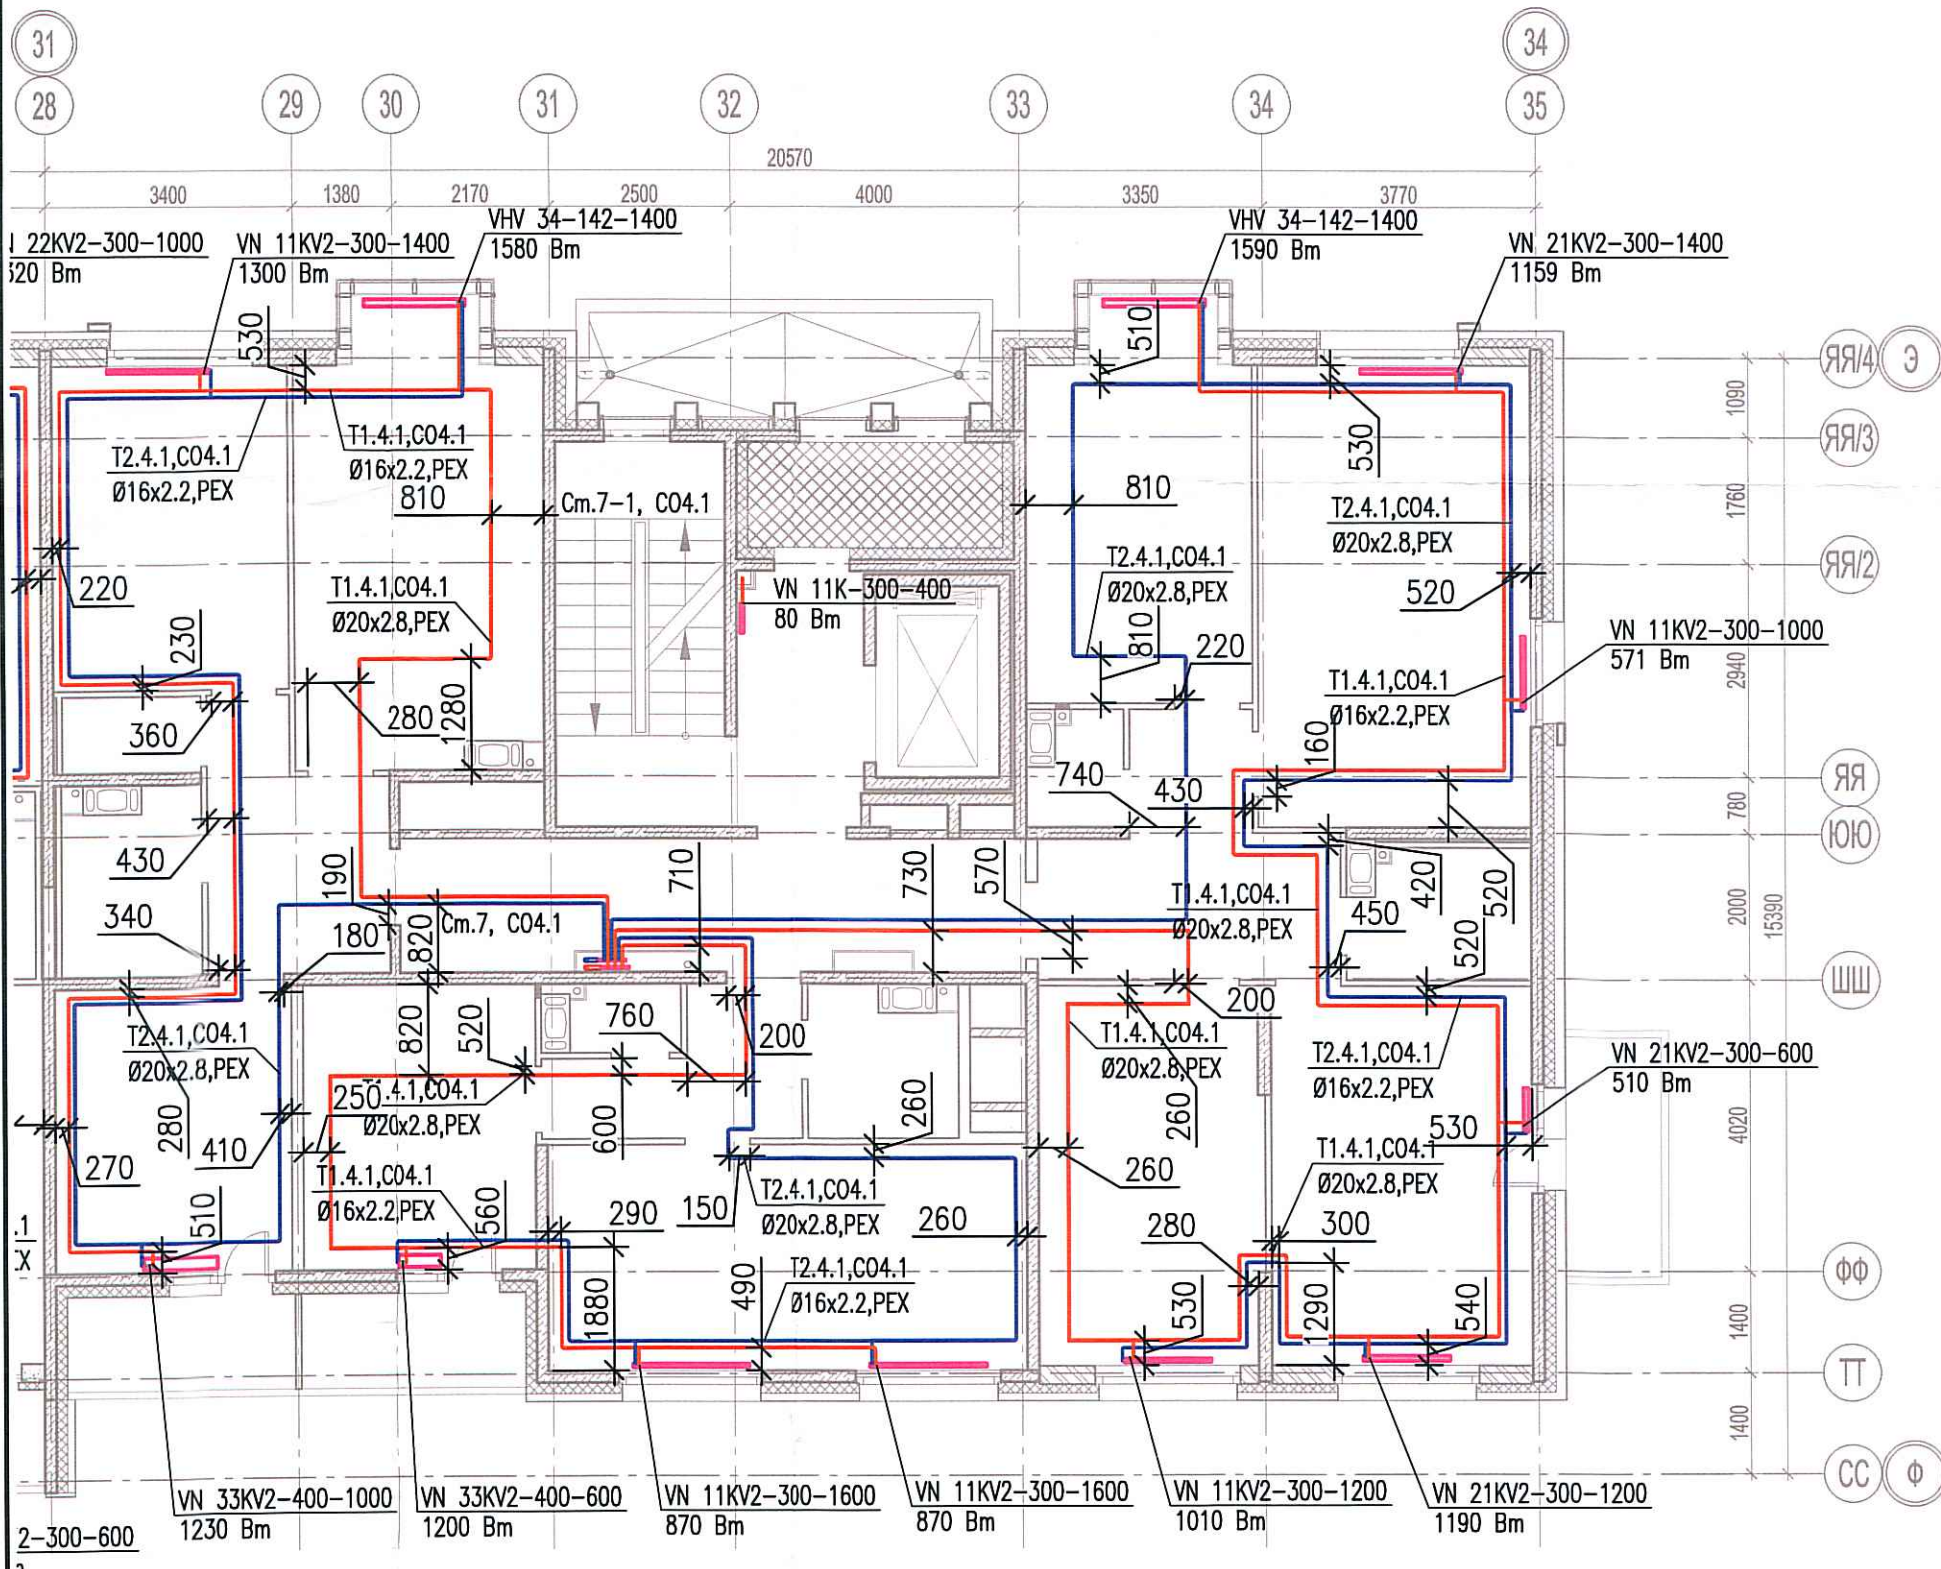

Пасовано


						03-2017-БС66-1-0В			
						Многоэтажная жилая застройка (жилой комплекс со встроенными помещениями, подземными автостоянками) по адресу: г. Санкт-Петербург, Большой Сампсониевский проспект (кад. номер участка 78:36:0005016:1309)			
Изм.	Кол. уч.	Лист	№ док.	Подп.	Дата	Корпус 4	Стадия	Лист	Листов
Разраб.				Бабаев Р.И.			ИД	У84	
Исполнительная схема №75. Отопление. План 8 этажа. Секция 7.							000 "ПСК"		