
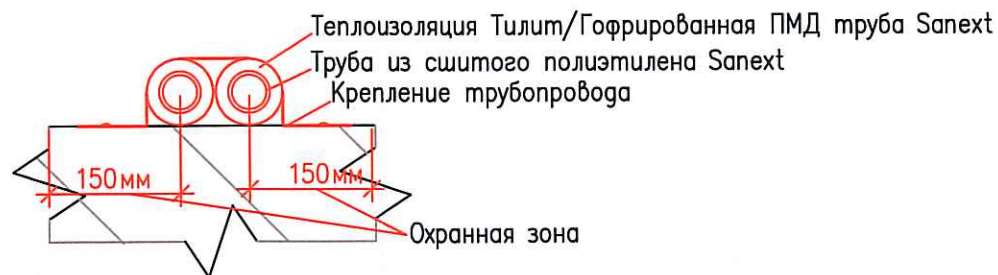


Исполнительная схема №76. Отопление.
 План 9 этажа.
 Секция 7.

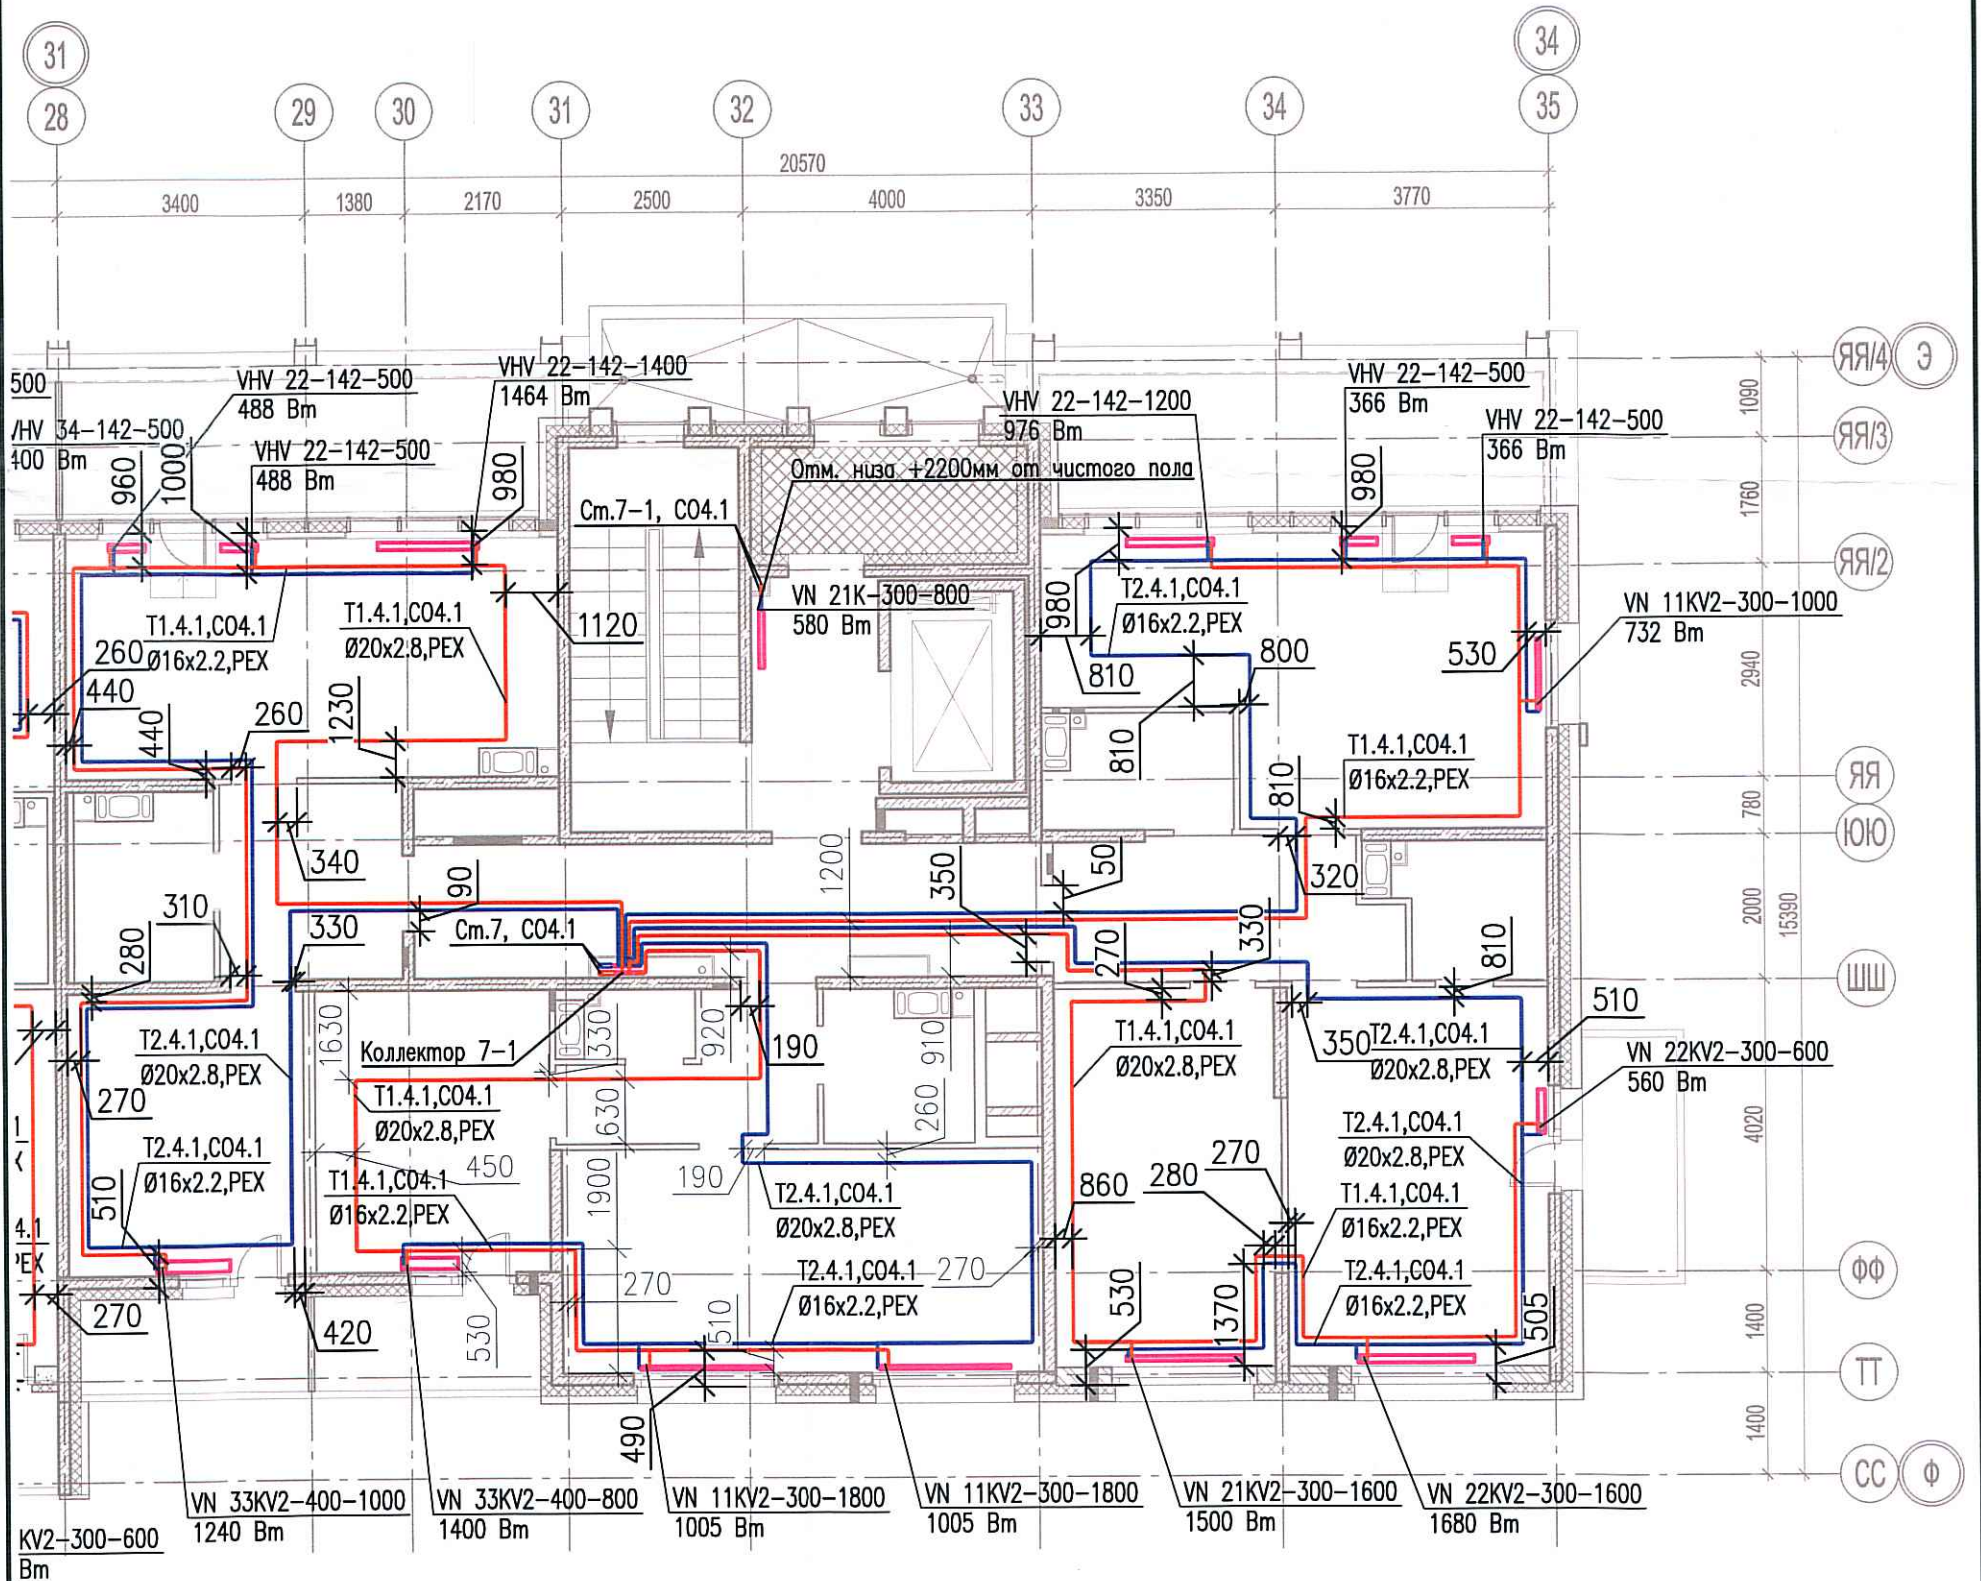

Сс	составлено
Инв. № подл.	
Подпись и дата	
Взам. инв. №	

03-2017-БС66-1-0В					
Многоэтажная жилая застройка (жилой комплекс со встроенными помещениями, подземными автостоянками) по адресу: г. Санкт-Петербург, Большой Сампсониевский проспект (кад. номер участка 78:36:0005016:1309)					
Изм.	Кол. уч.	Лист	№ док.	Подп.	Дата
Разраб.	Бабаев Р.И.				
Корпус 4				Стадия	Лист
				ИД	486
Исполнительная схема №76. Отопление. План 9 этажа. Секция 7.				ООО "ПСК"	