


секция 4.3

секция 4.2

секция 4.1

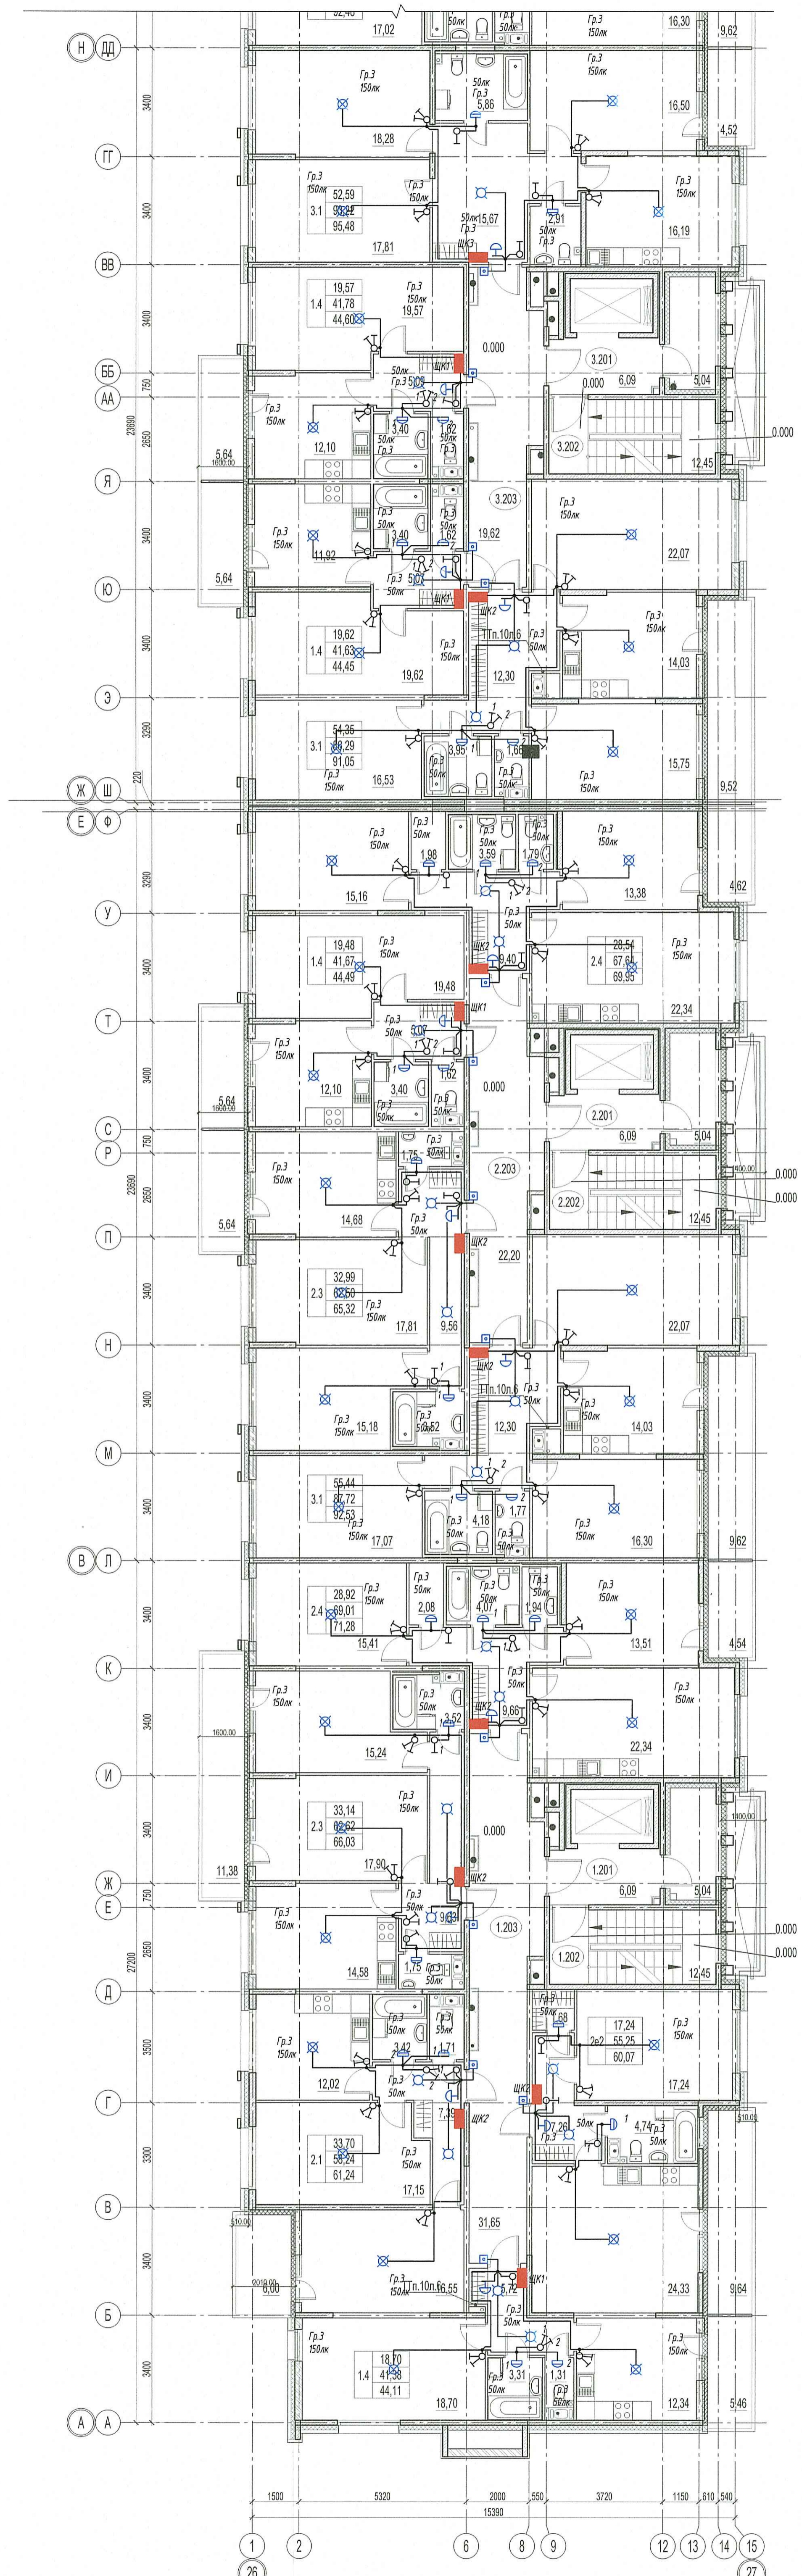

ООО «Информационные  
Технологии и Коммуникации»  
в производство работ  
2.4 ИЮЛ 2020

ПРОБЕРЕНО  
ТЕХНИЧЕСКИЙ ОТДЕЛ  
2.3 ИЮЛ 2020  
сотрудник ТО

- ЩКЗ - Щит распределительный квартирный (высота установки 1,8м верх щита)
- ☒ - патрон потолочный
- ☒ - светильник тип 5 (см. спецификация), высота установки 2,2м
- ☒ - патрон подвесной
- ☒ - Выключатель скрытой установки одноклавишный (высота установки 1м, 150 мм от дверного проема)
- ☒ - Выключатель скрытой установки двухклавишный (высота установки 1м, 150 мм от дверного проема)
- - Коробка монтажная (распределительная)
- ☒ - Звонок проводной
- ☒ - Выключатель кнопочный

| 03-2017-БС66-4-30М |            |             |         |       |   |      |
|--------------------|------------|-------------|---------|-------|---|------|
| 4                  | -          | Зам.        | -       | 11.19 | Мультиэтажная жилая застройка (жилой комплекс со встроенными помещениями, подземными автостоянками; ДОО) по адресу: г. Санкт-Петербург, Большой Самтесский проспект (кад. номер участка 78-36-0005016-1309) |      |
| Разраб.            | Черник     | Лист № Док. | Подпись | Дата  | Стадия  | Лист |
| Проверил           | Барышштейн | 11.19       | 11.19   | 11.19 | Р   | 70   |
| ГМП                | Суслов     | 11.19       | 11.19   | 11.19 | Внутреннее электрооборудование и электроосвещение Корпус 4  |      |
| Исполн.            | Чашкина    | 11.19       | 11.19   | 11.19 | План сети освещения квартир, 2 этаж, Секция 1-3   |      |



|                 |               |
|-----------------|---------------|
| Составитель     | Лобов и Волга |
| Взят. инв. №    |               |
| Имя, И. Фамилия |               |