
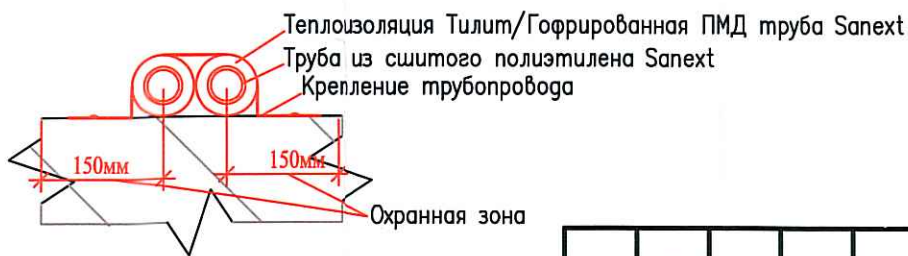


Исполнительная схема №51. Водоснабжение.
 План 3 этажа.
 Секция 5.

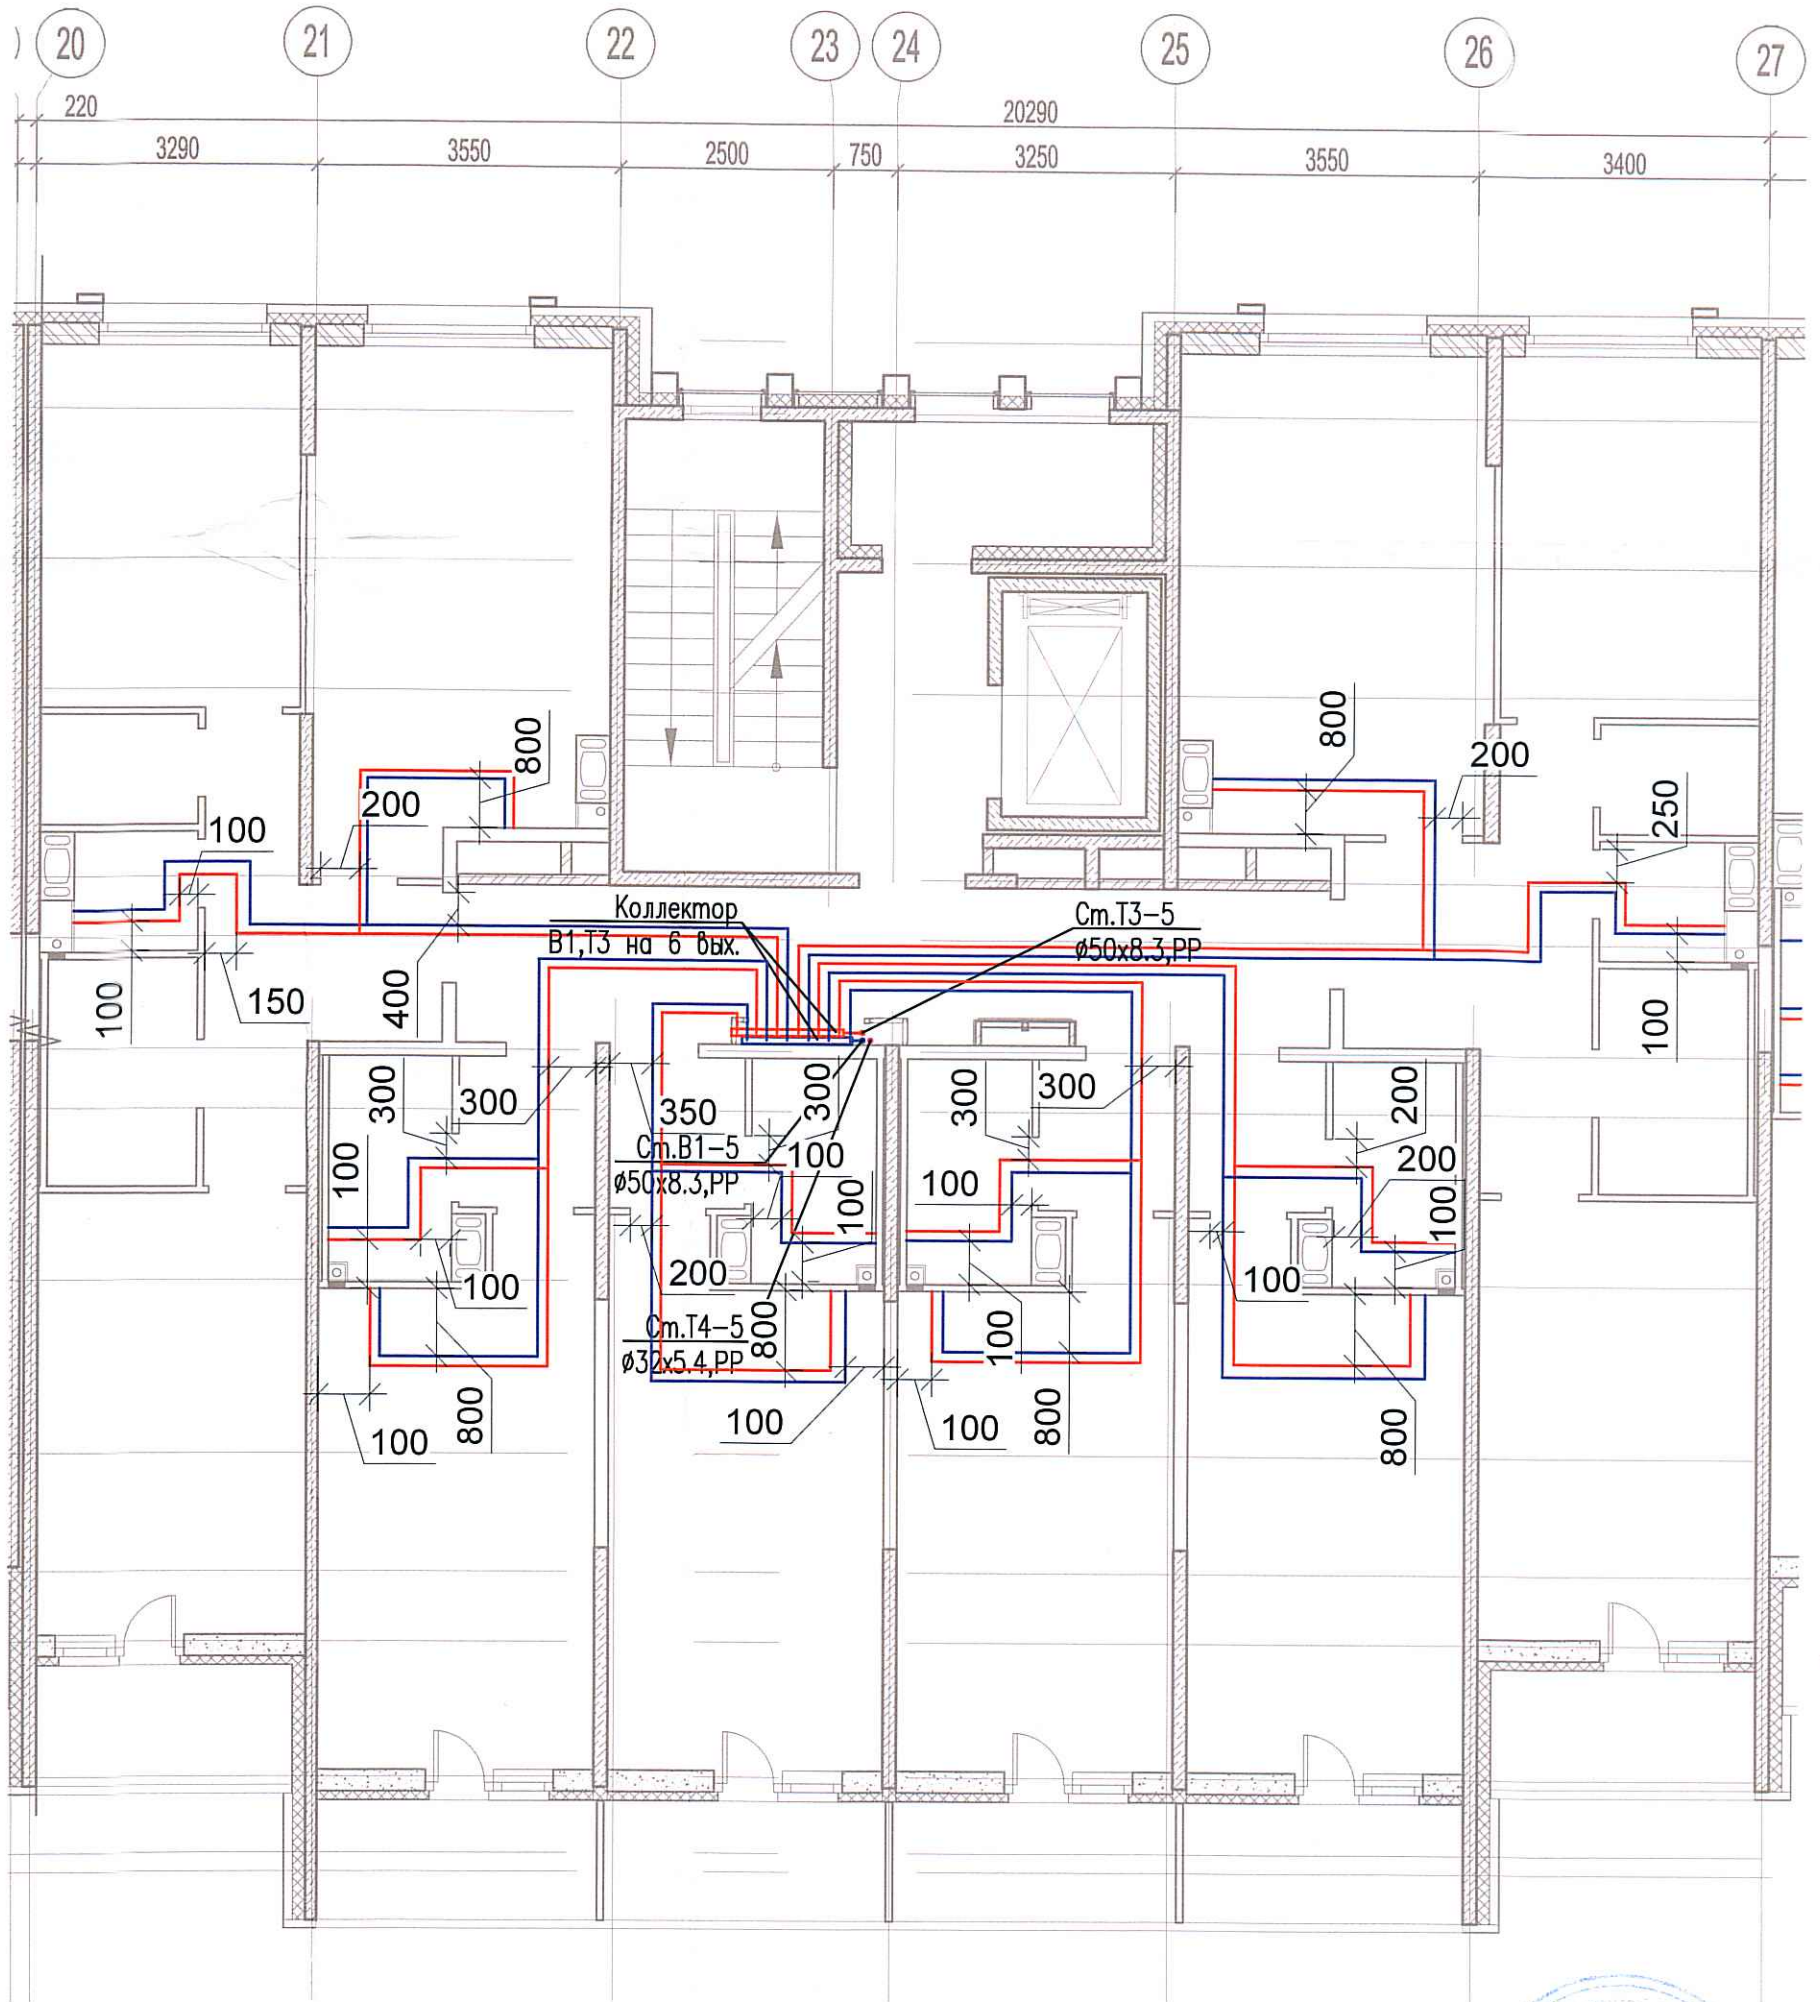

Согласовано

Взам. инв. №

Подпись и дата

Инв. № подл.

Изм.	Кол. уч.	Лист	№ док.	Подп.	Дата
Разраб.					
	Бабаев Р.И.				

03-2017-БС66-5-ВК

Многоэтажная жилая застройка (жилой комплекс со встроенными помещениями, подземными автостоянками) по адресу: г. Санкт-Петербург, Большой Сампсониевский проспект (кад. номер участка 78:36:0005016:1309)

Корпус 5

Стадия	Лист	Листов
ИД	6/6	

Исполнительная схема №51. Водоснабжение.
 План 3 этажа.
 Секция 5.

ООО "ПСК"

Формат А3