
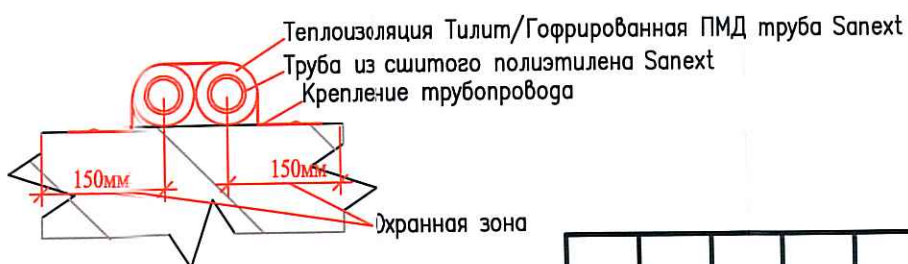


Исполнительная схема №54. Водоснабжение.
План 6 этажа.
Секция 5.

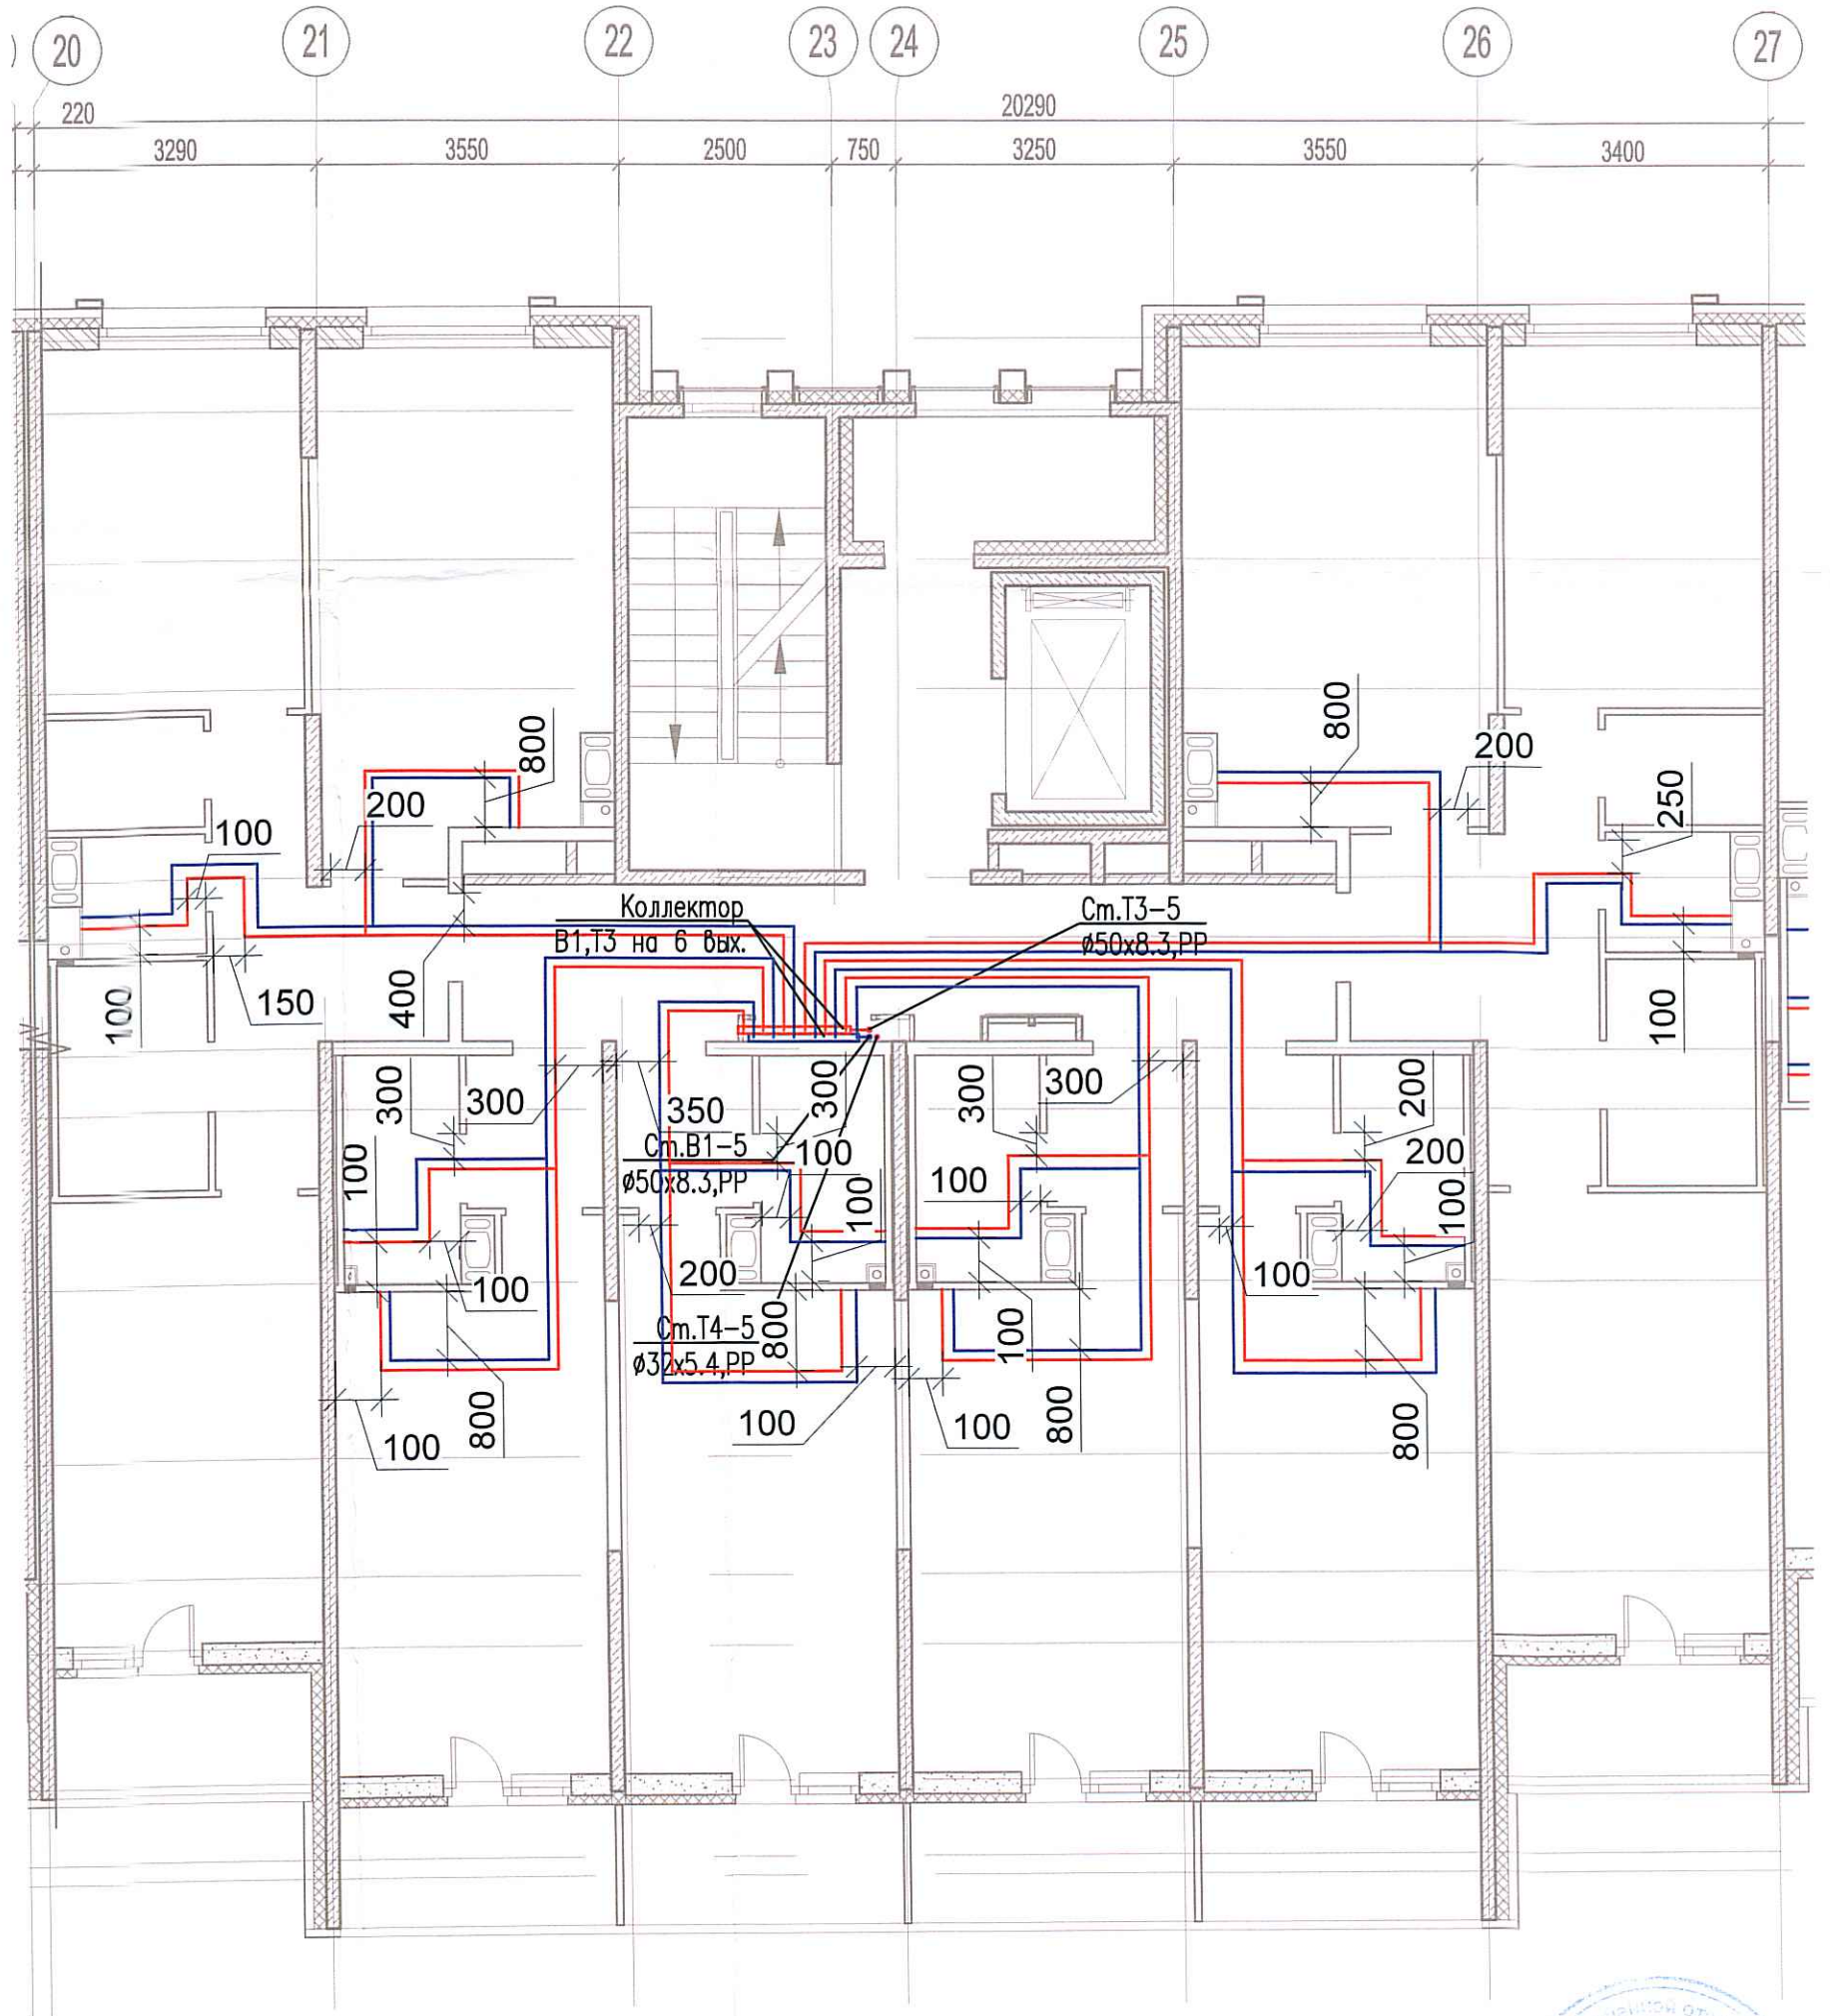

Согласовано	
Взам. инж.	
Подпись и дата	
Инв. № подл.	

						03-2017-БС66-5-ВК			
						Многоэтажная жилая застройка (жилой комплекс со встроенными помещениями, подземными автостоянками) по адресу: г. Санкт-Петербург, Большой Сампсониевский проспект (кад. номер участка 78:36:0005016:1309)			
Изм.	Кол. уч.	Лист	№ док.	Подп.	Дата	Корпус 5	Стадия	Лист	Листов
Разраб.	Бабеев Р.И.						ИД	698	
						Исполнительная схема №54. Водоснабжение. План 6 этажа. Секция 5.		000 "ПСК"	