
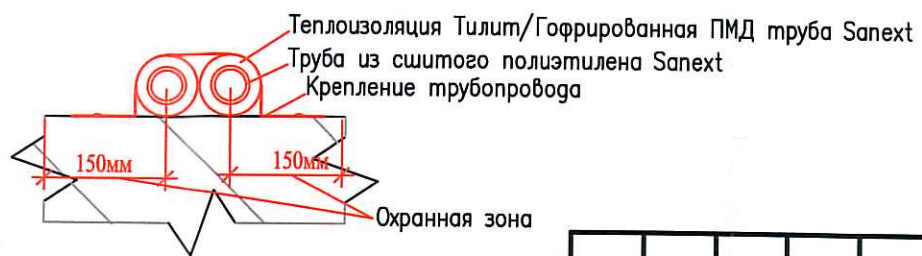


Исполнительная схема №56. Водоснабжение.  
 План 8 этажа.  
 Секция 5.

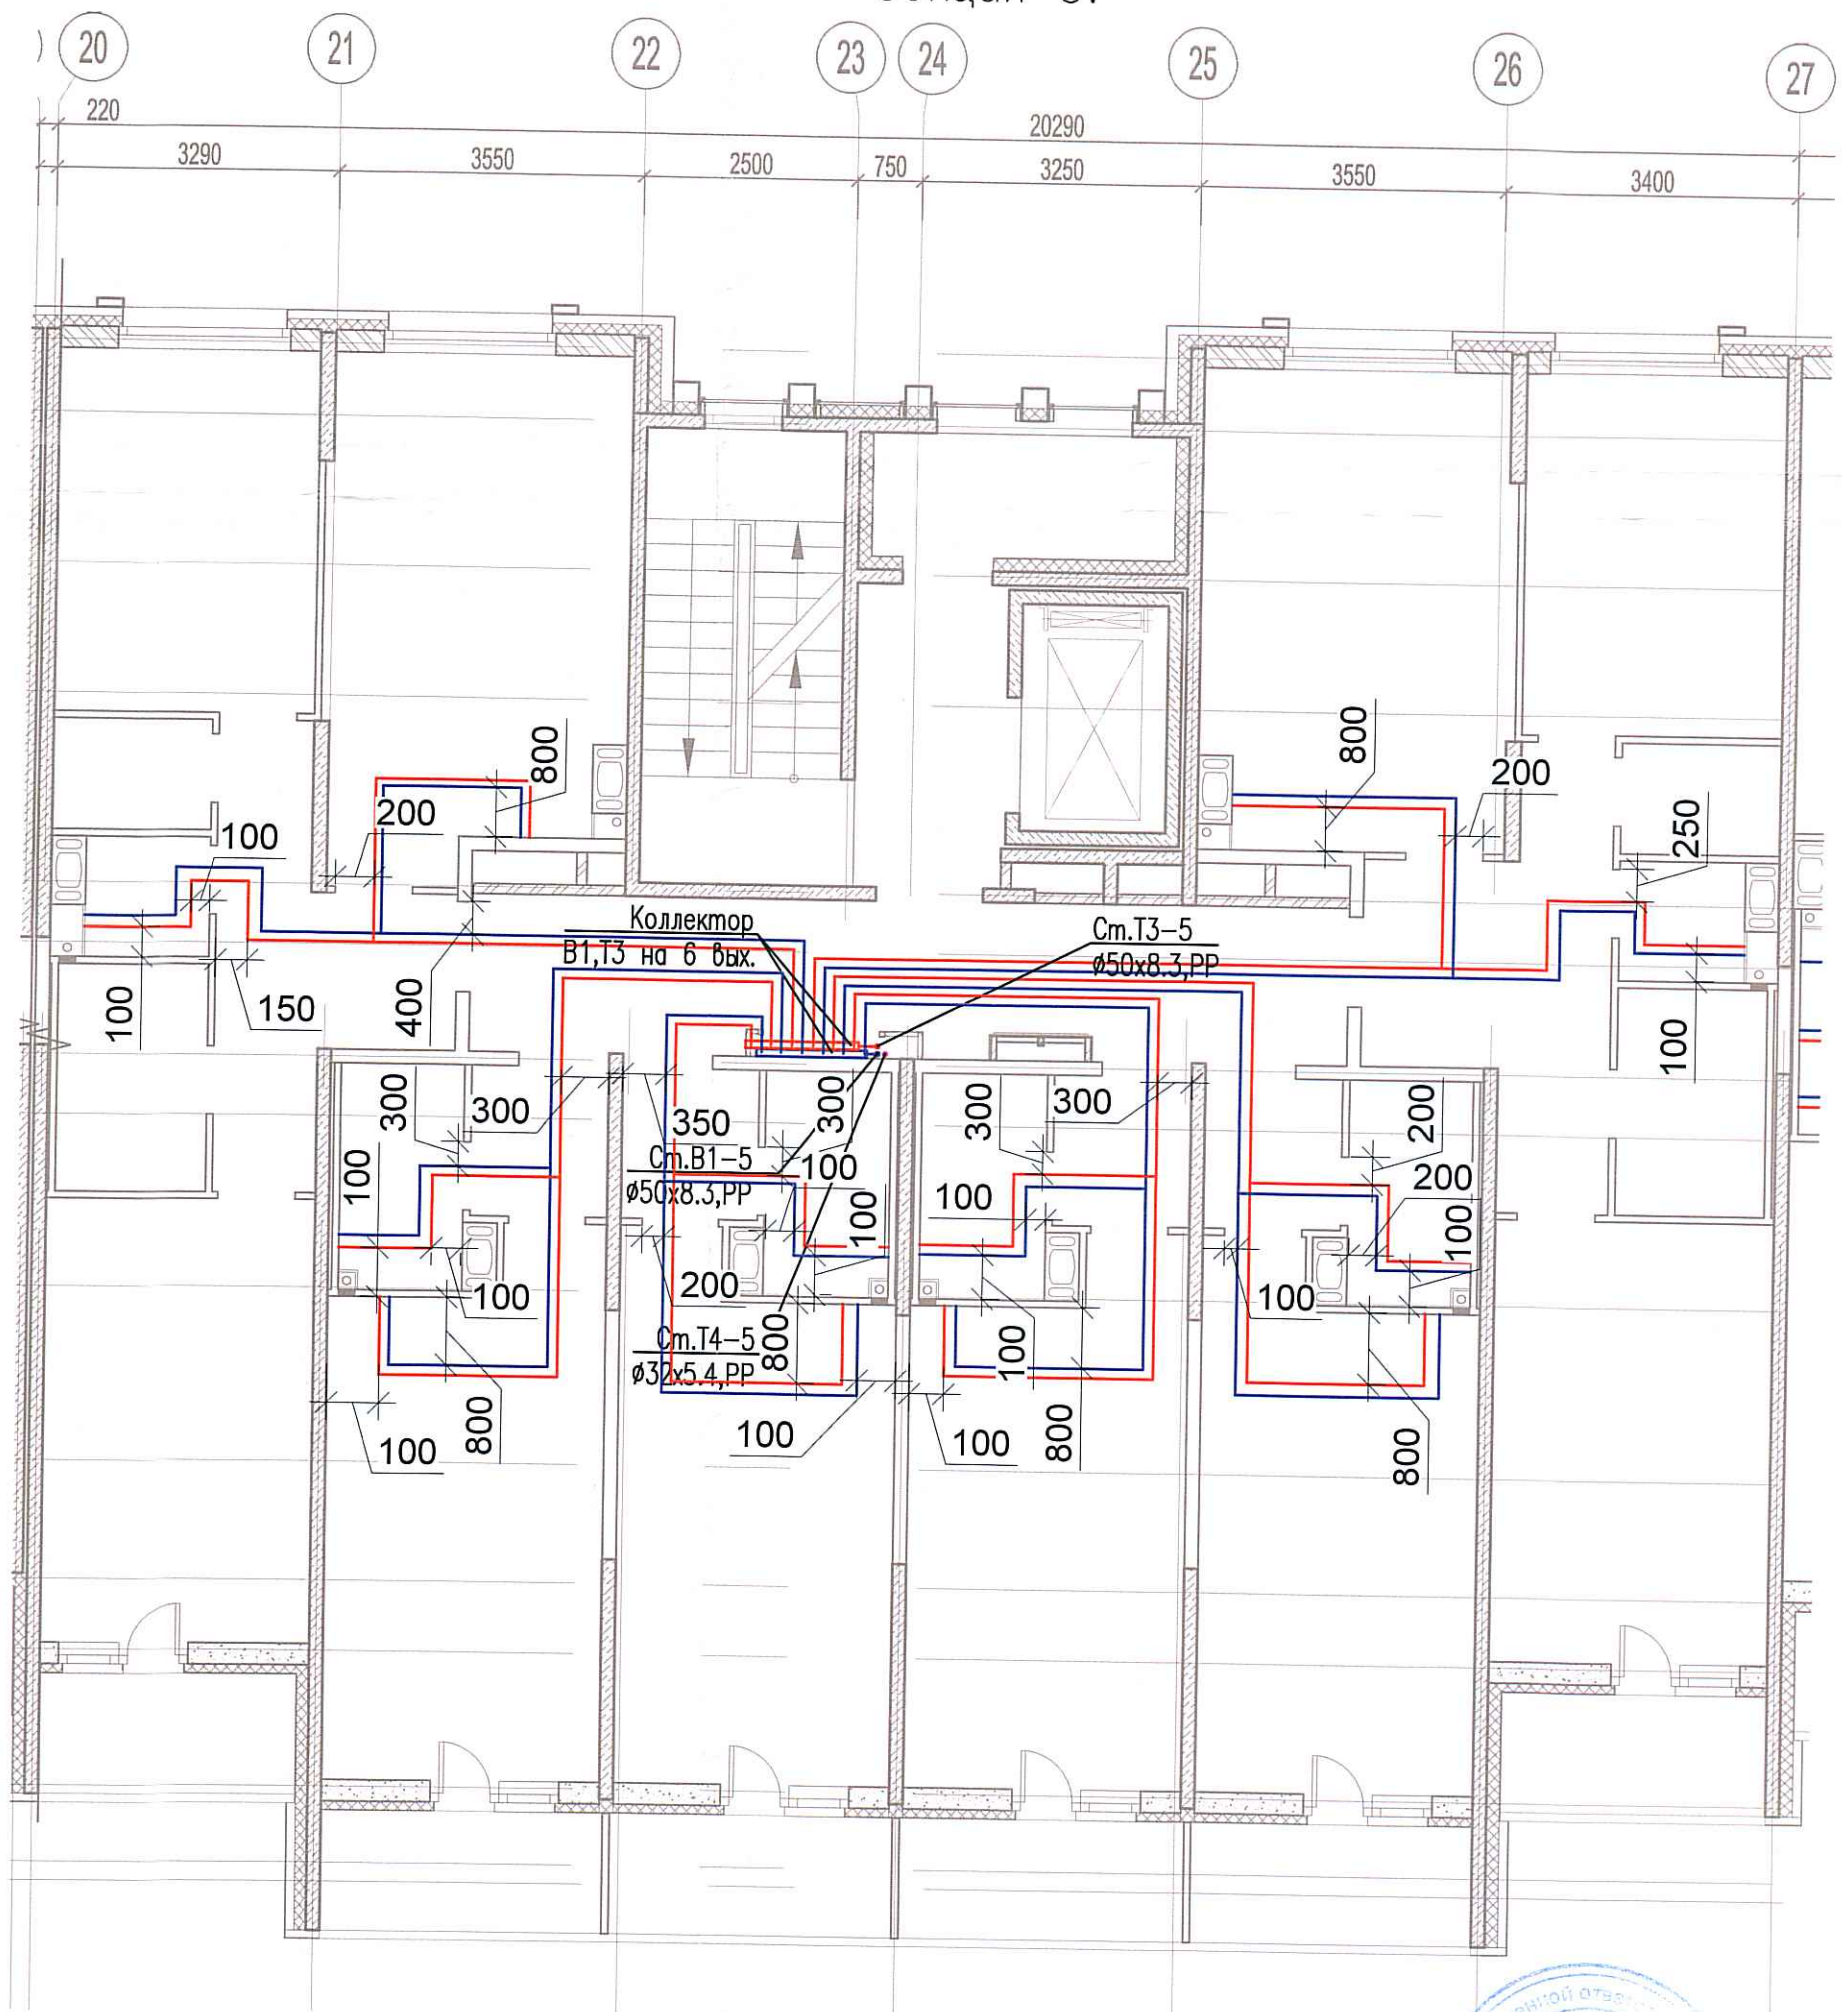

Согласовано	
Взам. инв.	
Подпись и дата	
Инв. № подл.	

						03-2017-БС66-5-ВК				
						Многоэтажная жилая застройка (жилой комплекс со встроенными помещениями, подземными объектами) по адресу: г. Санкт-Петербург, Большой Сампсониевский проспект (кад. номер участка 78:36:0005016:1309)				
Изм.	Кол. уч.	Лист	№ док.	Проб.	Дата	Корпус 5	Стадия	Лист	Листов	
Разраб.			Бабаев Р.И.				ИД	840		
						Исполнительная схема №56. Водоснабжение. План 8 этажа. Секция 5.			ООО "ПСК"	