


# Исполнительная схема №58. Водоснабжение.


План 1 этажа.

Секция 6.

44  
46

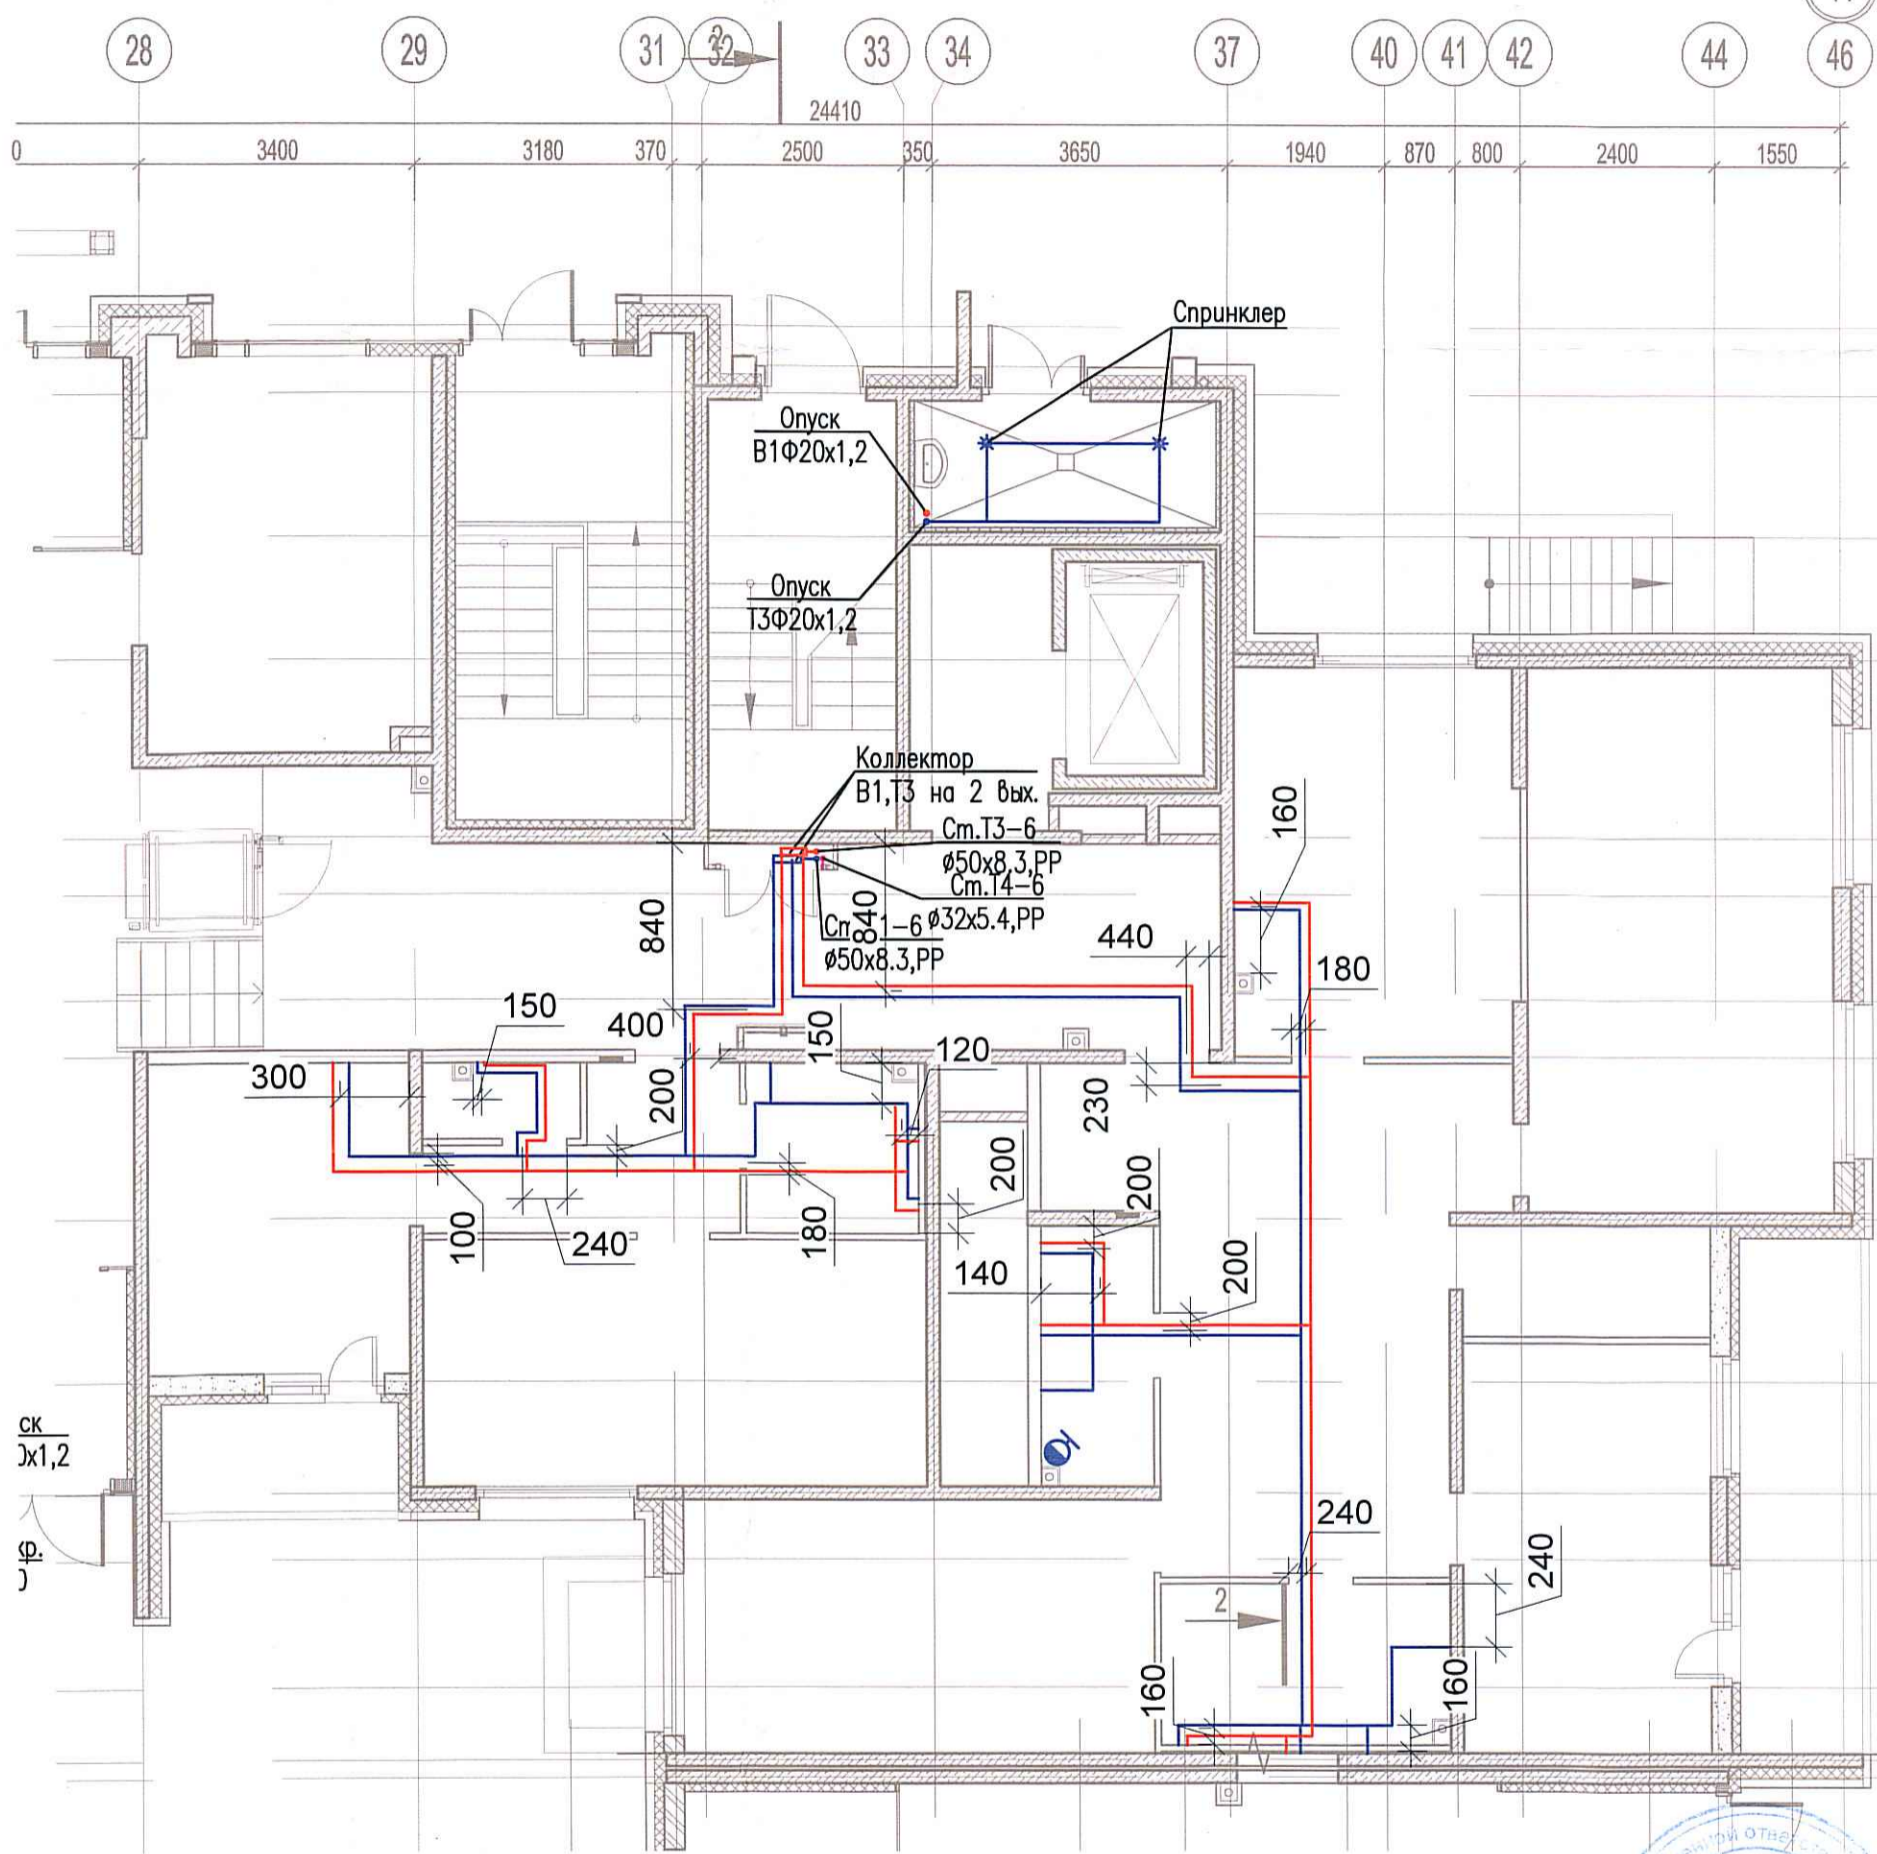

Согласовано	
Взам. инб.	
Подпись и дата	
Инб. № подл.	

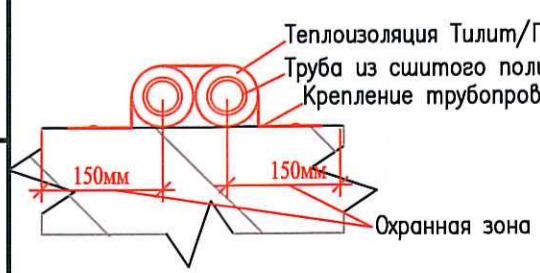

						03-2017-БС66-5-ВК				
						Многоэтажная жилая застройка (жилой комплекс со встроенными помещениями, подземными автостоянками) по адресу: г. Санкт-Петербург, Большой Сампсониевский проспект (кад. номер участка 78:36:0005016:1309)				
Изм.	Кол. уч.	Лист	№ док.	Подп.	Дата	Корпус 5	Стадия	Лист	Листов	
Разраб.	Бабаев Р.И.						ИД	642		
						Исполнительная схема №58. Водоснабжение. План 1 этажа. Секция 6.		000 "ПСК"		