
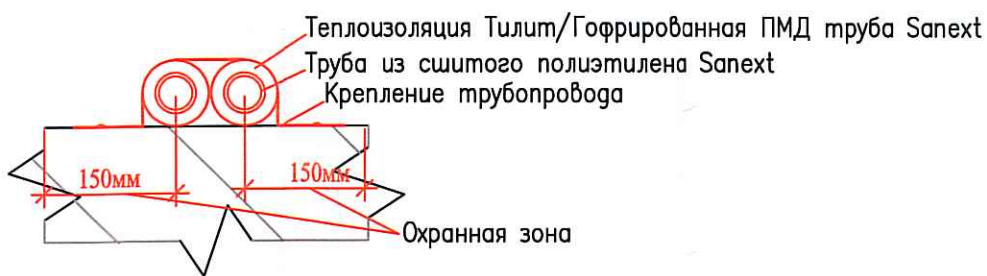


Исполнительная схема №67. Водоснабжение.

План 1 этажа.

Секция 7.

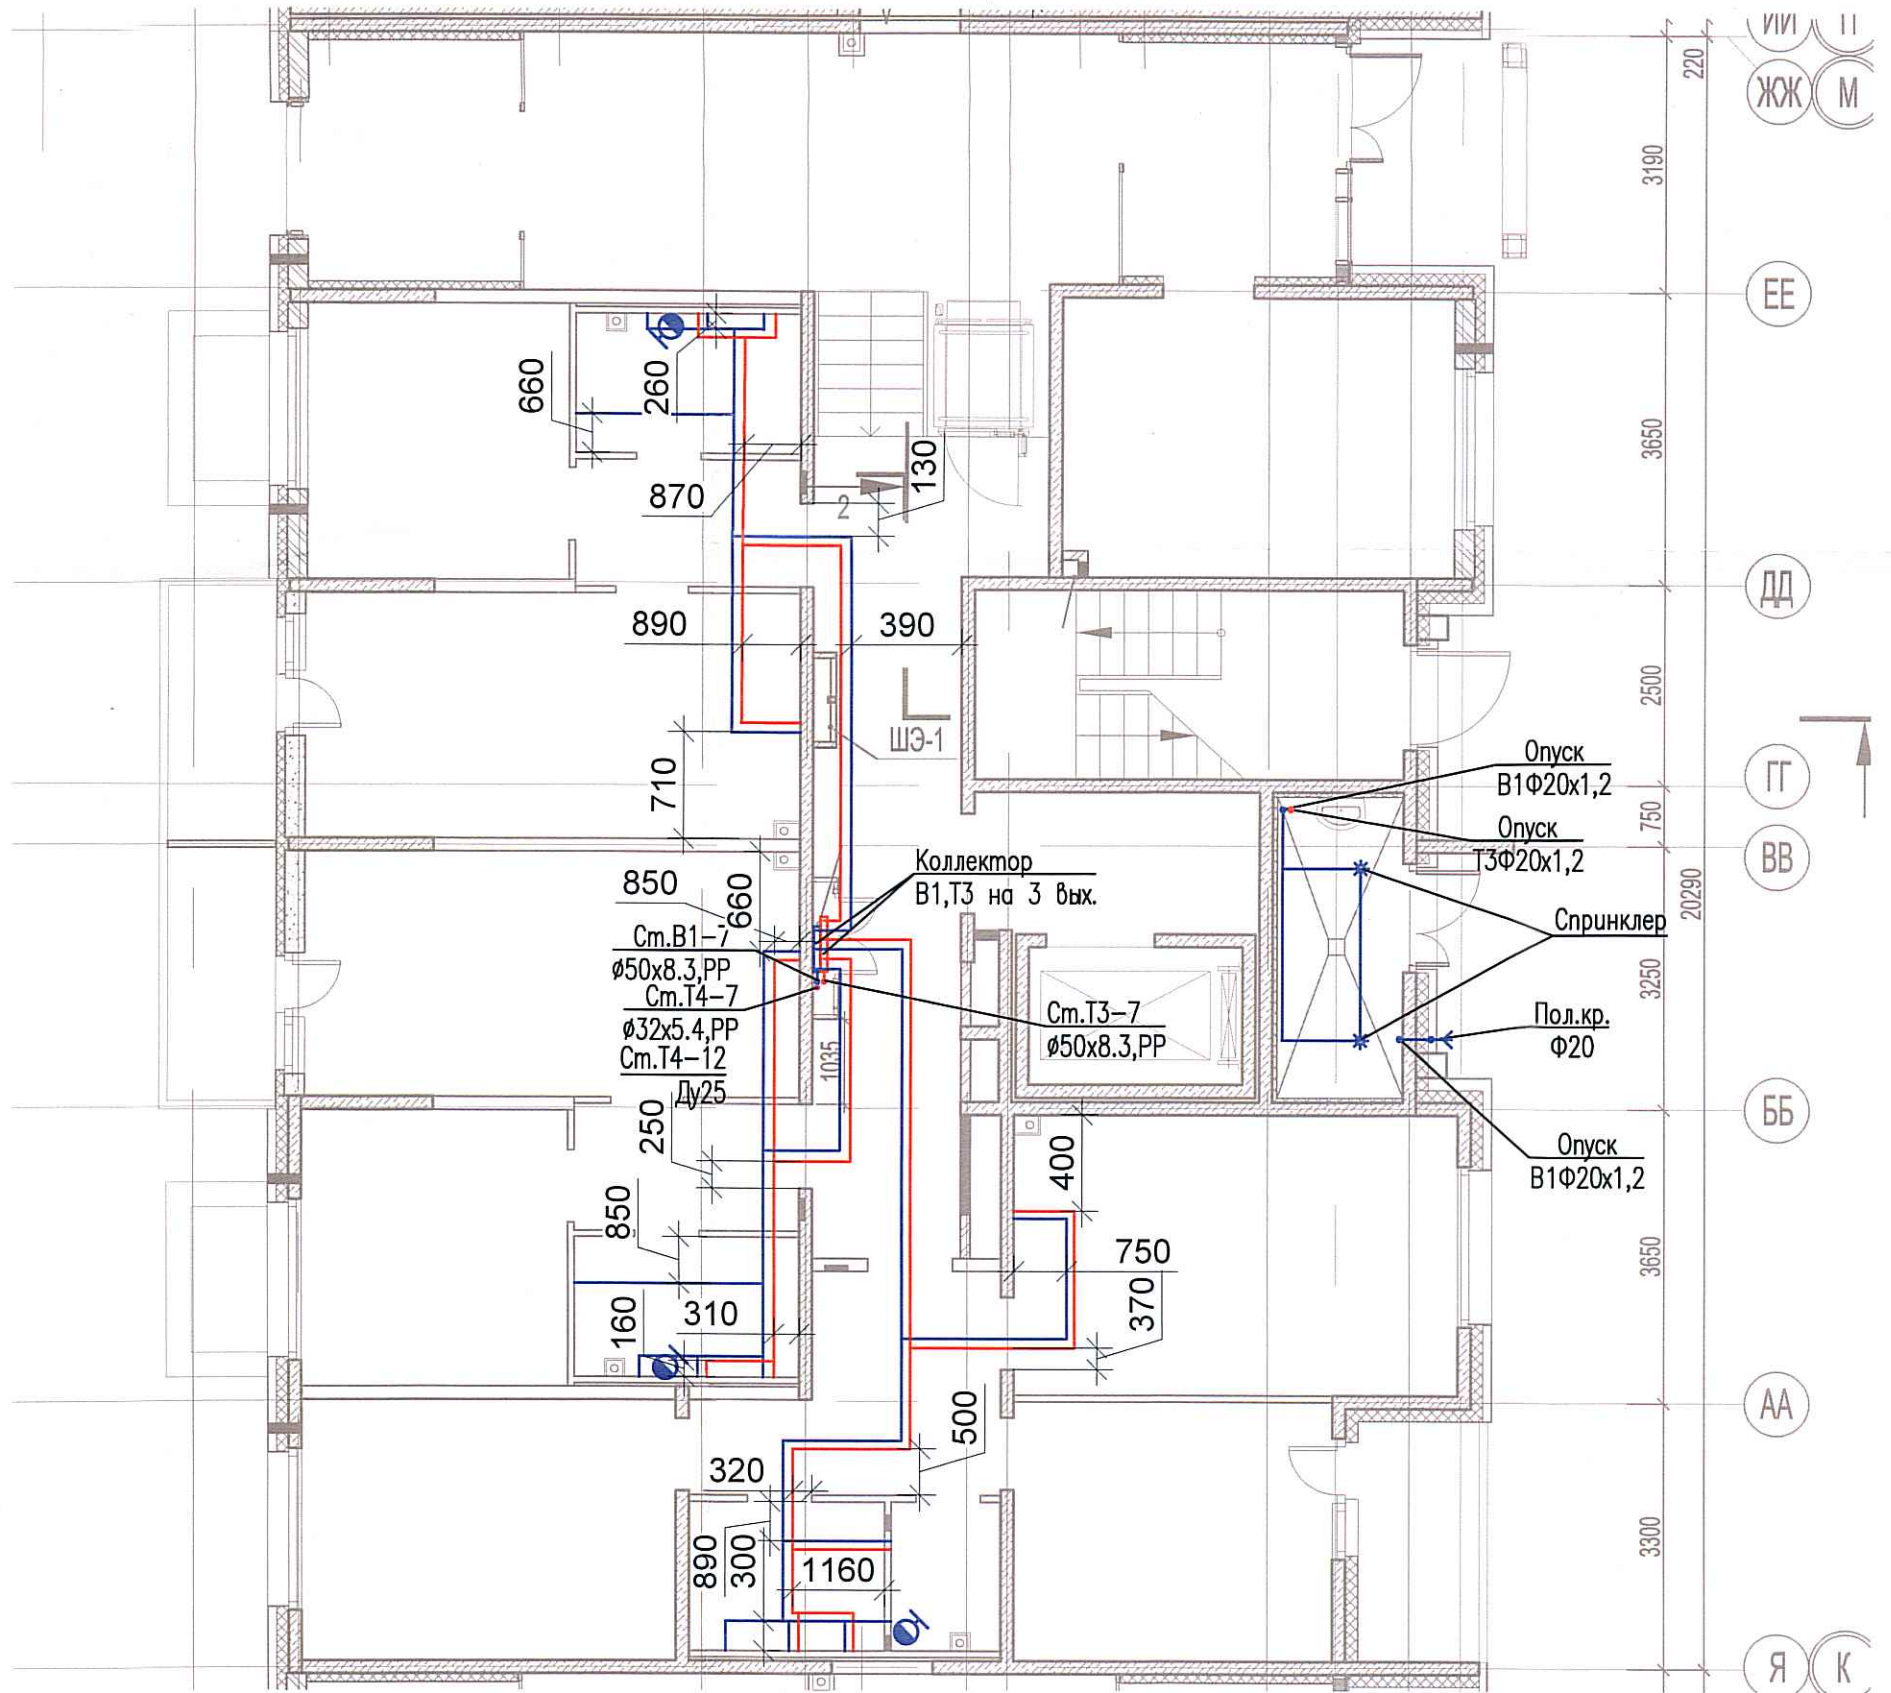

						03-2017-БС66-5-ВК			
						Многоэтажная жилая застройка (жилой комплекс со встроенными помещениями, подземными автостоянками) по адресу: г. Санкт-Петербург, Большой Сампсониевский проспект (кад. номер участка 78:36:0005016:1309)			
Изм.	Кол. уч.	Лист	№ док.	Подп.	Дата	Корпус 5	Стадия	Лист	Листов
Разраб.		Бабаев Р.И.					ИД	651	
						Исполнительная схема №67. Водоснабжение. План 1 этажа. Секция 7.		000 "ПСК"	