
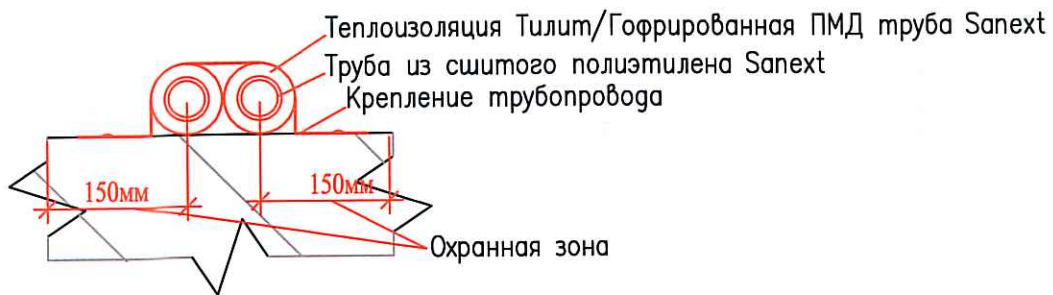


Исполнительная схема №71. Водоснабжение.

План 5 этажа.

Секция 7.

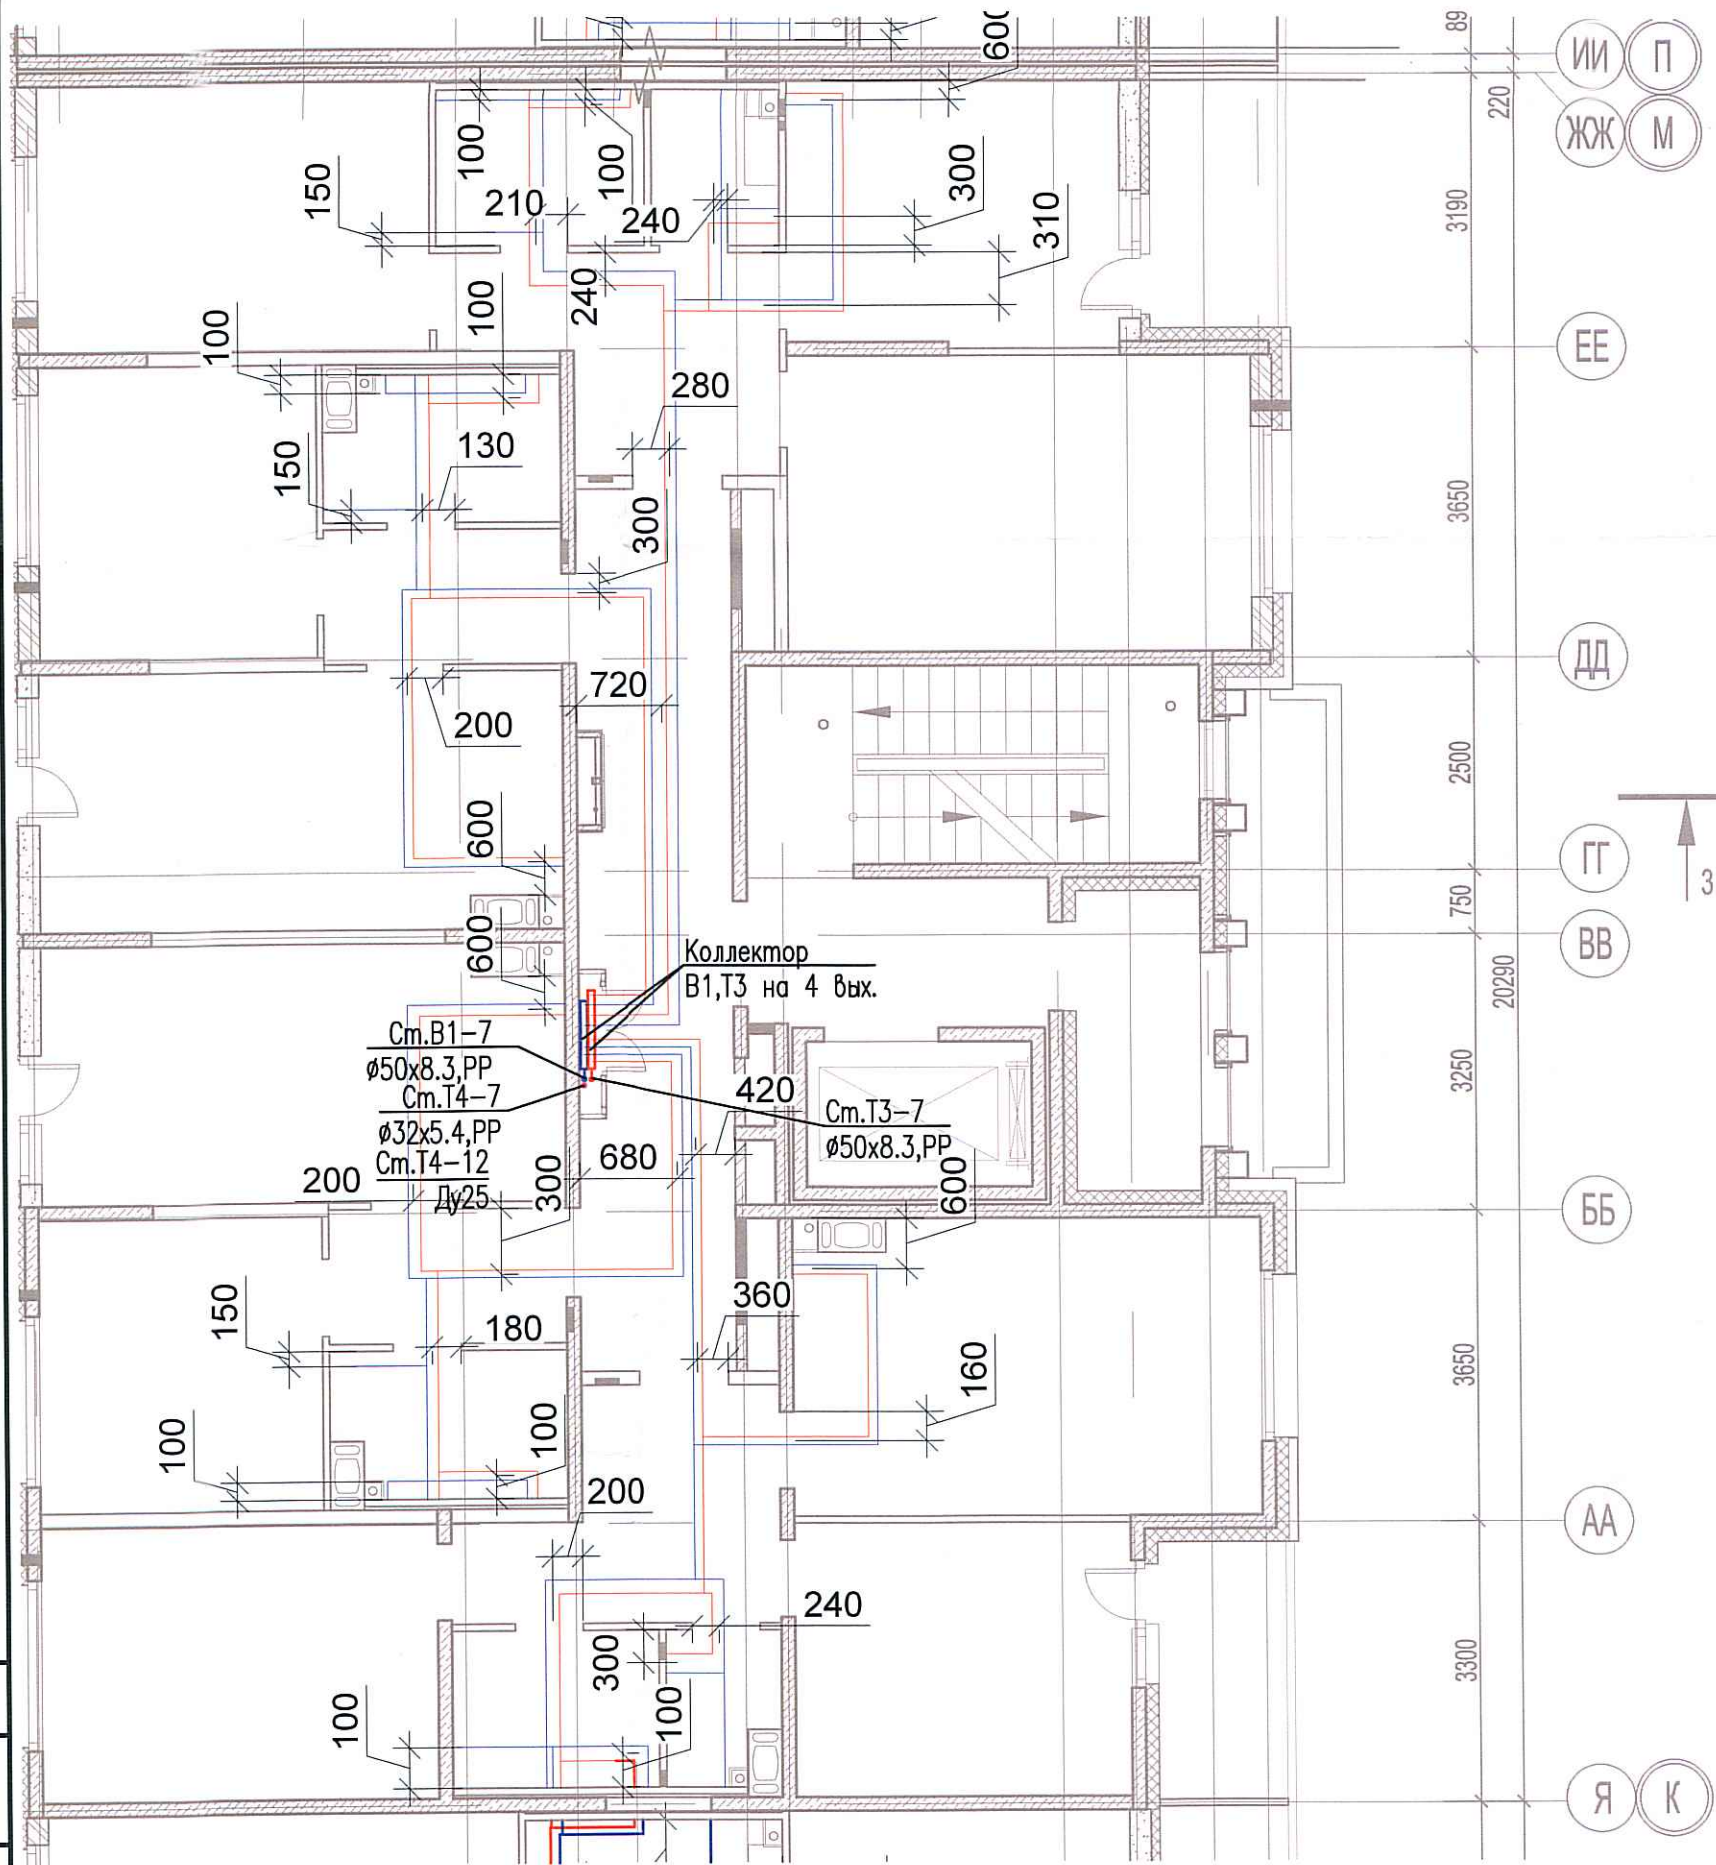

Согласовано

Взам. инв. №  
Подпись и дата  
Инв. № подл.



						03-2017-БС66-5-ВК			
						Многоэтажная жилая застройка (жилой комплекс со встроенными помещениями, подземными автостоянками) по адресу: г. Санкт-Петербург, Большой Сампсониевский проспект (кад. номер участка 78:36:0005016:1309)			
Изм.	Кол. уч.	Лист	№ док.	Подп.	Дата	Корпус 5	Стадия	Лист	Листов
Разраб.			Бабеев Р.И.				ИД	655	
						Исполнительная схема №71. Водоснабжение. План 5 этажа. Секция 7.		000 "ПСК"	