

Исполнительная схема №77. Водоснабжение.

План 2 этажа.

Секция 8.

Я К

Ю

Э

Ш

Ф



У

Т

С

Р

Н В

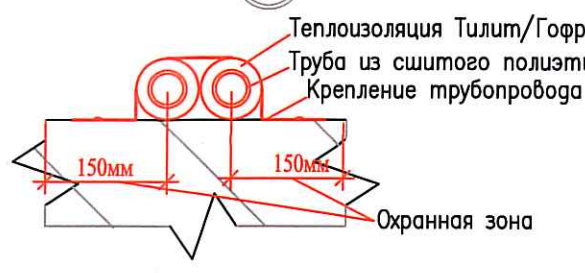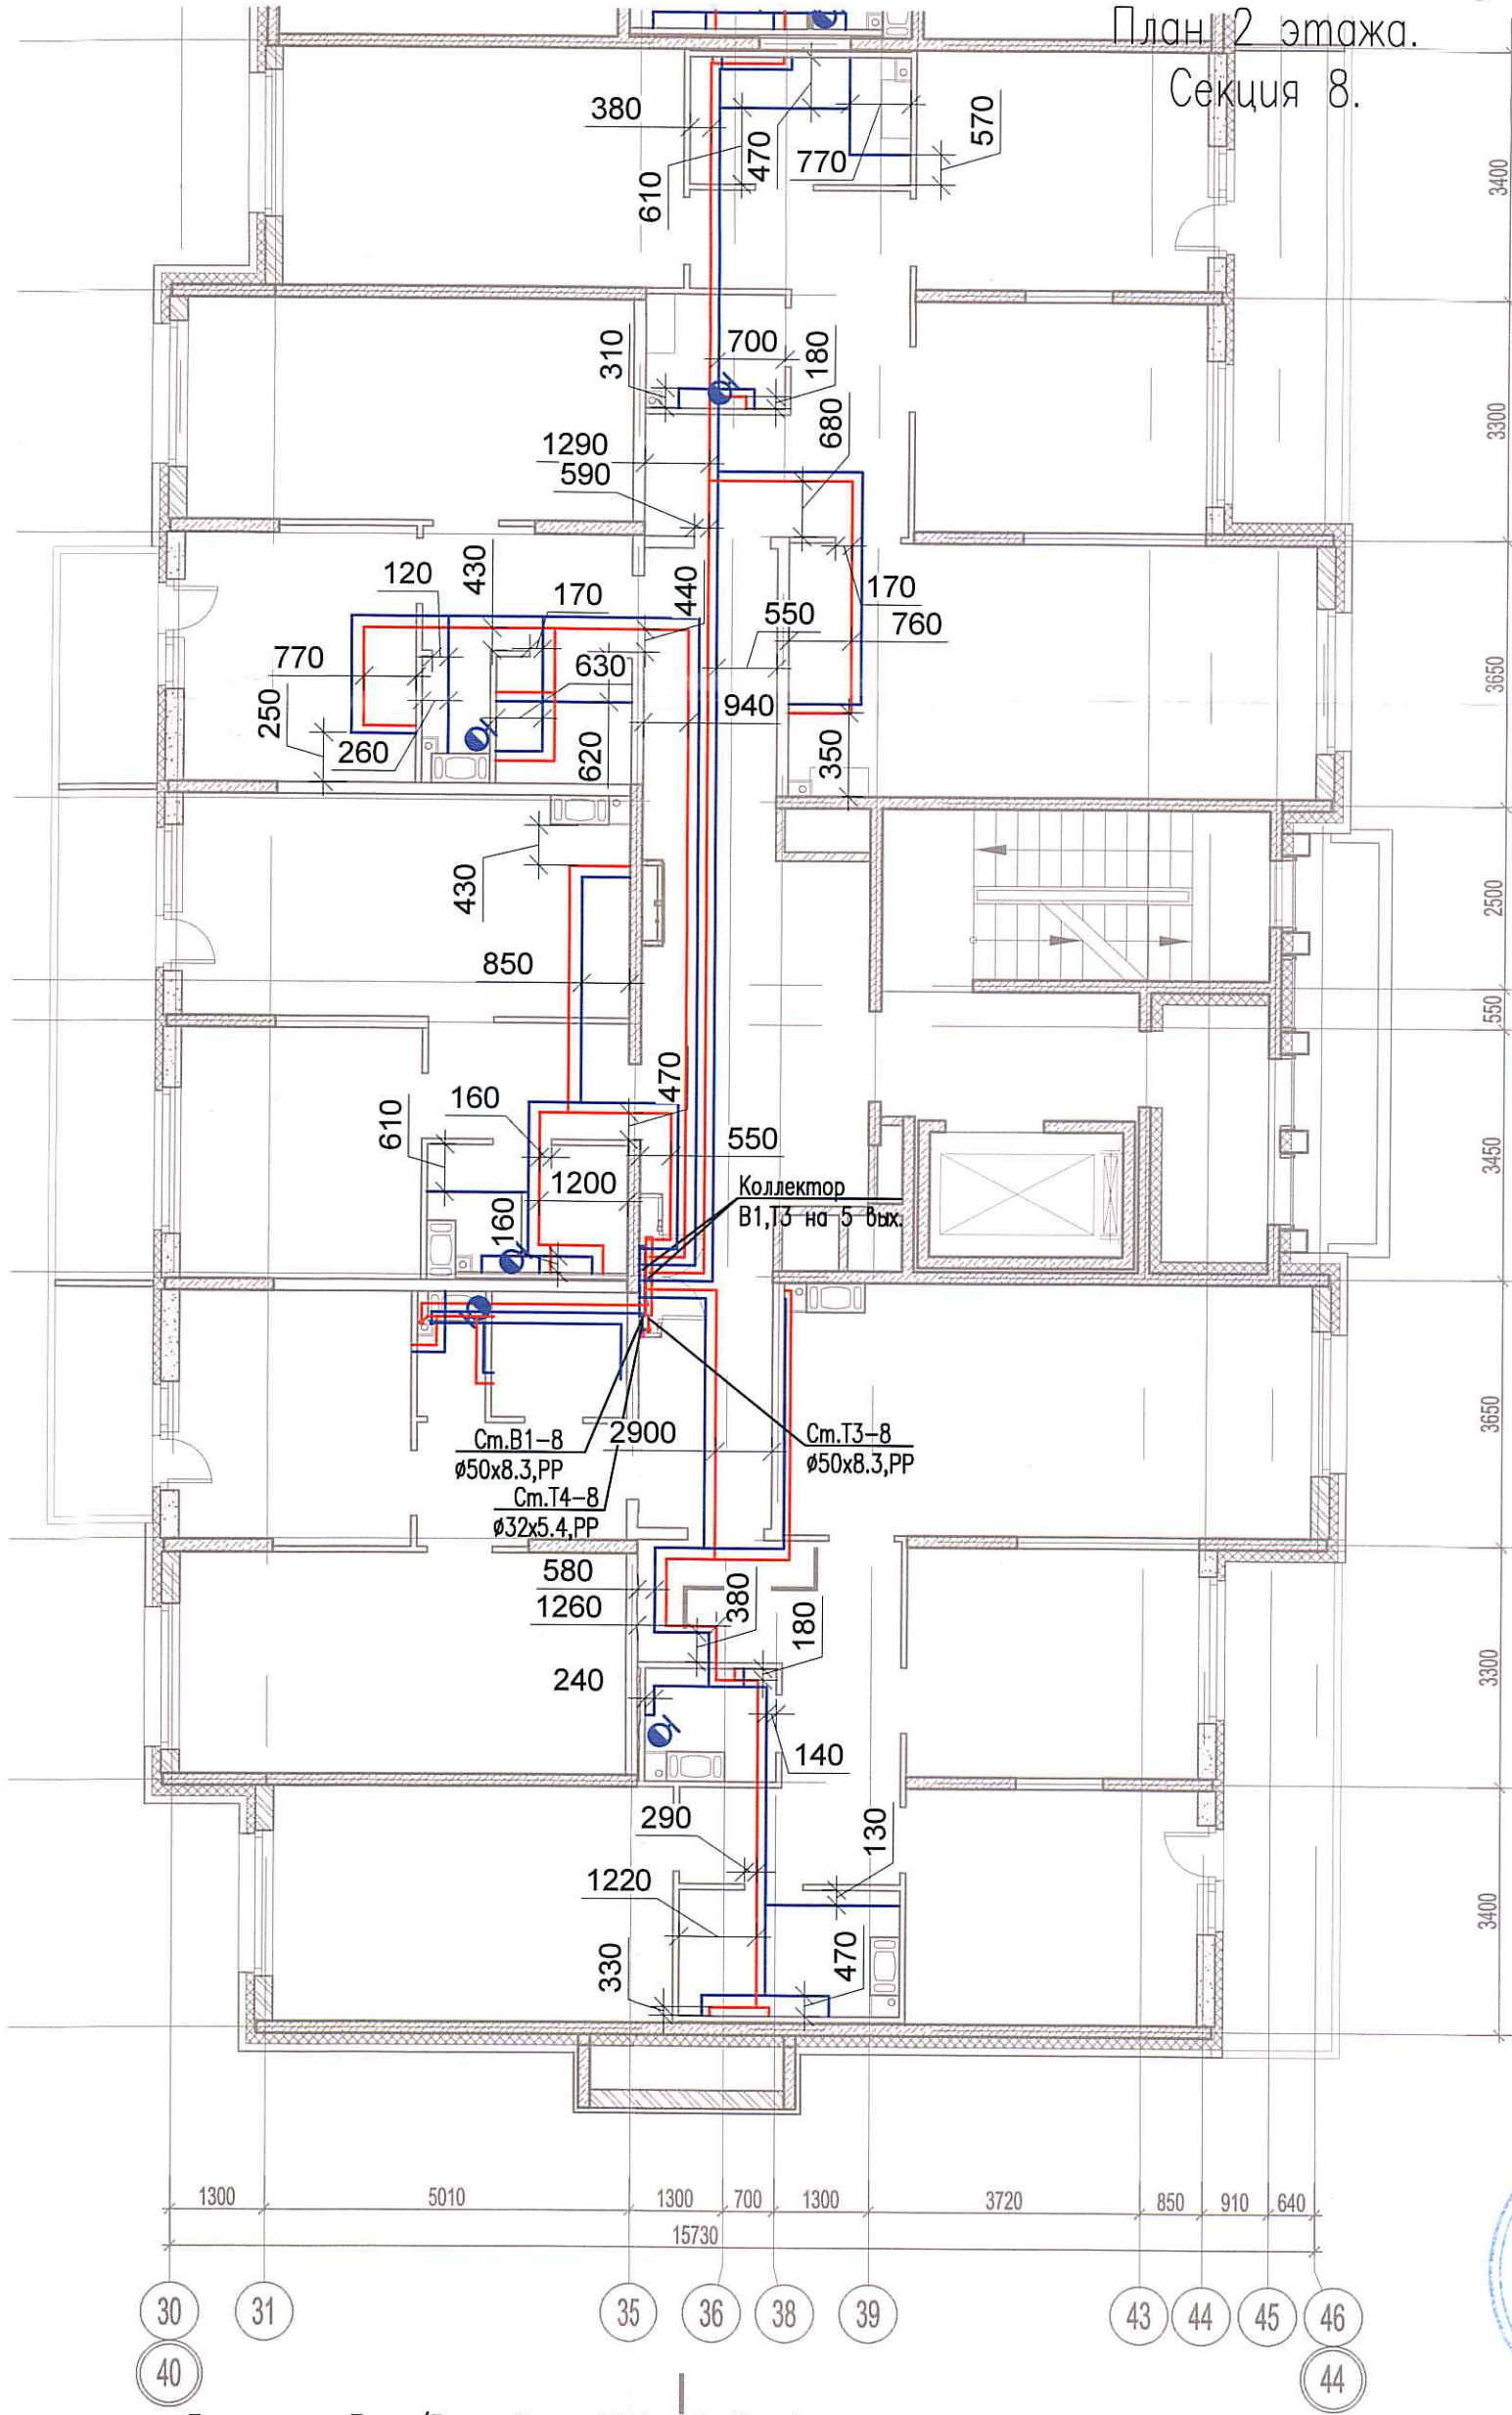

Согласовано	Взам. инв. №
	Инв. № подл.
Подпись и дата	Дата
	Подпись

Изм.	Кол. уч.	Лист	№ док.	Подп.	Дата
Разраб.			Бабаев Р.И.		

03-2017-БС66-5-ВК		
Многоэтажная жилая застройка (жилой комплекс со встроенными помещениями, подземными автостоянками) по адресу: г. Санкт-Петербург, Большой Сампсониевский проспект (кад. номер участка 78:36:0005016:1309)		
Корпус 5	Стадия	Лист
	ИД	60
Исполнительная схема №77. Водоснабжение. План 2 этажа. Секция 8.		000 "ПСК"