

Исполнительная схема №80. Водоснабжение.

План 5 этажа.

Секция 8.

Я К

Ю

Э

Ш

Ф




У

Т

С

Р

Н В

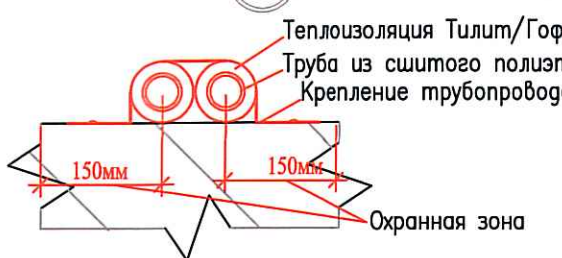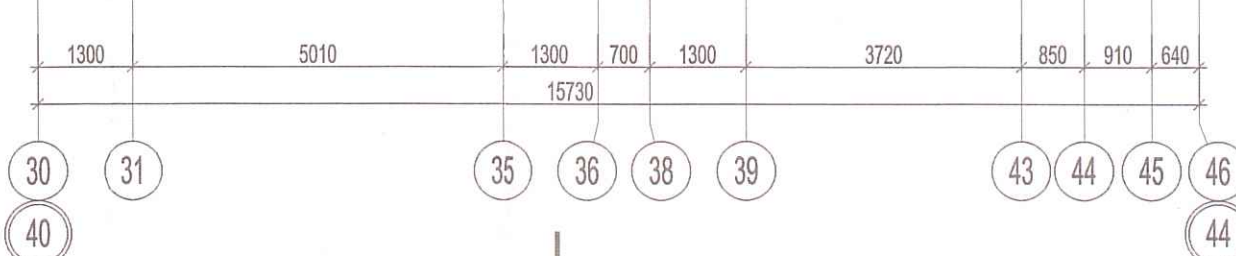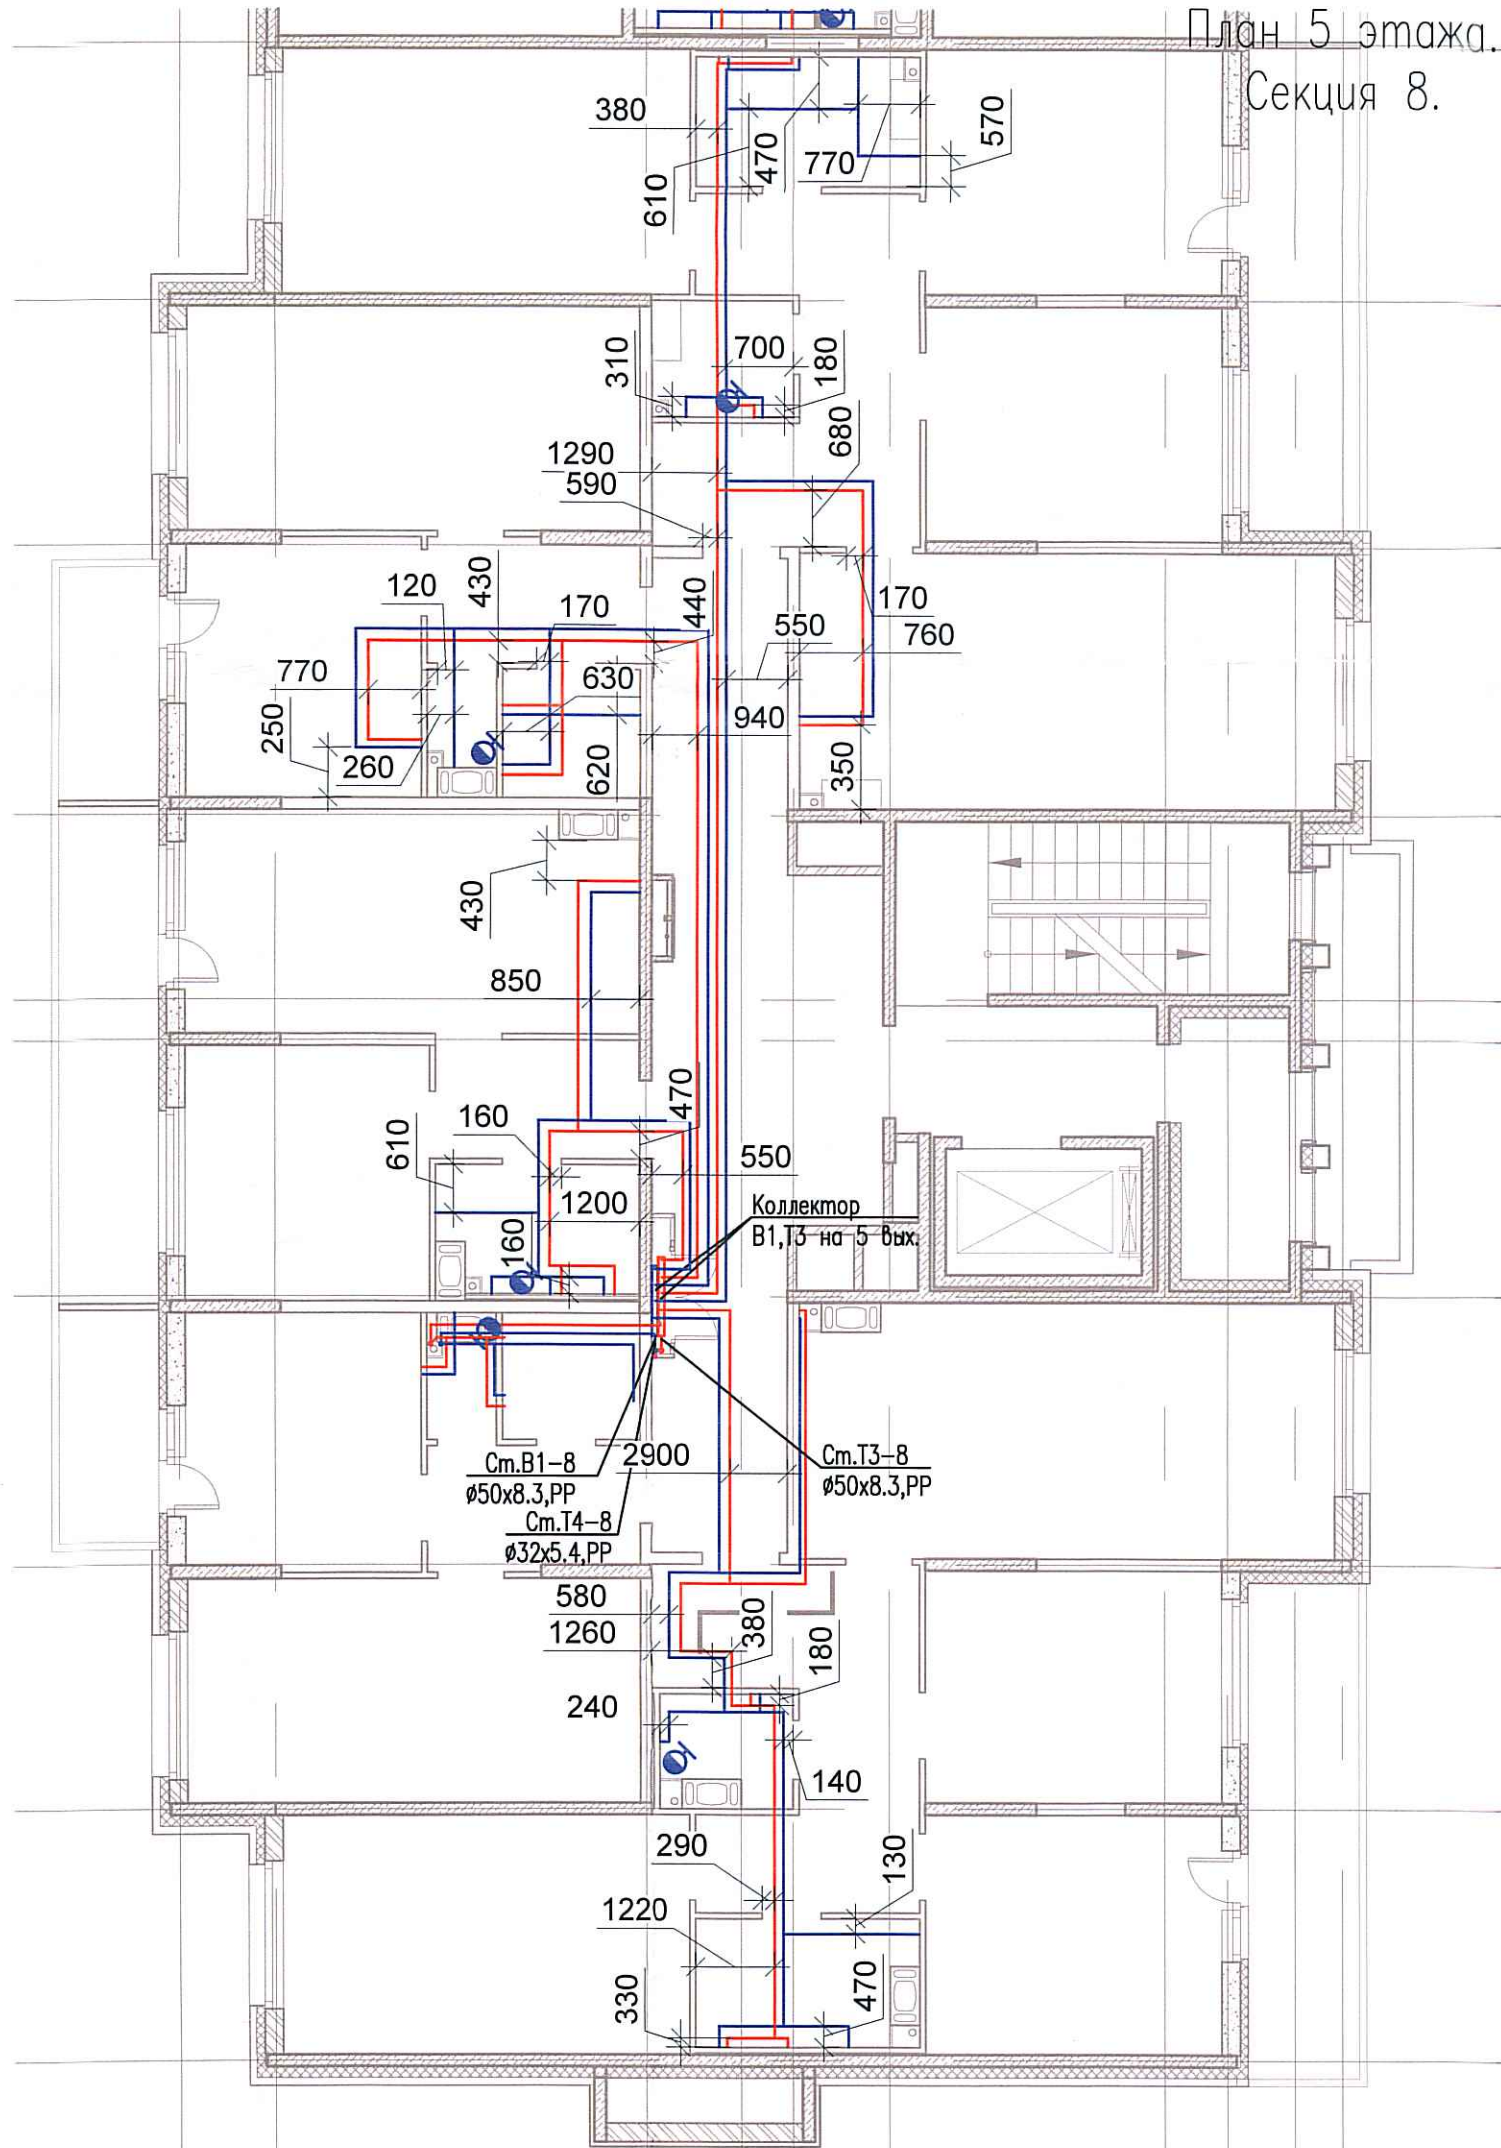

Согласовано	
Инв. № подл.	
Подпись и дата	
Взам. инв. №	

Изм.	Кол. уч.	Лист	№ док.	Подл.	Дата
Разраб.	Бабеев Р.И.				

03-2017-БС66-5-ВК		
Многоэтажная жилая застройка (жилой комплекс со встроенными помещениями, подземными автостоянками) по адресу: г. Санкт-Петербург, Большой Сампсониевский проспект (кад. номер участка 78:36:0005016:1309)		
Корпус 5	Стадия	Лист
Исполнительная схема №80. Водоснабжение. План 5 этажа. Секция 8.	ИД	Б64
	ООО "ПСК"	