
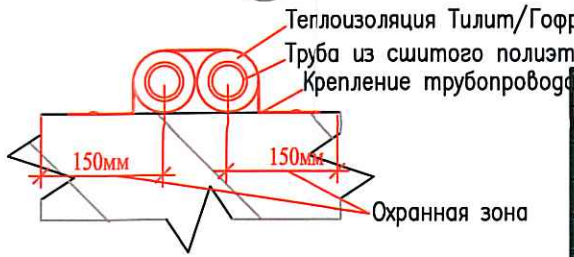


Исполнительная схема №81. Водоснабжение.

План 6 этажа.
Секция 8.

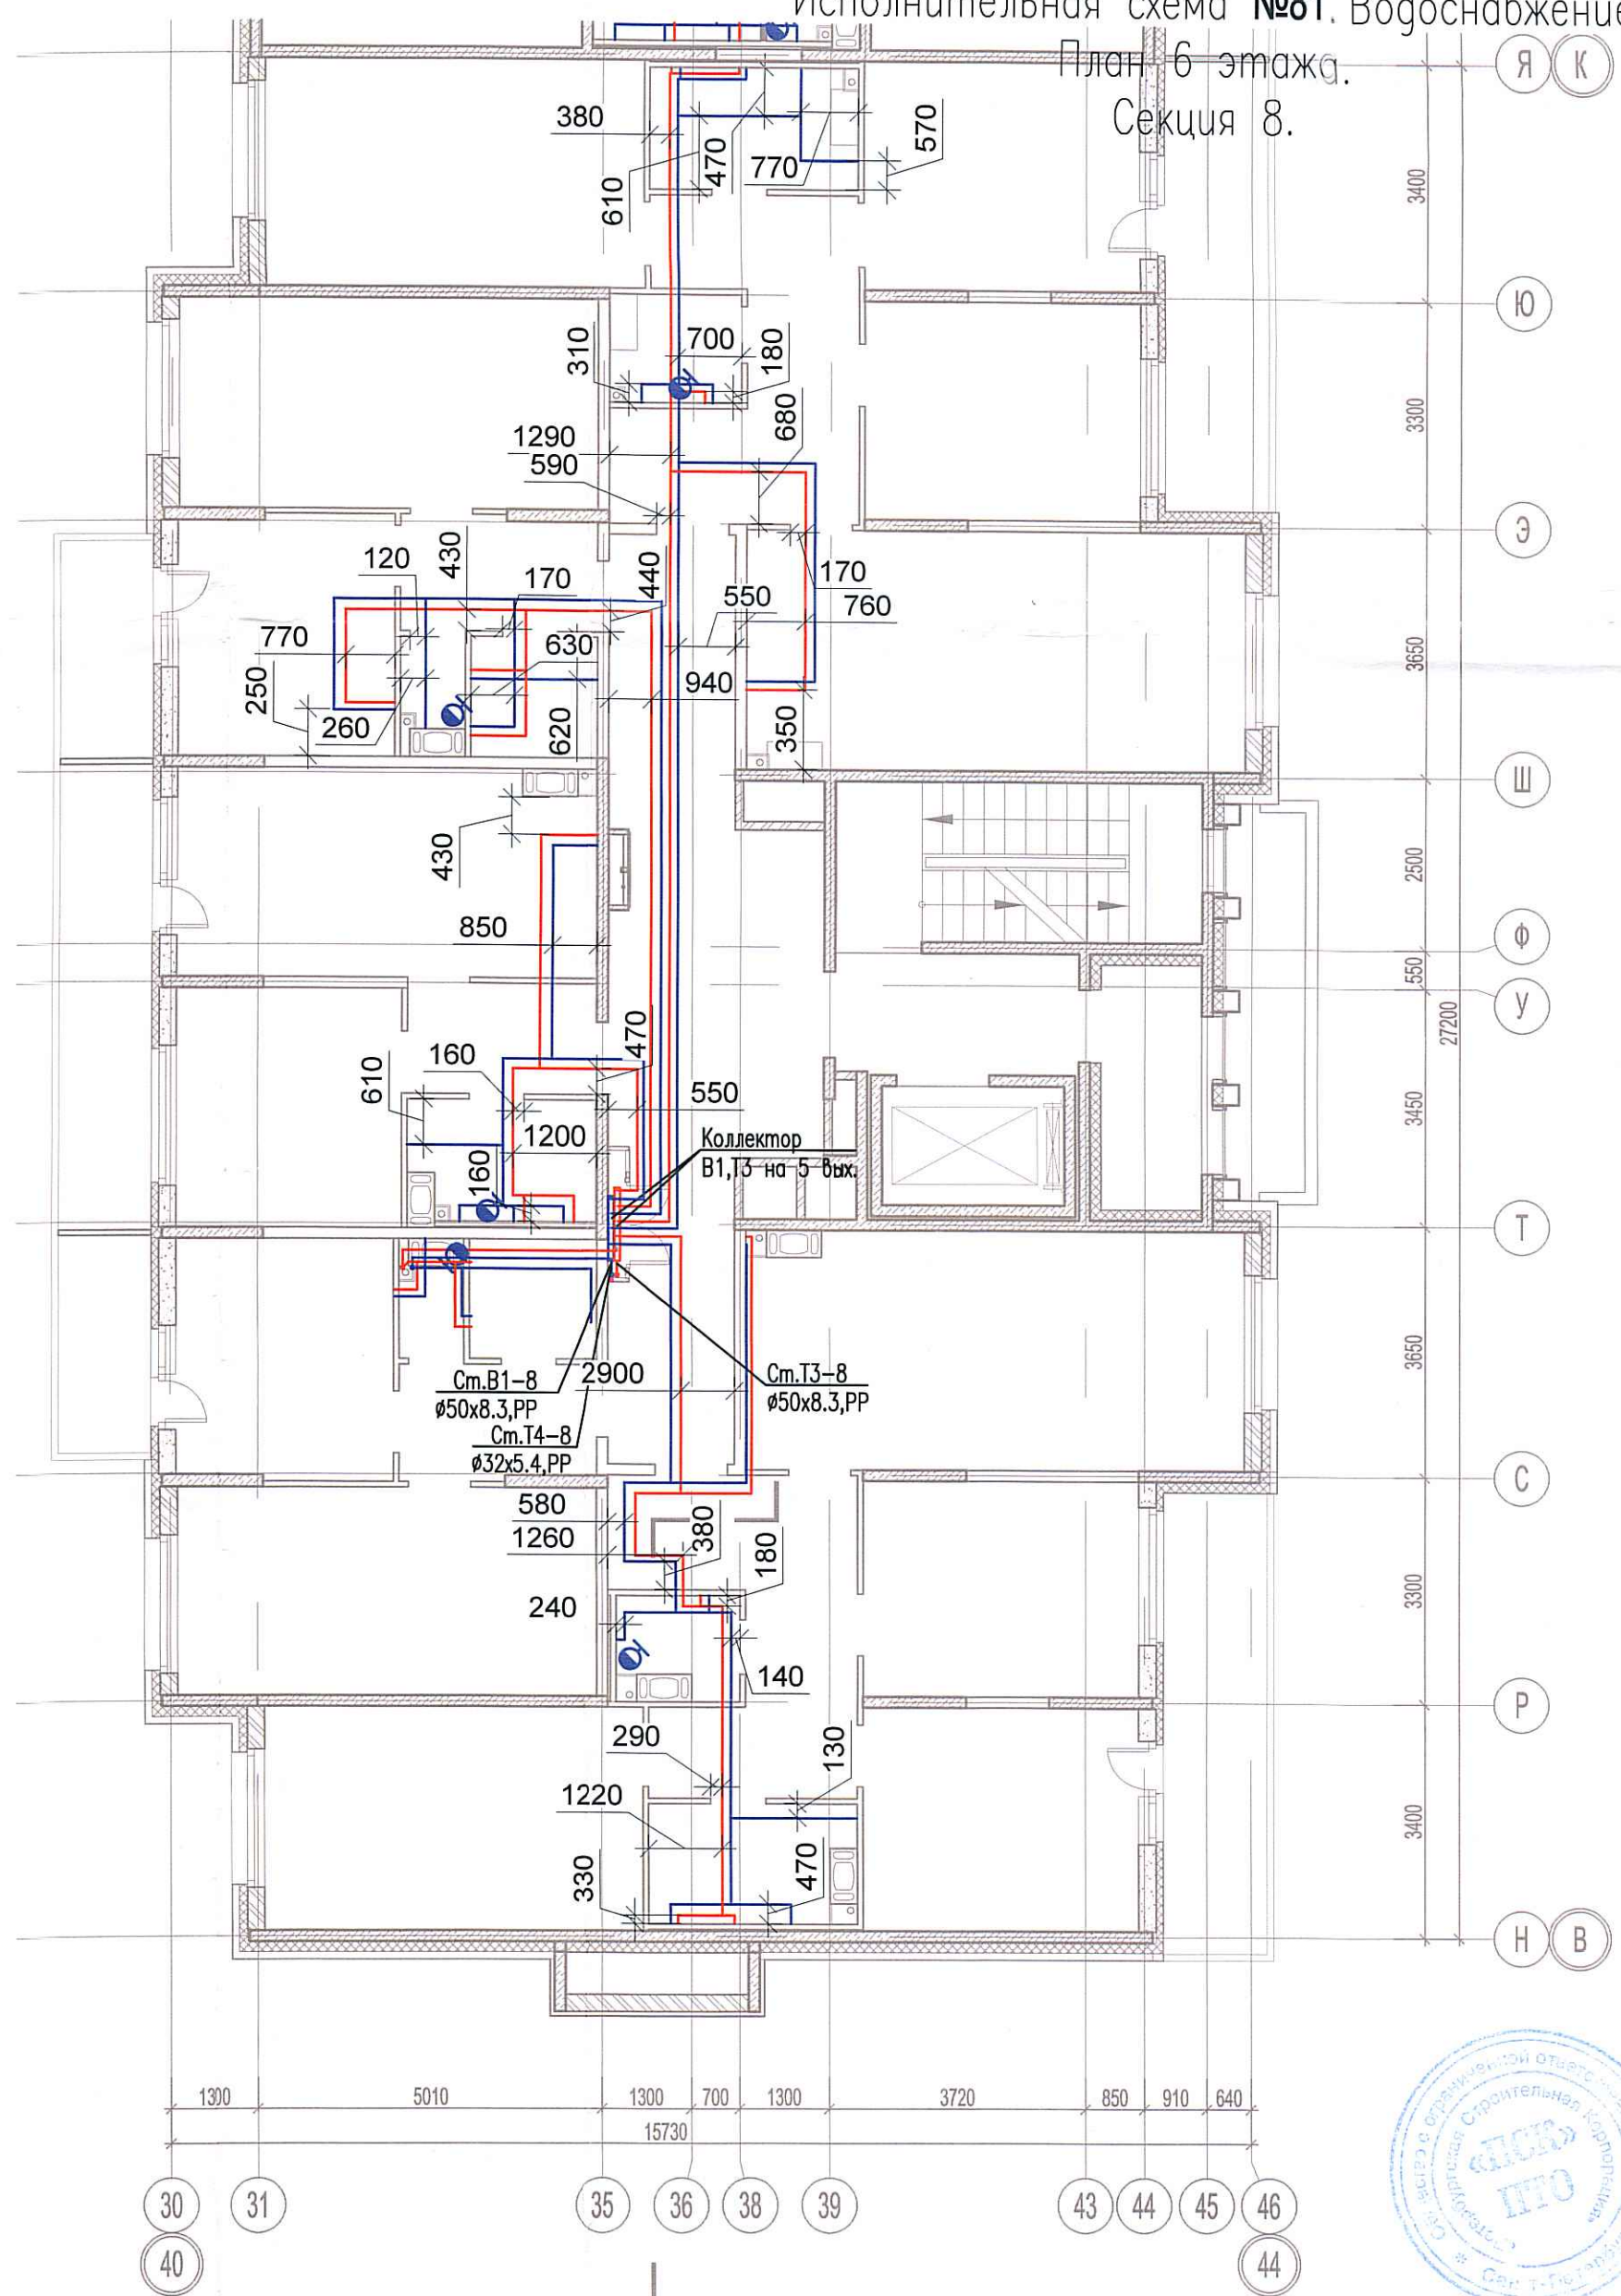

Теплоизоляция Тилит/Гофрированная ПМД труба Sanexht
Труба из сшитого полиэтилена Sanexht
Крепление трубопровода

Согласовано	
Инв. № подл.	Взам. инв. №
Подпись и дата	

Изм.	Кол. уч.	Лист	№ док.	Подп.	Дата
Разроб.					

03-2017-БС66-5-ВК		
Многоэтажная жилая застройка (жилой комплекс со встроенными помещениями, подземными абтостоянками) по адресу: г. Санкт-Петербург, Большой Сампсониевский проспект (кад. номер участка 78:36:0005016:1309)		
Корпус 5	Стадия	Лист
	ИД	6/55
Исполнительная схема №81. Водоснабжение. План 6 этажа. Секция 8.		000 "ПСК"