
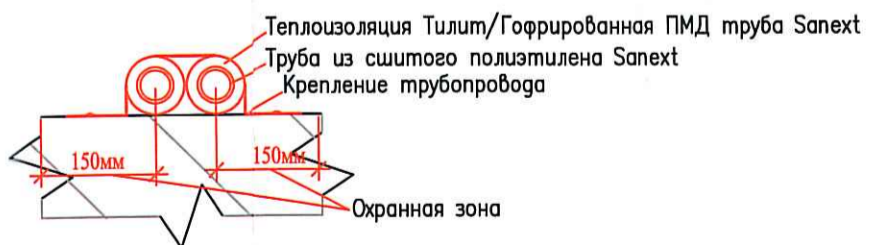


Исполнительная схема №31. Водоснабжение.

План 1 этажа.

Секция 3.

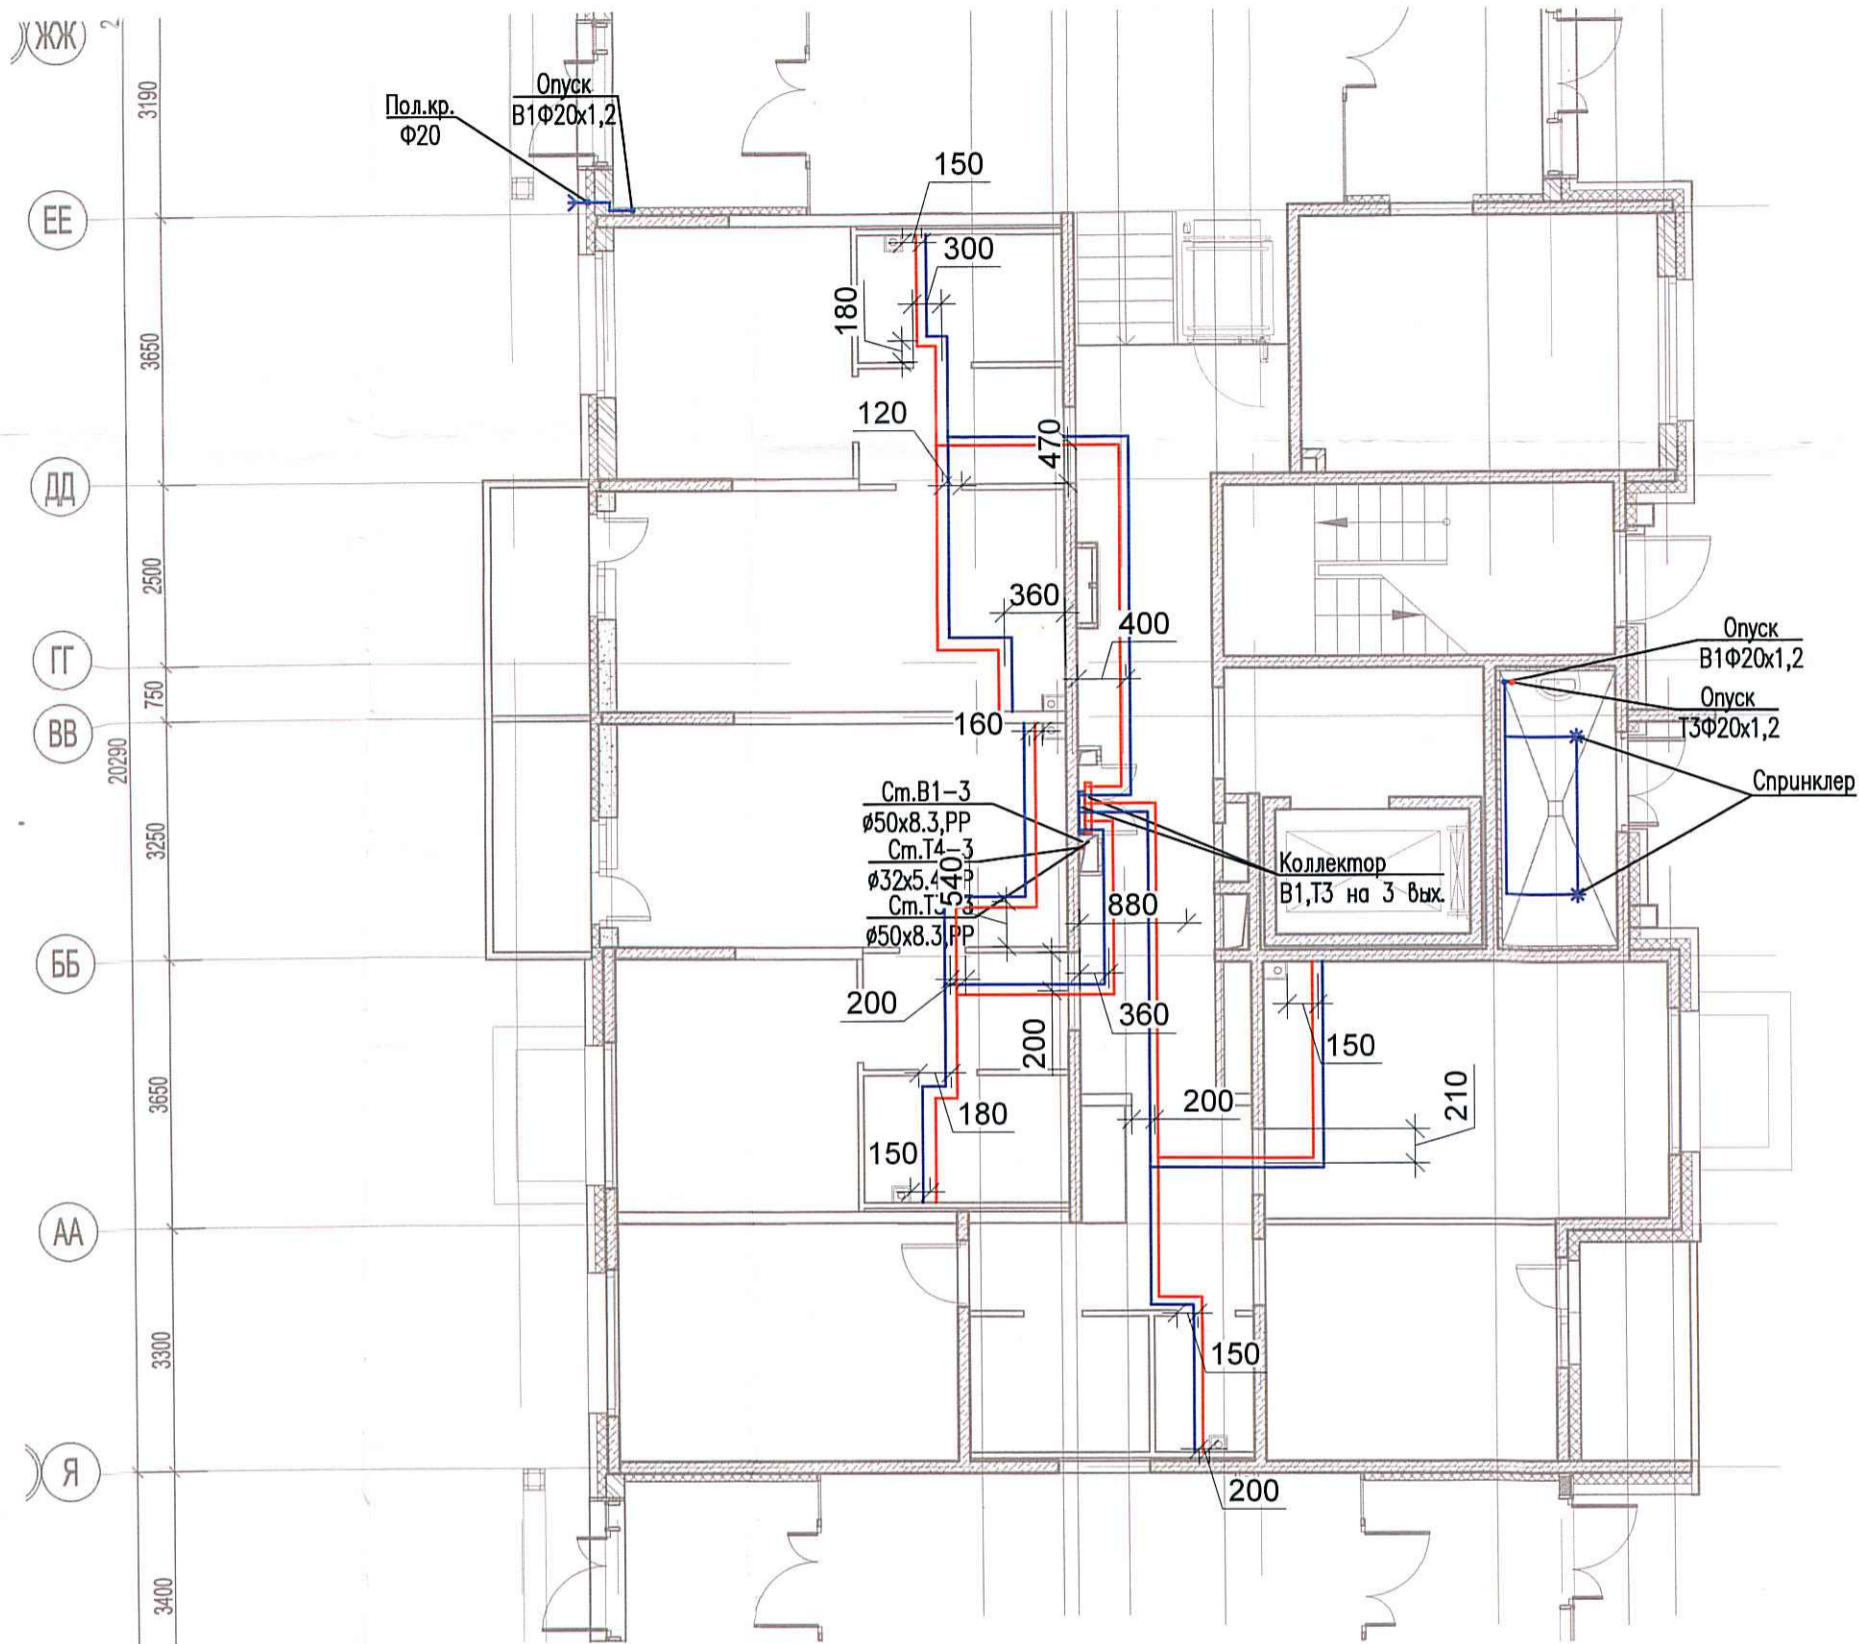

Исполнено	Взам. инв. №
	Подпись и дата
Инв. № подл.	

03-2017-БС66-5-ВК					
Многоэтажная жилая застройка (жилой комплекс со встроенными помещениями, подземными автостоянками) по адресу: г. Санкт-Петербург, Большой Сампсониевский проспект (кад. номер участка 78:36:0005016:1309)					
Изм.	Кол. уч.	Лист	№ док.	Подп.	Дата
Разраб.	Бабаев Р.И.				
Корпус 5				Стадия	Лист
Исполнительная схема №31. Водоснабжение. План 1 этажа. Секция 3.				ИД	6/10
				ООО "ПСК"	