
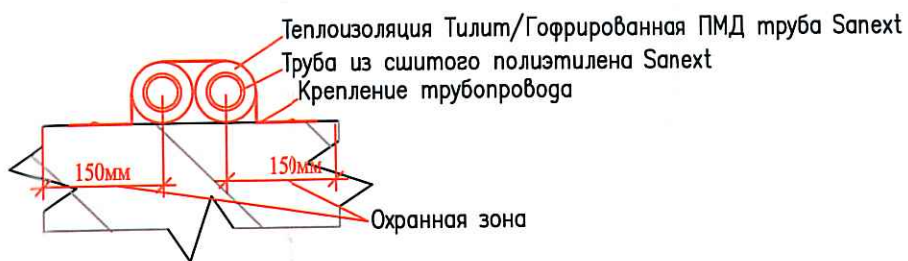


Исполнительная схема №33. Водоснабжение.
План 3 этажа.
Секция 3.

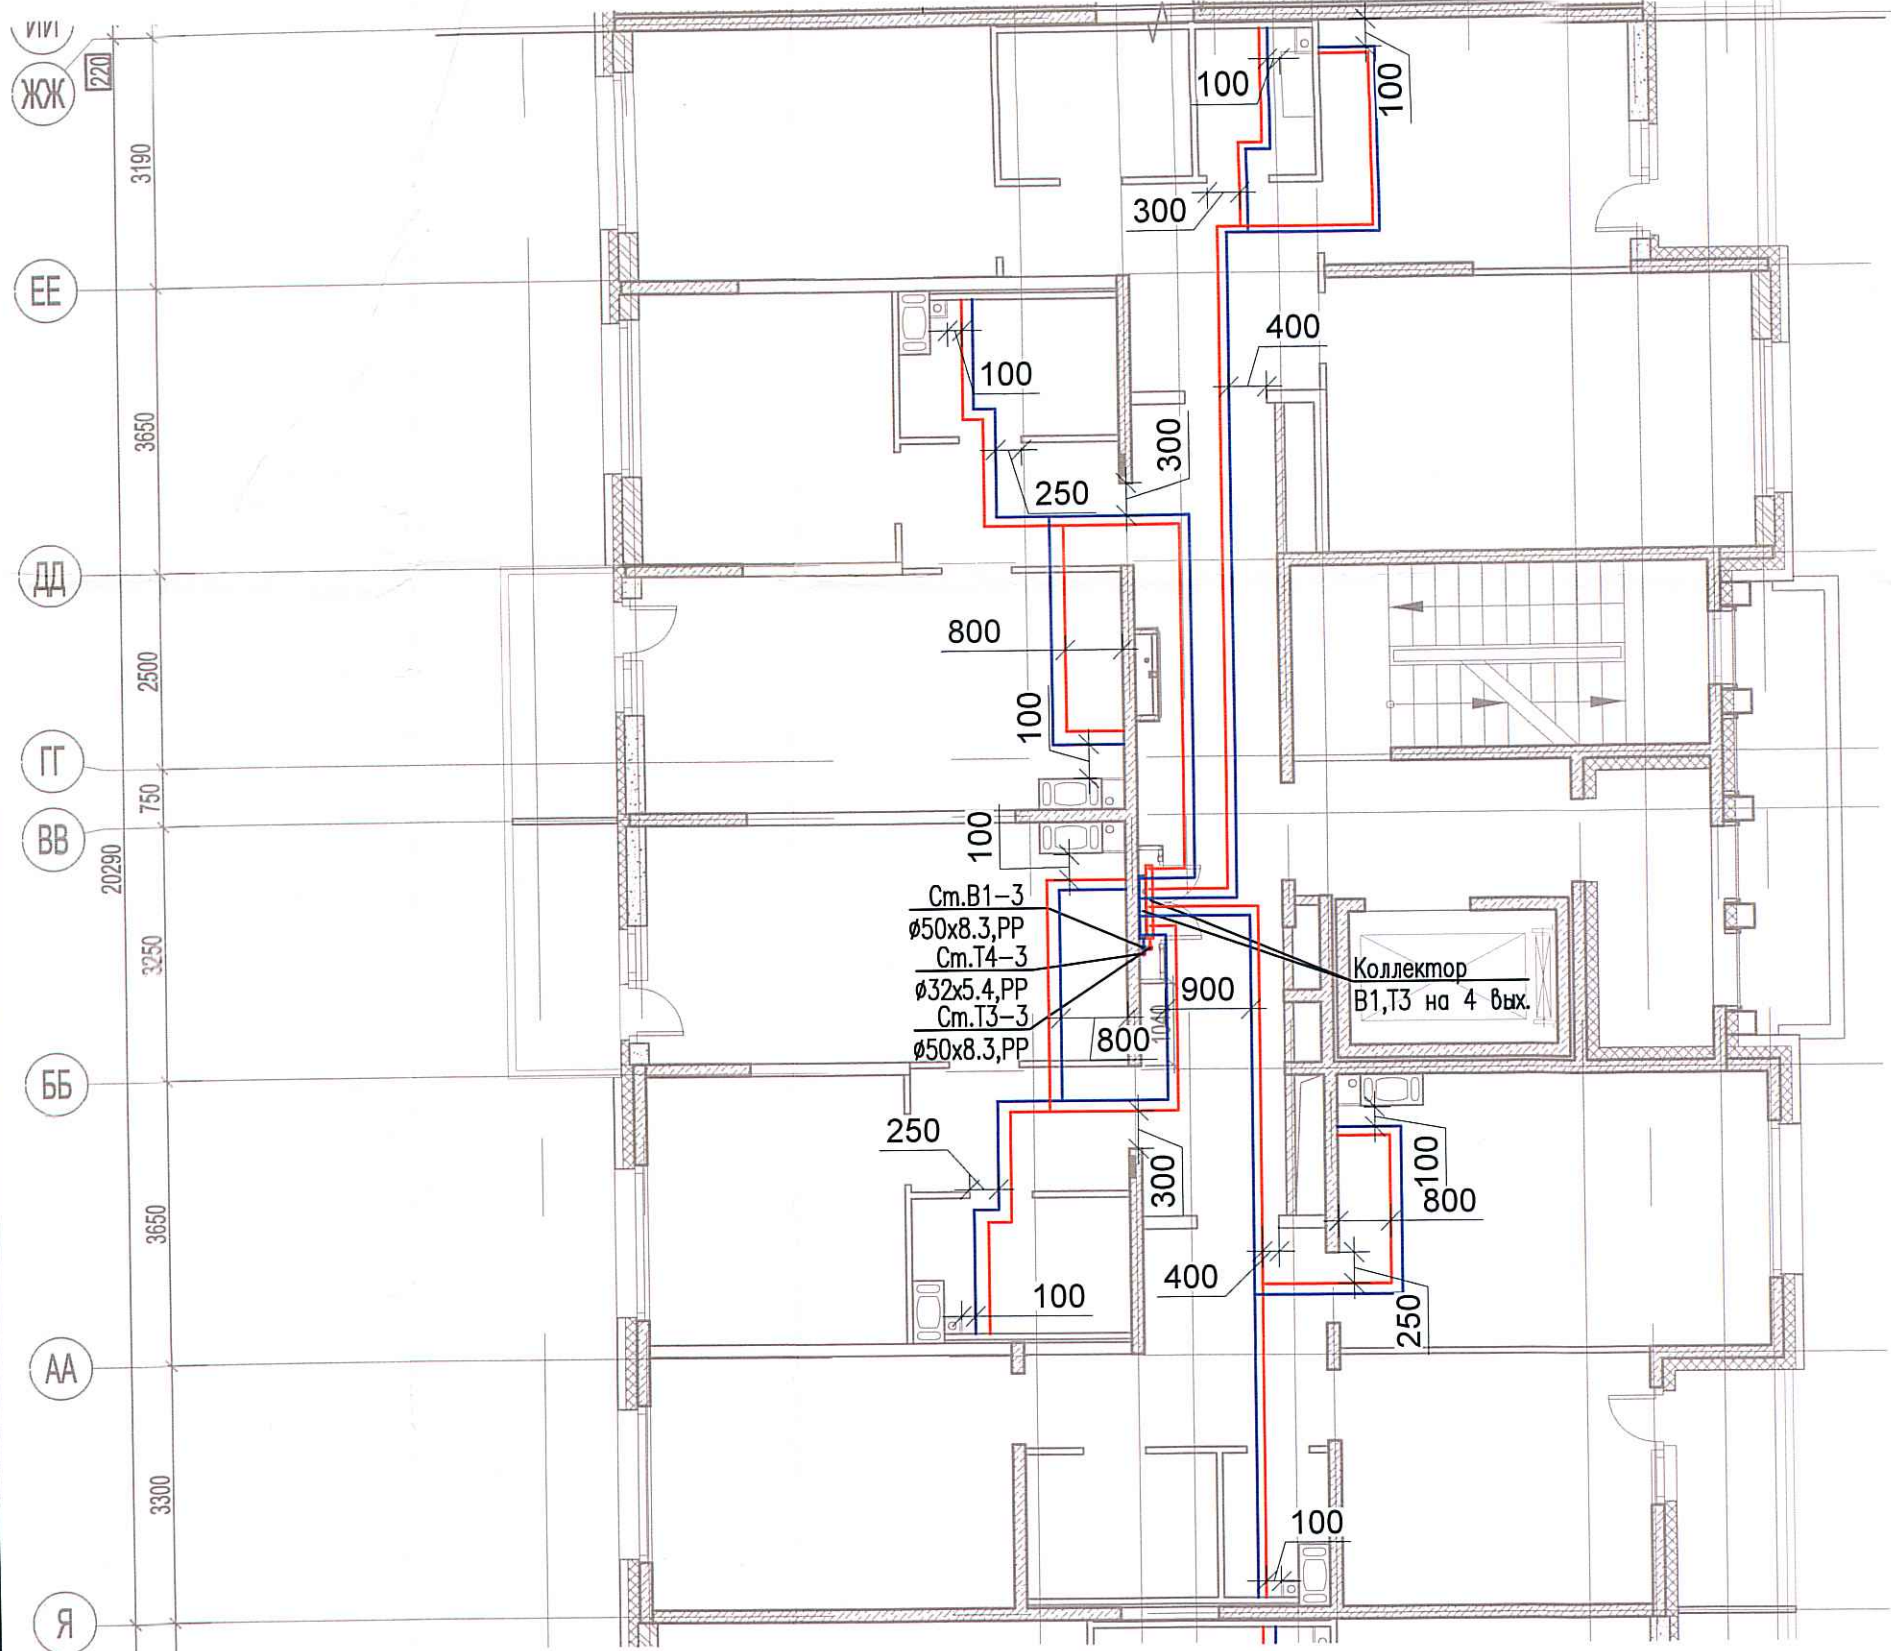

Л. Ласовано					
Инв. № подл.	Подпись и дата	Взам. инв. №			

						03-2017-БС66-5-ВК			
						Многоэтажная жилая застройка (жилой комплекс со встроенными помещениями, подземными автостоянками) по адресу: г. Санкт-Петербург, Большой Сампсониевский проспект (кад. номер участка 78:36:0005016:1309)			
Изм.	Кол. уч.	Лист	№ док.	Подп.	Дата	Корпус 5	Стадия	Лист	Листов
Разраб.	Бабаяев Р.И.						ИД	В/Р	
						Исполнительная схема №33. Водоснабжение. План 3 этажа. Секция 3.		000 "ПСК"	