
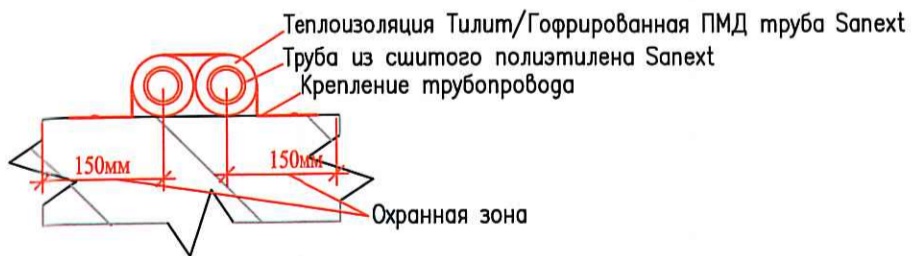


Исполнительная схема №34. Водоснабжение.

План 4 этажа.

Секция 3.

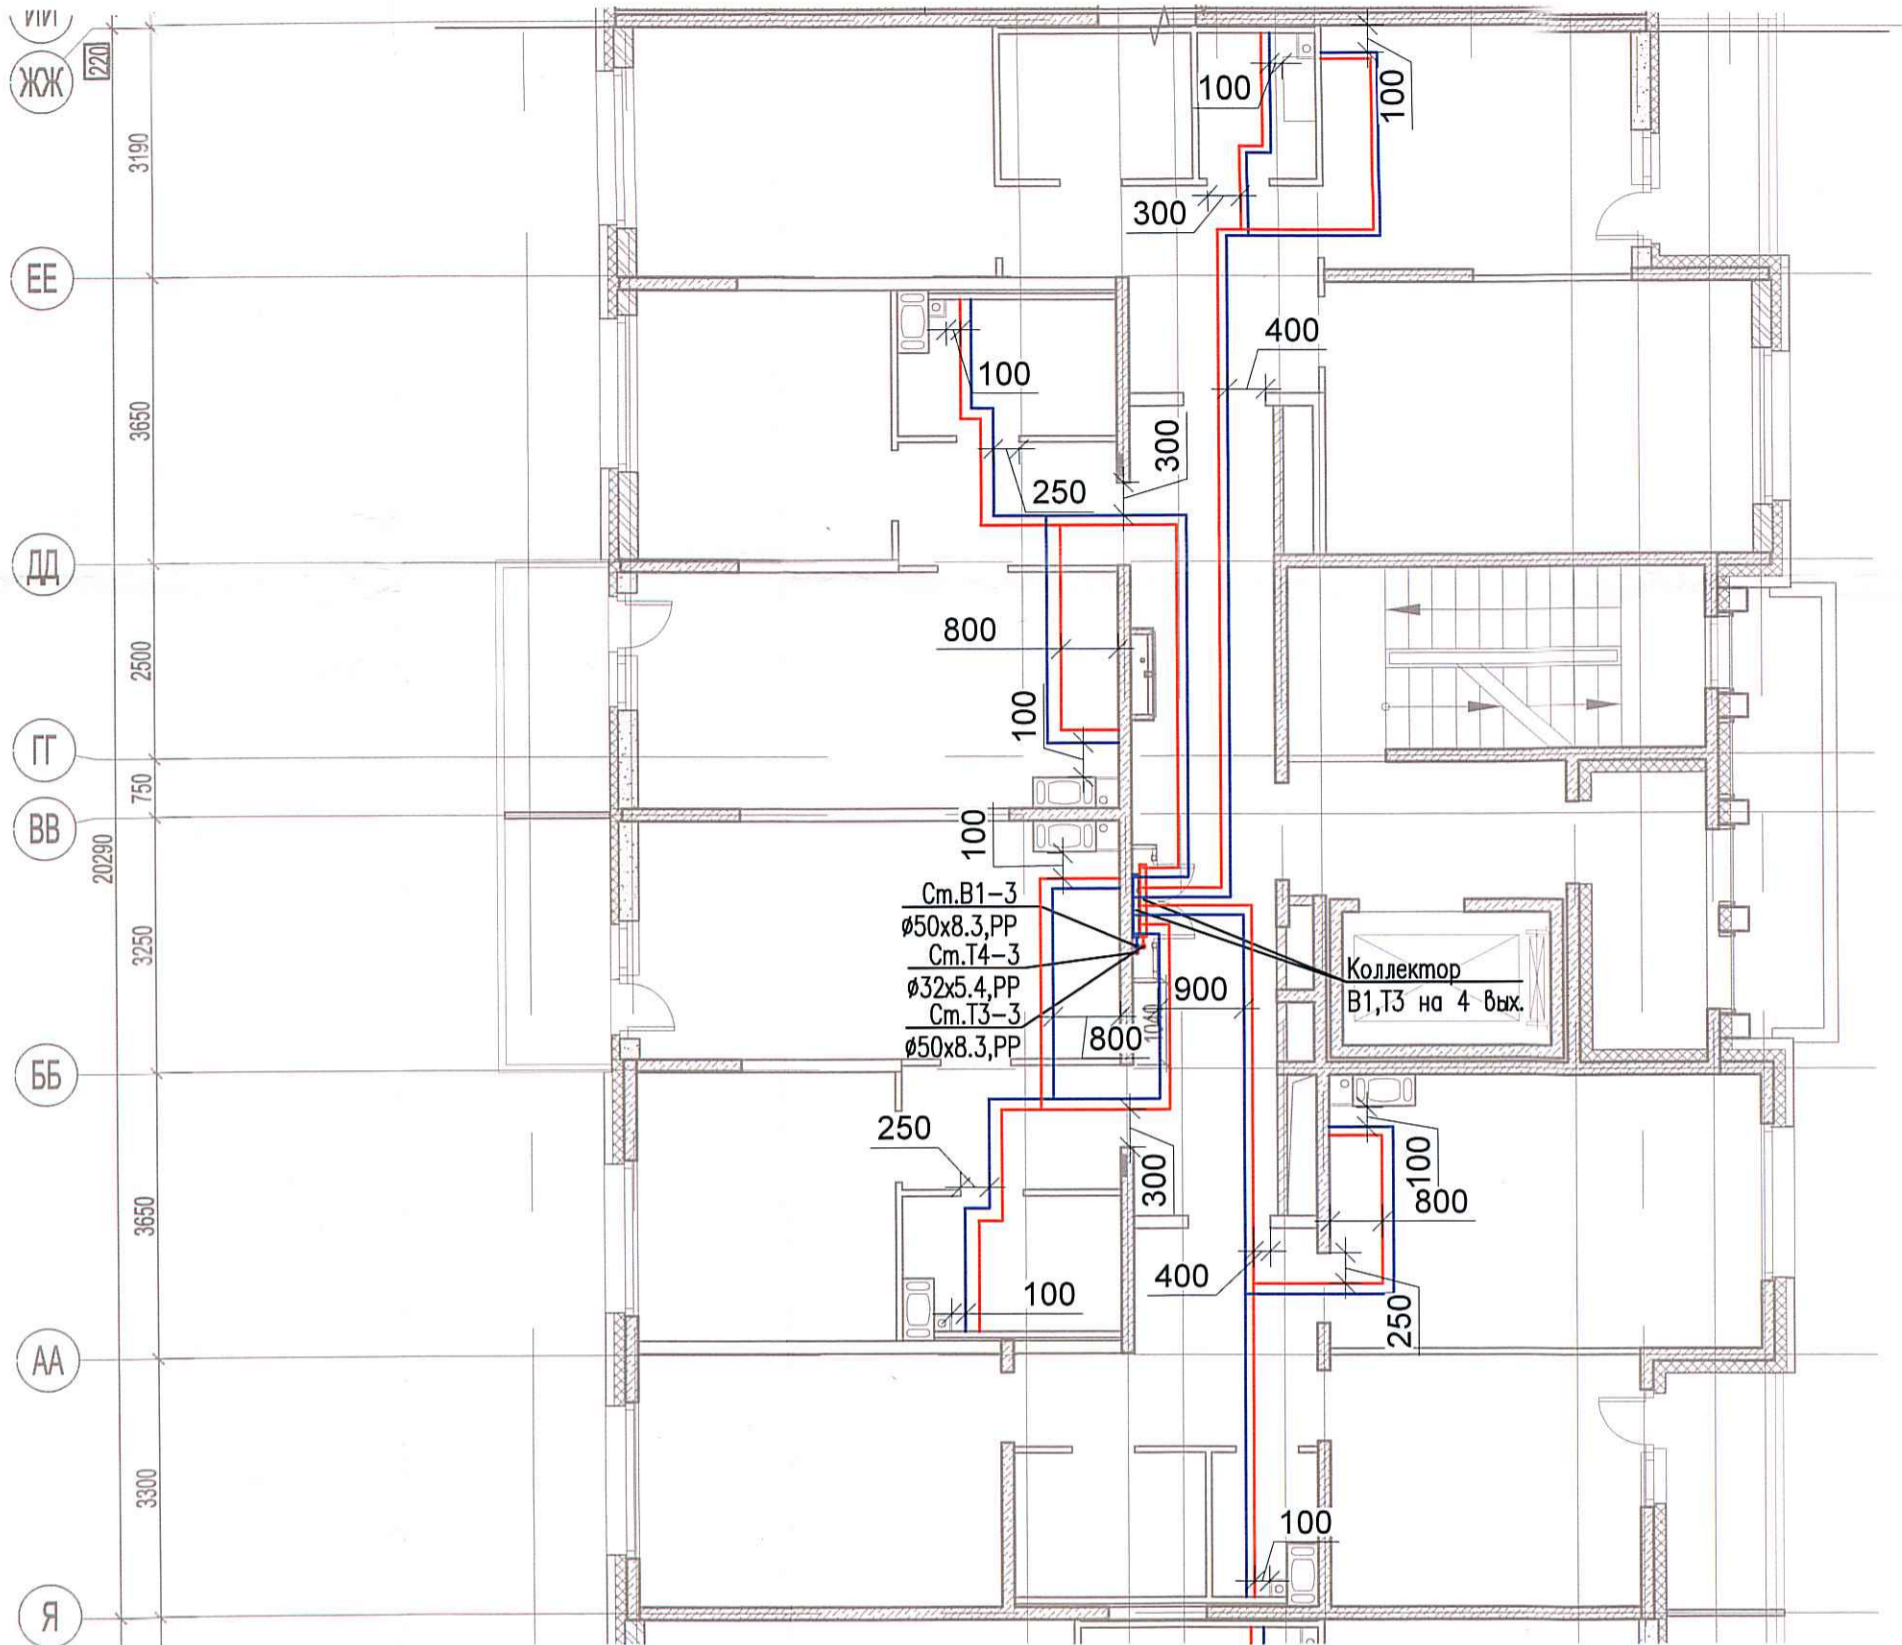

Согласовано

Взам. инв. №

Подпись и дата

Инв. № подл.

						03-2017-БС66-5-ВК			
						Многоэтажная жилая застройка (жилой комплекс со встроенными помещениями, подземными автостоянками) по адресу: г. Санкт-Петербург, Большой Сампсониевский проспект (кад. номер участка 78:36:0005016:1309)			
Изм.	Кол. уч.	Лист	№ док.	Подп.	Дата	Корпус 5	Стадия	Лист	Листов
Разраб.	Бабаяев Р.И.						ИД	618	
						Исполнительная схема №34. Водоснабжение. План 4 этажа. Секция 3.		000 "ПСК"	

Формат А3